



平面図

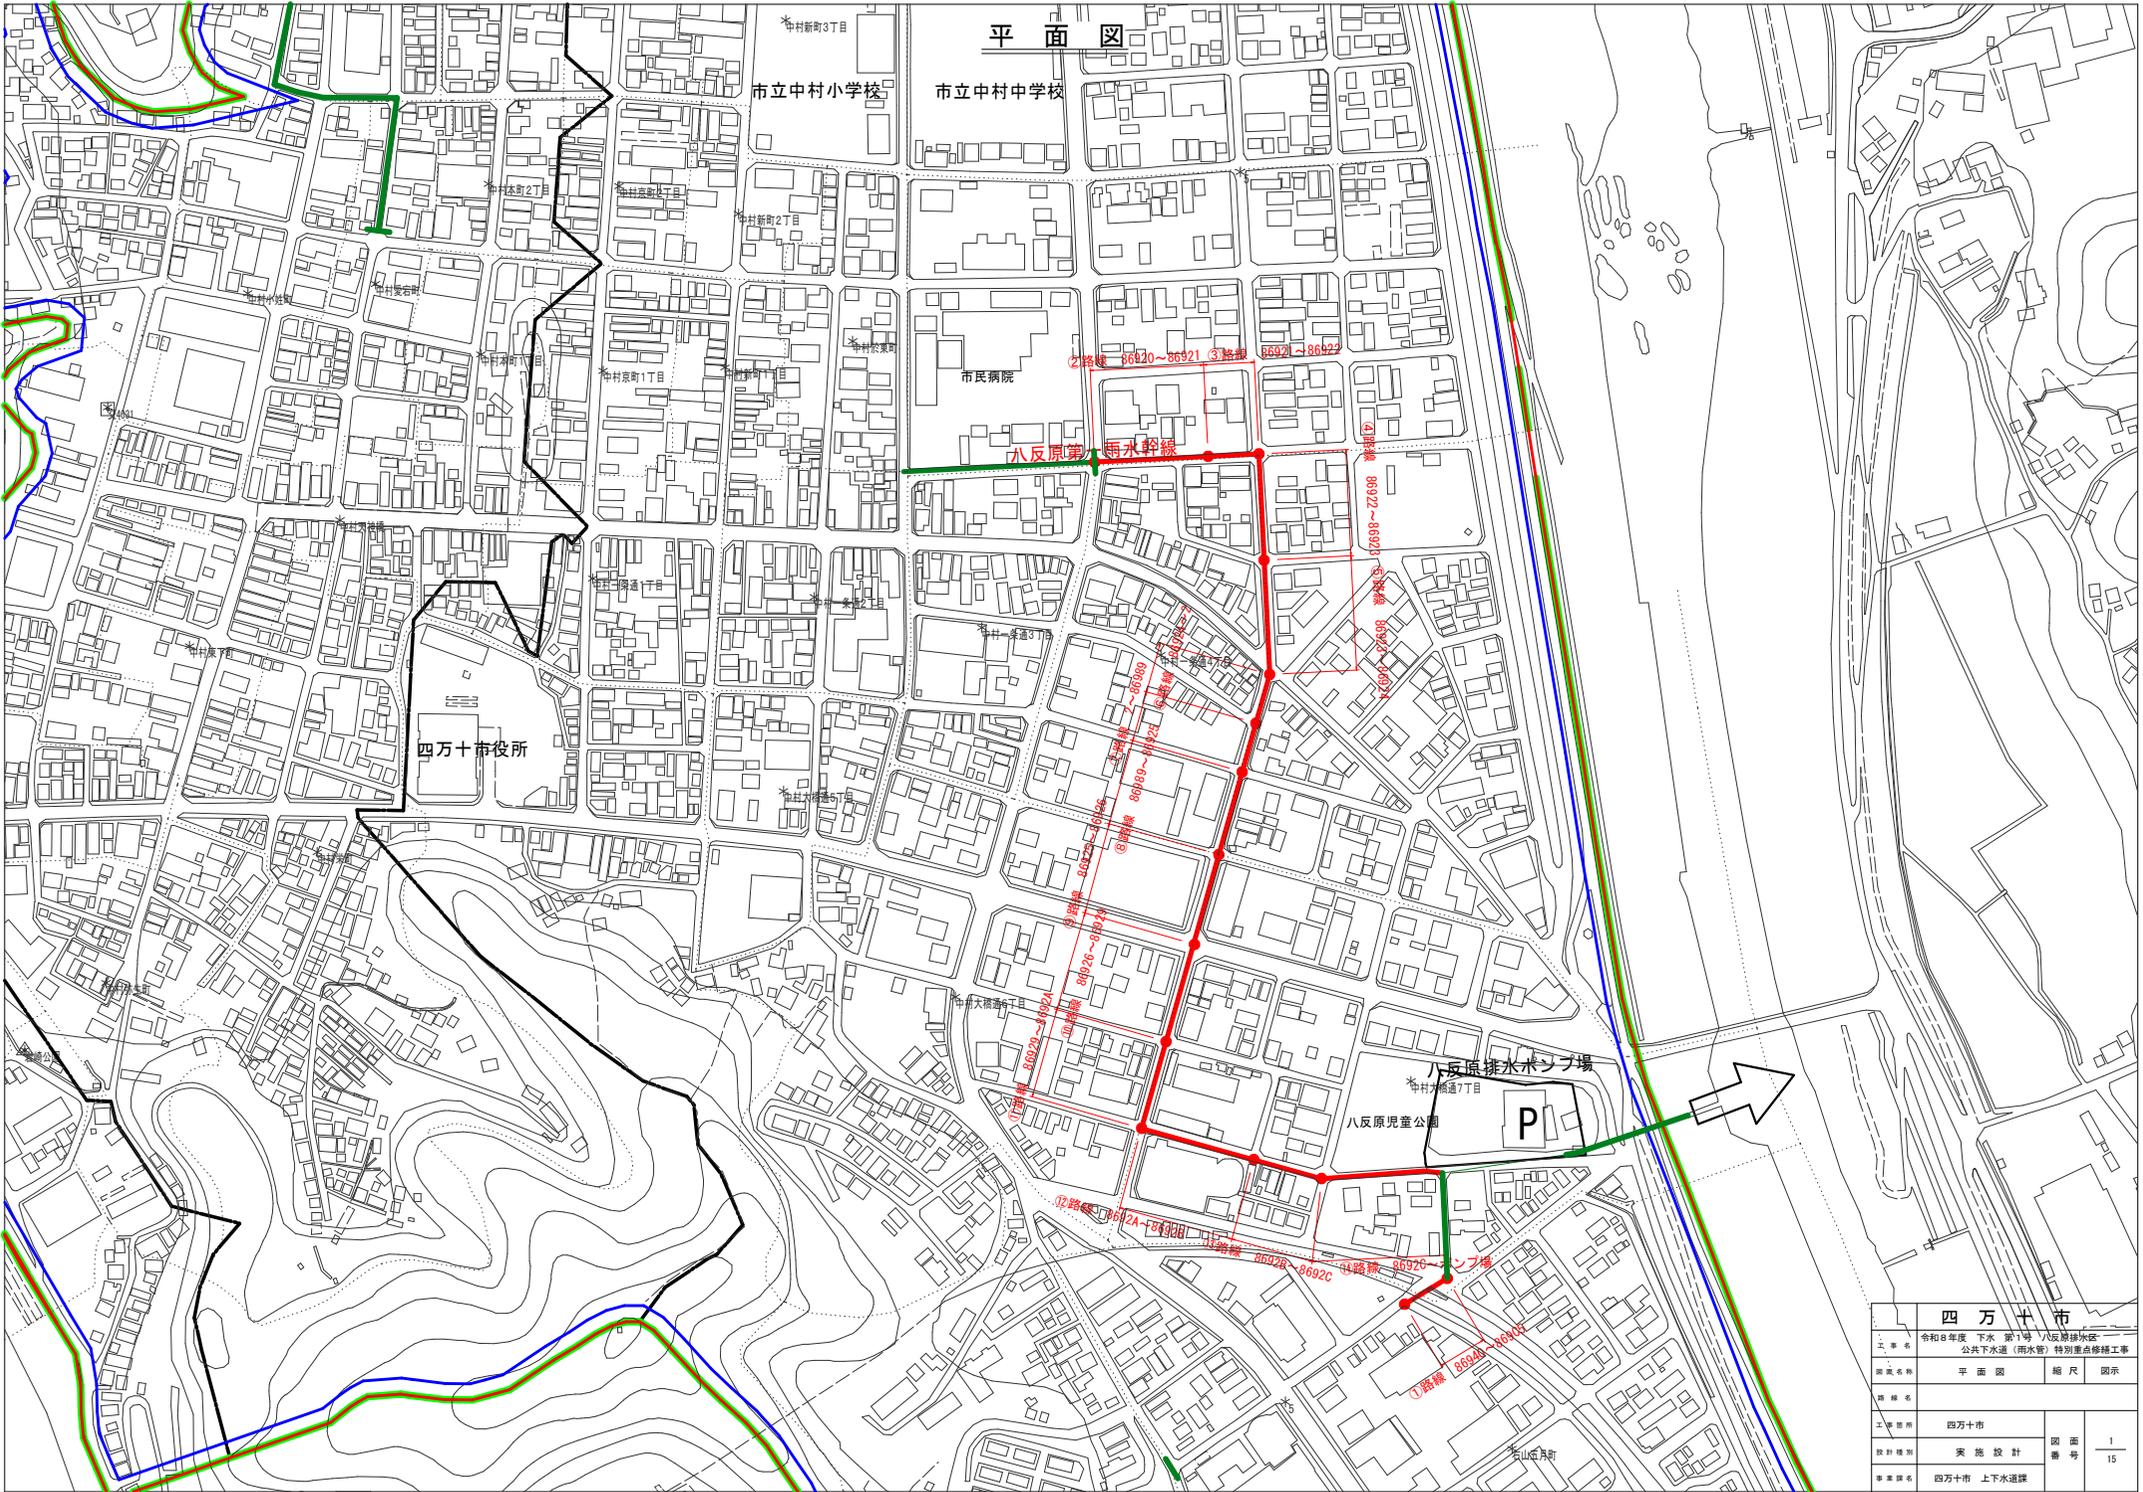


| | | |
|--|------------|-----------|
| 四万十市 | | |
| 令和8年度 下水 第1号 八反原排水地区 公共下水道（雨水管）特別重点修繕工事 | | |
| 図面名称 | 平面図 | 縮尺 図示 |
| 図面番号 | | |
| 工事箇所 | 四万十市 | |
| 設計種別 | 実施設計 | 図面番号 1/15 |
| 事業課名 | 四万十市 上下水道課 | |

①路線 86940~869C5 展開図 S=1:50

(現場打ち)

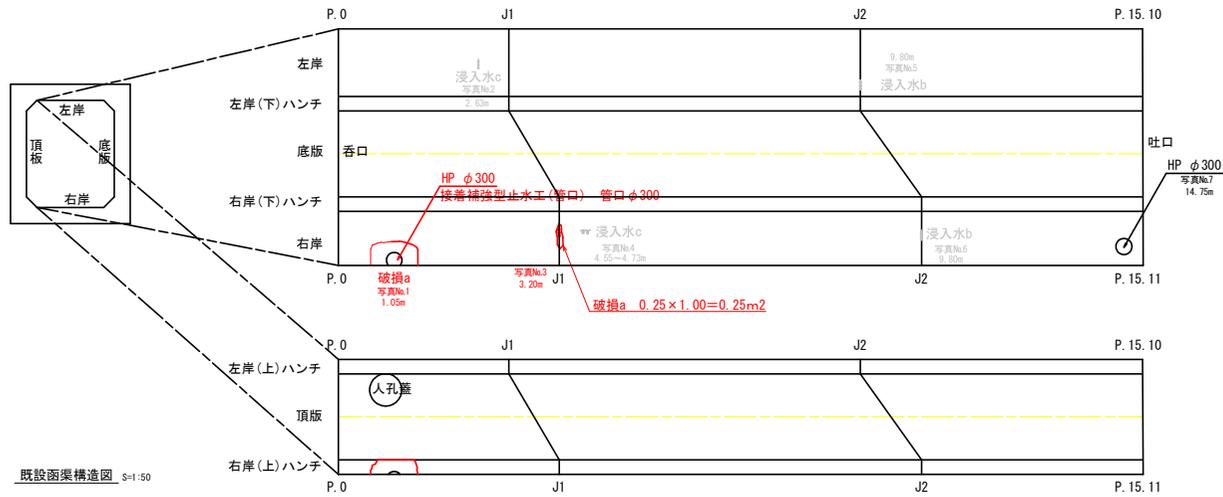


既設函渠構造図 S=1:50

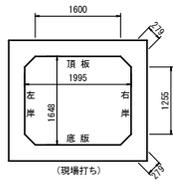


| | | | |
|-------------|--|----------|---------|
| 四万十市 | | | |
| 工事名 | 令和8年度 下水 第1号 八反原排水区 公共下水道(雨水管) 特別重点修繕工事 | | |
| 図面名称 | 展開図 | 縮尺 | 図示 |
| 図名 | | | |
| 工事箇所 | 四万十市 | 図面 番号 | 2 15 |
| 設計種別 | 実施設計 | | |
| 事業種別 | 四万十市 上下水道課 | | |

②路線 86920~86921 展開図 S=1:50

(二次製品)

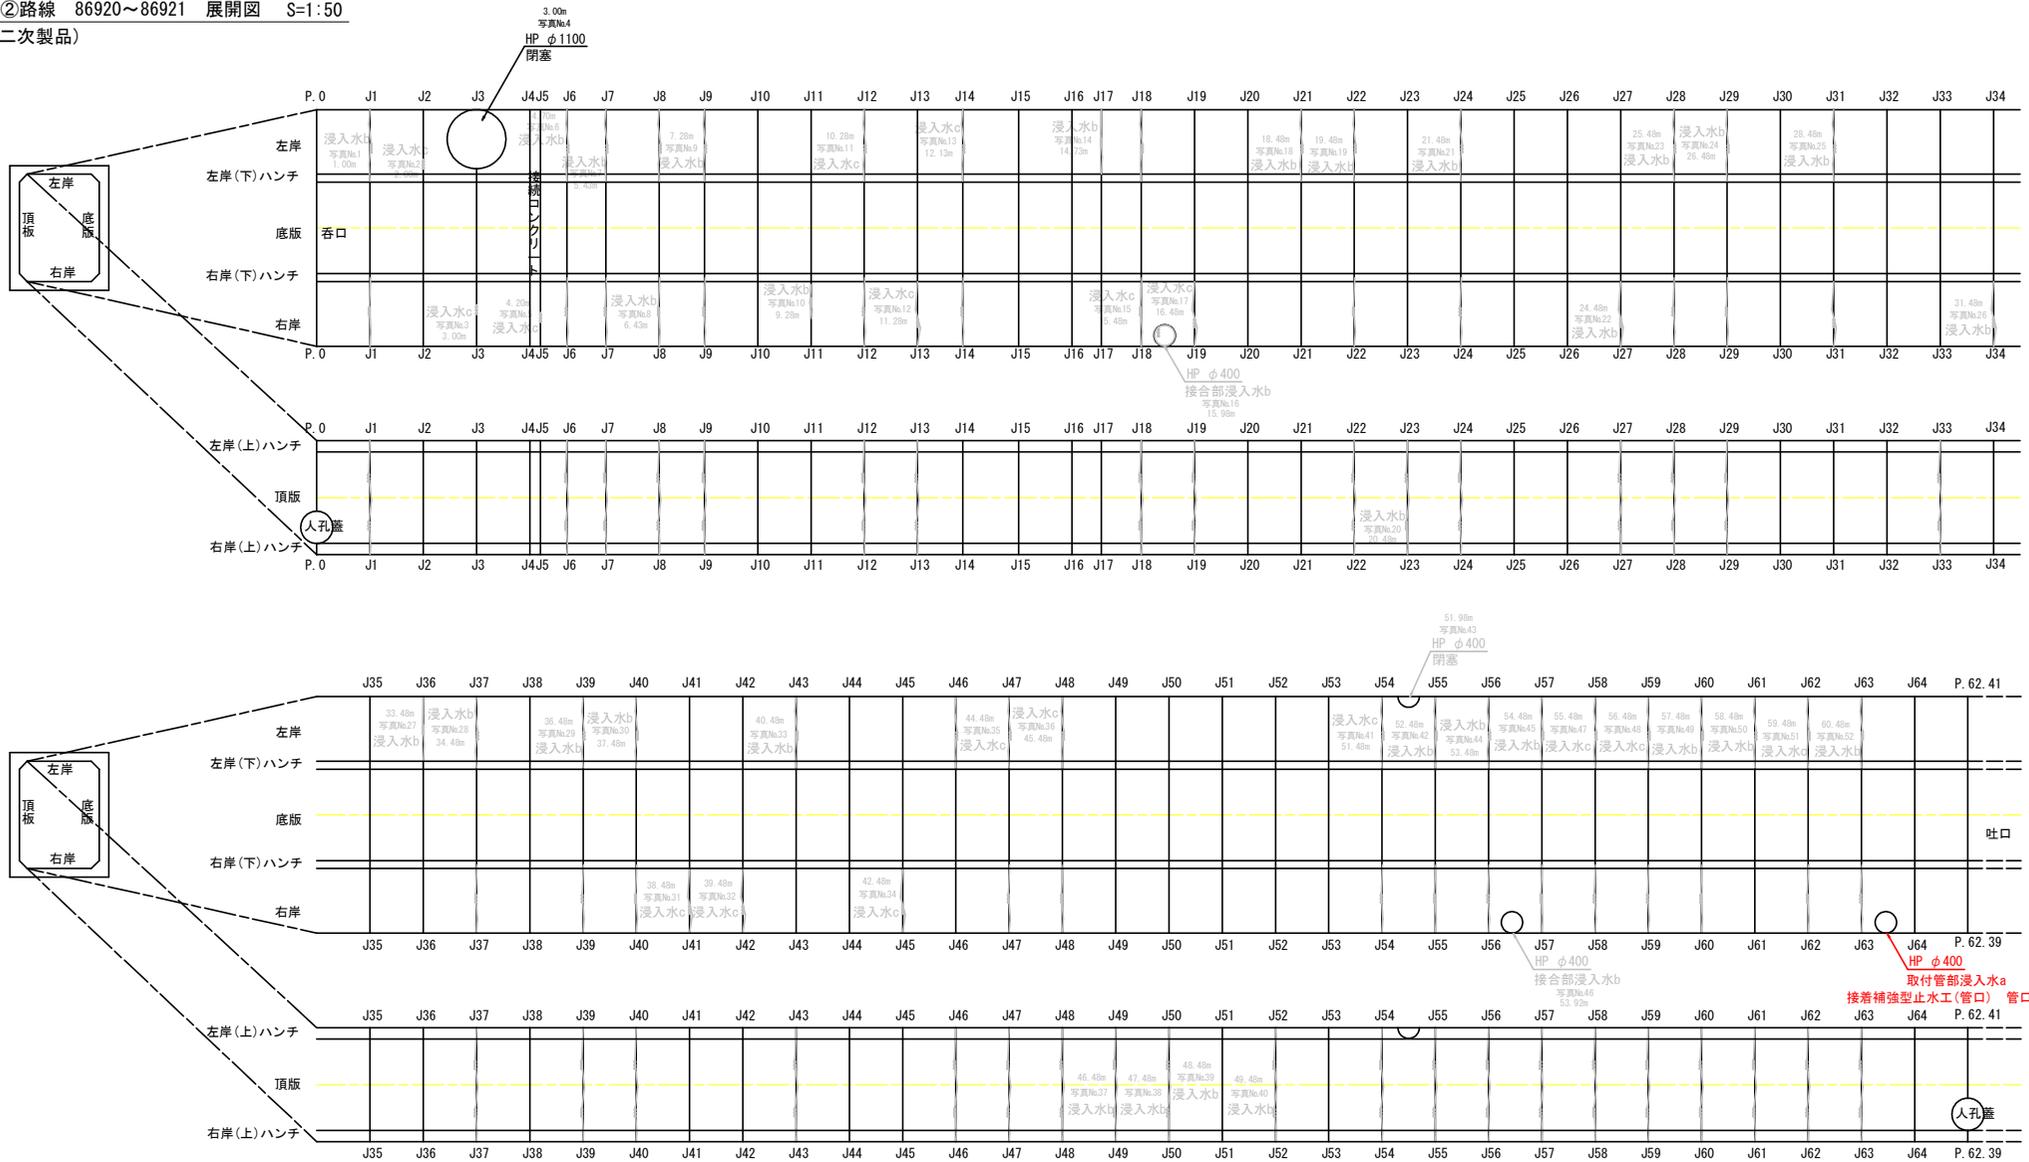




既設函渠構造図 S=1:50

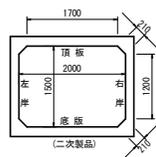

| 四万十市 | | | |
|------|---|------|------|
| 工事名 | 令和8年度 下水 第1号 八反原排水区 公共下水道(雨水管) 特別重点修繕工事 | | |
| 図面名称 | 展開図 | 縮尺 | 図示 |
| 製図者 | | | |
| 工事箇所 | 四万十市 | 図面番号 | 3/15 |
| 設計者 | 実施設計 | | |
| 事業課名 | 四万十市 上下水道課 | | |



③路線 86921~86922 展開図 S=1:50

(二次製品)

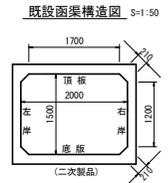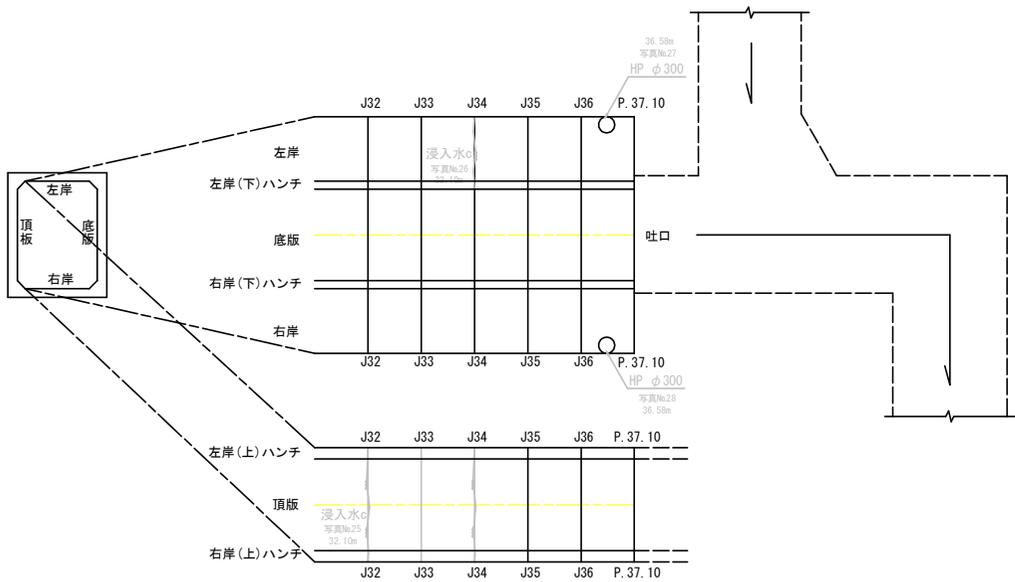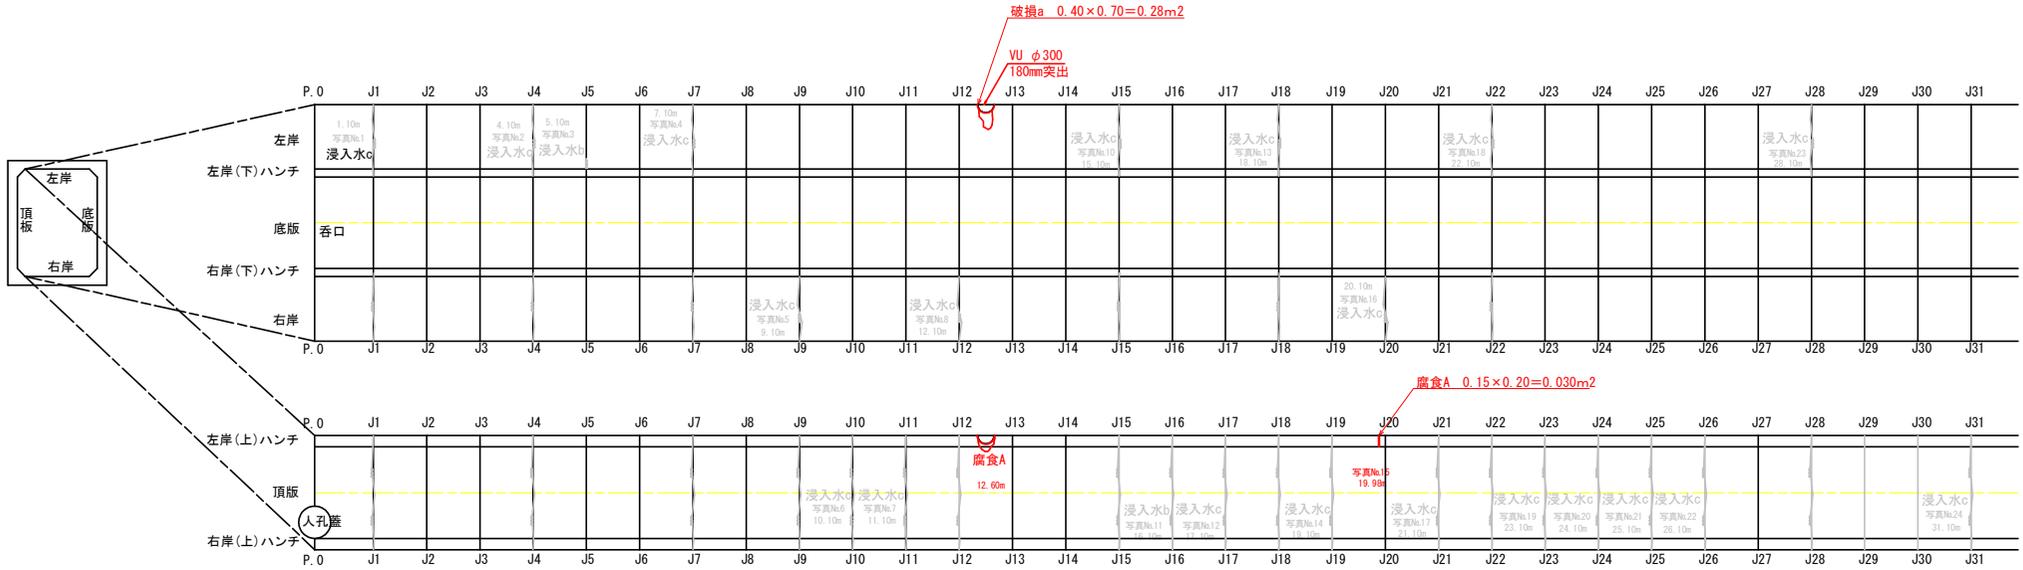


| | | | |
|-------------|--|------|------|
| 四万十市 | | | |
| 工事名 | 令和8年度 下水 第1号 八反原排水区 公共下水道（雨水管）特別重点修繕工事 | | |
| 図面名称 | 展開図 | 縮尺 | 図示 |
| 図面番号 | | | |
| 工事箇所 | 四万十市 | 図面番号 | 4/15 |
| 設計種別 | 実施設計 | | |
| 事業種別 | 四万十市 上下水道課 | | |

④路線 86922~86923 展開図 S=1:50
(現場打ち)

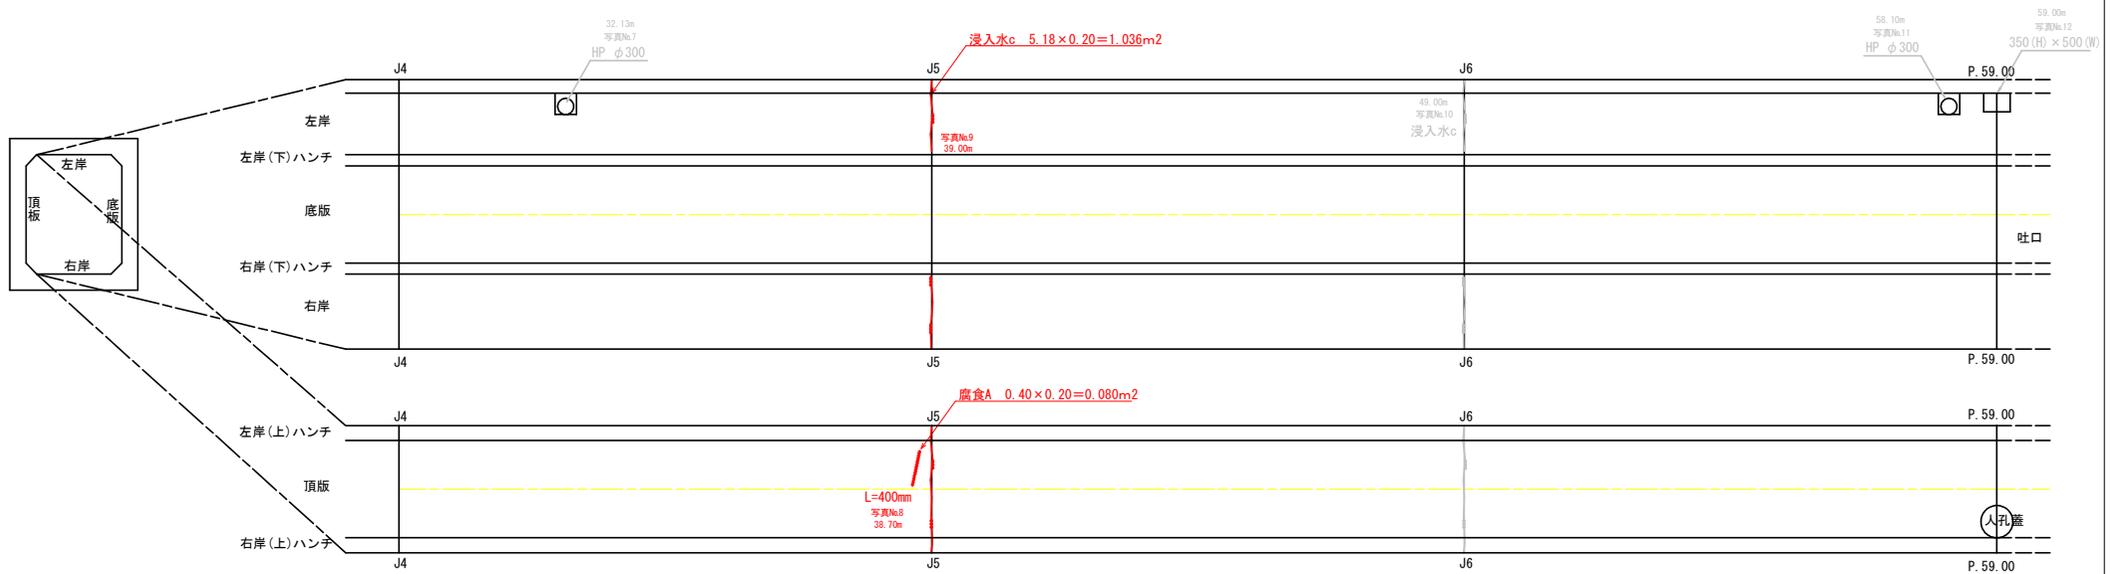
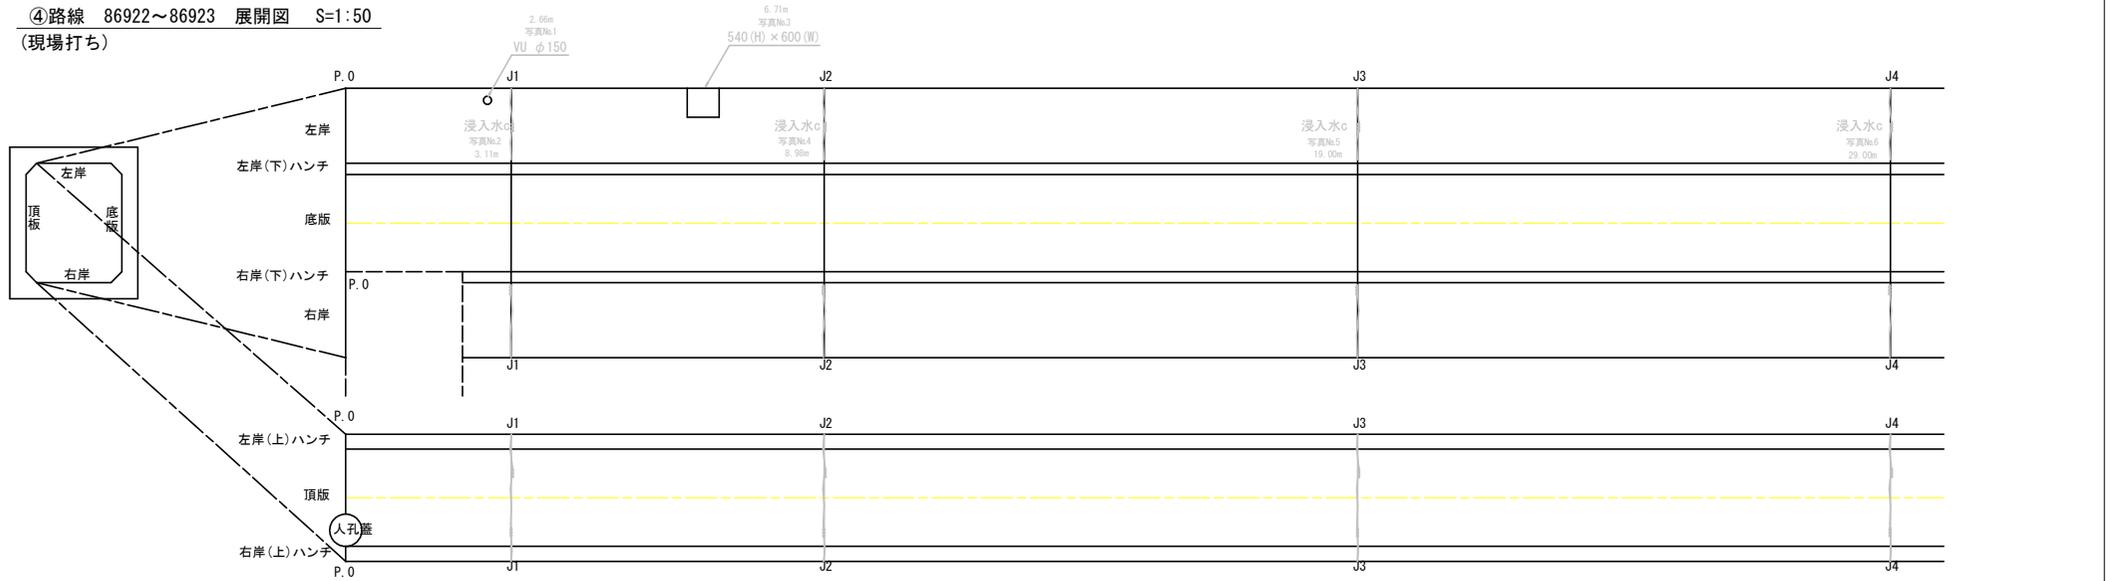


既設函渠構造図 S=1:50

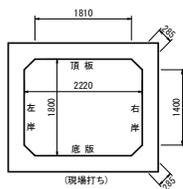


| 四万十市 | | | |
|------|---|------|------|
| 工事名 | 令和8年度 下水 第1号 八反原排水区 公共下水道(雨水管) 特別重点修繕工事 | | |
| 図面名称 | 展開図 | 縮尺 | 図示 |
| 図面番号 | | | |
| 工事箇所 | 四万十市 | 図面番号 | 5/15 |
| 設計種別 | 実施設計 | | |
| 事業種別 | 四万十市 上下水道課 | | |

⑤路線 86923~86924 展開図 S=1:50
(現場打ち)

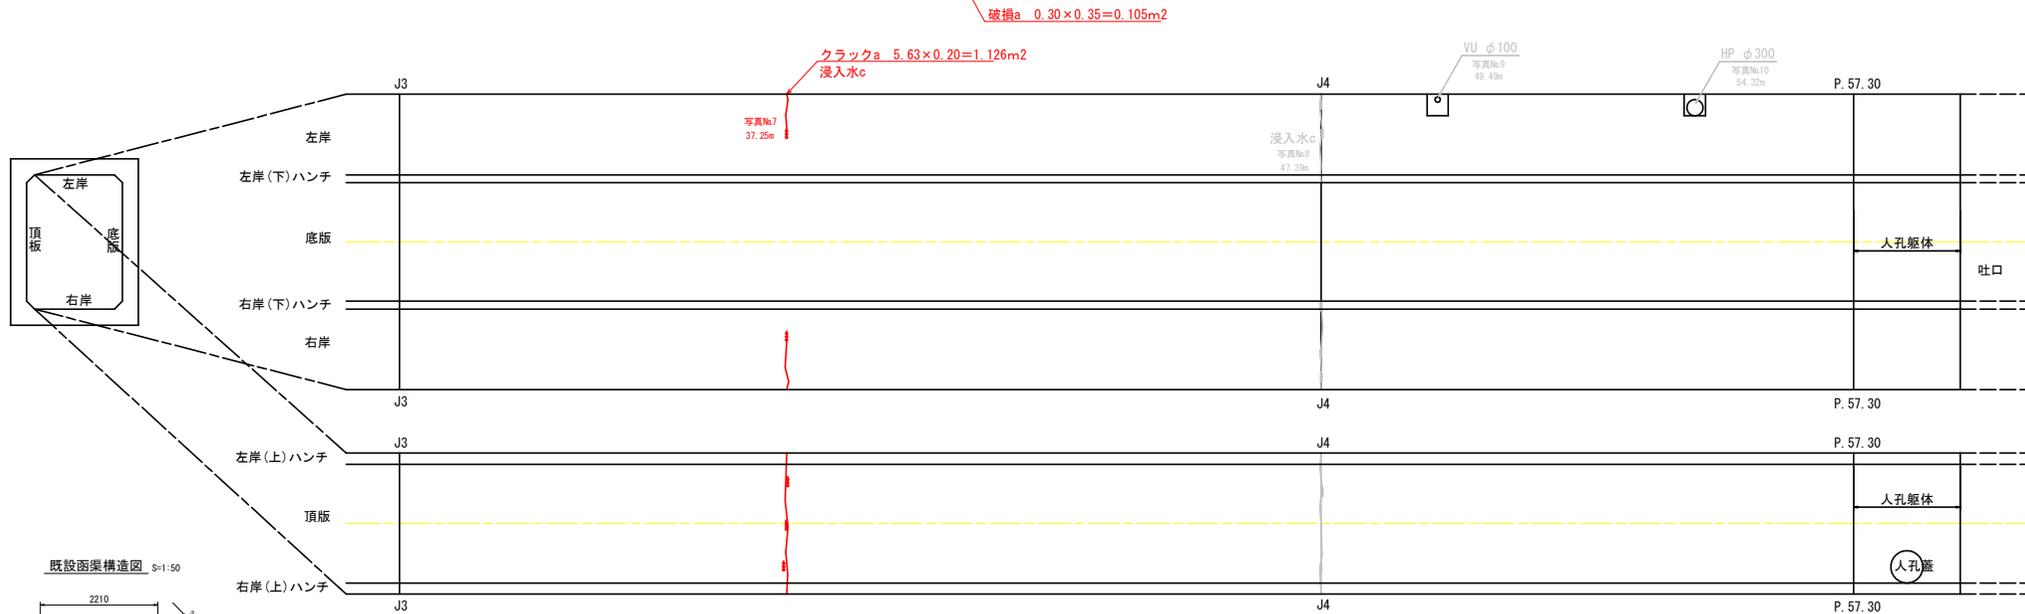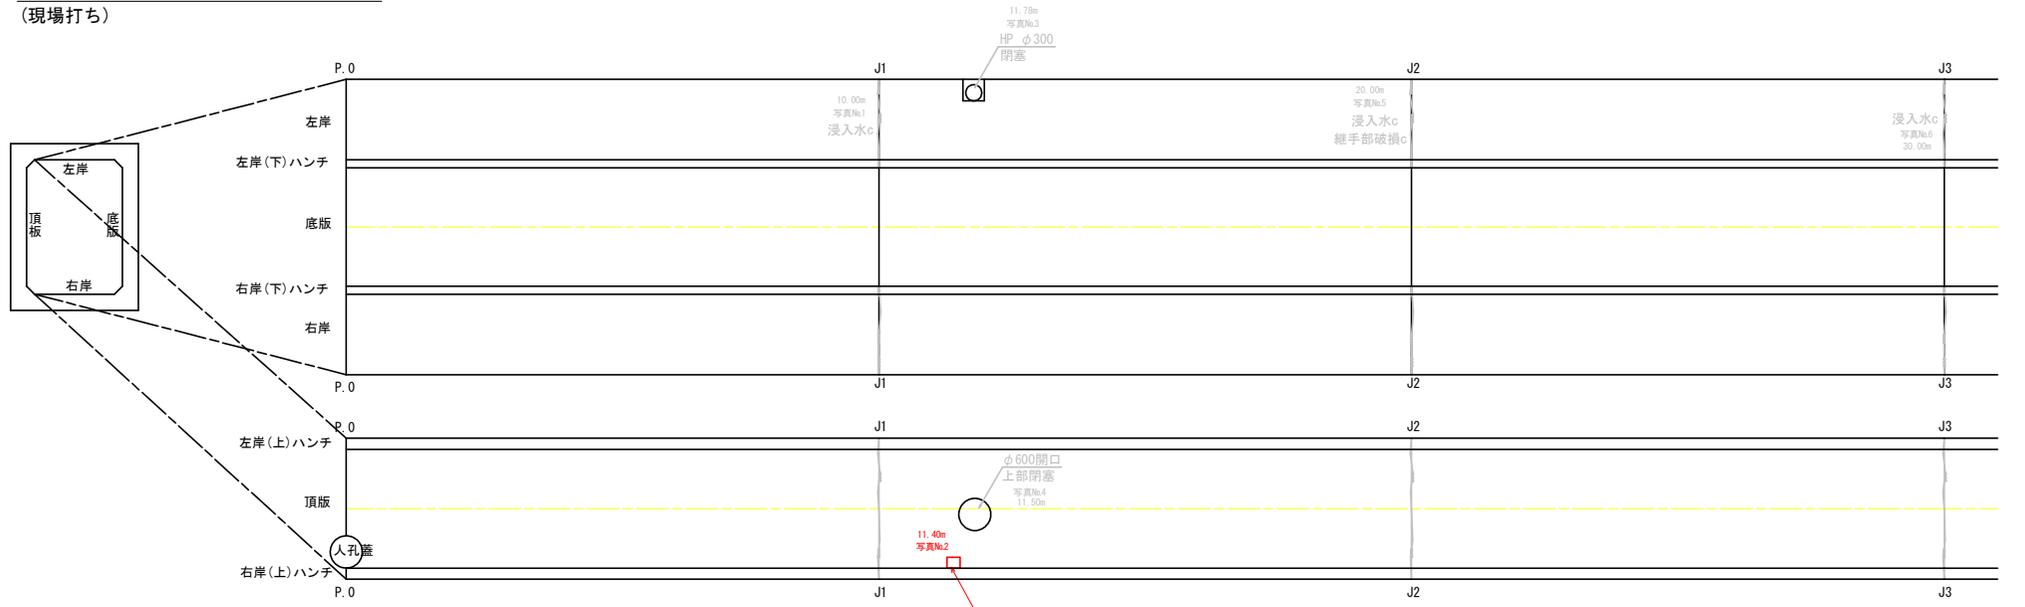


既設函渠構造図 S=1:50

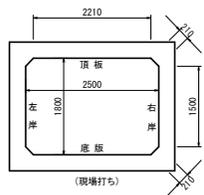


| | | | |
|------|---|----------|---------|
| 四万十市 | | | |
| 工事名 | 令和8年度 下水 第1号 八反原排水区 公共下水道(雨水管) 特別重点修繕工事 | 縮尺 | 図示 |
| 図案名称 | 展開図 | 縮尺 | 図示 |
| 路線名 | | | |
| 工事箇所 | 四万十市 | 図面 番号 | 6 15 |
| 設計種別 | 実施設計 | | |
| 事業種別 | 四万十市 上下水道課 | | |

⑥路線 86924~2 展開図(人孔No.1は不明) S=1:50
(二次製品)

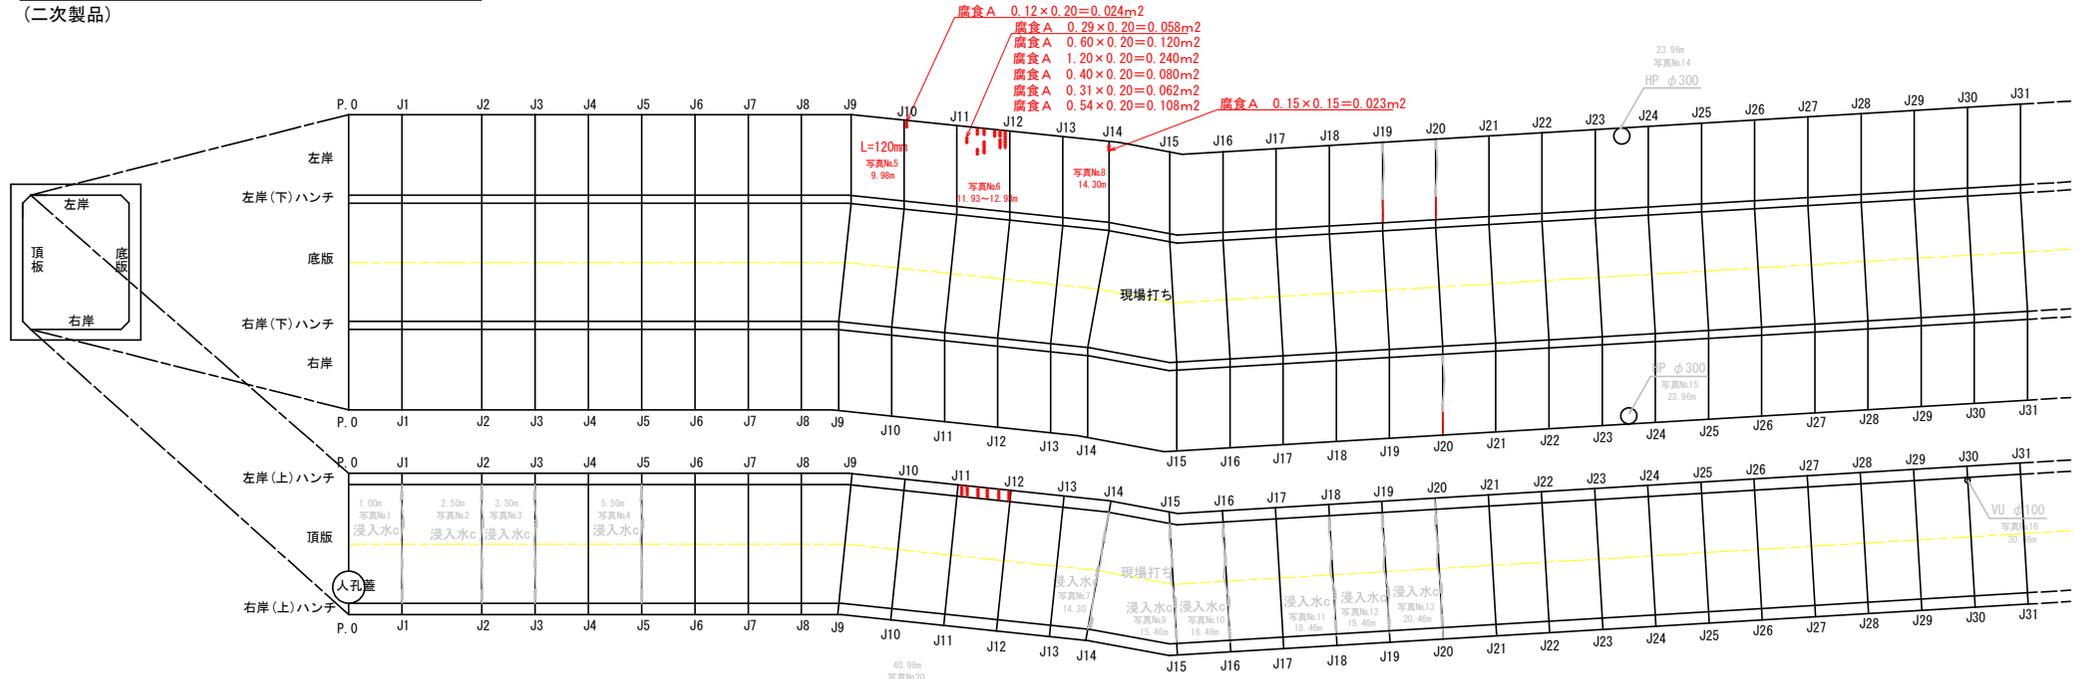


| 四万十市 | | | | |
|------|---|------|------|--|
| 工事名 | 令和8年度 下水 第1号 八反原排水区 公共下水道(雨水管) 特別重点修繕工事 | | | |
| 図面名称 | 展開図 | 縮尺 | 図示 | |
| 図面番号 | | | | |
| 工事箇所 | 四万十市 | 図面番号 | 7/15 | |
| 設計者 | 実施設計 | 図面番号 | | |
| 製図者 | 四万十市 上下水道課 | 図面番号 | | |

⑦路線 2~86989 展開図 S=1:50
(二次製品)

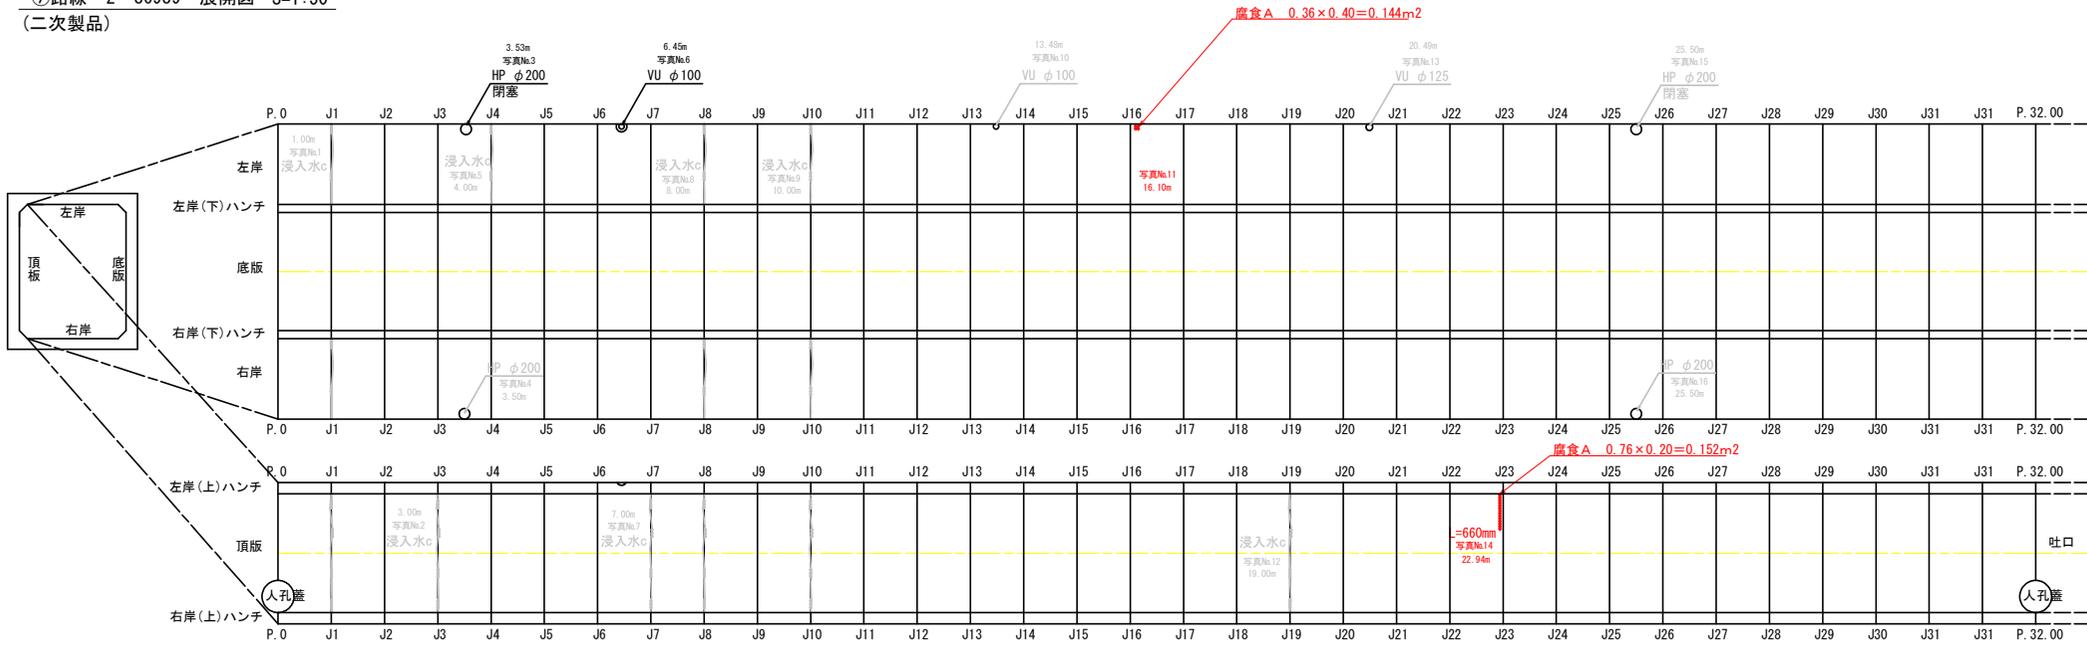




既設函渠構造図 S=1:50

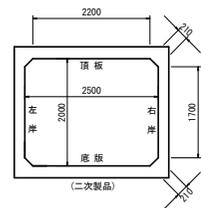

| | | | |
|-------------|--|------|--------|
| 四万十市 | | | |
| 工事名 | 令和8年度 下水 第1号 八区閉鎖水區 公共下水道(雨水管) 特別重点修繕工事 | | |
| 図面名称 | 展開図 | 縮尺 | 図示 |
| 図面番号 | | | |
| 工事箇所 | 四万十市 | 図面番号 | 8 / 15 |
| 設計種別 | 実施設計 | 図面番号 | |
| 事業種別 | 四万十市 上下水道課 | 図面番号 | |



⑧路線 86989~86925 展開図 S=1:50

(二次製品)

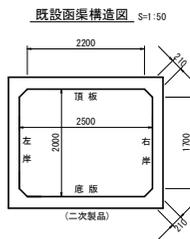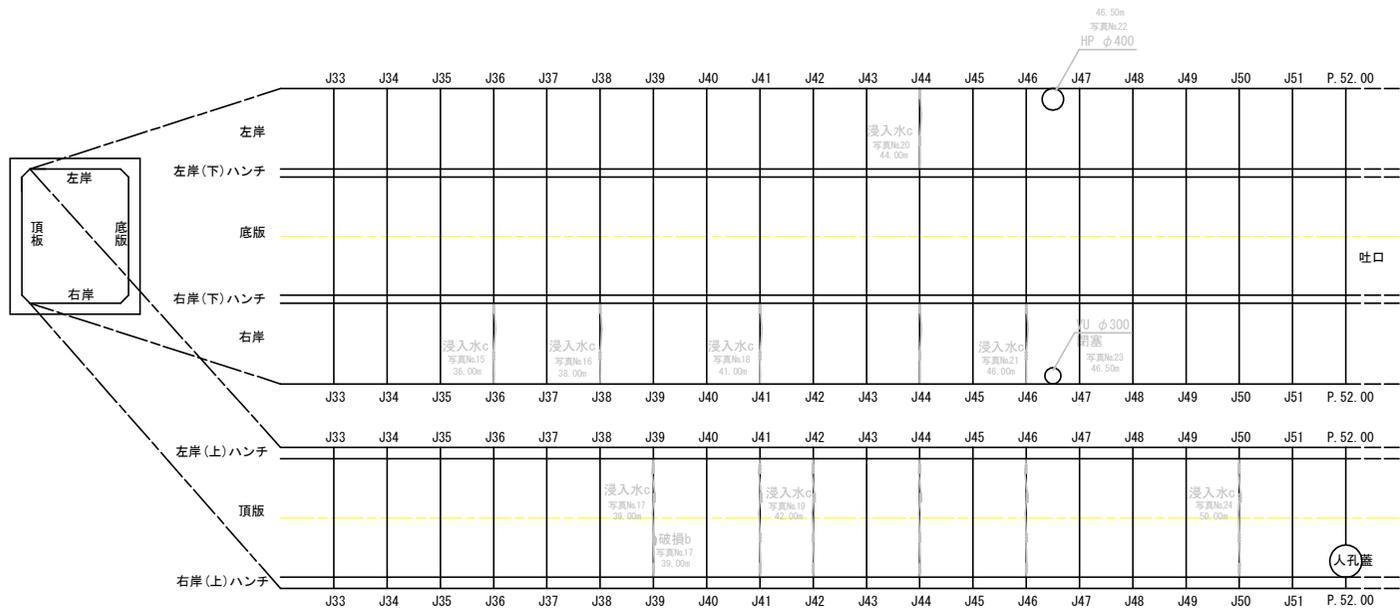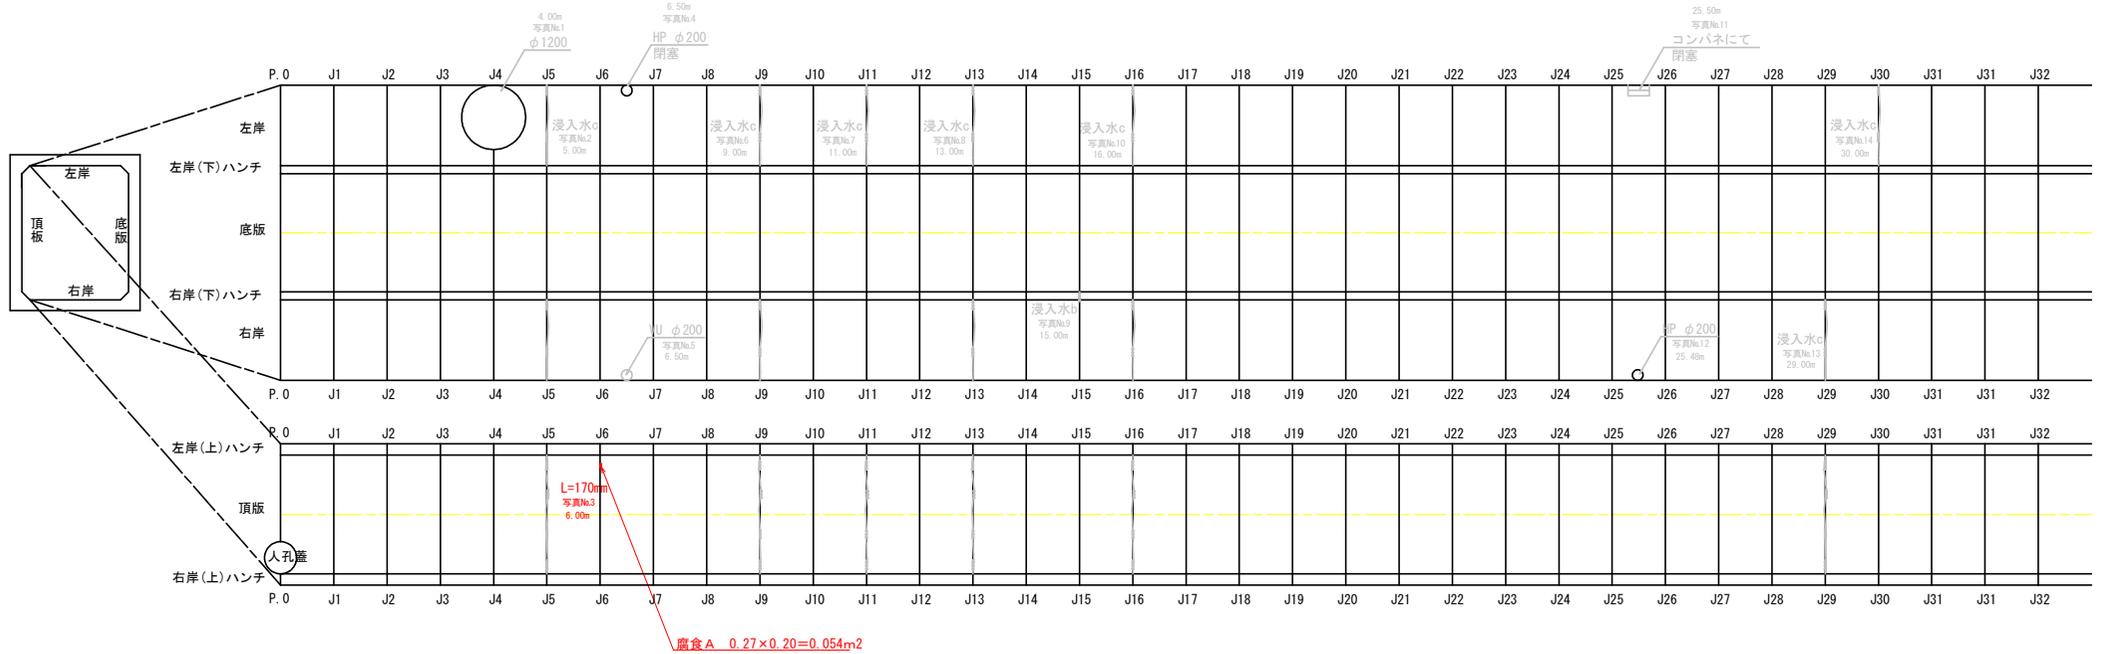


| 四万十市 | | | |
|------|---|----------|---------|
| 工事名 | 令和8年度 下水 第1号 八反原排水区 公共下水道(雨水管) 特別緊急修繕工事 | | |
| 図面名称 | 展開図 | 縮尺 | 図示 |
| 設計者 | | | |
| 工事箇所 | 四万十市 | 図面 番号 | 9 15 |
| 設計種別 | 実施設計 | | |
| 事業種別 | 四万十市 上下水道課 | | |

◎路線 86925~86926 展開図 S=1:50
(二次製品)


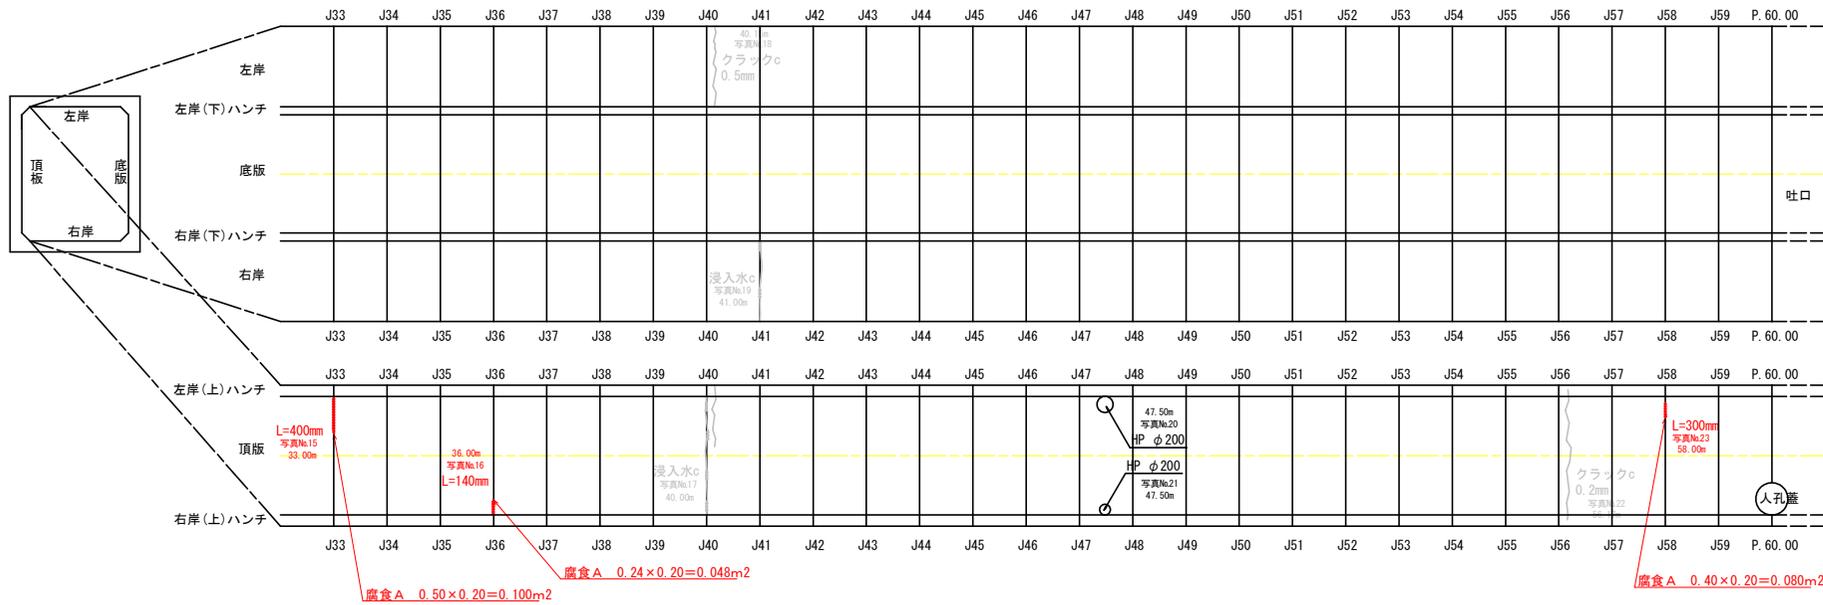
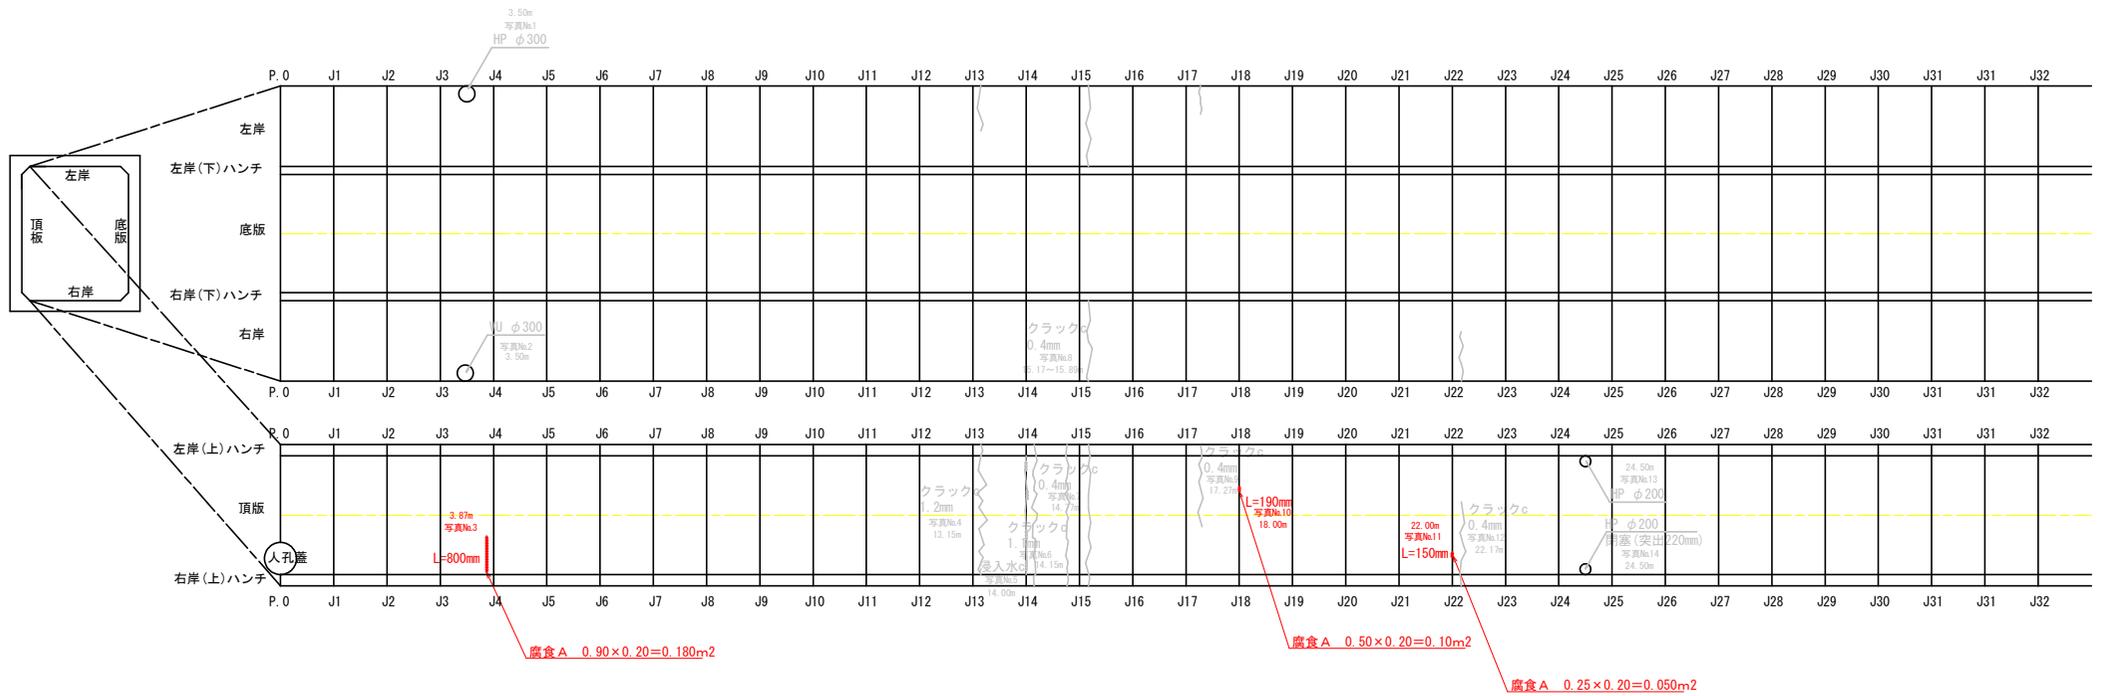


既設函渠構造図 S=1:50

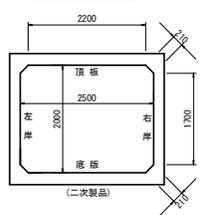

| 四万十市 | | | |
|------|---|------|----|
| 工事名 | 令和8年度 下水 第1号 八反原排水区 公共下水道(雨水管) 特別重点修繕工事 | | |
| 図面名称 | 展開図 | 縮尺 | 図示 |
| 路線名 | | | |
| 工事箇所 | 四万十市 | 図面番号 | 10 |
| 設計種別 | 実施設計 | 番号 | 15 |
| 事業種別 | 四万十市 上下水道課 | | |




⑩路線 86926~86929 展開図 S=1:50
(二次製品)

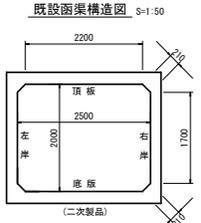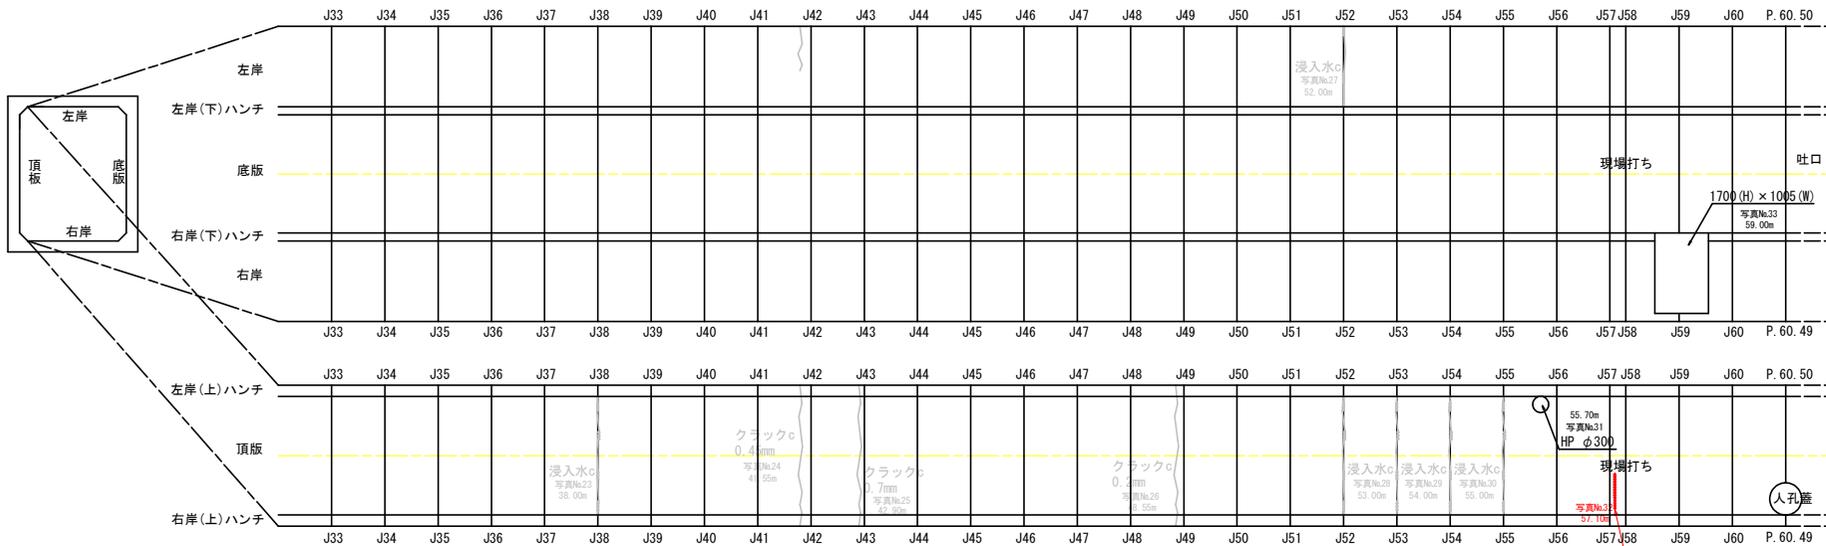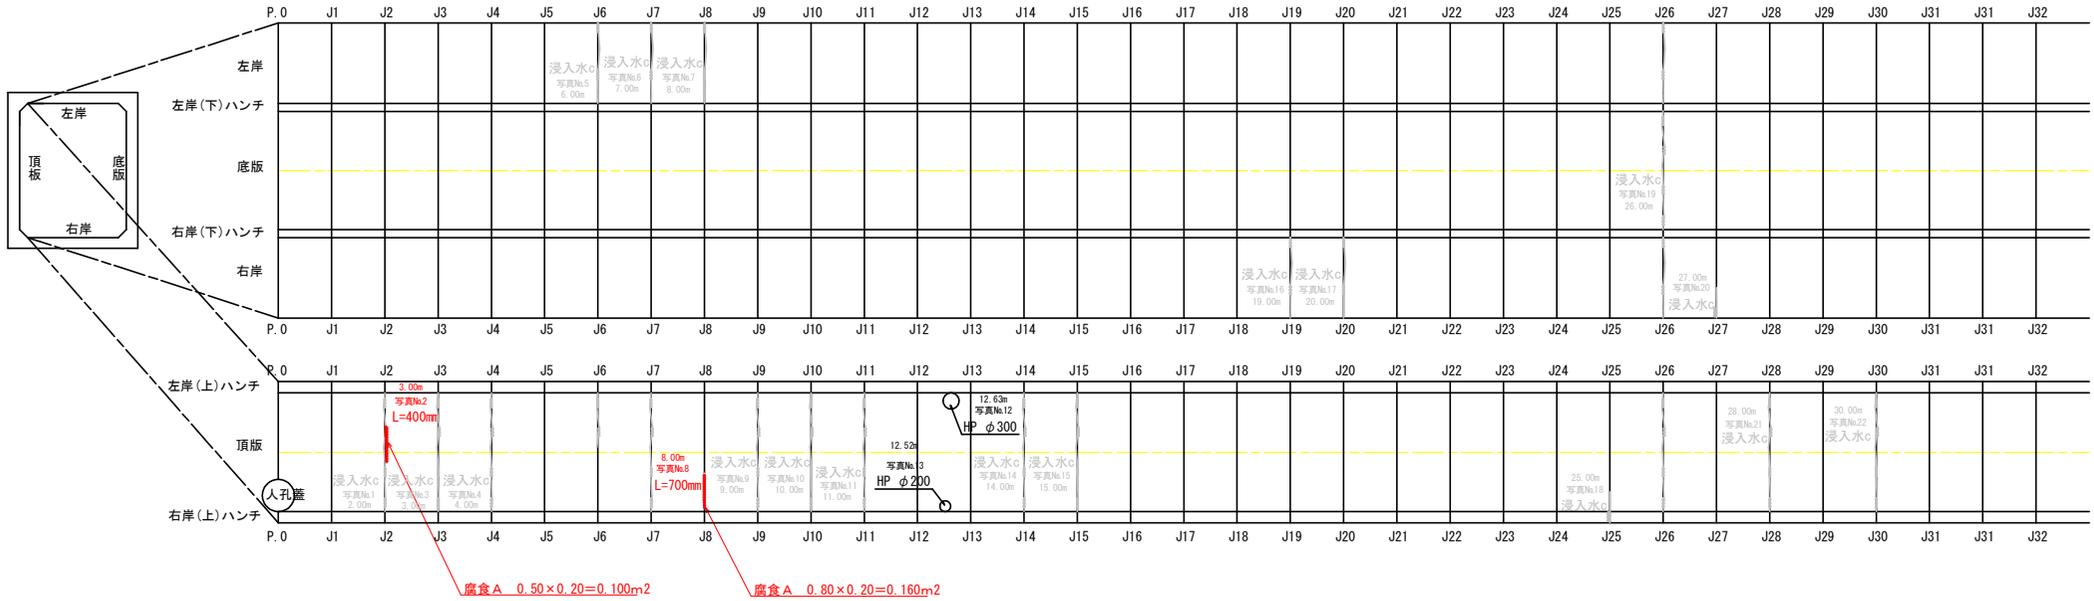

| 四万十市 | | | |
|------|---|------|----|
| 工事名 | 令和8年度 下水 第1号 八反原排水区 公共下水道(雨水管) 特別重点修繕工事 | | |
| 図面名称 | 展開図 | 縮尺 | 図示 |
| 図面番号 | 四万十市 | 図面番号 | 11 |
| 設計者 | 実施設計 | 図面番号 | 15 |
| 事業所 | 四万十市 上下水道課 | | |

腐食A $1.07 \times 0.20 = 0.214m^2$


①路線 86929~8692A 展開図 S=1:50
 (二次製品~現場打ち)

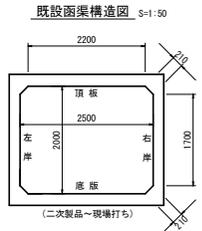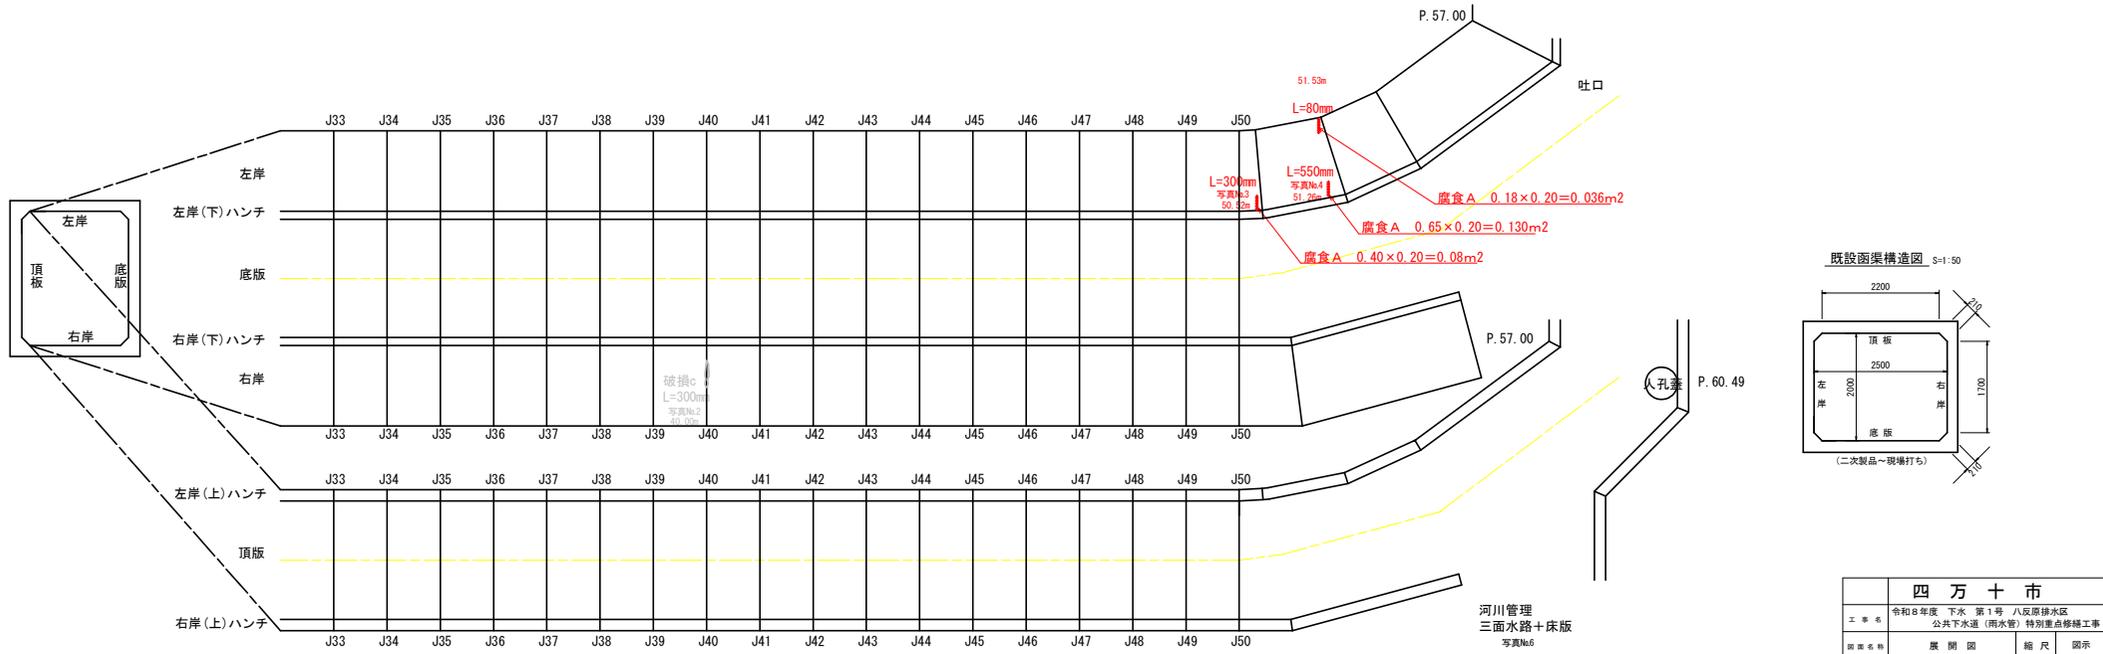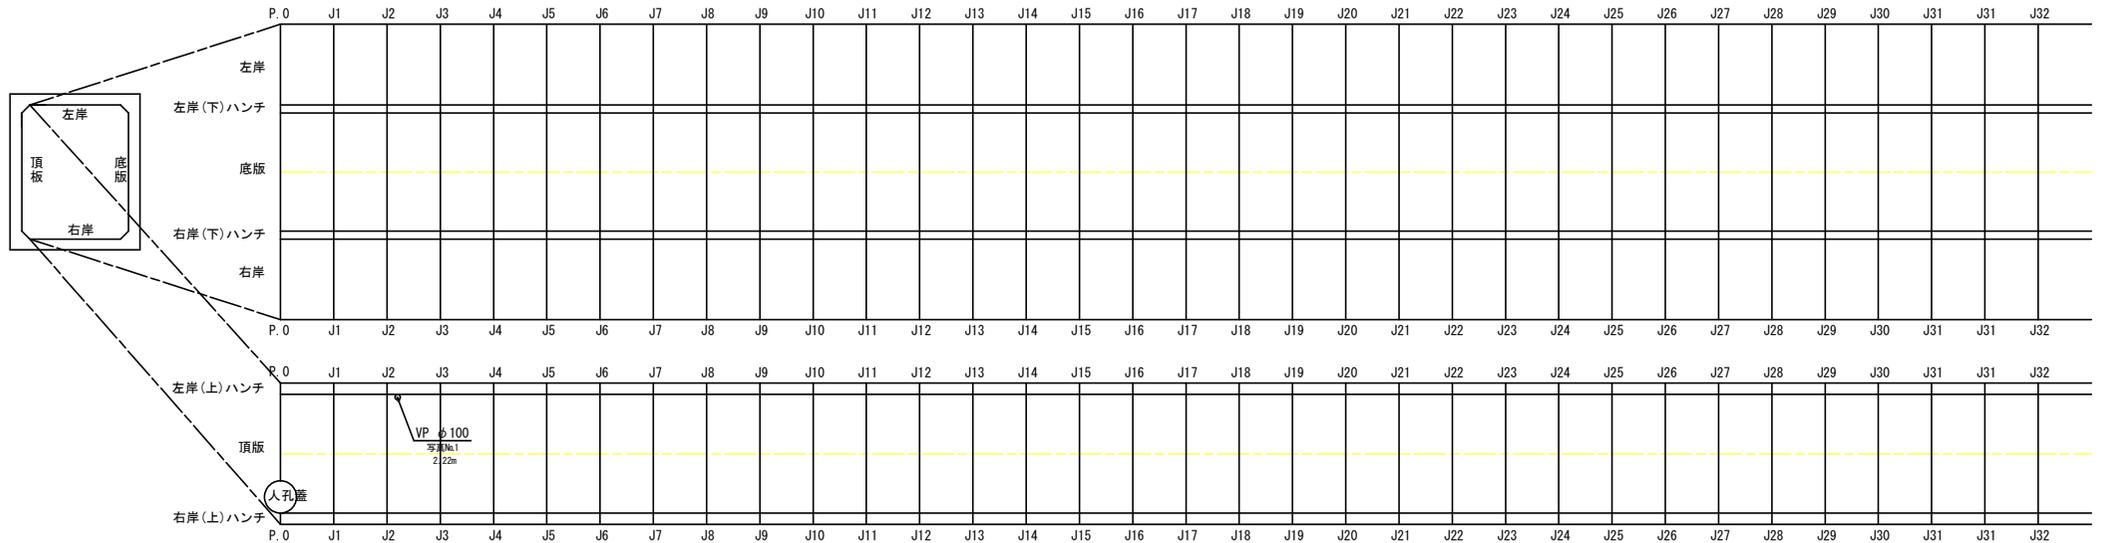


河川管理
 三面水路+床版
 写真№6

| 四万十市 | | | |
|------|---|------|----|
| 工事名 | 令和8年度 下水 第1号 八反原排水区 公共下水道(雨水管) 特別重点修繕工事 | | |
| 計画名称 | 展開図 | 縮尺 | 図示 |
| 路線名 | | | |
| 工事箇所 | 四万十市 | 図面番号 | 12 |
| 設計種類 | 実施設計 | 図面番号 | 15 |
| 事業種別 | 四万十市 上下水道課 | | |




⑫路線 8692A~8692B 展開図 S=1:50
(現場打ち~二次製品)

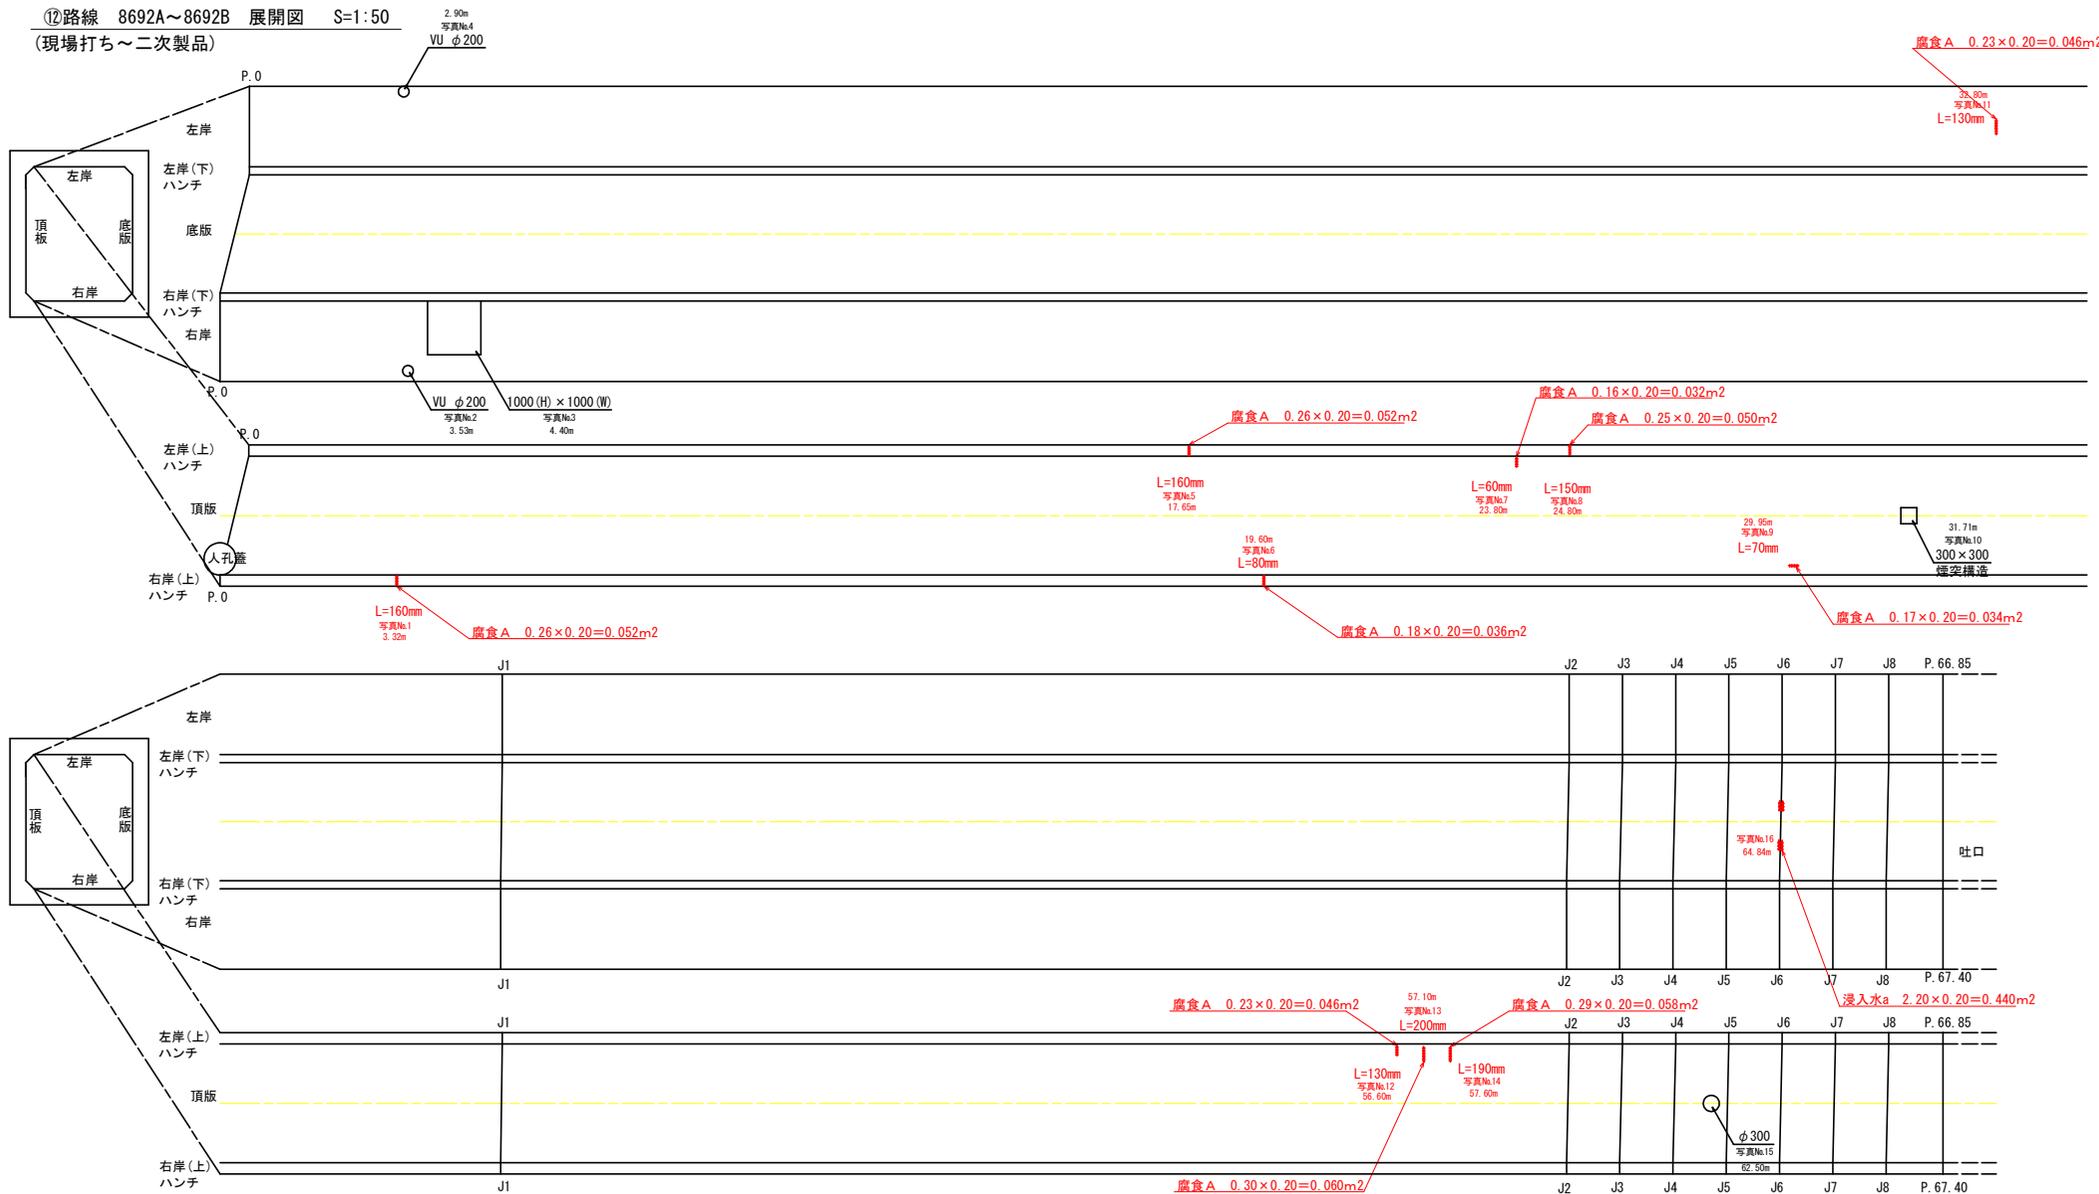

既設函渠構造図 S=1:50

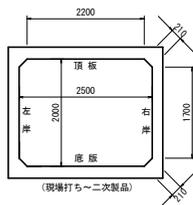



| 四万十市 | | | |
|------|---|------|-------|
| 工事名 | 令和8年度 下水 第1号 八坂原排水区 公共下水道(雨水管) 特別重点修繕工事 | | |
| 図面名称 | 展開図 | 縮尺 | 図示 |
| 詳細名 | | | |
| 工事箇所 | 四万十市 | | |
| 設計種別 | 実施設計 | 図面番号 | 13/15 |
| 事業種別 | 四万十市 上下水道課 | | |

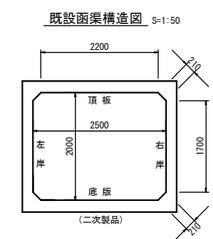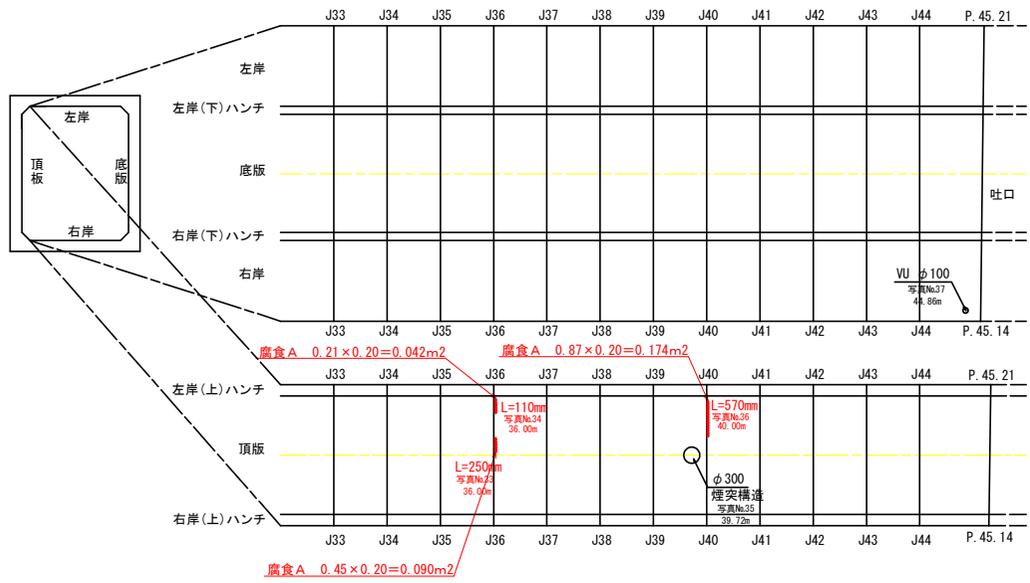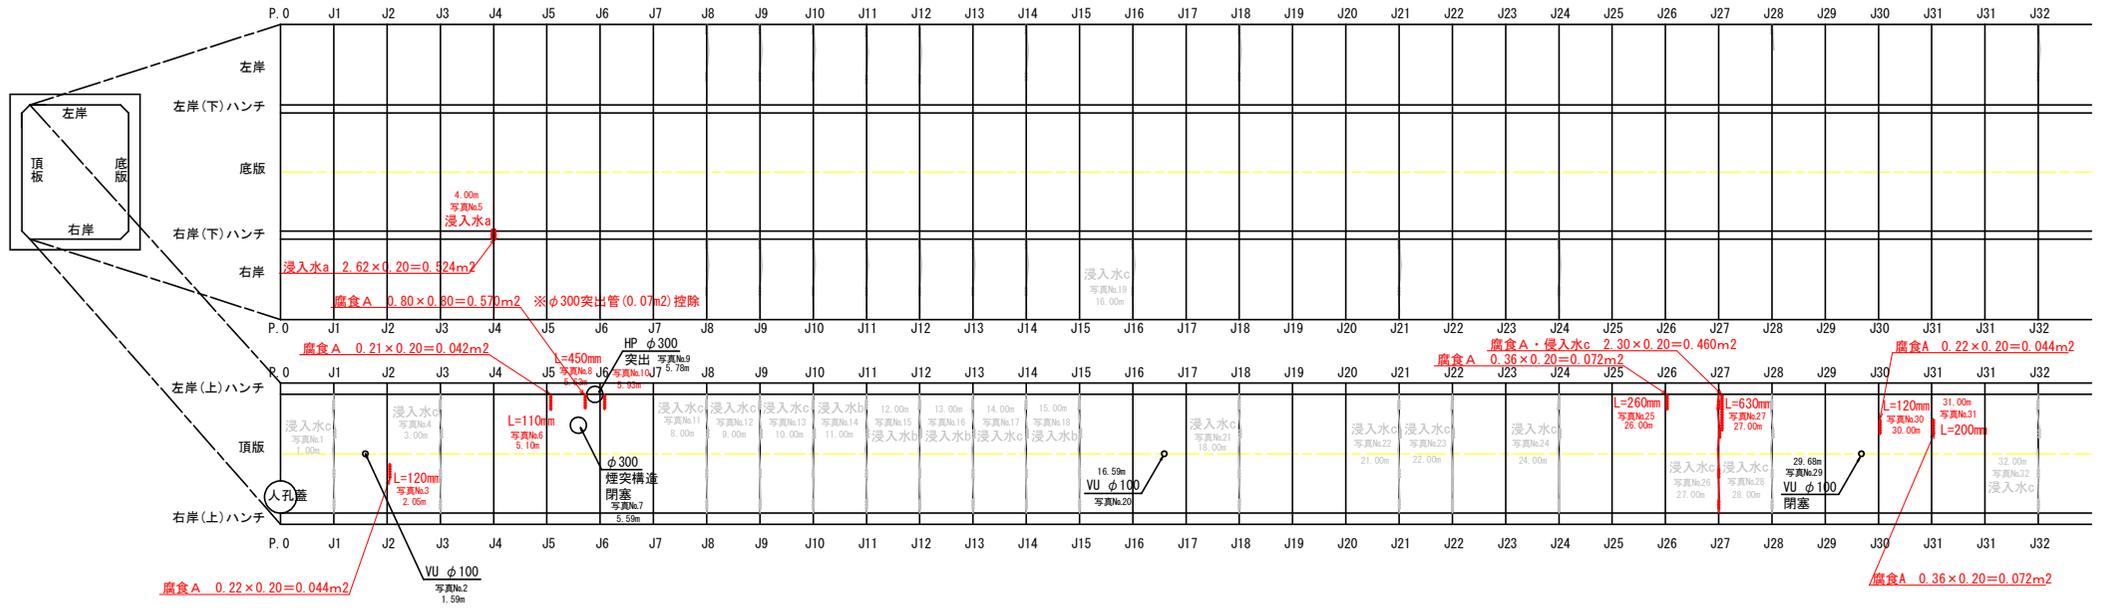

| 四万十市 | | | |
|------|---|---------|---------|
| 工事名 | 令和8年度 下水 第1号 八反原排水区 公共下水道(雨水管) 特別重点修繕工事 | | |
| 図面名称 | 展開図 | 縮尺 | 図示 |
| 図面番号 | | | |
| 工事箇所 | 四万十市 | | |
| 設計者 | 案 施 設 計 | 図 面 番 号 | 14 / 15 |
| 事業課名 | 四万十市 上下水道課 | | |

⑭路線 86920～ポンプ場 展開図 S=1:50

(二次製品～現場打ち)

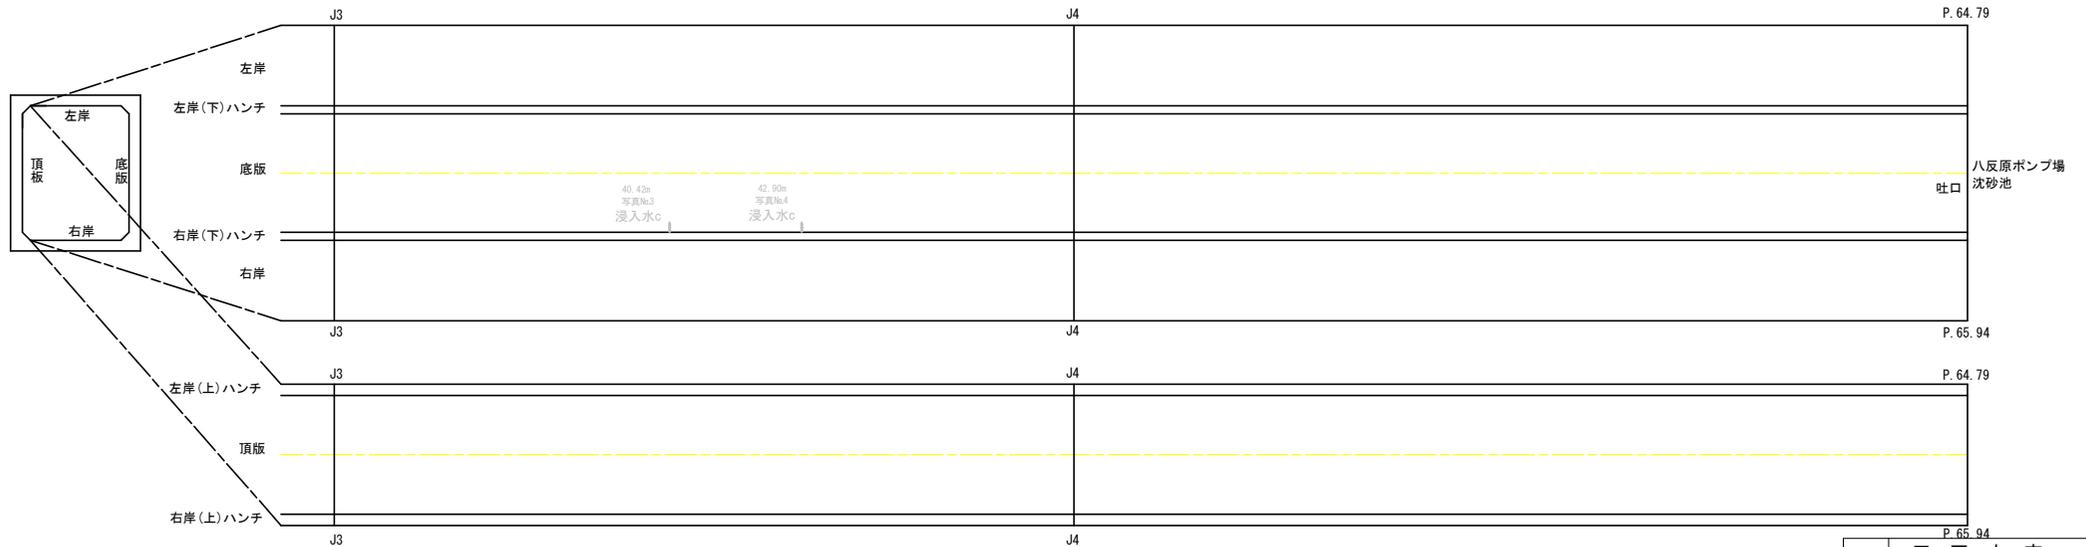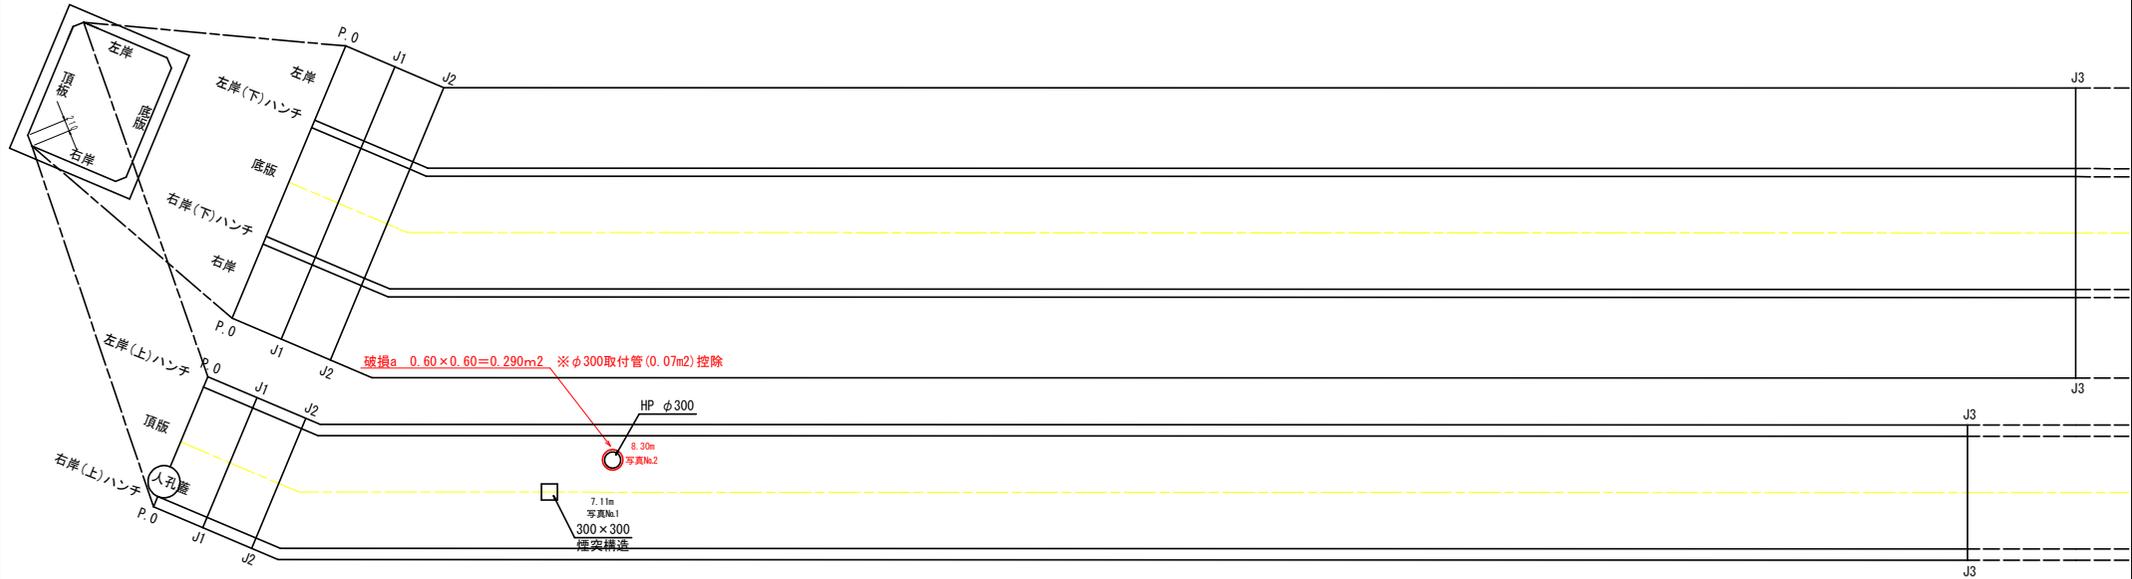

| | | | |
|-------------|--|----------|----------|
| P. 65. 94 | | | |
| 四万十市 | | | |
| 工事名 | 令和8年度 下水 第1号 八反原排水区 公共下水道(雨水管) 特別重点修繕工事 | | |
| 図面名称 | 展開図 | 縮尺 | 図示 |
| 図面番号 | | | |
| 工事箇所 | 四万十市 | 図面 番号 | 15 15 |
| 設計種別 | 実施設計 | | |
| 事業種別 | 四万十市 上下水道課 | | |