



看護婦寮新築工事

内部任上表


[illegible]

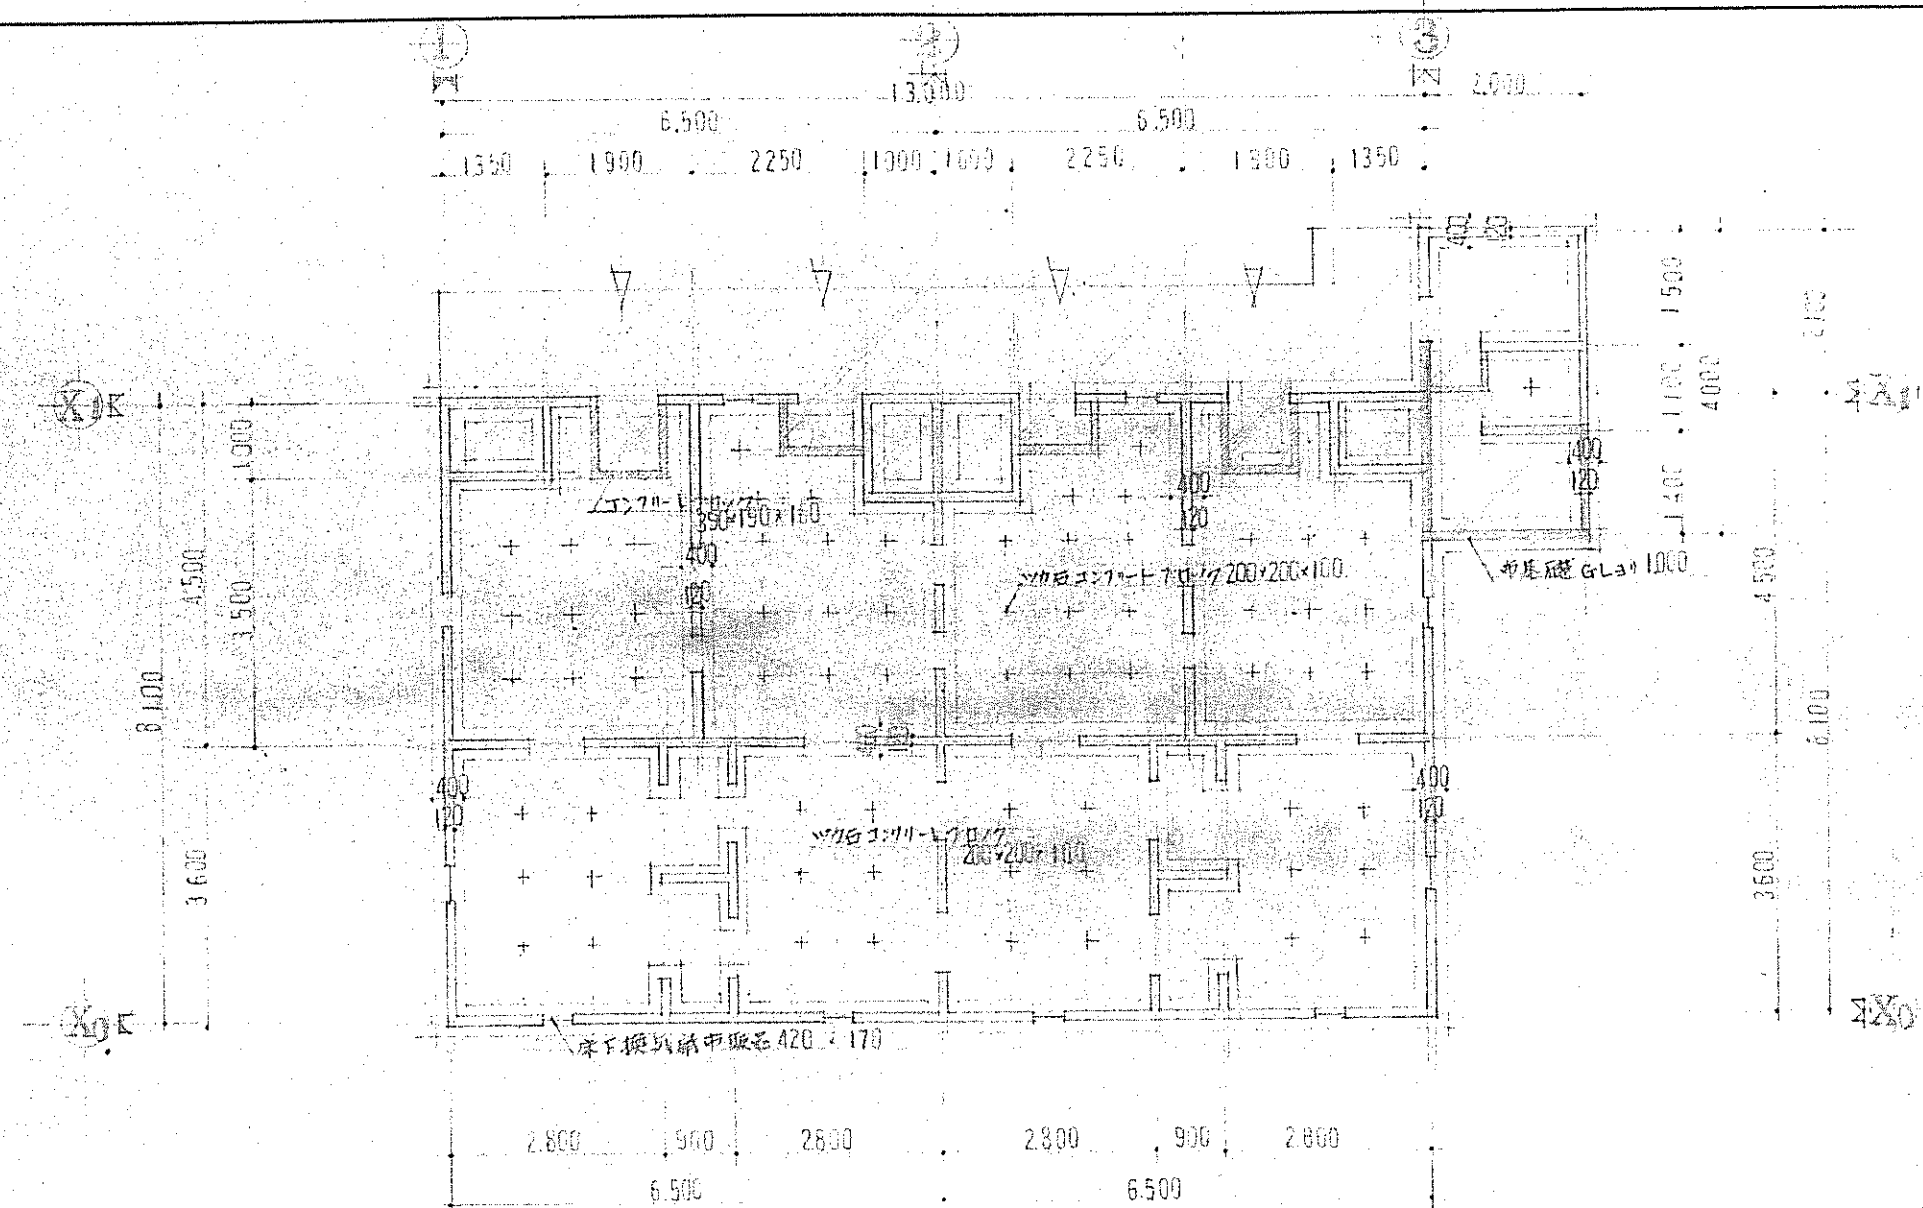


平面図 1/100

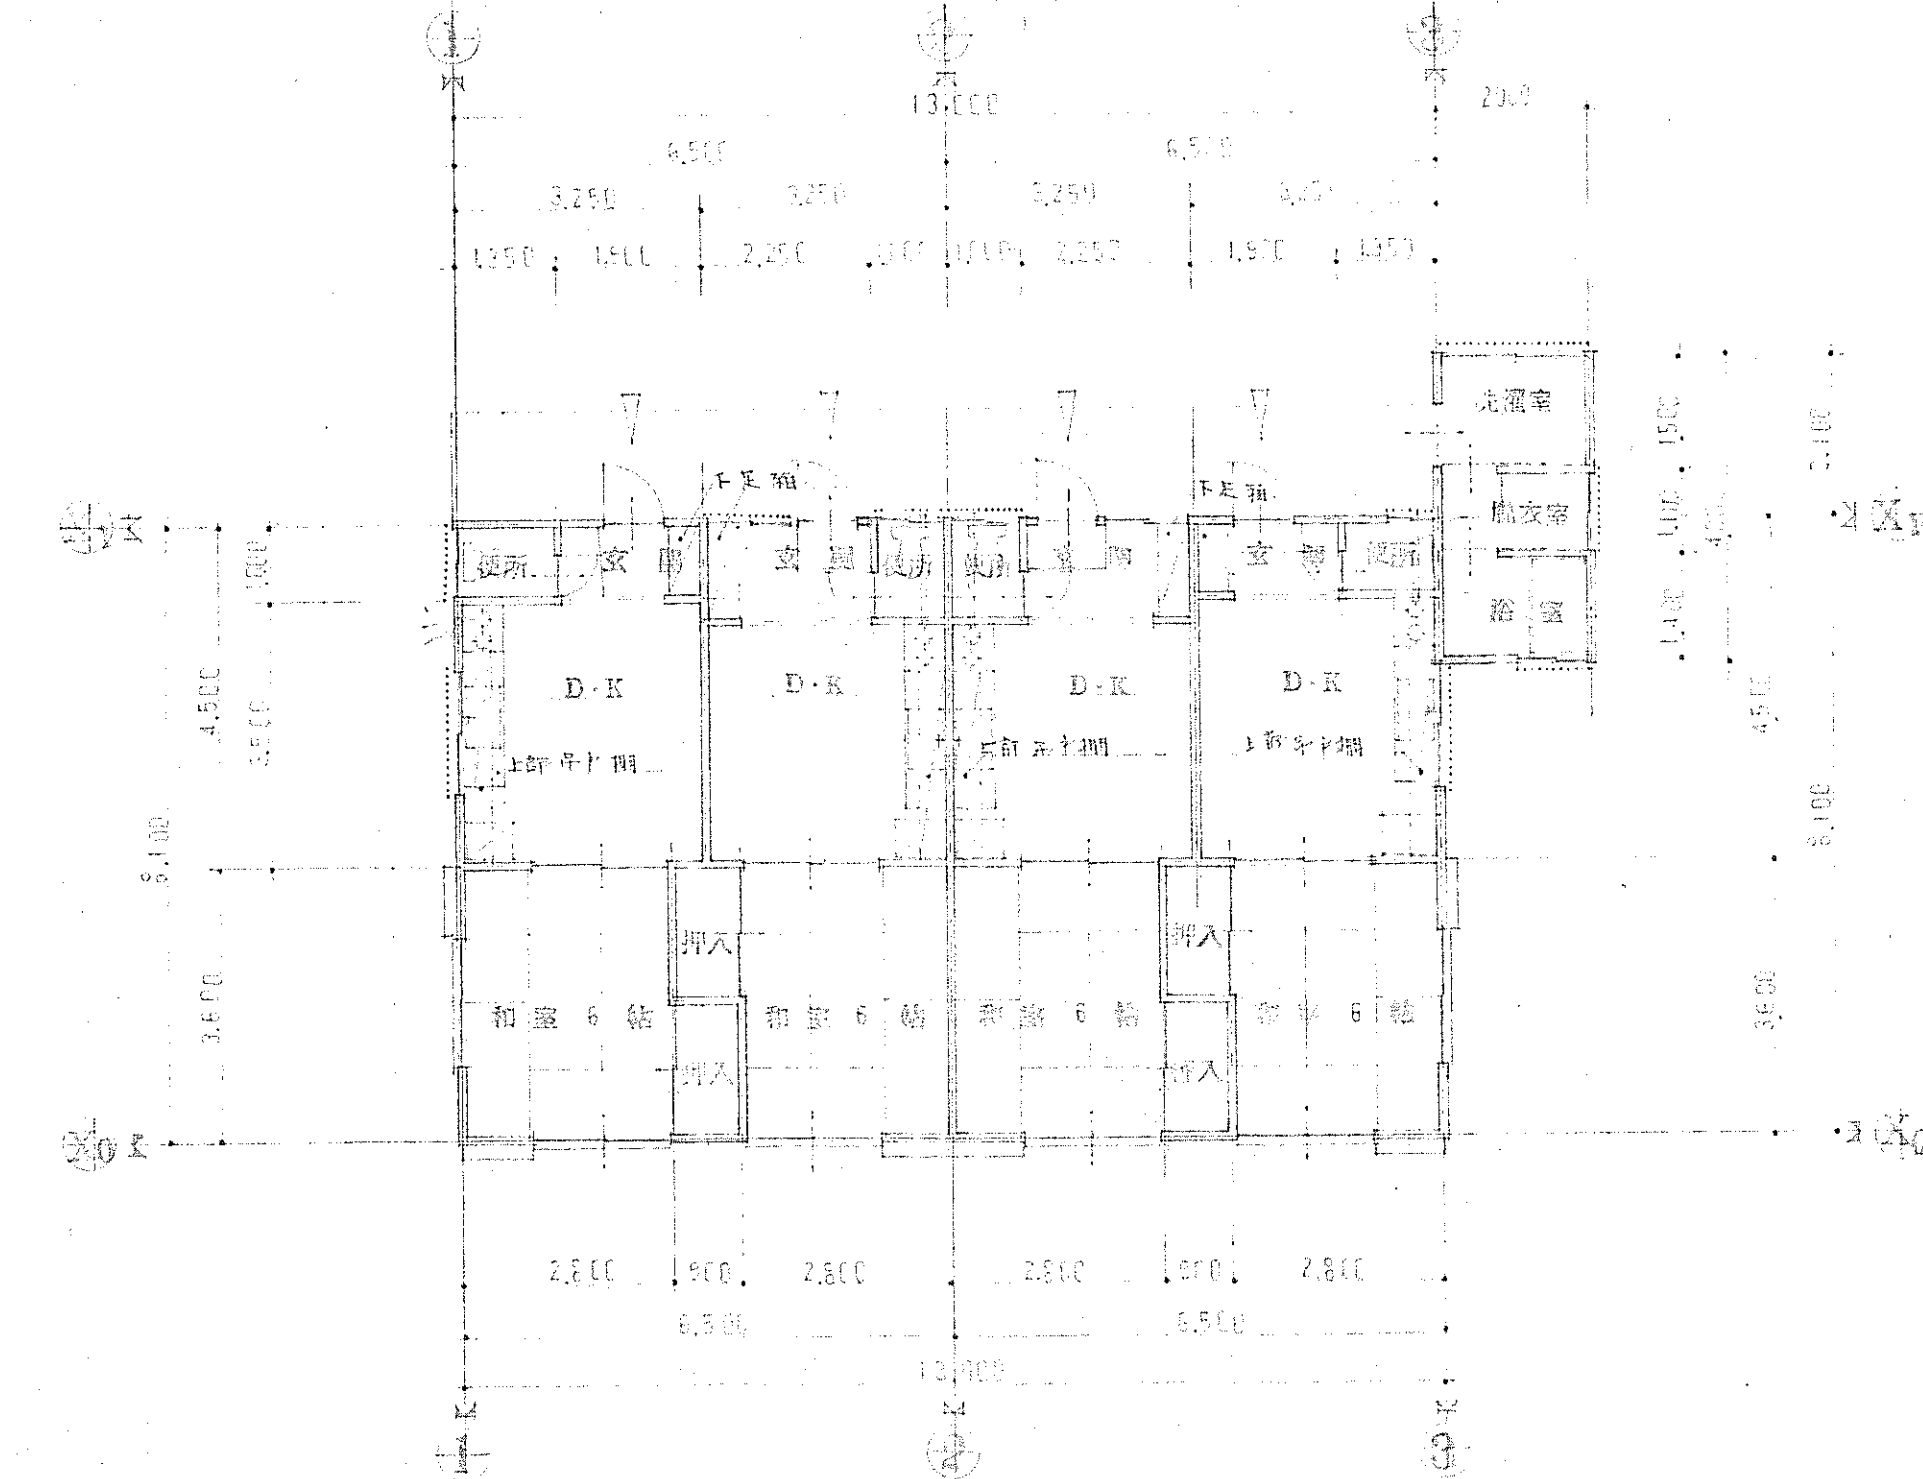


平面図 1/100

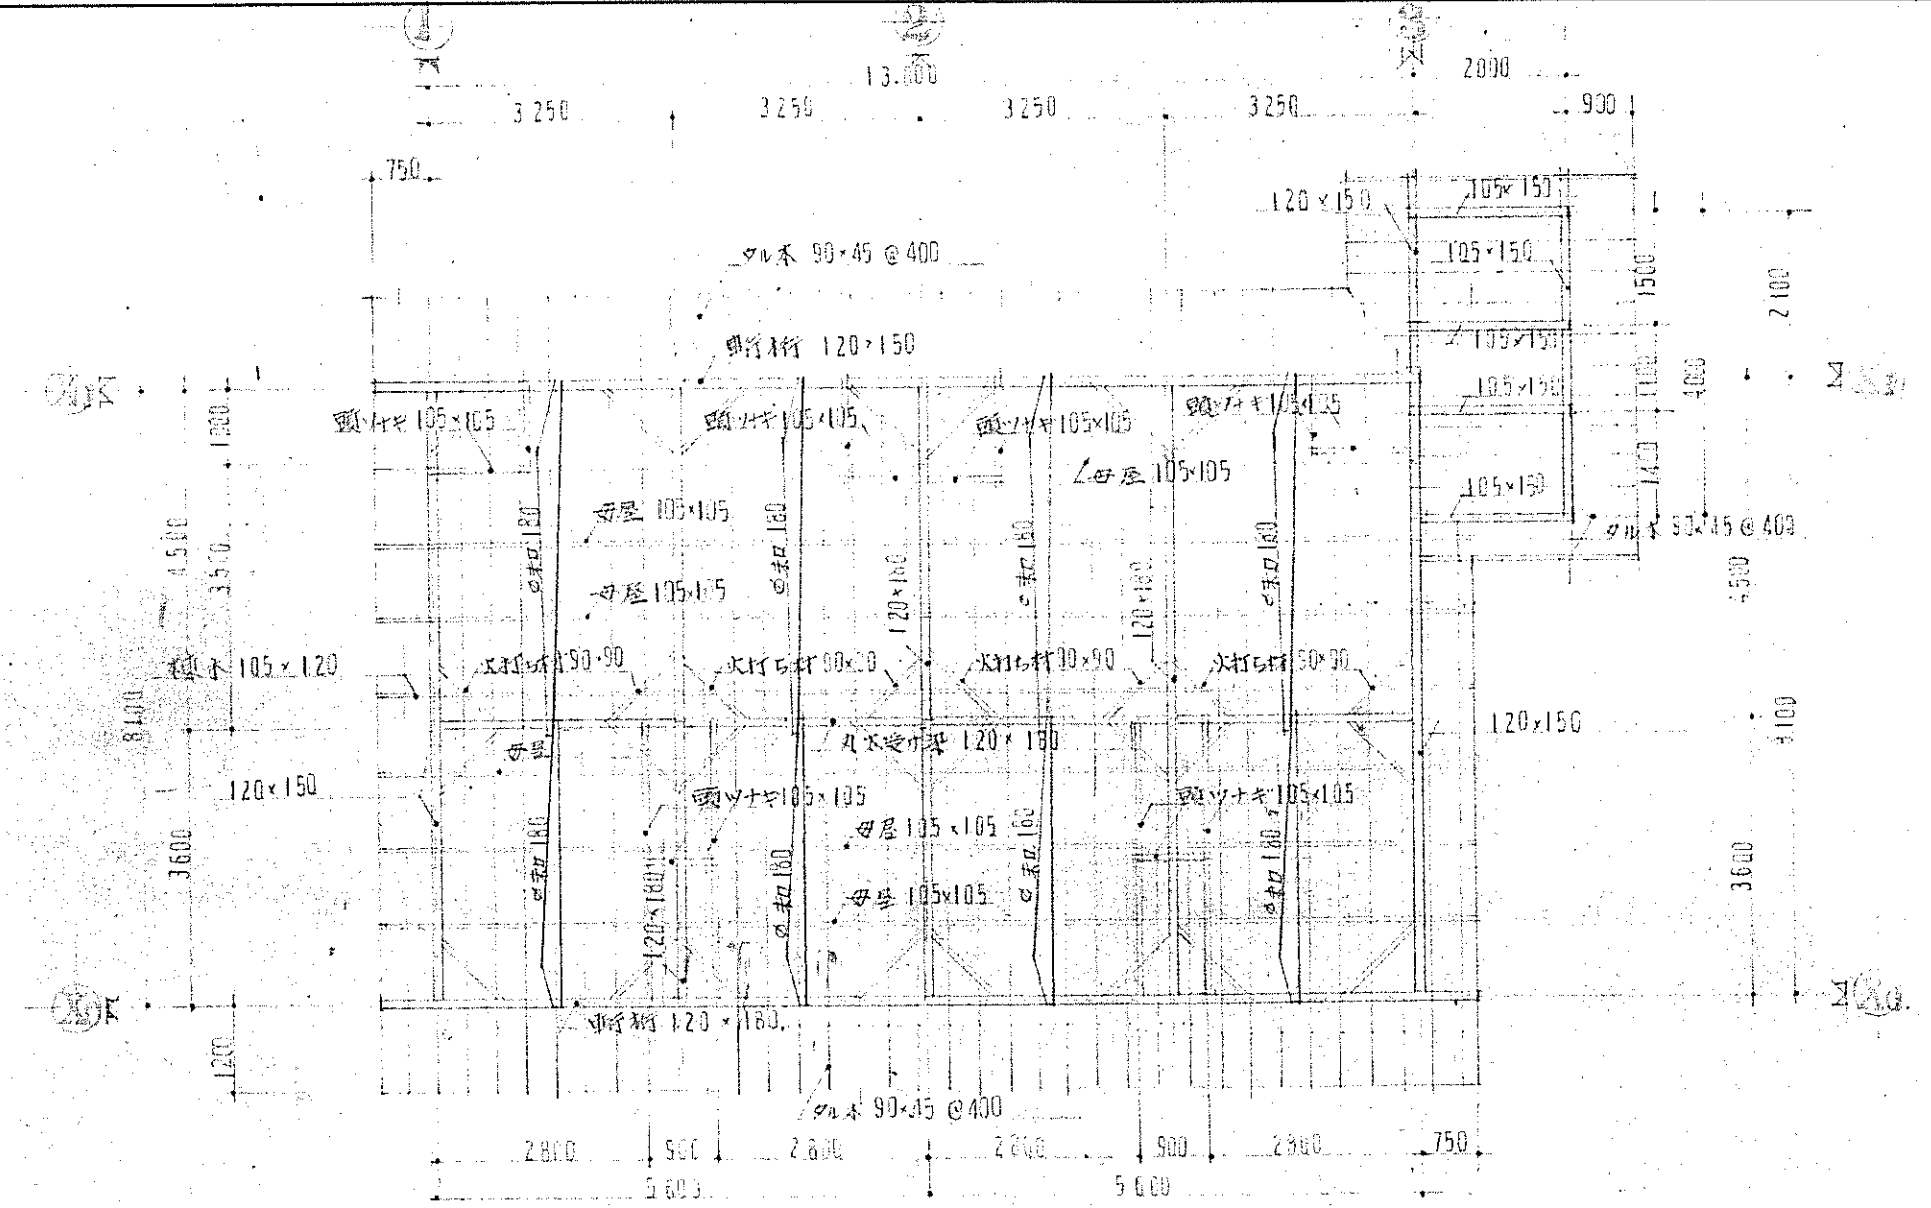


平面図 1/100

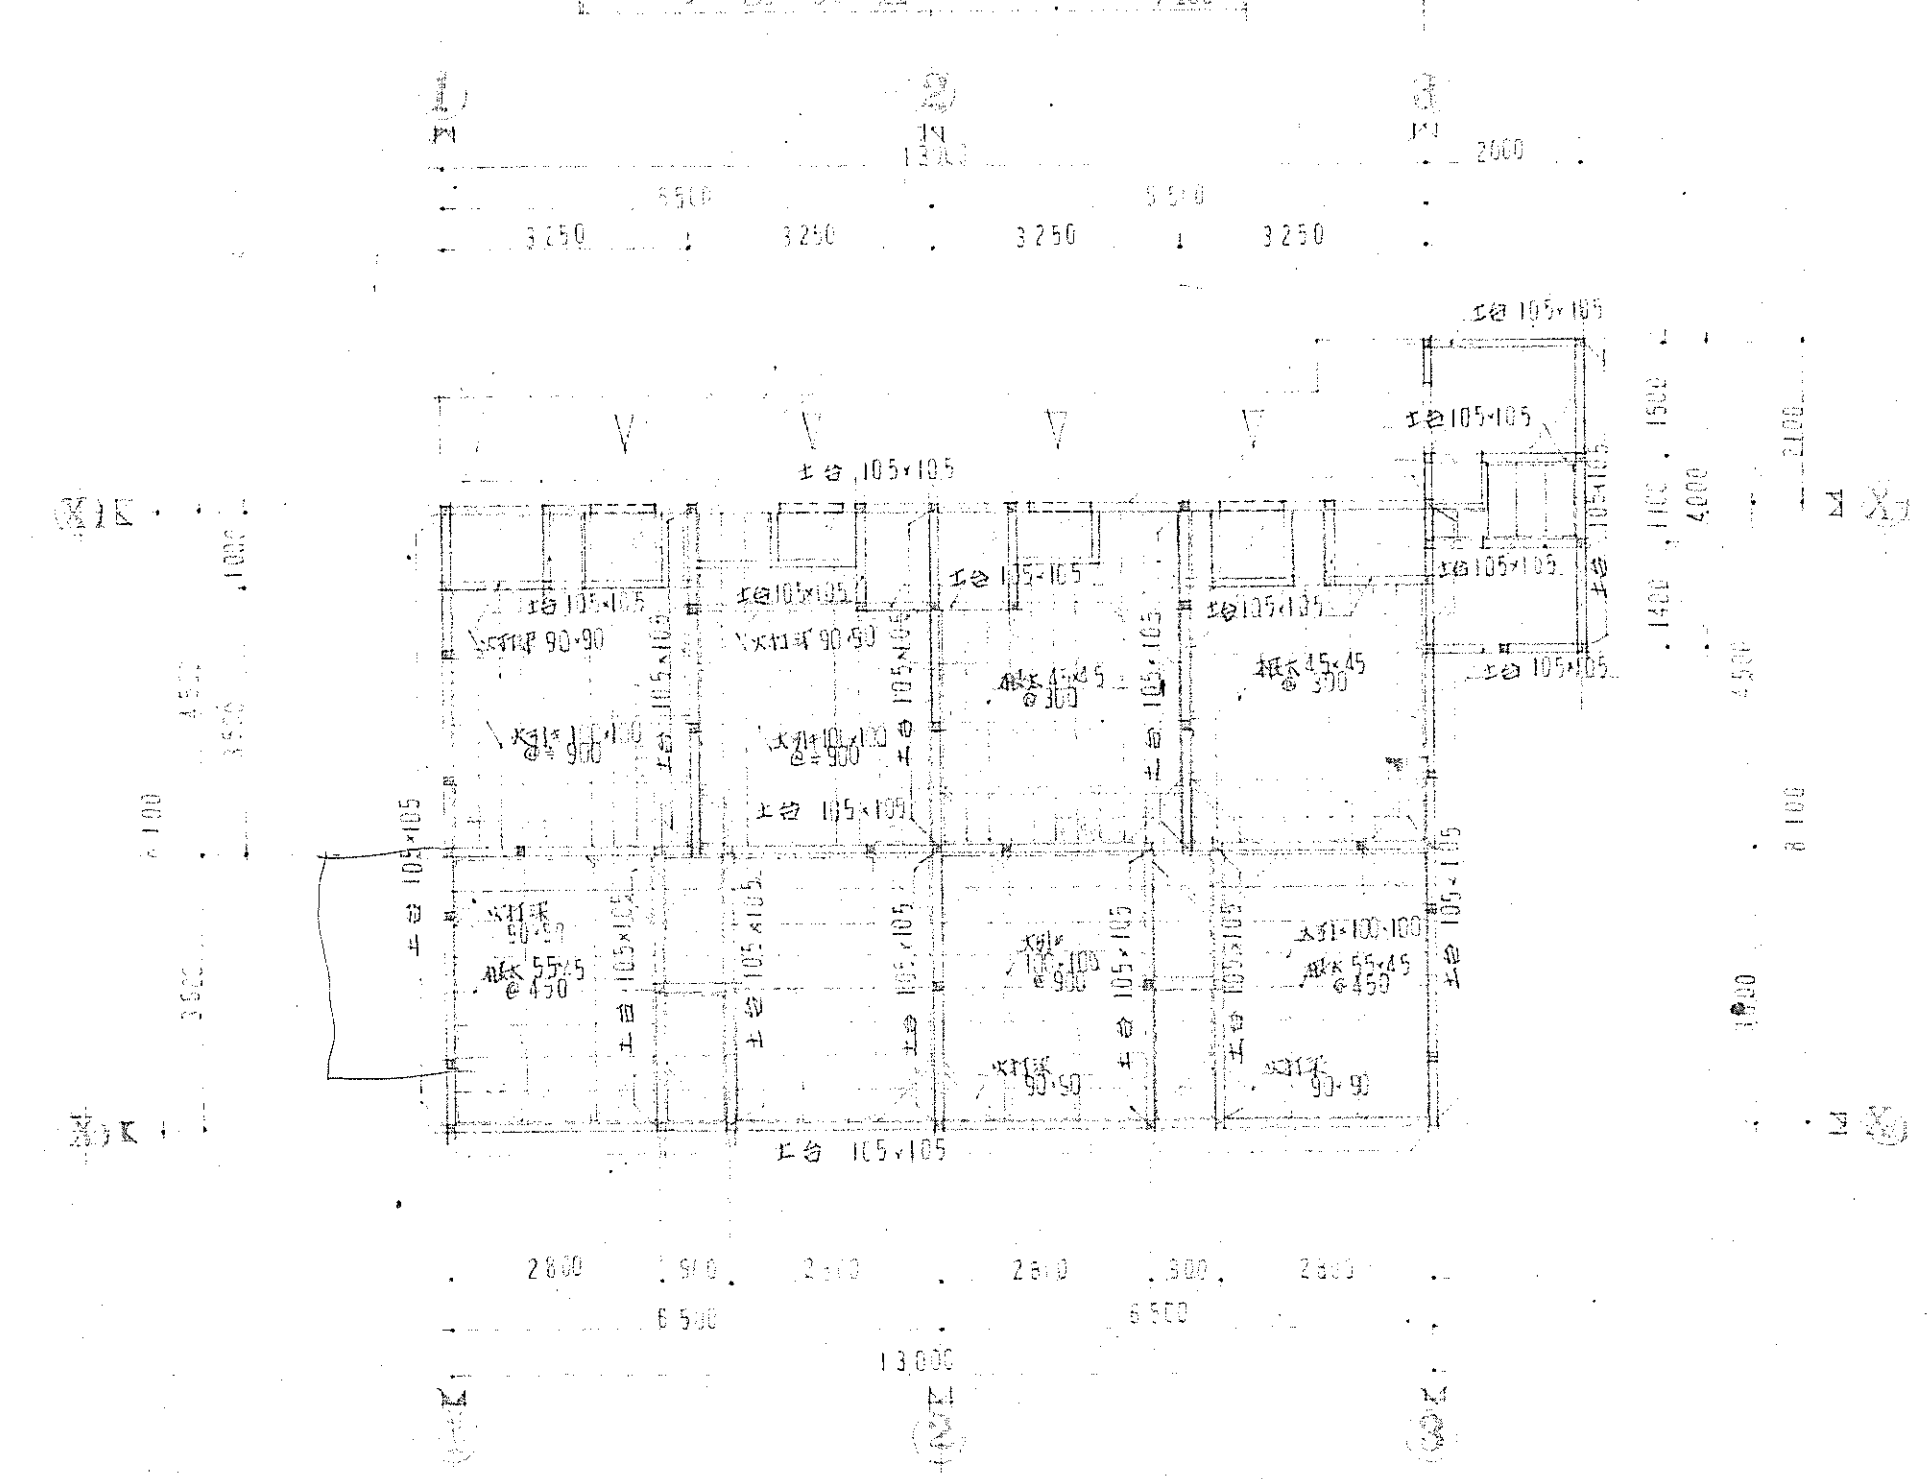


平面図 1/100

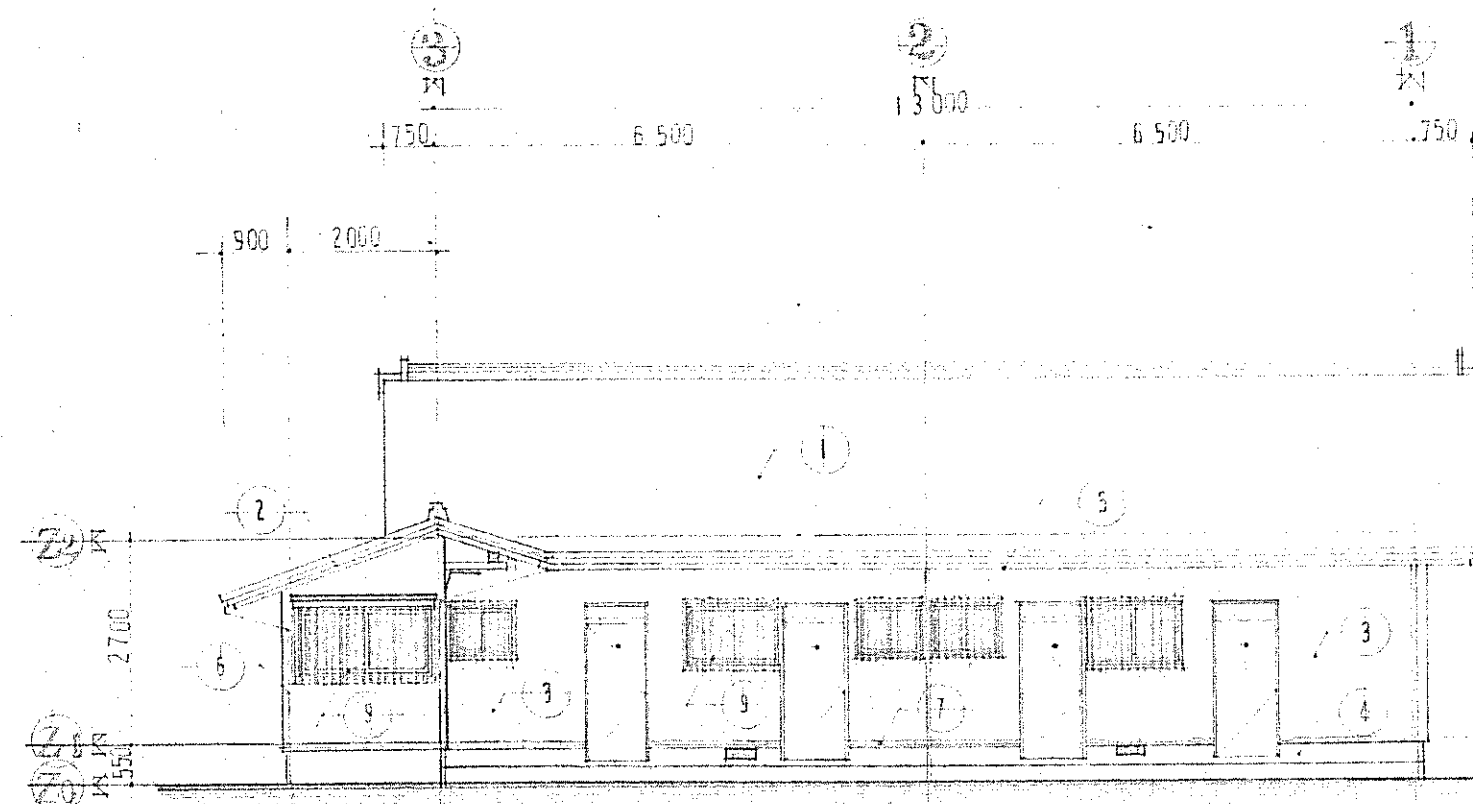


北面 立面図 1/100

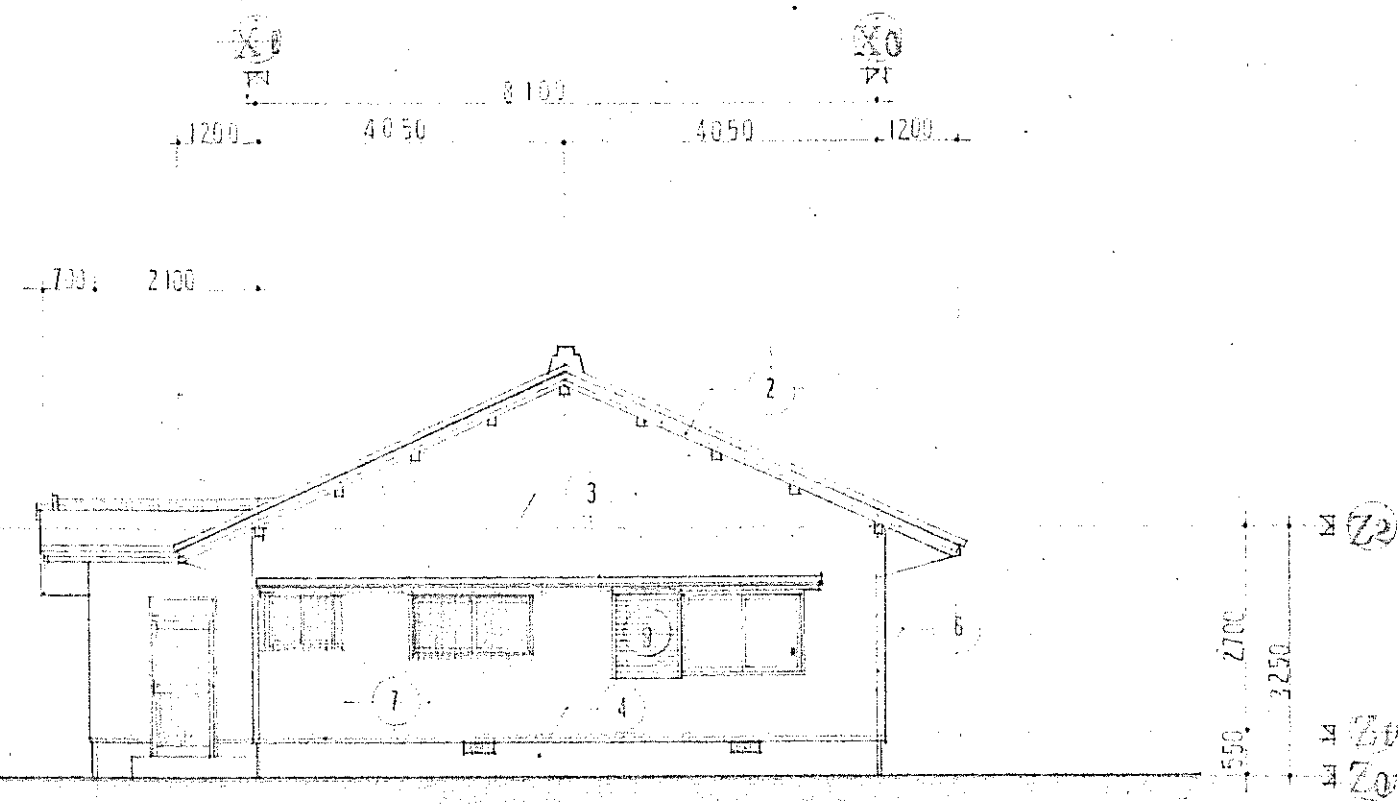

西面 立面図 1/100

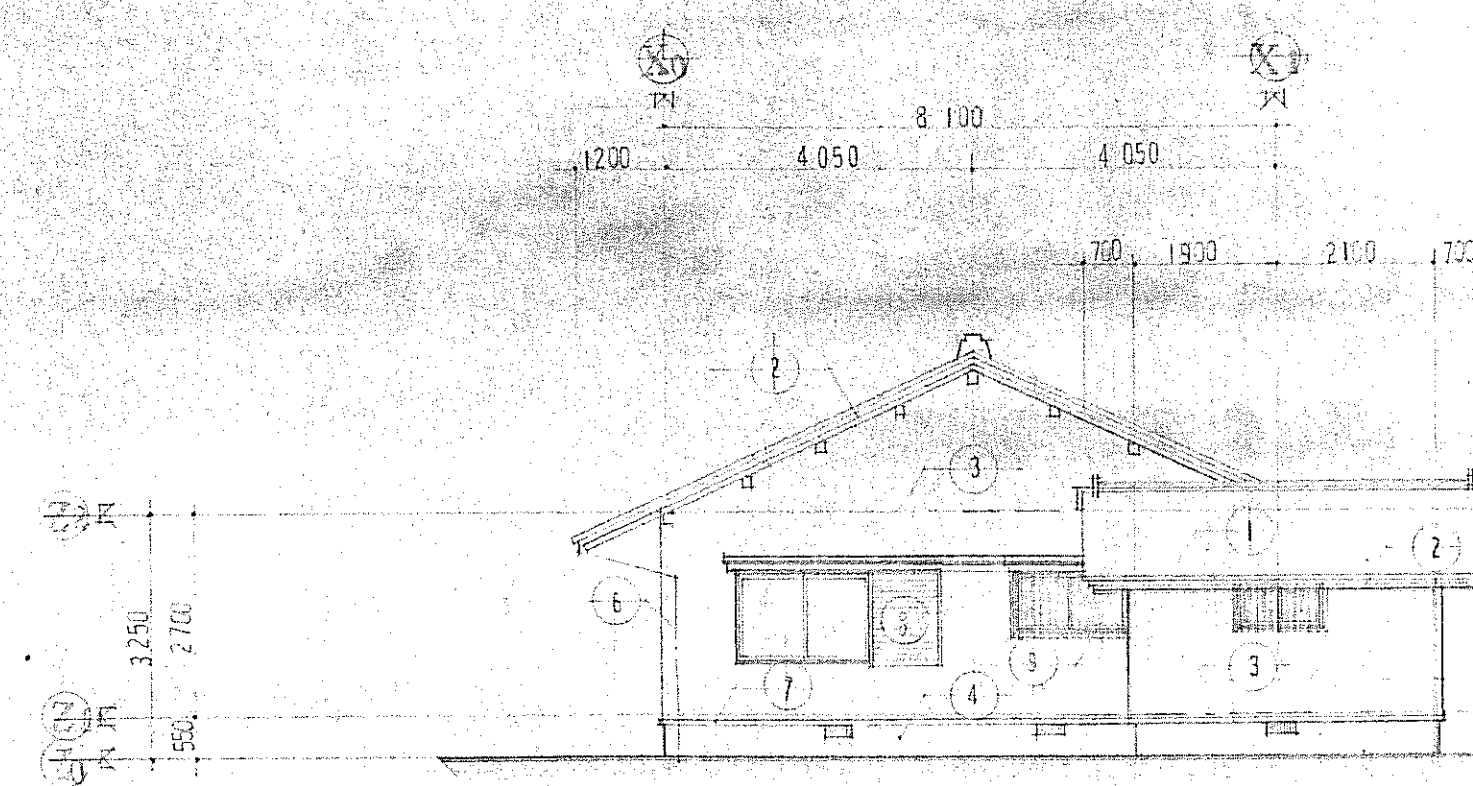


東面 立面図 1/100

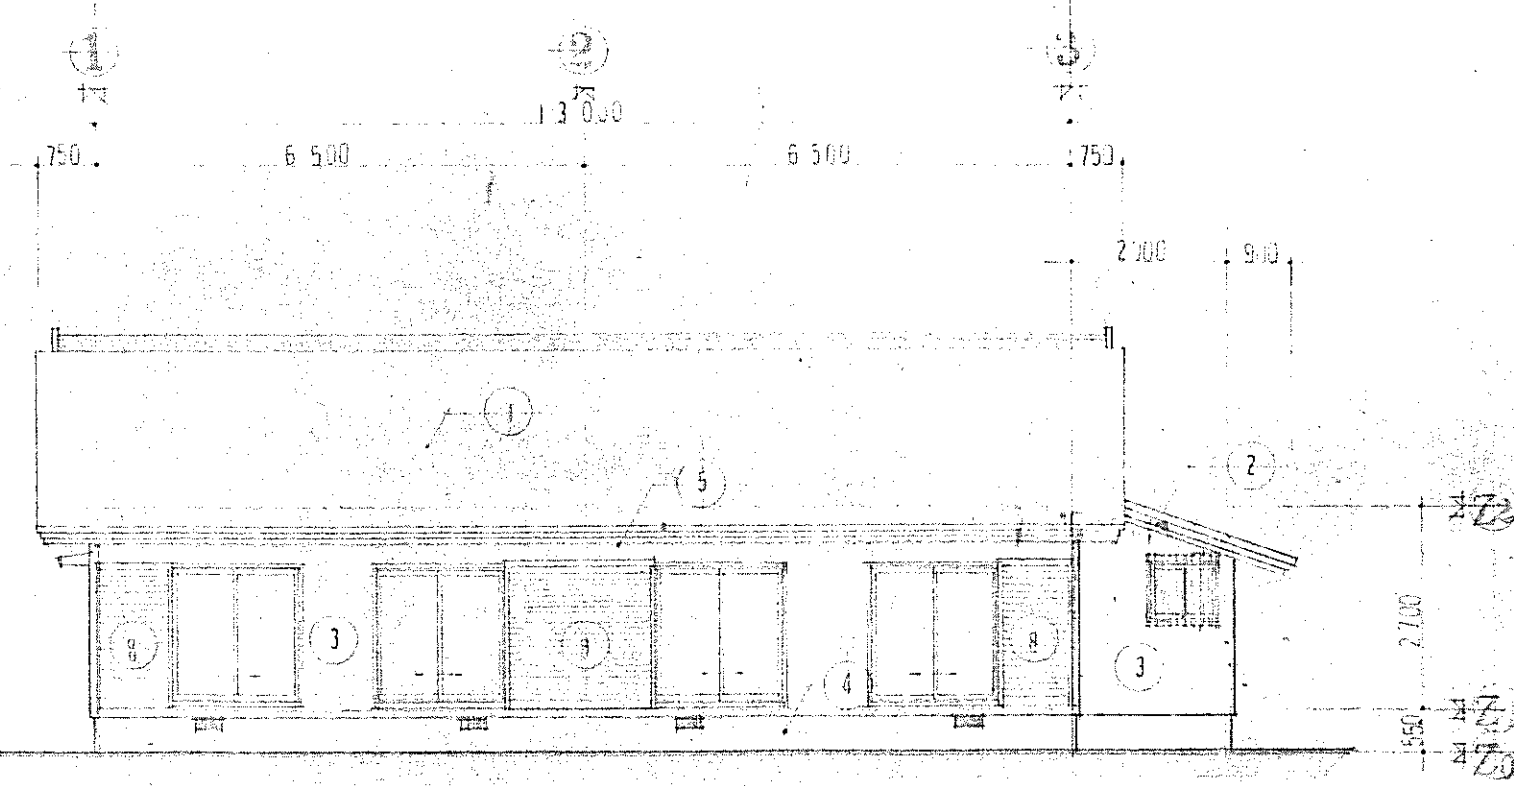


南面 立面図 1/100


外観仕上表	
1	屋根 焼付瓦 アスファルトファルト 22kg 明地板 135
2	外壁 漆喰 2段 120x30・15x30 キシラゴ-11xリ
3	吹付タイル スチール板 アスファルトファルト 22kg モルタル利毛引キ
4	根付コンクリート面 モルタル利毛引キ
5	軒樋 塩ビ 105φ
6	壁樋 塩ビ 100φ
7	ステンレス水戸 0.8mm 75x45
8	戸袋 ホームサシカラー 種板取リ
9	格子 45x30 0.60 キシラゴ-11xリ

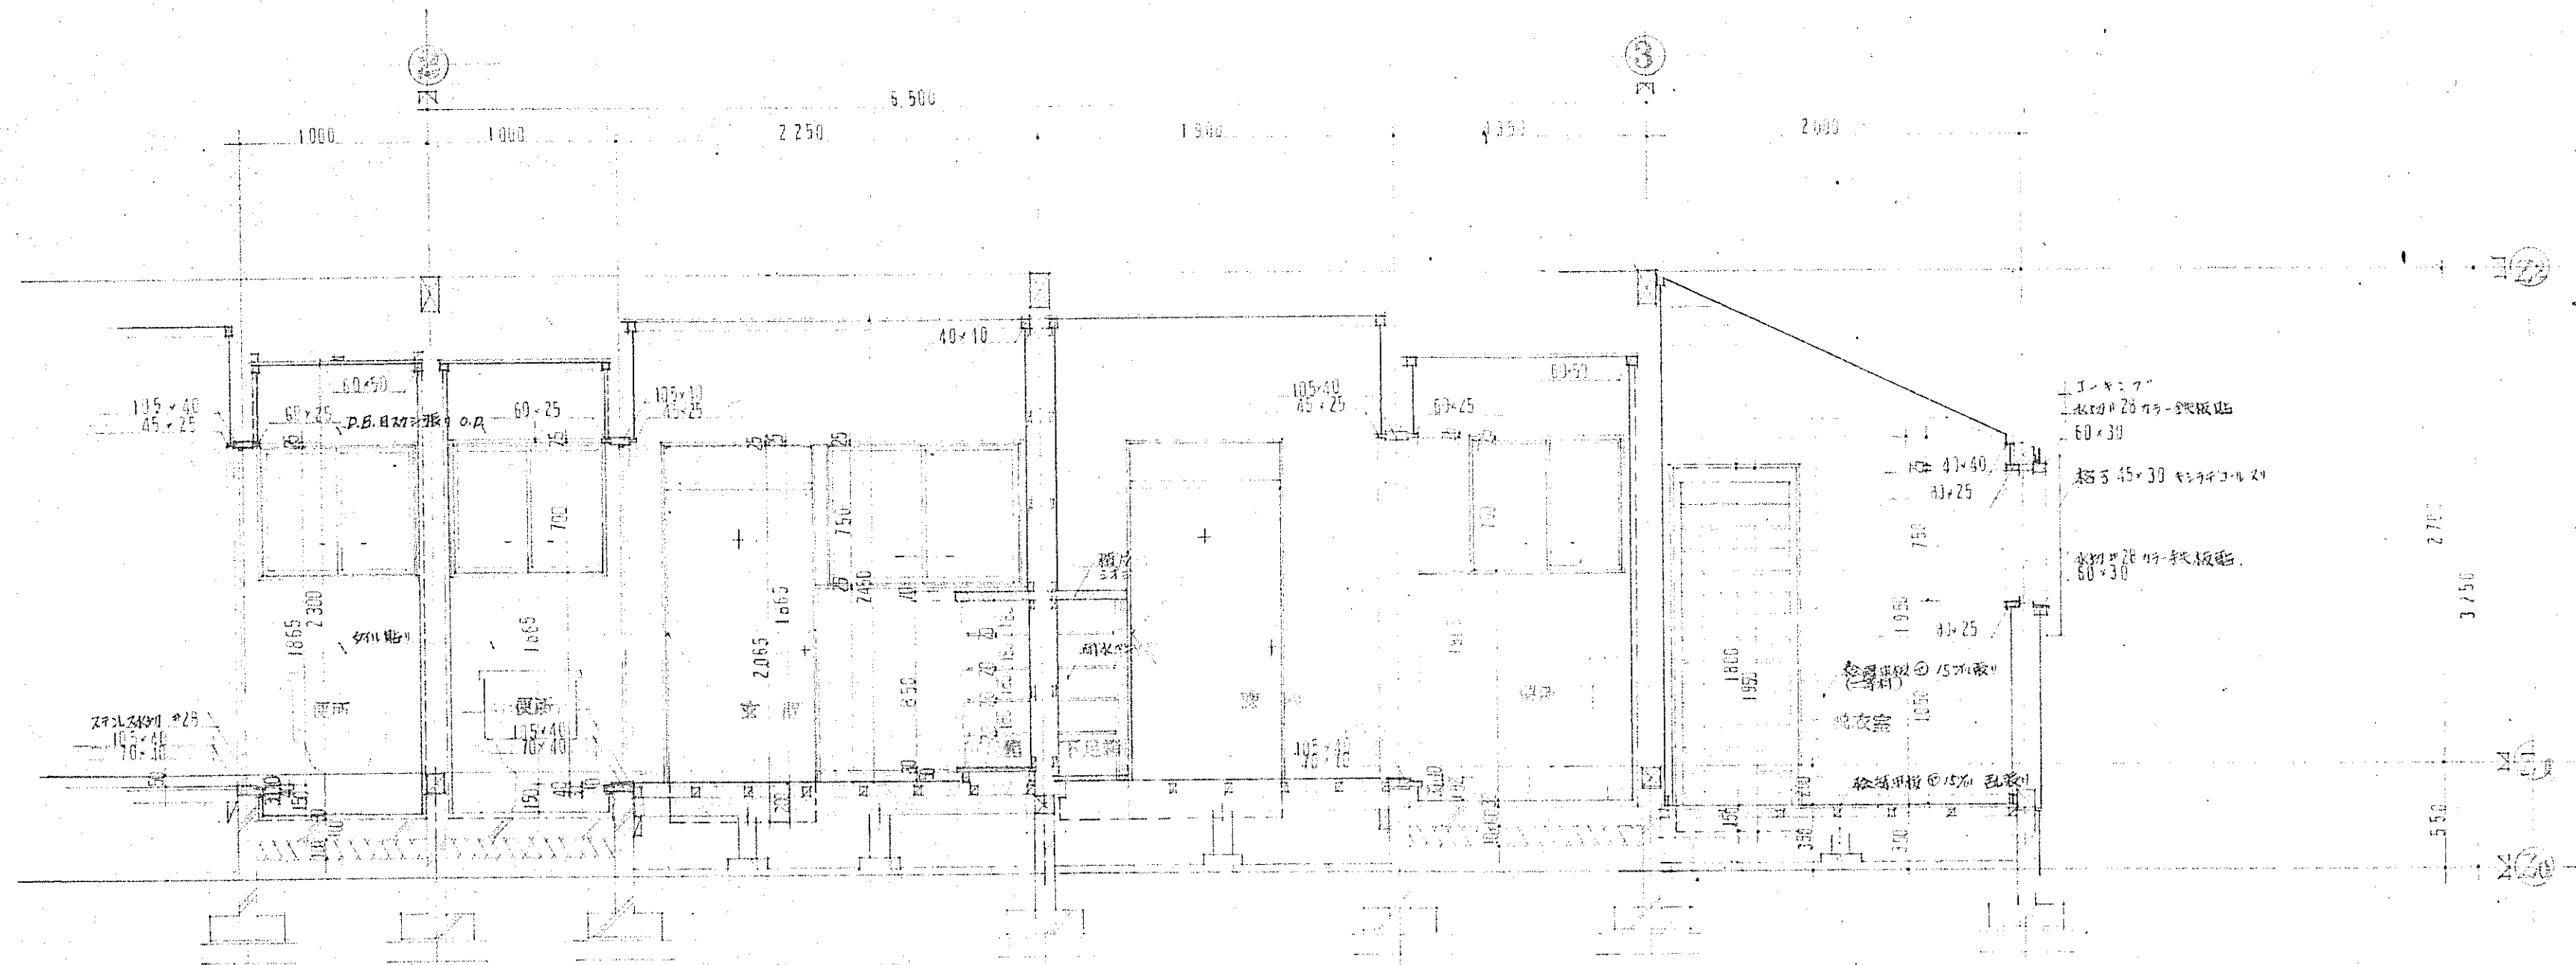


①-① 断面図 1/80

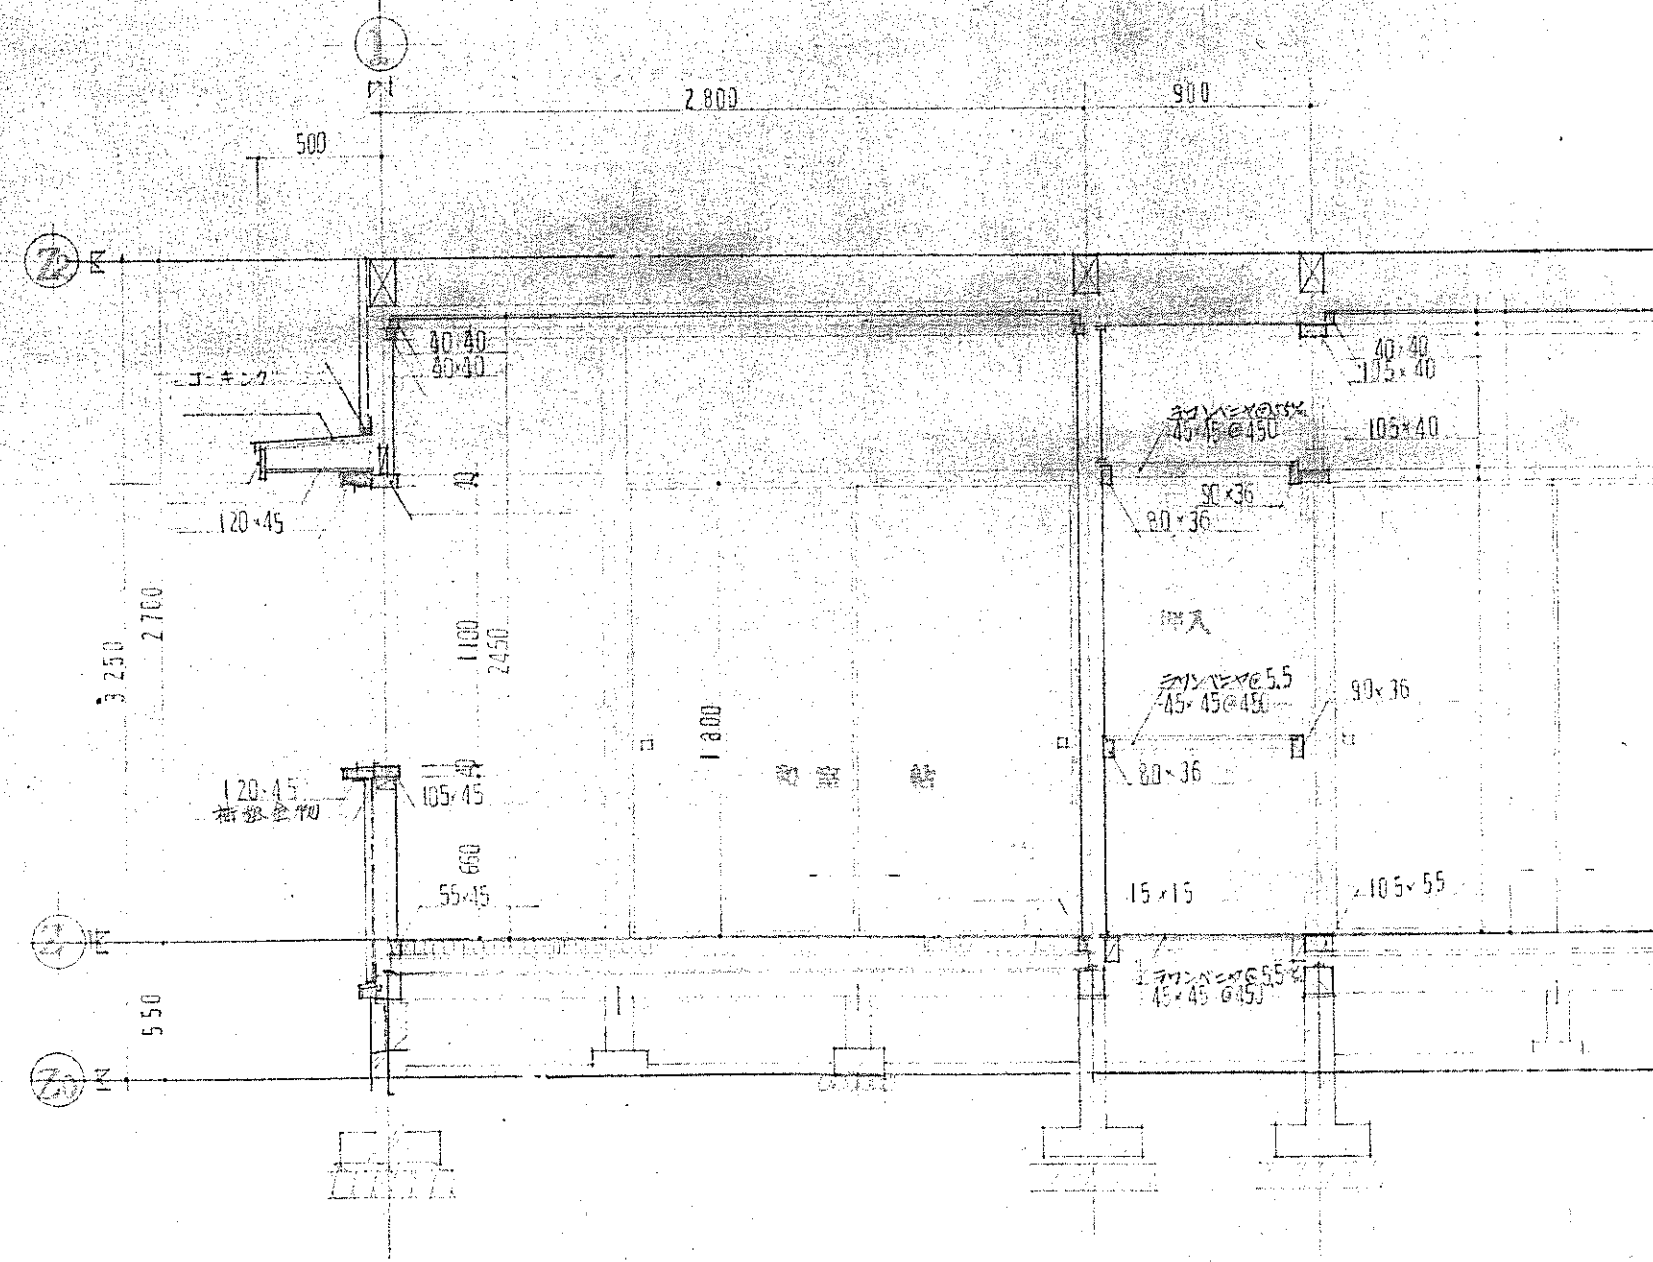


②-② 断面図 1/80

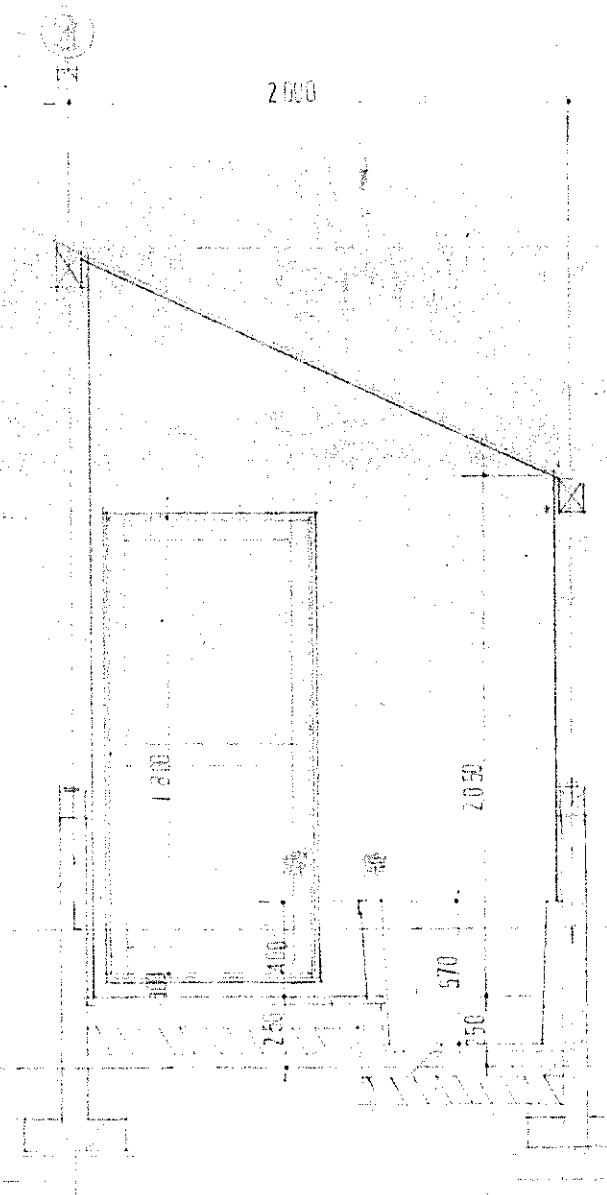

③-③ 断面図 1/80




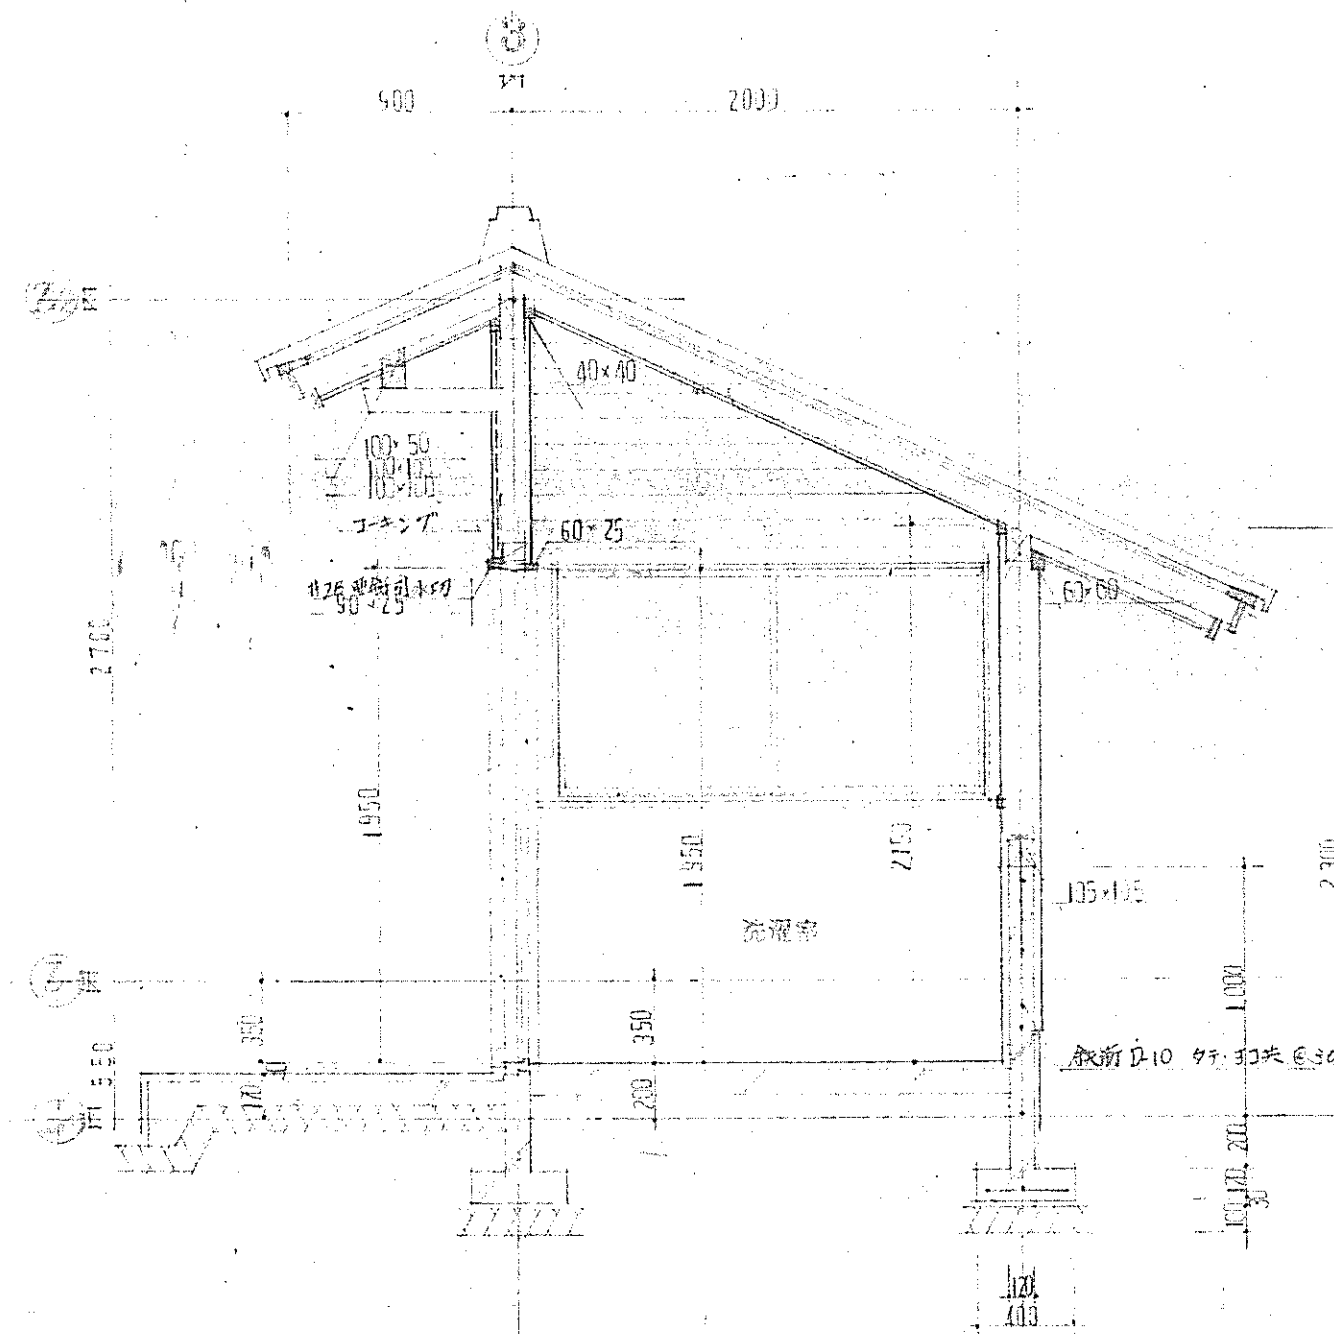


④-④ 断面図 1/80

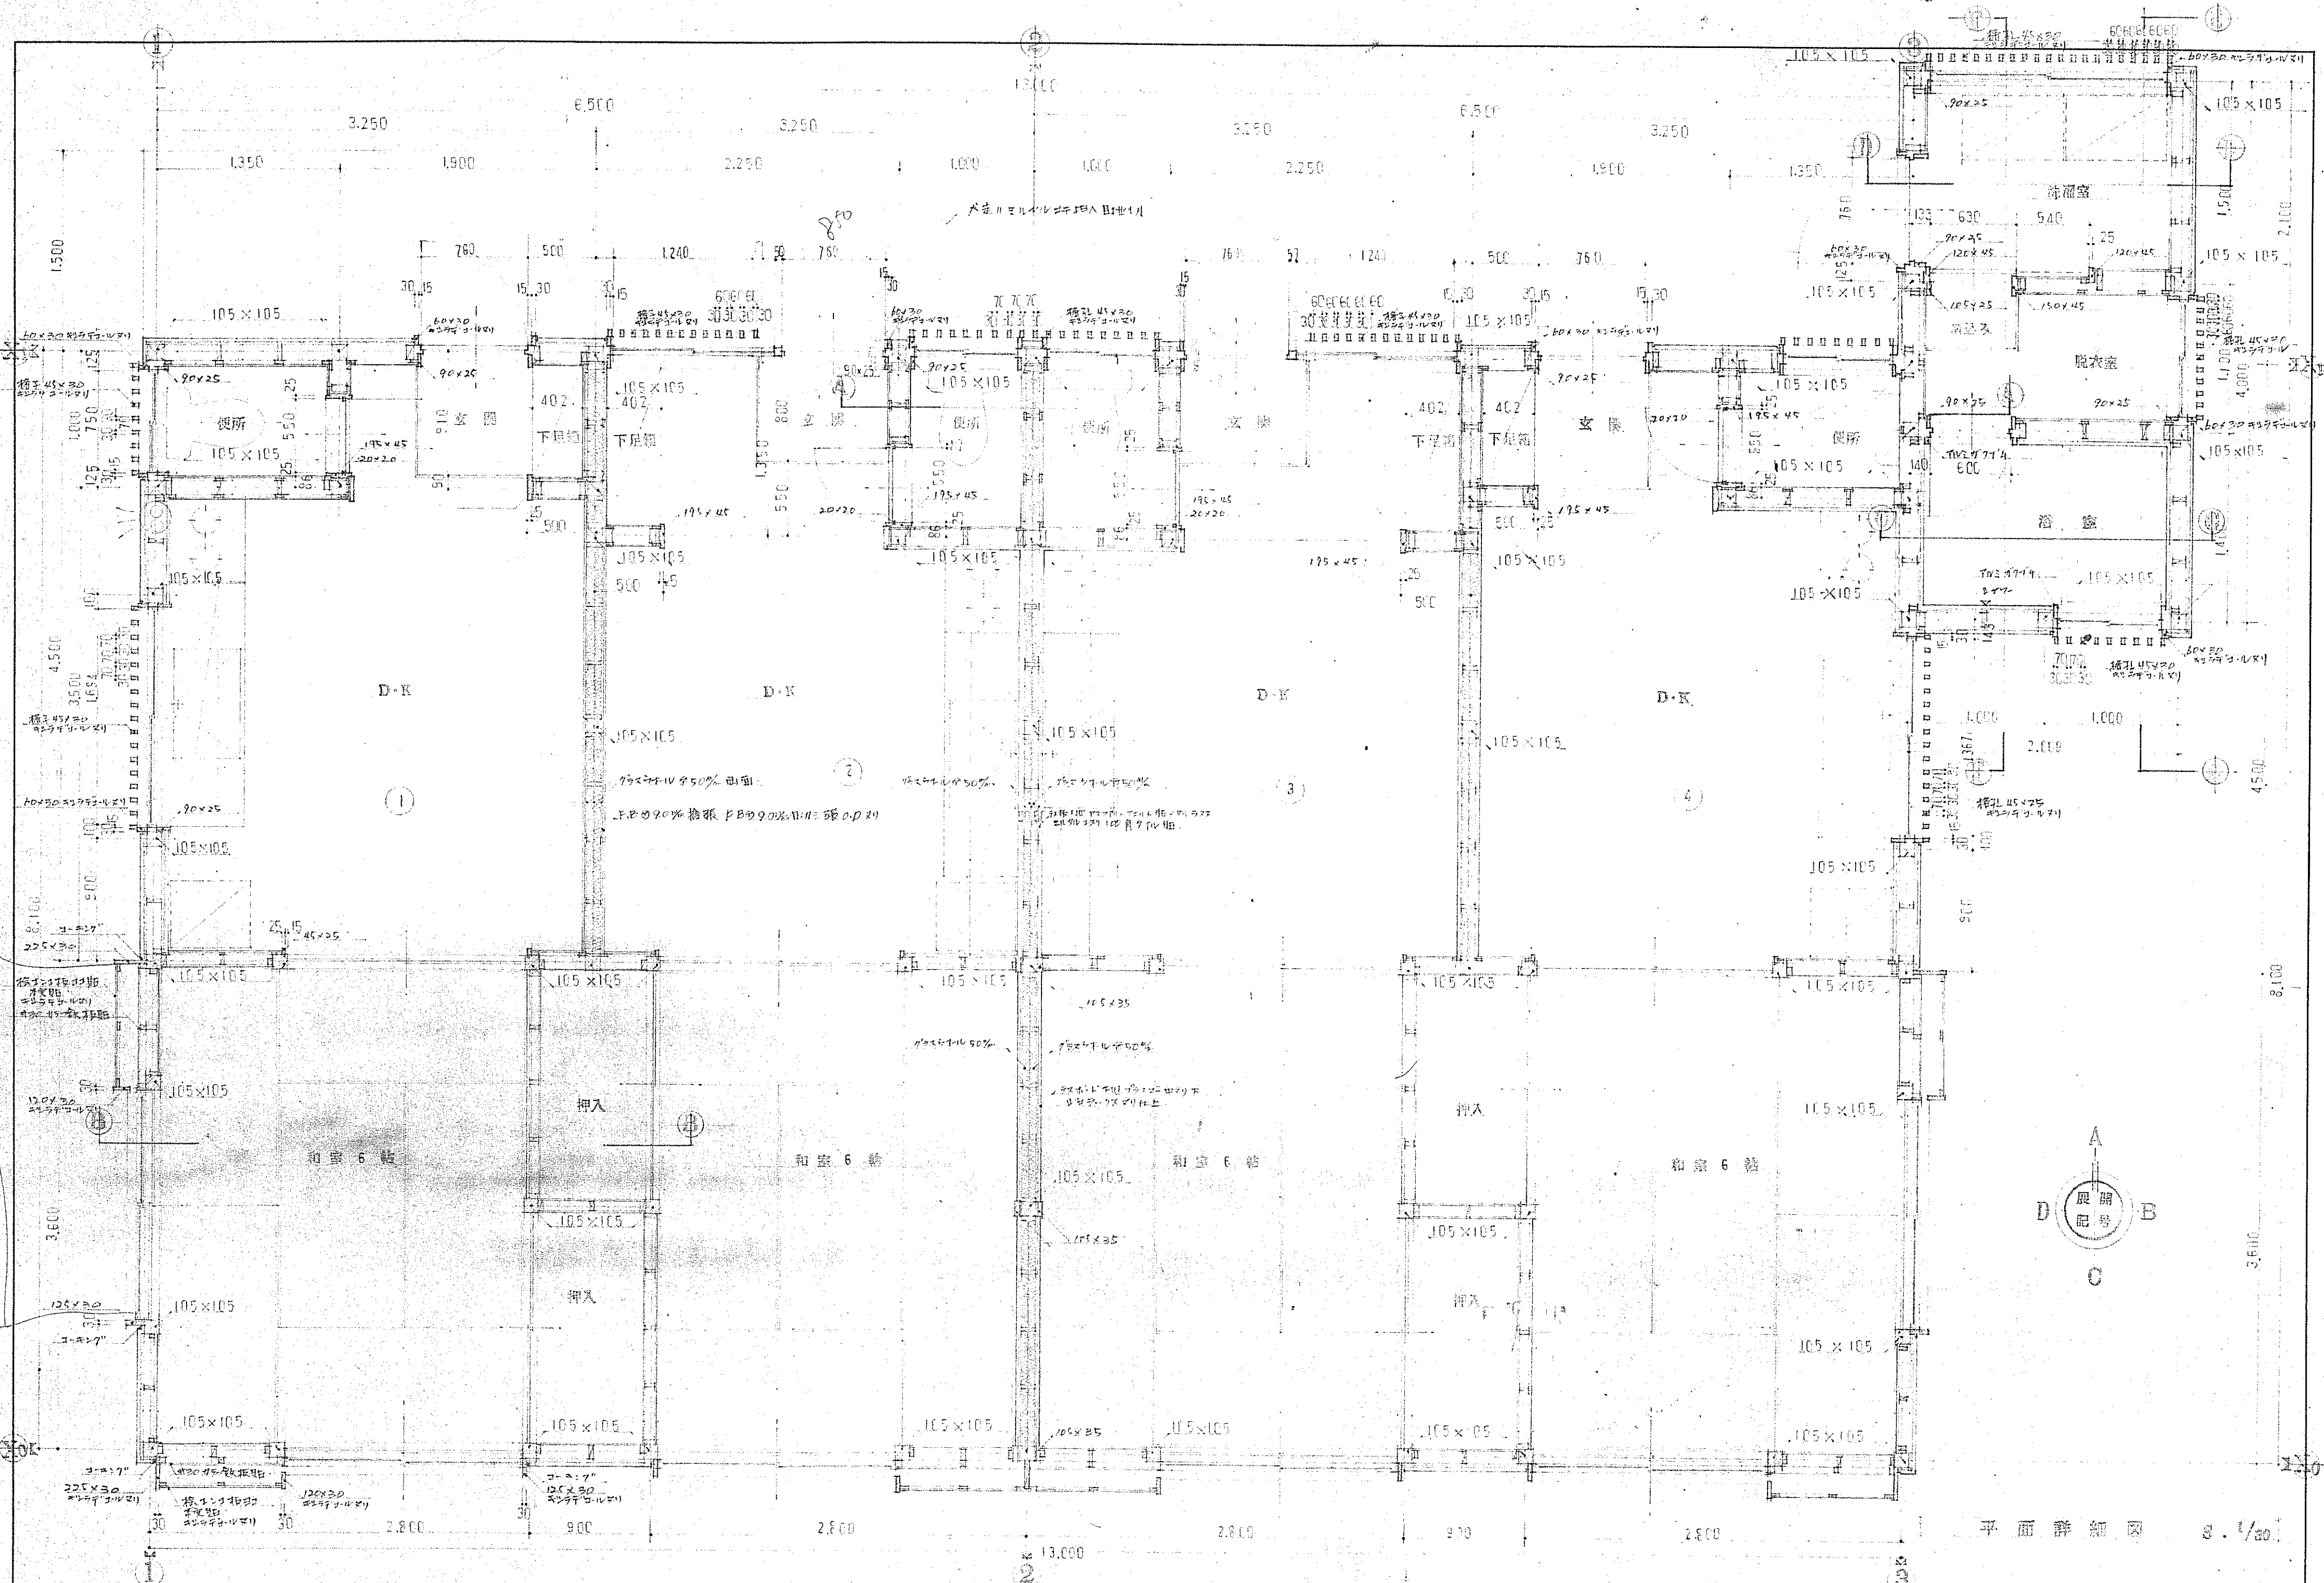


平面詳細図 2.1/30

設計	年月日	高知市本町5丁目2番13号 TEL(代)(25)-3300	検取	担当	工事名	図面名称	縮尺	図面番号
訂正	年月日	一級建築士登録 45637 西川 貞雄			新築工事	平面詳細図	1/30	- 7

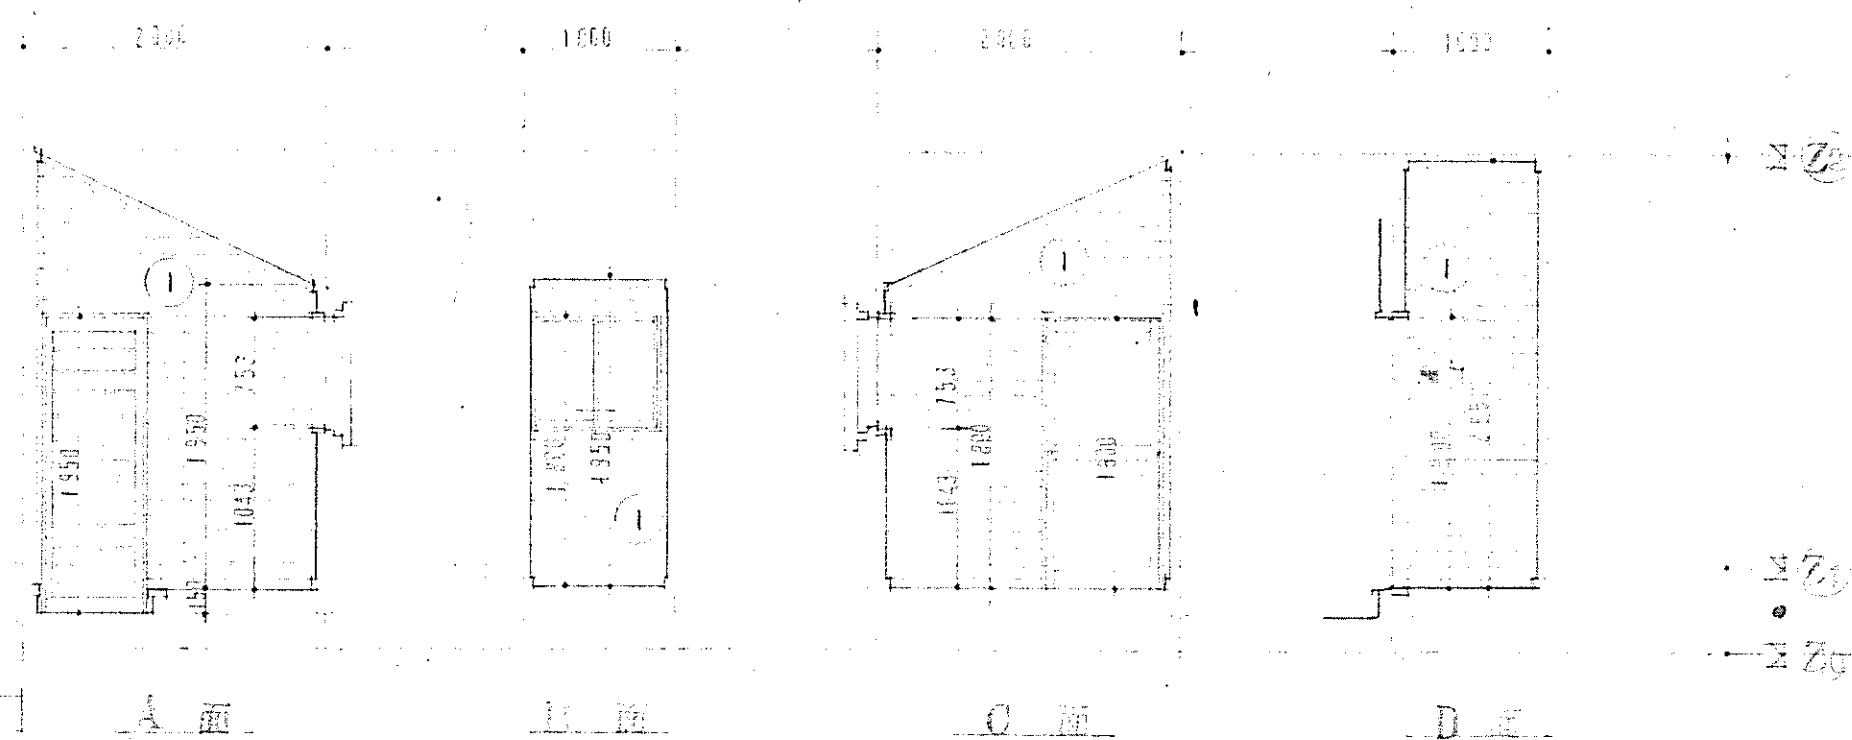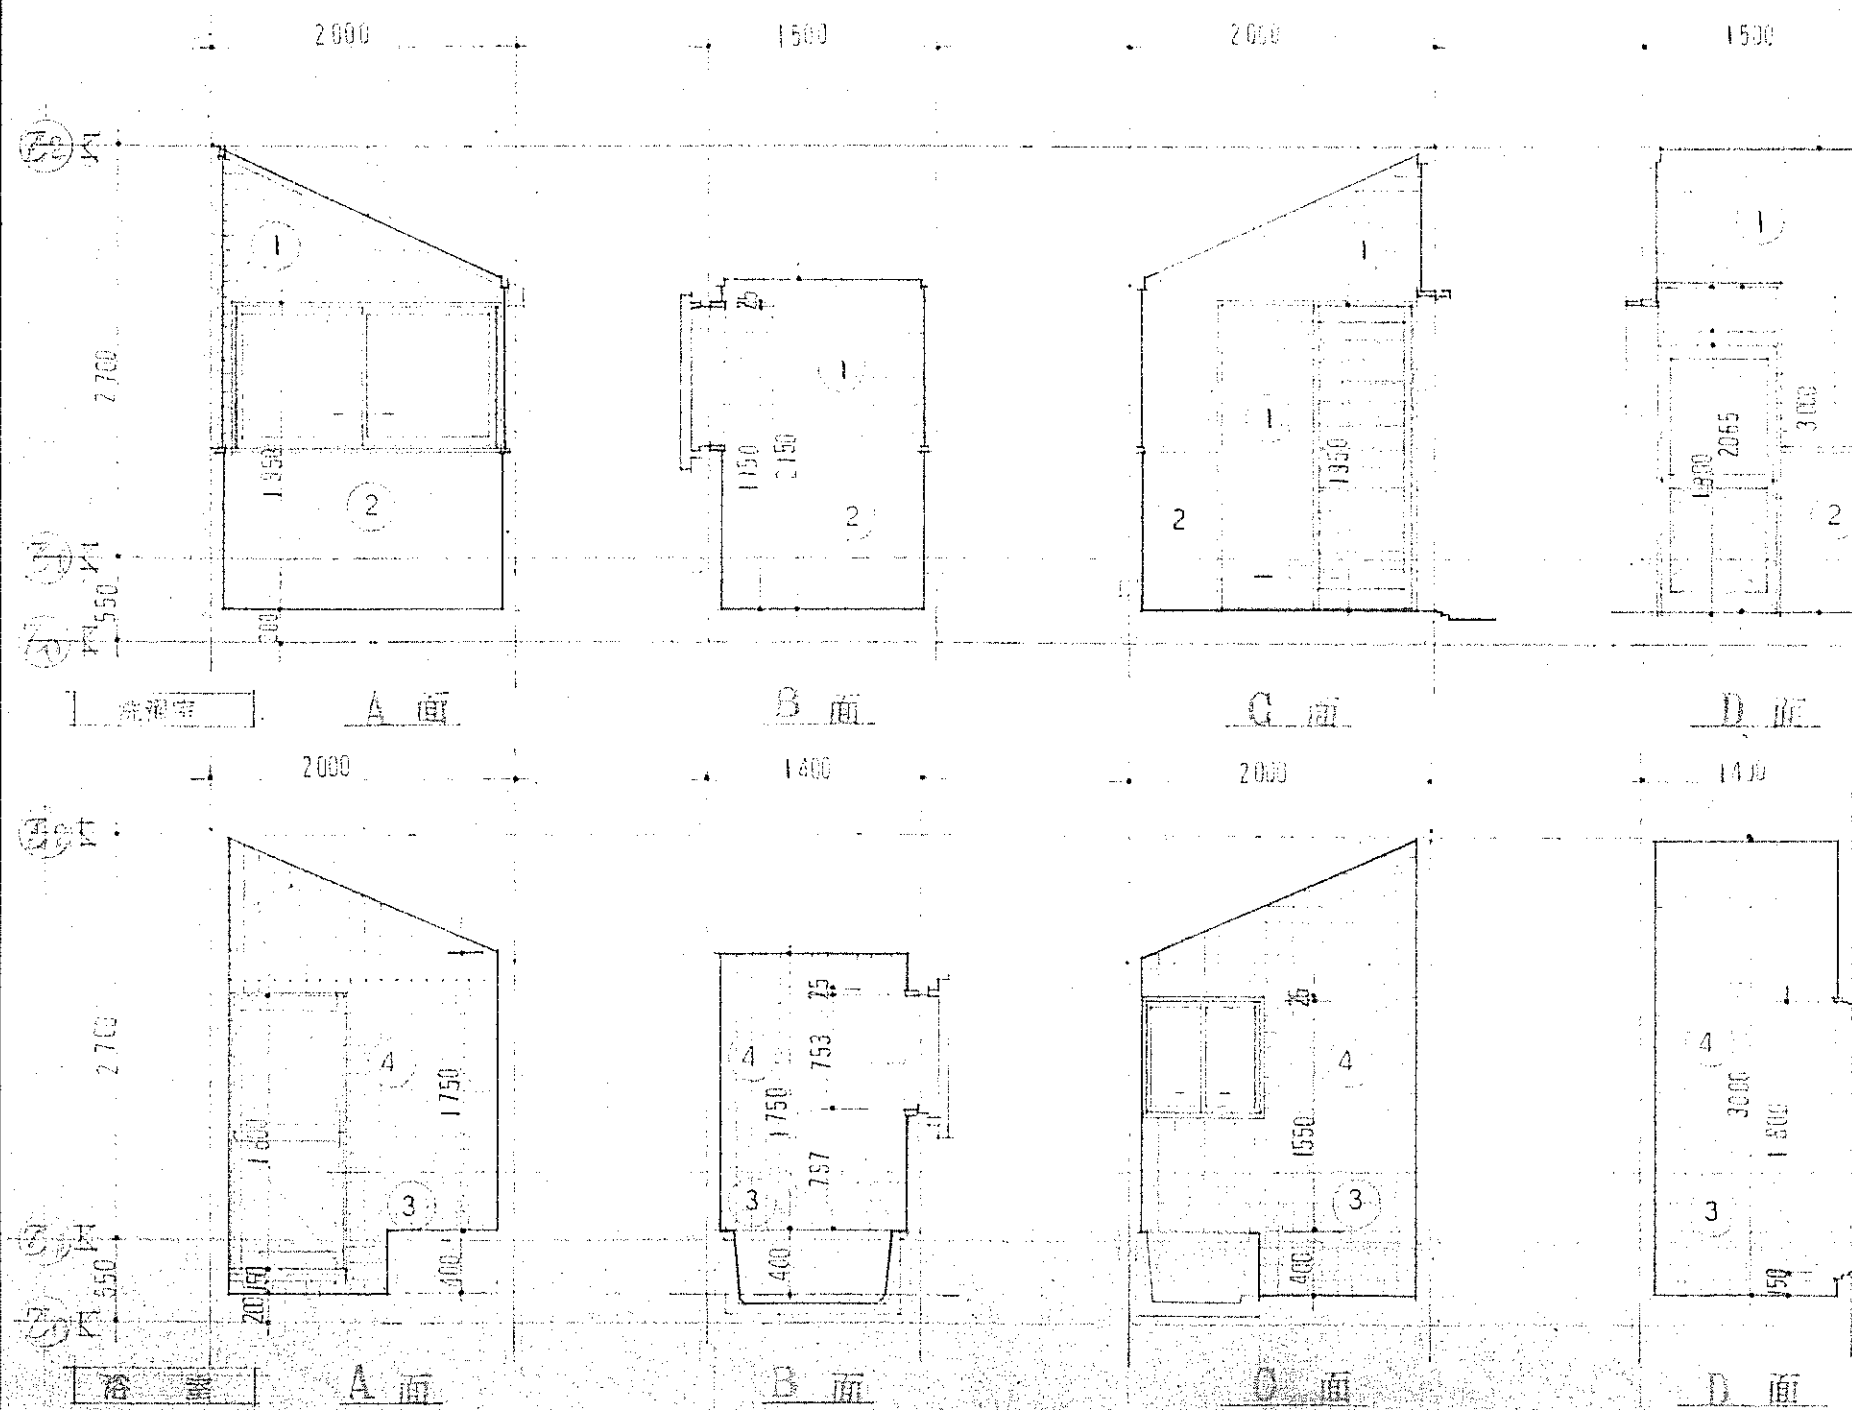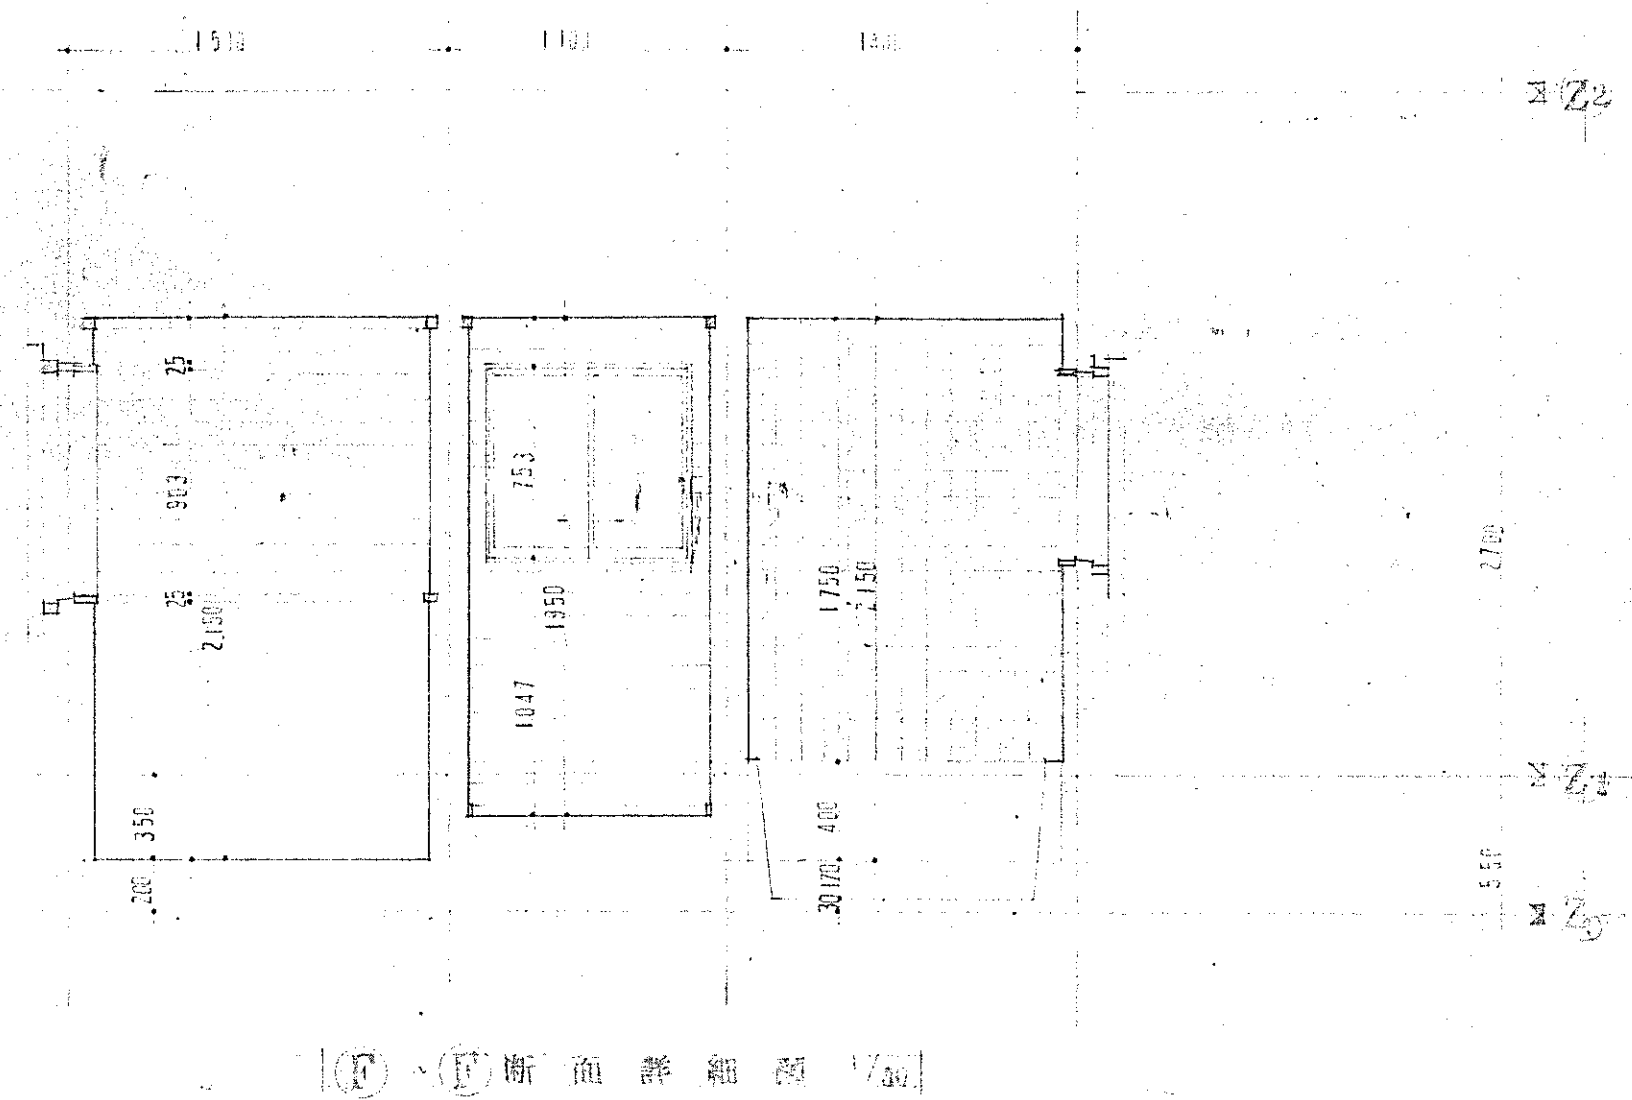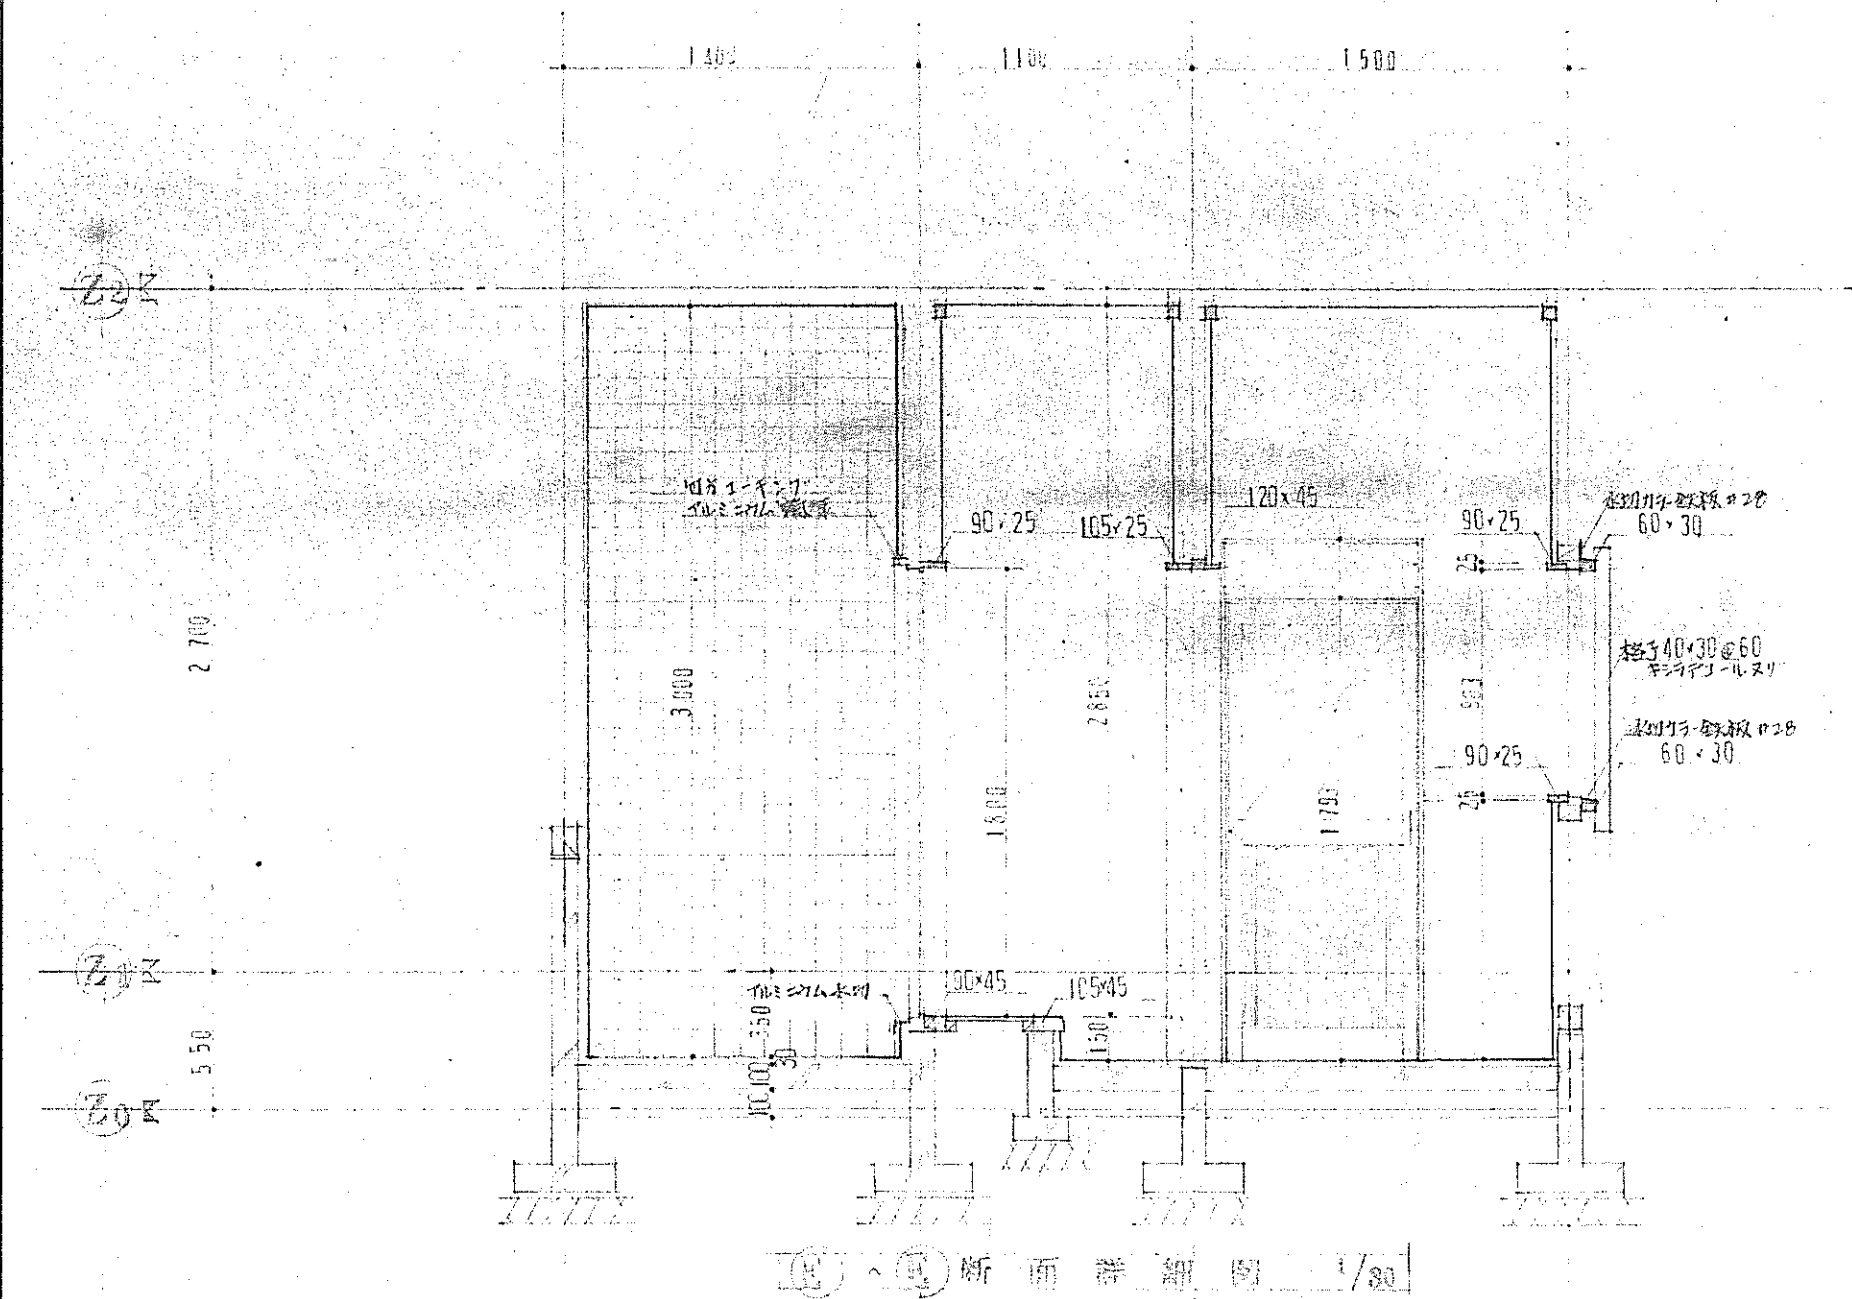



- ① 桧板巾板 13.5% 相欠リ (一等材ヤ90)
- ② ラス板現 アスファルト 20kg マルラス F エルダリコラ押入
- ③ 100前カラータイル (エルダリコラ下地)
- ④ 100前カラータイル (ラス板現 アスファルト 20kg マルラス F エルダリコラ押入)

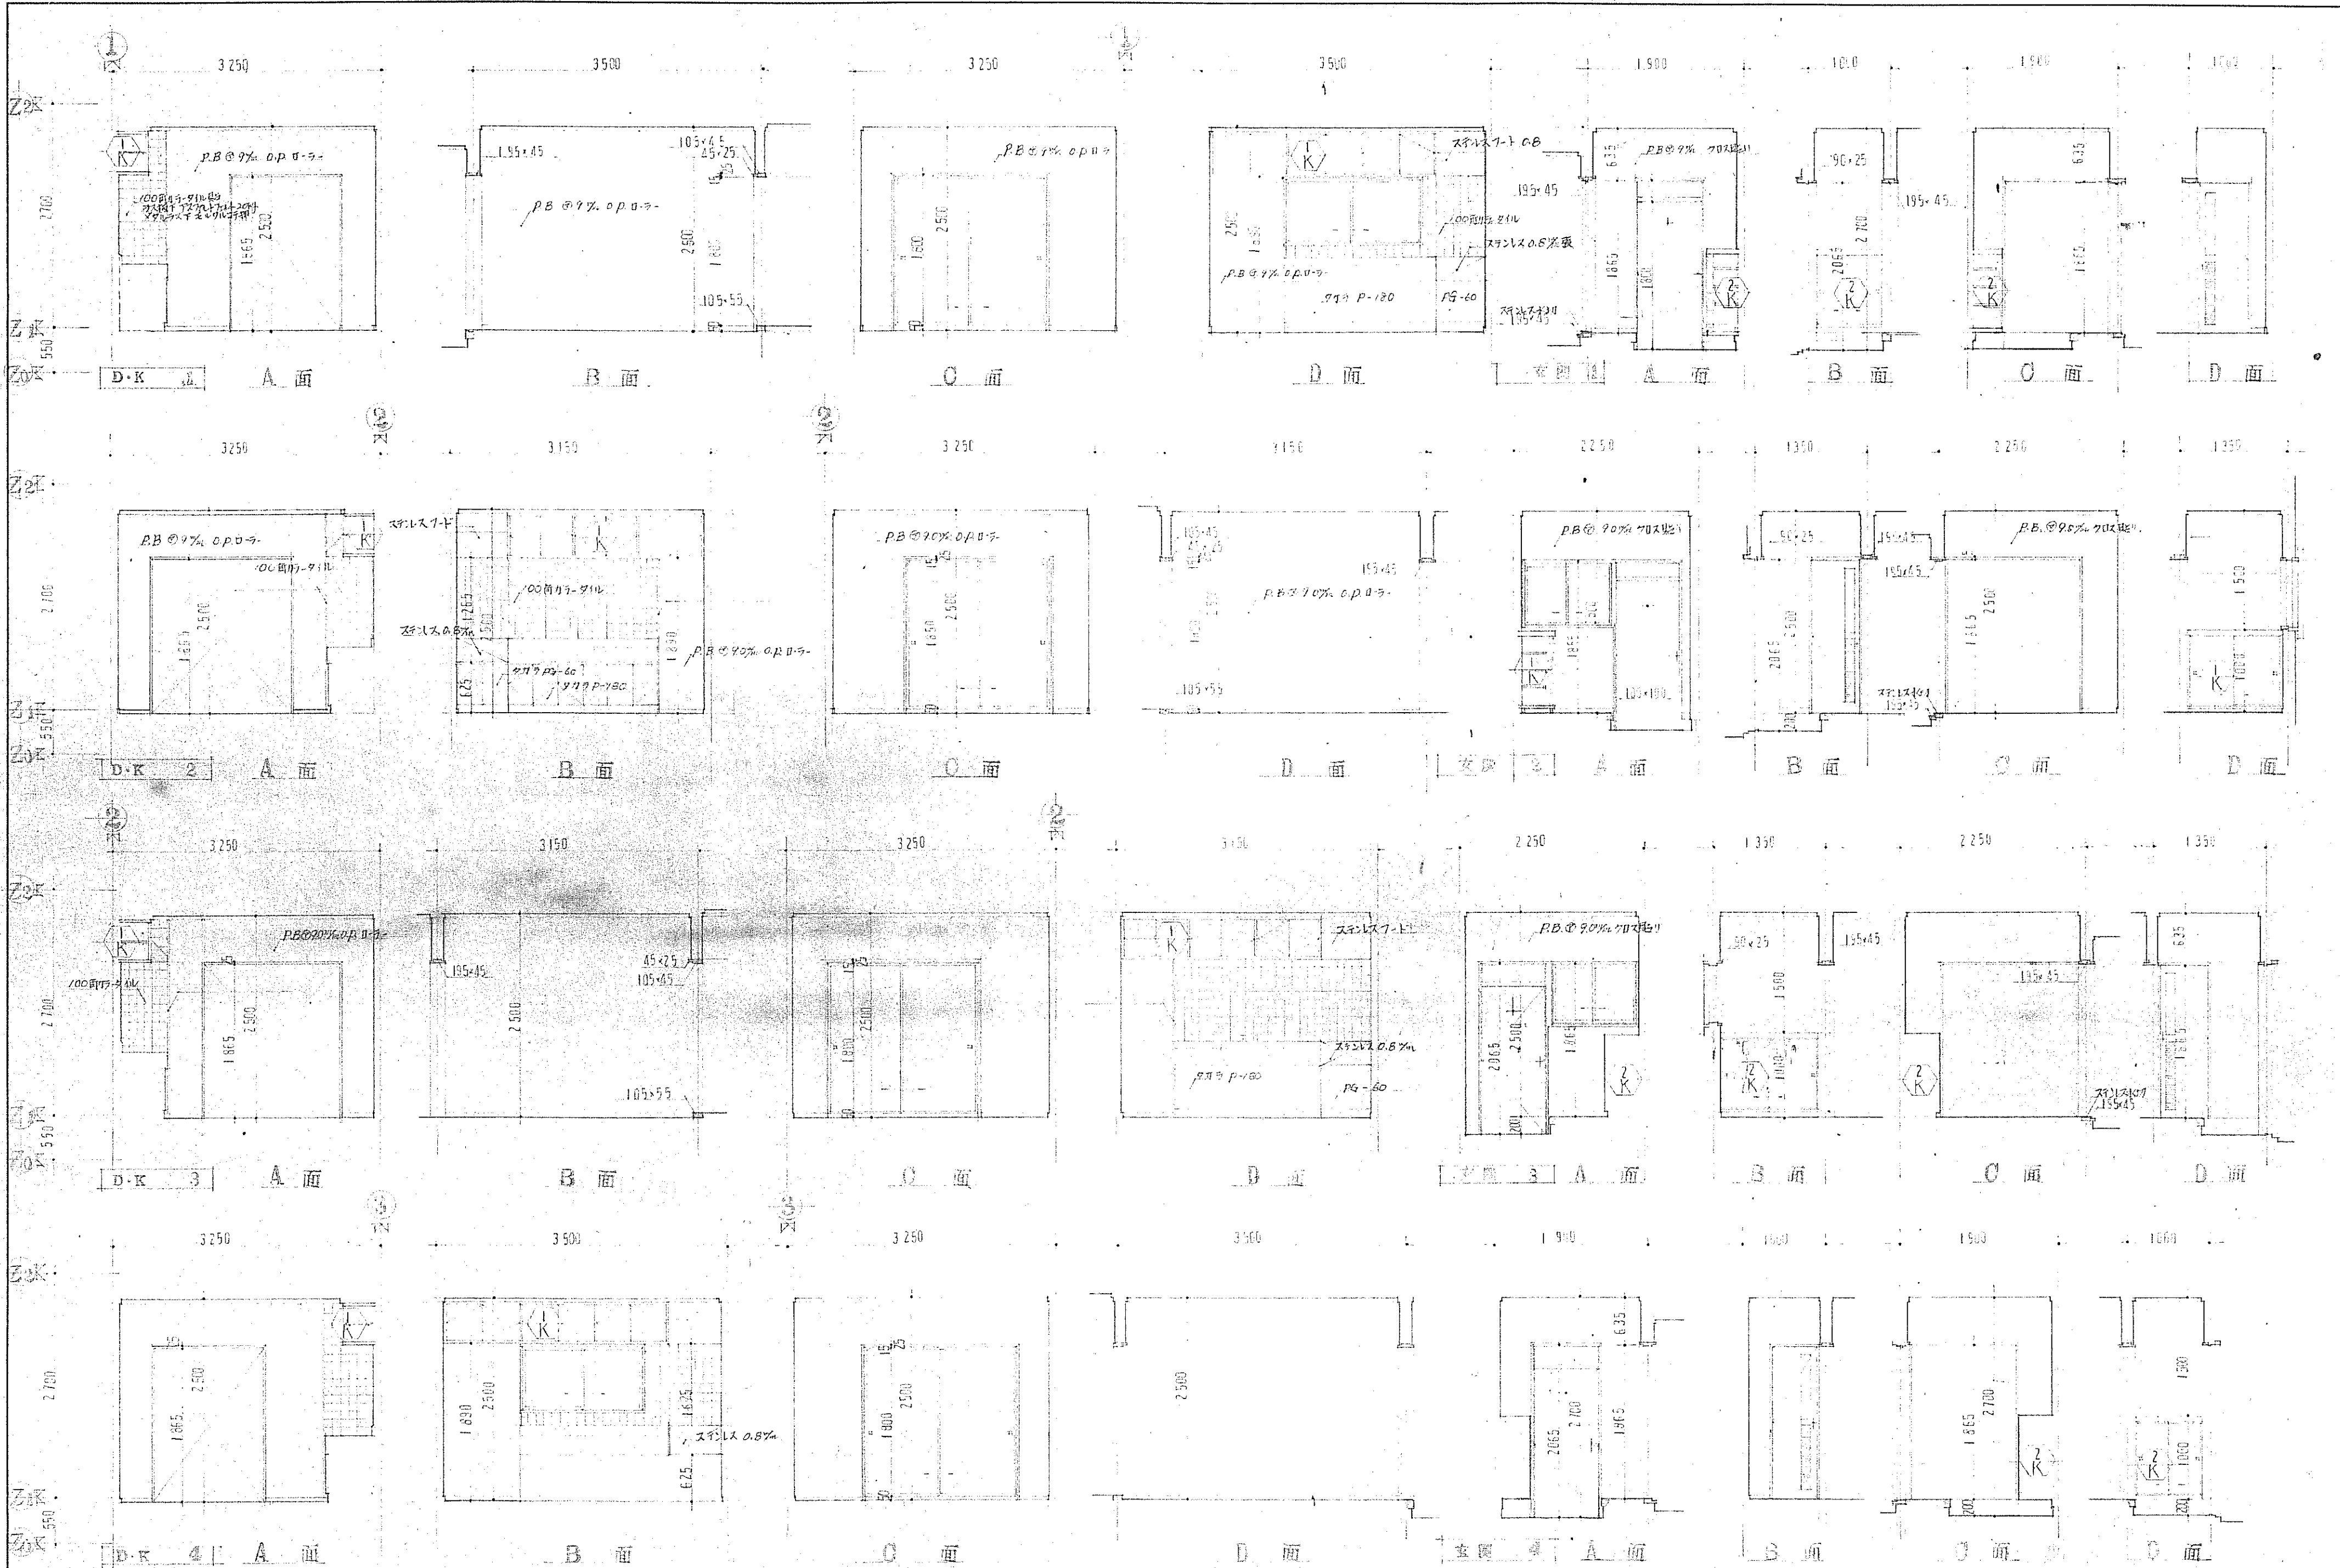

設計	年月日	高知市本町5丁目2番13号 TEL(代)(25)-3300	検収	担当	工事名	図面名称	縮尺	図面番号
訂正	年月日	一級建築士登録 45637 西川 貞雄	検収	担当	新築工事	展開図	1/50	- 9

株式会社 西川設計 登録 72

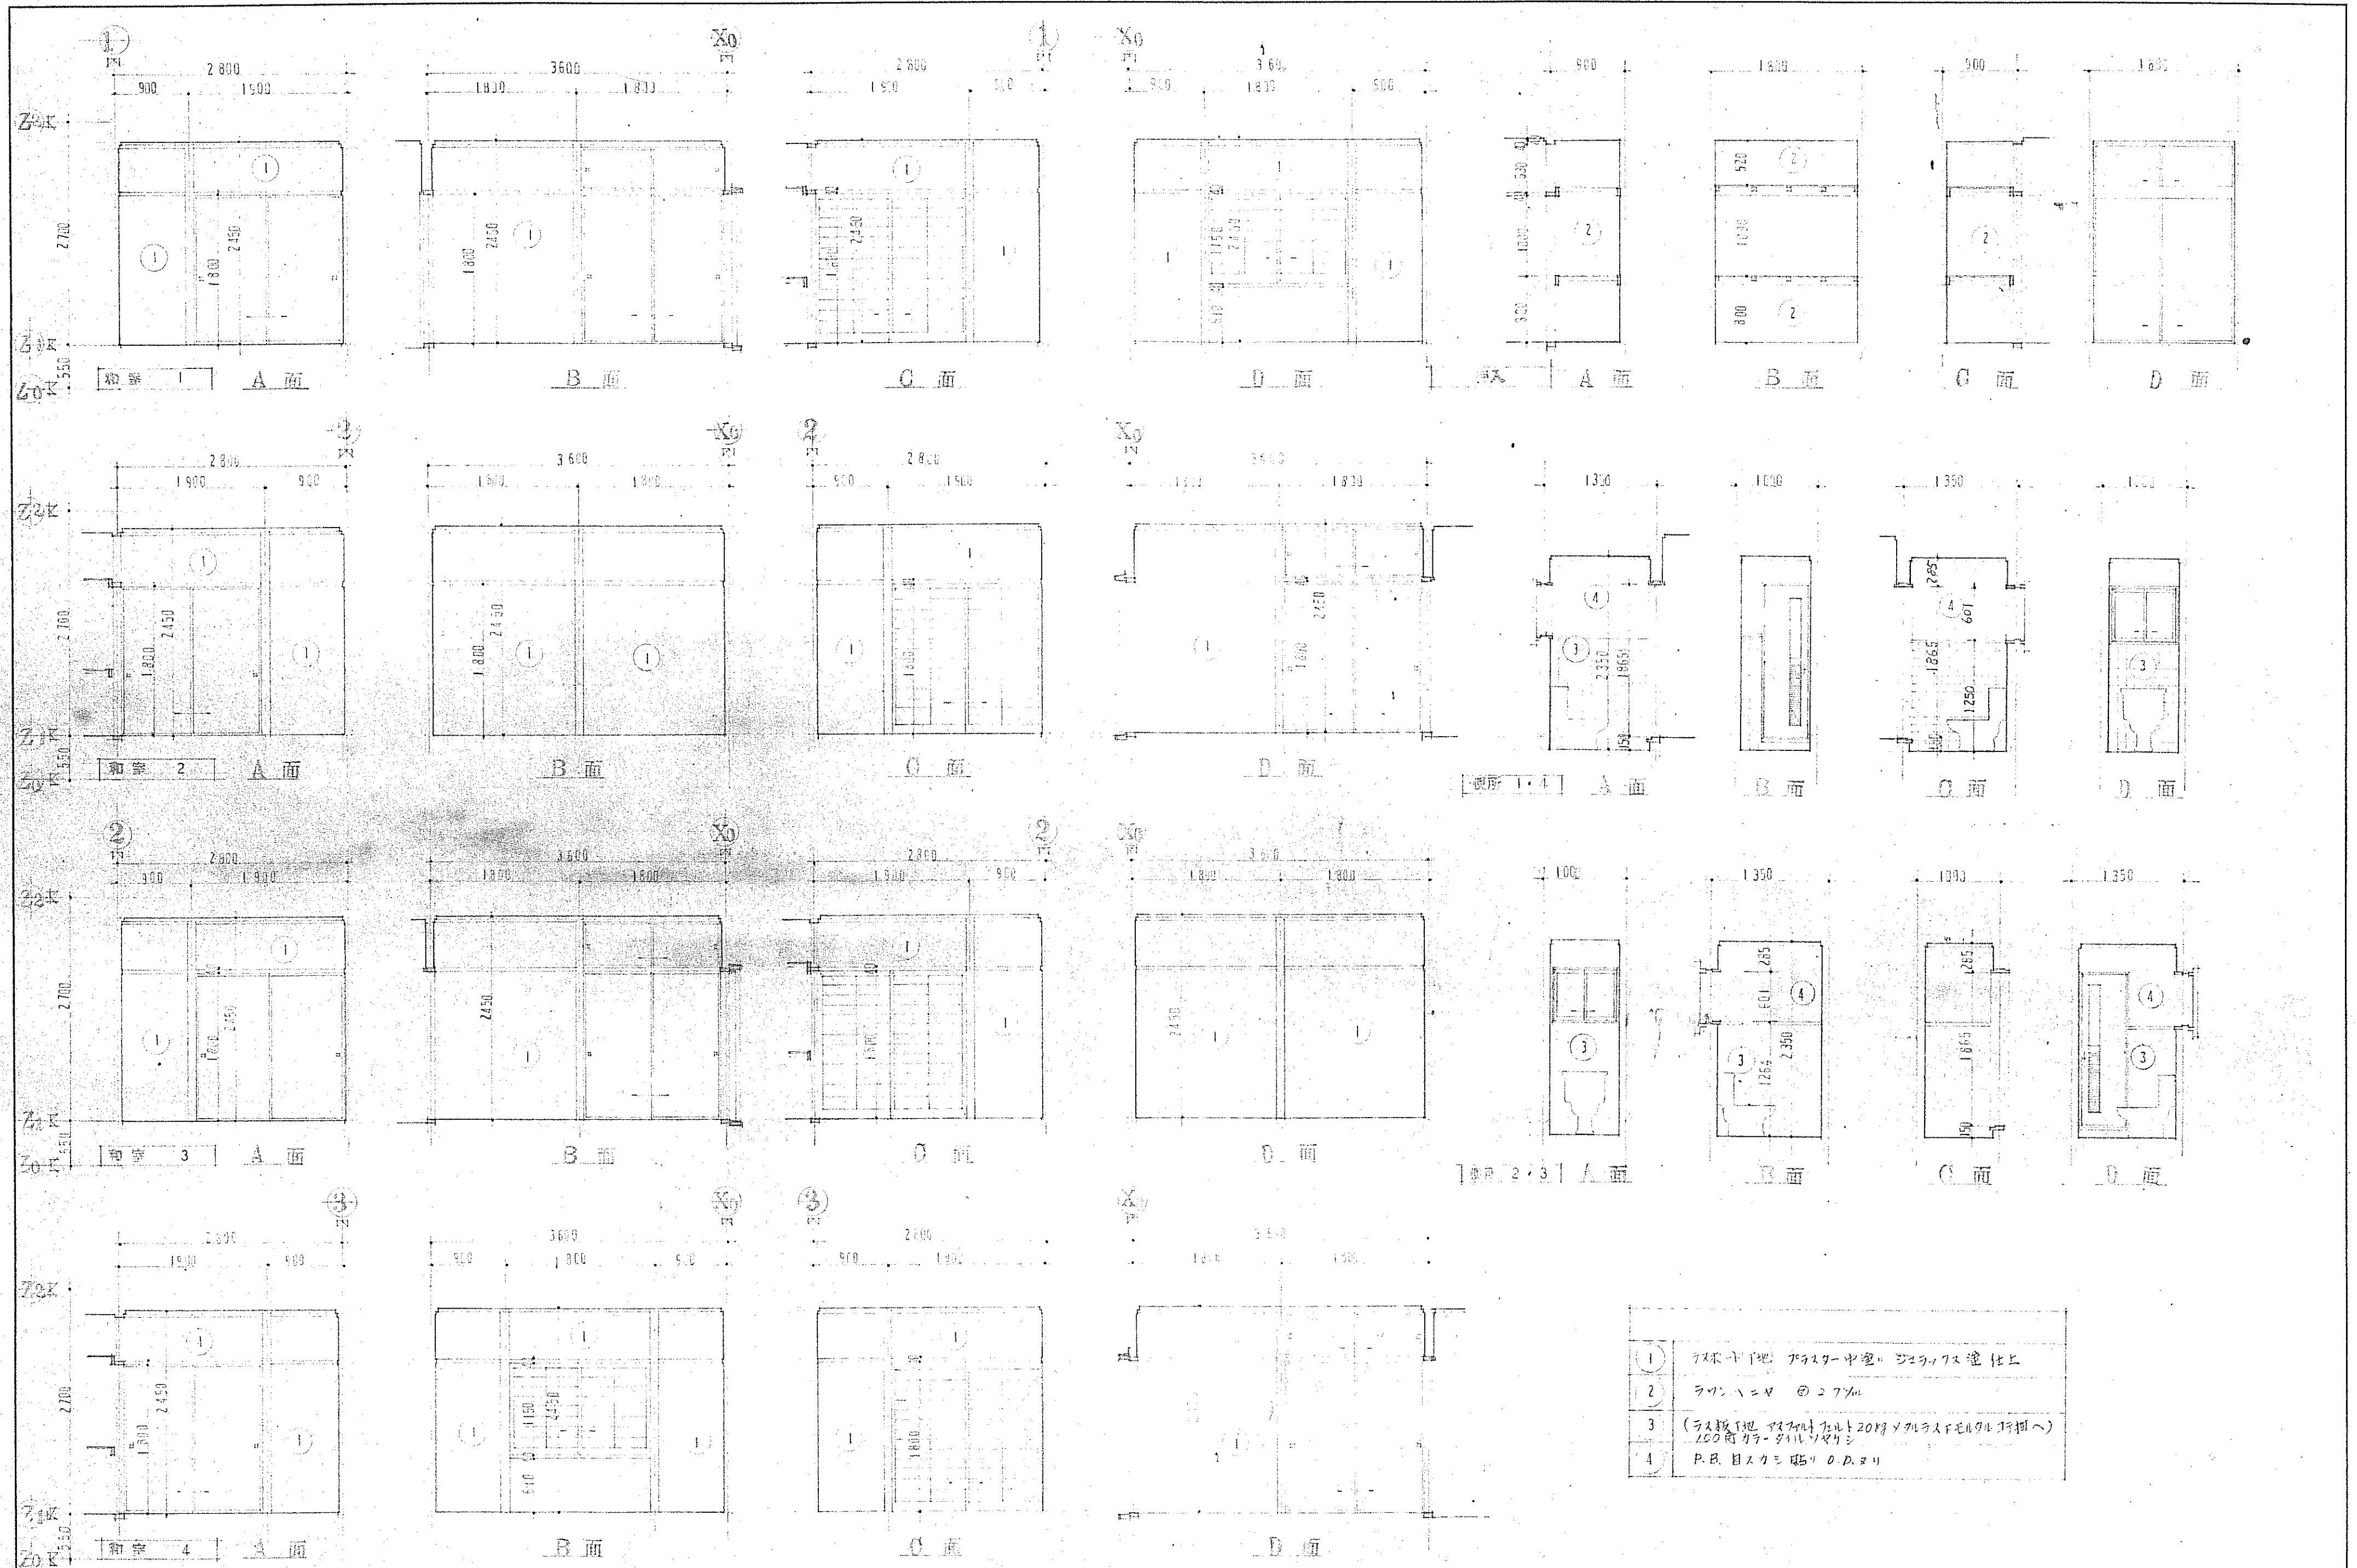

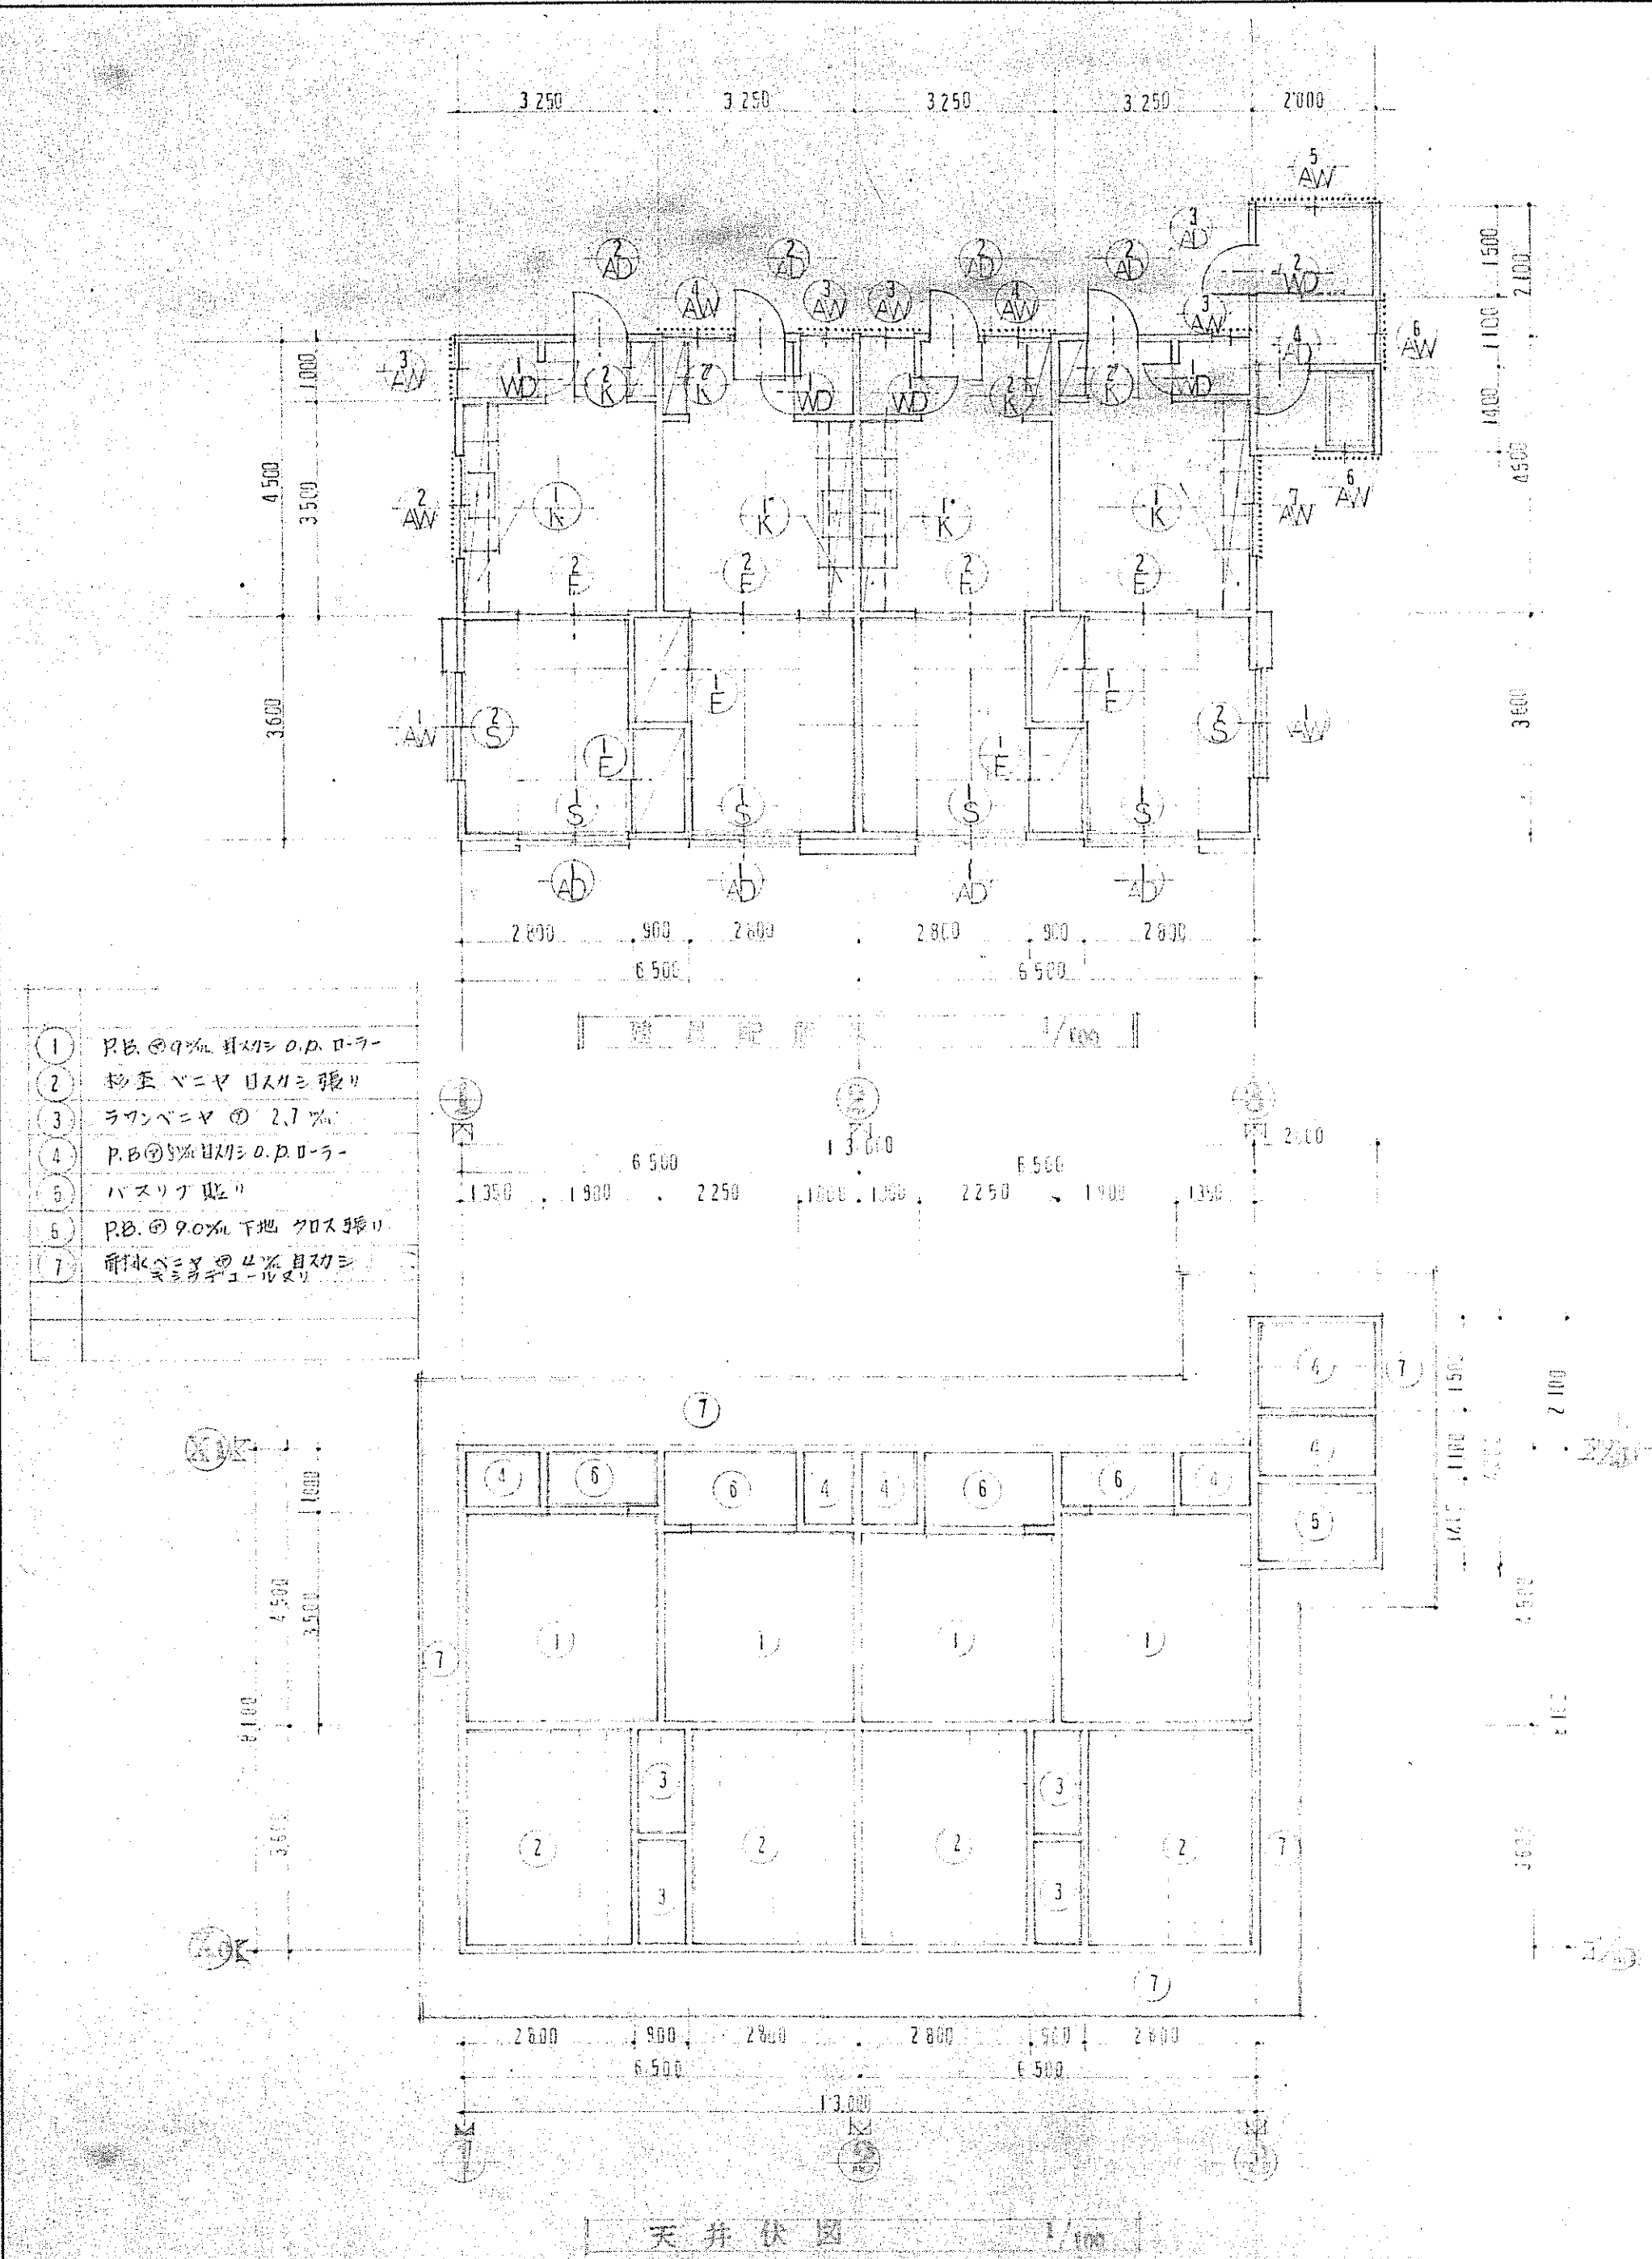

図名	1	2	3
和室全戸面引違い障子	4枚建	2枚建	2枚建
和室A.D.窓引違い障子	2枚建	2枚建	2枚建
押入引違い障子	4枚建	2枚建	2枚建
見込	30%	30%	21%
装飾	装地仕上	装地仕上	装地仕上
材料	スチール	スチール	杉シロシ クロス貼
材料	木製木彫り	木製木彫り	木製木彫り
図名	4	5	6
和室出入口可動障子	4枚建	4枚建	4枚建
便所出入口可動障子	4枚建	4枚建	4枚建
見込	21%	36%	36%
装飾	装地仕上	4.0% 型ガラス	4.0% 型ガラス
材料	杉シロシ クロス貼	杉板 両面張り合板 (1/4Dローソク)	スチール
材料	木製木彫り	ステンレス レバーハンドル表示付 ステンレス 100% 2枚建	両面張り ステンレス 75% 平戸車 ヴァル 500mm
図名	7	8	9
和室出入口可動障子	4枚建	4枚建	4枚建
便所出入口可動障子	4枚建	4枚建	4枚建
見込	21%	36%	36%
装飾	装地仕上	4.0% 型ガラス	4.0% 型ガラス
材料	杉シロシ クロス貼	杉板 両面張り合板 (1/4Dローソク)	スチール
材料	木製木彫り	ステンレス レバーハンドル表示付 ステンレス 100% 2枚建	両面張り ステンレス 75% 平戸車 ヴァル 500mm

数量	1 AV	和室6帖 A窓・D窓 ホームサッシ・片開・戸付 ブロンズ色	2 AV	D.K.A窓引違イ窓 ホーム サッシ ブロンズ	3 AV	便所各窓引違イ窓 ホームサッシ ブロンズ	4 AV	玄関B窓C窓引違イ窓・ドア ホームサッシ(通) ブロンズ	5 AV	洗面窓引違イ窓 ホームサッシ ブロンズ色	6 AV	脱衣窓・浴室引違イ窓 ホームサッシ ブロンズ色						
図面																		
見込	60%			60%			60%			60%			60%					
一枚	各一枚アミ付			各一枚アミ付			各一枚アミ付			各一枚アミ付			各一枚アミ付					
ガラス	透明ガラス 5.0%			型ガラス 4.0%			型ガラス 4.0%			型ガラス 4.0%			型ガラス 4.0%					
材料	アルミニウム合金 ブロンズ焼付			アルミニウム合金 ブロンズ焼付			アルミニウム合金 ブロンズ焼付			アルミニウム合金 ブロンズ焼付			アルミニウム合金 ブロンズ焼付					
金具等	引き、クレセント、他取付金物一式			引き、クレセント、他取付金物一式			引き、クレセント、他取付金物一式			引き、クレセント、他取付金物一式			引き、クレセント、他取付金物一式					
数量	1 AV	D.K.D窓引違イ窓 ホーム サッシ ブロンズ色	2 AV	D.K.A窓引違イ窓 ホーム サッシ ブロンズ色	3 AV	便所各窓引違イ窓 ホームサッシ ブロンズ	4 AV	玄関B窓C窓引違イ窓・ドア ホームサッシ(通) ブロンズ	5 AV	洗面窓引違イ窓 ホームサッシ ブロンズ色	6 AV	脱衣窓・浴室引違イ窓 ホームサッシ ブロンズ色						
図面																		
見込	60%																	
一枚	各一枚アミ付																	
ガラス	型ガラス 4.0%																	
材料	アルミニウム合金 ブロンズ焼付																	
金具等	引き、クレセント、他取付金物一式																	
数量	1 AD	和室5帖 全窓引違イ窓 ホームサッシ 片開・戸付 ブロンズ色	2 AD	玄関A.C窓片開戸 ホーム リッシ ブロンズ色	3 AD	洗面窓片開戸 ホーム サッシ ブロンズ	4 AD	浴室片開戸 ホーム サッシ ブロンズ色	1 AD		1 AD							
図面																		
見込	70%			40%			40%			40%								
一枚	各一枚アミ付																	
ガラス	透明ガラス 5.0%																	
材料	アルミニウム合金 ブロンズ焼付			アルミニウム合金 ブロンズ焼付			アルミニウム合金 ブロンズ焼付			アルミニウム合金 ブロンズ焼付								
金具等	引き、クレセント、他取付金物一式			トイキエフストック付 ロック錠(玄関仕様)			トイキエフストック付 ロック錠(玄関仕様)			トイキエフストック付 ロック錠(浴室仕様)								

設計 年月日 高知市本町5丁目2番13号 TEL(代)(25)-3300
訂正 年月日 一級建築士登録 45637 西川 貞雄

検査 検収
担当 株式会社 西川設計 登録72

工事名 新築工事
図面名称 構造図
縮尺 1/50
図面番号 - 12

工事仕様書




※一～五：●印該当項目


一 工事名称	看護婦宿舎新築工事
二 工事場所	幡多郡西土佐村
三 工事予定期間	年 月 日 ～ 年 月 日
四 建築物の構造・面積	○鉄筋コンクリート造、○鉄骨造、●木造 ●(平)陸置、OPH()陸置 合計 ㎡
五 工事範囲	西国電力線より○高圧 ●低圧にて供給を受け設計図書に示す全工の工事 となるものである。
六 工事種目	○ 高圧引込設備工事 ○ 放送設備工事 ○ 変電設備工事 ● テレビ兼映設備工事 ● 幹線設備工事 ● 電話設備工事(配管等) ○ 動力設備工事 ● 自動火災報知器設備工事 ● 電灯コンセント設備工事(併用照明含む) ○ 防火戸自動鎖閉設備工事 ○ 屋外設備工事 ○ 誘導灯設備工事 ● インターホン設備工事 ○ 自家発電機設備工事 ○ アースコイル設備工事 ○ エレベーター・ダムウエーター設備工事 ○ 時報設備工事 ○ 非常警報設備工事
七 別途工事	● TV受像器 ● 電話機及び入線 ○ 電動機 ● 其の他各工事如く別添工事 ● 他設備工事の2次側電気工事(○空調・○太陽熱温水機・○給湯機・○)
八 施工基準	本工事は下記に準拠し、係員の指示通り施工すること。 (イ) 電気設備に関する技術基準。 (ロ) 建設省若しくは電気設備工事共通仕様書。 (ハ) 西国電力(株)内線工事規程及び外線工事要領。 (ニ) 設計図書。 (ホ) 現場説明事項。
九 特記仕様	
1. 疑義	工事施工上又は製作上不審の点あるいは疑義ある場合は、入れ前に申し出る事。その後にかいては、 現場監督者の指示に従う事。
2. 手続の代行	官公庁ならびに西国電力(株)等の手続、検査等については、請負者の責任において代行し、その 経費も負担する事。
3. 仮設建物	現場事務所、工作人詰所、工作小屋、材料置場、便所等の仮設建物を建築する場合、現場 監督員の承認を受けて建築する事。
4. 予備設備の駐留	工事期間中は、現場代理人(工事経験のある主任技術者)を駐在させ、建築及び他 設備業者との打合せを完全に行い、工事の進捗に支障のない様にならなければならない。
5. 工程表	契約後直ちに作成し、原図で提出し、係員の承認を受けた後、3部焼増し提出する事。
6. 提出図面	(イ) 施工図 建築及び他設備業者と充分打合せを行い、原則として縮尺1:50で(簡単なものは1:100にて可) 電、弱電等総ての配線図を作成し、取付高さ、その他詳細仕様を書き込んだものを原図

(ロ) 製作図	で提出し、承認を受けてから必要部数焼増しして提出する事。
7. 現場写真	現図と原則とし、原図にて承認を受け、必要部数焼増しして提出する事。 鉛筆型以上とし、配管、配線、配分電、その他機器取付、並びに係員の特に指示する場所等を白黒にて撮 影し(特に指定する場合はカラー)アルバム(スクラップでも可)に張りつけて1部提出する事。尚、ケーブル配線 ハンドホルダー・ス極の掘さくについては、スケールを当て、分電盤の立上り、立下り部分には、標本板を貼って撮 影する事。
8. 足場・機橋	建築工事にて仮設した足場・機橋については、建築業者と打合せ使用し、電気設備工事については、特に必要な場 合には、電気設備業者にて仮設する事。建築業者にて施工した型枠に穴明けその他の加工をする場合は、 建築業者と充分打合せ施工する事。
9. 他工事との取合	この工事と他の工事と取合となる場合は、現場監督員の指示に従い、双方請負者に於て、協議の上工事の進捗 に支障のない様施工する事。
10. 建築物の補修	本工事施工の際、建物その他を損傷した場合は、監督員に申し出て、その指示に従い、同一材料をもってすみ やかに補修する事。
11. 機器材料の選定	イ 本工事に使用する機器及び材料については、製品名簿に記載してあるものは、その中より選定し、記載なきものは、 については、請負者に於て適当に選定し、いずれも係員の承認を得る事。 ロ 契約後15日以内に上記より承認を受けた、主要資材発注報告書(後記の製品名簿順に番号を付し、 メーカー名、発注先、品名及び電話番号を記したリスト)3部提出し承認を受ける事。 ハ JISに選定されているものは、これに適合し電気用品の取締規則の適用を受けるものについては型式承認済の物 を使用する事。
12. 検査及び試験	イ 本工事に使用する材料・装置の内係員が必要と認め、たものについては、工場検査を行う。 ロ 変電設備等については、受電前、通産局、西国電力(株)等立合の上で絶縁耐力試験を行う。 ハ 工事完了後、本電源より、機橋の調整、点灯、点検等を行い、1度以上の基本料金は請負者の負担とし、使用 電気料金(KWH)については、原則として他請負業者と協議し折半するものとする。 ニ 工事完了に際しては、監督員、その他関係者の立合の上にて各設備の機能、絶縁、接地抵抗試験等を行う。 ホ 自動火災報知設備については消防局、又は(消防署)消防担当係員の立合を求め、必要な試験を行う。 ハ 前記各項目の検査及び試験に必要となる一切の費用は請負者の負担とする。
13. 軽微な変更	工事施工に際し、現場の納り、若しくは取合の上器具の取付位置、器具の差込、取付方法等の変更は係員の指示 によって行う。この場合請負金額には増減しない。
14. 火災保険の加入	本工事請負契約要項による。
15. 工事進捗報告	工事の進捗、労働者の就業成績、買材の搬入、工程の変更等の状況報告は、適当にとりまとめて係員に報告しなけれ ばならない。(報告書は、日報、月報とする)
16. 清掃後片付け	残材、くず等の後片付け及び清掃、床、壁、天井等の掘さく穴明け、後処理は、毎日、毎時適宜に行い、特に 仕上りの後の清掃については、その都度念入りに行わなければならない。
17. 施工の最終立合	本工事の施工に際し、施設後容易に交換出来ない電気工作物、又は施工の主要な部分については、その過程に於て 係員の点検又は立合を要するもの(これを怠り場合は、破壊しても交換し、その復旧費は請負者の負担とする。 (尚、交換又は立合なく施工後支障を生じた場合は上記に準ずる)
18. 高圧電力の取扱	建設省規格  (低圧取扱標もこれに準ずる)

	変電室の出入口には消法法による変電室の標示(150×300白字に黒字)と立入制限標示(150×100白字に赤字)と指示する場所に取付ける事。
十 負荷の仕様	本工事使用する材料及び材料の内 特記指定するものは下記メーカーの製品とする。
● 電線及びケーブル	6社品にタツタ、矢野、東海、帝國、西日本、---電線(株)を加える。
● 電線管	松下電工、日本パイプ、摂陽、東芝。
● 周上附属品	同上社品に三菱工業(株)を加える。
● 照明器具	電光灯、白熱灯、水銀灯、ハロゲン灯他。 松下電工、東芝、三菱、日立、NEC、岩崎、山田、大光、キョウスト、オキマ。
● 配線器具	松下電工、東芝、神保、明工。
● 配分電盤	光、共栄、伊藤、香東、山英、正興、河村、松下、東芝。
● N.F.B	三菱、松下電工、東芝、日立、テソパル工業。
○ 変圧器	三菱、日立、東芝、大阪変圧器、四国変圧器。
○ コンデンサー	指月、松下電機、日立コンデンサー。
○ P.C.S	高松、日碍、日本高圧。
○ P.O.S	戸井、中村、松下電工。
○ 気中開閉器	同上社品。
○ 充電機	日立、三菱、ヤンマ、久保田、デンヨー。
● 換気扇	三菱、東芝、松下、日立。
● 火 災	ニッタン、沖、東京、能美、松下、東芝。
● リレー	立石、東電機、三菱、松下、東芝。
○ 放送、拡声設備	日本無線、ビクター、コロムビア、松下通信、東芝、新屋、トア。
○ テレコール	素行屋、松下通信。
● インターホン	松下通信、新屋、東芝。
● TV 共聴	ハルマシナ、マスプロ、松下電工、東京報知、DX。
○ 電気時計	SEIKO、松下電工、TIC。
○ エレベーター	日立、三菱、東芝。
○ ダムウェーター	日立、三菱、東芝、旭、光、共栄、松浦、伊藤。
○ 電 笛	NEC、沖、富士通、日立、若崎。
主 其 の 他	本工事使用する材料は強弱電共全に ● 新金属 ○ プリカラー ○ 樹脂製 とする。



配線シボル 本設計図書に使用する配線シボルは、JIS C 0303-74(抜華)下記による。その他のシボルは本項目による。							
図記号	名 称	図記号	名 称	図記号	名 称	図記号	名 称
①	電付器具又はソケット	①	蓄電池 ① 乾電池	①	警報受信機	①	煙感知器
②	コードバシダント	②	コンデンサー	②	手時計 ① (バックス)	②	全上受検器付
③	引掛ローゼット	③	断開器 ① (電流計付)	③	親時計	③	空気を --- (① 煙)
④	ハトメ	④	電磁開閉器 ① ()	④	時報時計	④	--- 直通面付
⑤	レヒアタクル	⑤	電磁開閉器用押ボタ	⑤	時計監視盤	⑤	--- 警報 --- (① 煙)
⑥	チェンバシダント	⑥	ヒカスノイ ① (バックス)	⑥	時報監視盤	⑥	--- 警報 --- (① 煙)
⑦	バシテバシダント	⑦	ヒカスノイ ① (バックス)	⑦	時報監視盤	⑦	--- 警報 --- (① 煙)
⑧	チェンバシダント	⑧	ヒカスノイ ① (バックス)	⑧	時報監視盤	⑧	--- 警報 --- (① 煙)
⑨	バシテバシダント	⑨	ヒカスノイ ① (バックス)	⑨	時報監視盤	⑨	--- 警報 --- (① 煙)
⑩	チェンバシダント	⑩	ヒカスノイ ① (バックス)	⑩	時報監視盤	⑩	--- 警報 --- (① 煙)
⑪	バシテバシダント	⑪	ヒカスノイ ① (バックス)	⑪	時報監視盤	⑪	--- 警報 --- (① 煙)
⑫	チェンバシダント	⑫	ヒカスノイ ① (バックス)	⑫	時報監視盤	⑫	--- 警報 --- (① 煙)
⑬	バシテバシダント	⑬	ヒカスノイ ① (バックス)	⑬	時報監視盤	⑬	--- 警報 --- (① 煙)
⑭	チェンバシダント	⑭	ヒカスノイ ① (バックス)	⑭	時報監視盤	⑭	--- 警報 --- (① 煙)
⑮	バシテバシダント	⑮	ヒカスノイ ① (バックス)	⑮	時報監視盤	⑮	--- 警報 --- (① 煙)
⑯	チェンバシダント	⑯	ヒカスノイ ① (バックス)	⑯	時報監視盤	⑯	--- 警報 --- (① 煙)
⑰	バシテバシダント	⑰	ヒカスノイ ① (バックス)	⑰	時報監視盤	⑰	--- 警報 --- (① 煙)
⑱	チェンバシダント	⑱	ヒカスノイ ① (バックス)	⑱	時報監視盤	⑱	--- 警報 --- (① 煙)
⑲	バシテバシダント	⑲	ヒカスノイ ① (バックス)	⑲	時報監視盤	⑲	--- 警報 --- (① 煙)
⑳	チェンバシダント	㉑	ヒカスノイ ① (バックス)	㉒	時報監視盤	㉓	--- 警報 --- (① 煙)
㉔	バシテバシダント	㉕	ヒカスノイ ① (バックス)	㉖	時報監視盤	㉗	--- 警報 --- (① 煙)
㉘	チェンバシダント	㉙	ヒカスノイ ① (バックス)	㉚	時報監視盤	㉛	--- 警報 --- (① 煙)
㉜	バシテバシダント	㉝	ヒカスノイ ① (バックス)	㉞	時報監視盤	㉟	--- 警報 --- (① 煙)
㊱	チェンバシダント	㊲	ヒカスノイ ① (バックス)	㊳	時報監視盤	㊴	--- 警報 --- (① 煙)
㊵	バシテバシダント	㊶	ヒカスノイ ① (バックス)	㊷	時報監視盤	㊸	--- 警報 --- (① 煙)
㊹	チェンバシダント	㊺	ヒカスノイ ① (バックス)	㊻	時報監視盤	㊼	--- 警報 --- (① 煙)
㊽	バシテバシダント	㊾	ヒカスノイ ① (バックス)	㊿	時報監視盤	㊿	--- 警報 --- (① 煙)

 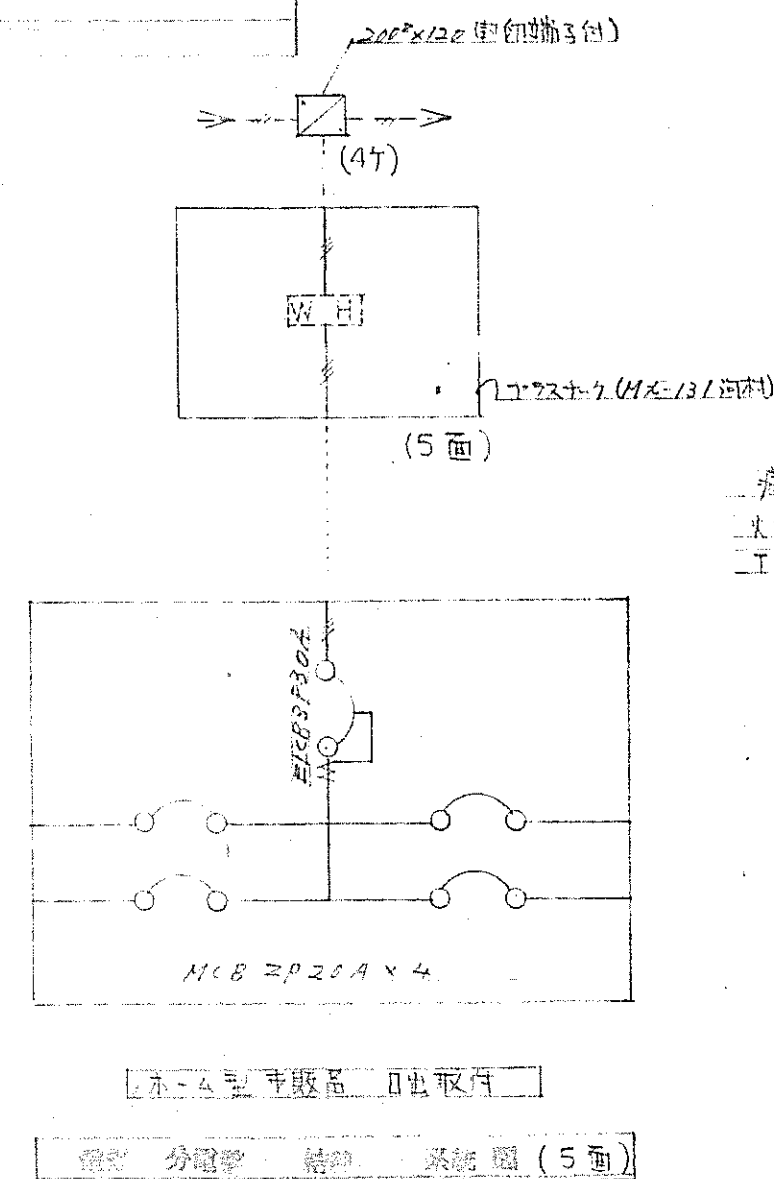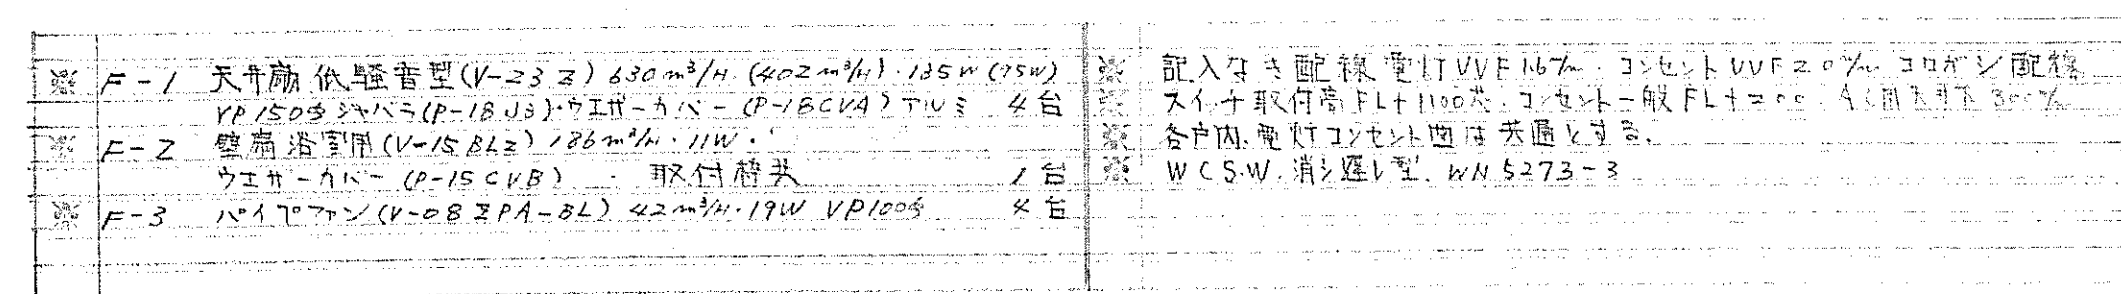

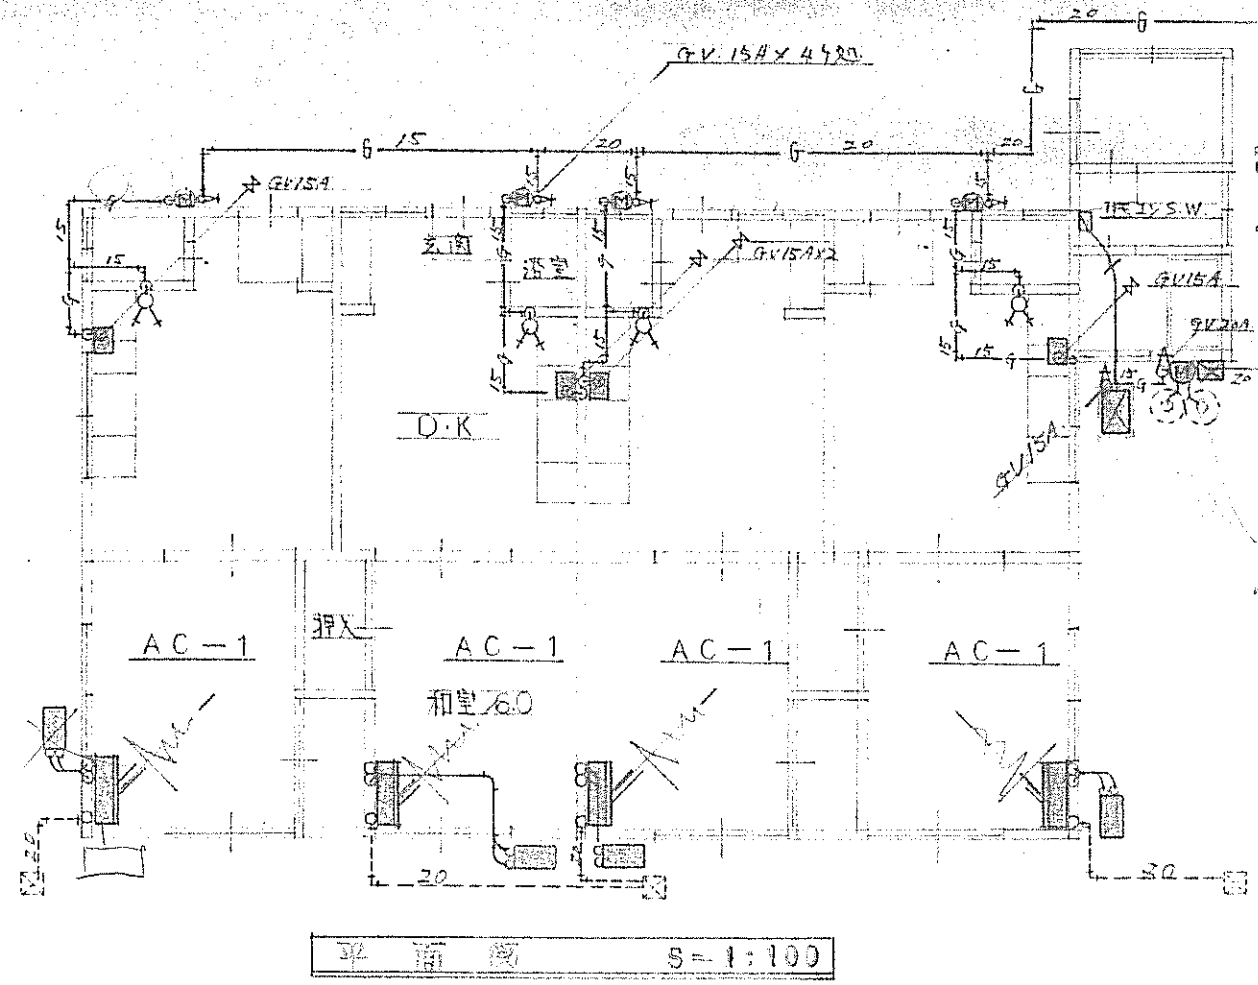

其 同 分		
汽 定 器	L 227 D	1
仕 込 棚	S 3	1
「 鏡 」	T S 119 A S 5	1
「 付 水 栓 」	727 付 Y S 110 (左端)	1
「 付 水 栓 」	T 26-13 赤ス 1m 取付	2
飲 水 栓	T 26-13 (赤ス 727 付) 自動検知	2
「 付 水 栓 」	T S 119 W 2 様式	1
器具の取付位置は、PH-160PLR		
ガス混合装置	1/2 寸 2 口 式 G V 半	1
ガス量計	P-1	1

各 住 戸		
洋 便 器 (他) C 822	S S 26 B	4
洗面水栓	T 130 C S 13	4
器具の取付位置は、PH-150 又は PH-160 又は PH-170		
壁掛型 洗面湯沸器	1/2 寸 PH-5 元止式	4
ガス栓	5 口 式 2 寸	4
ガス混合装置	20A 1/2 寸 2 口 式 切替装置付	1
ガス量計	P-1 S	4

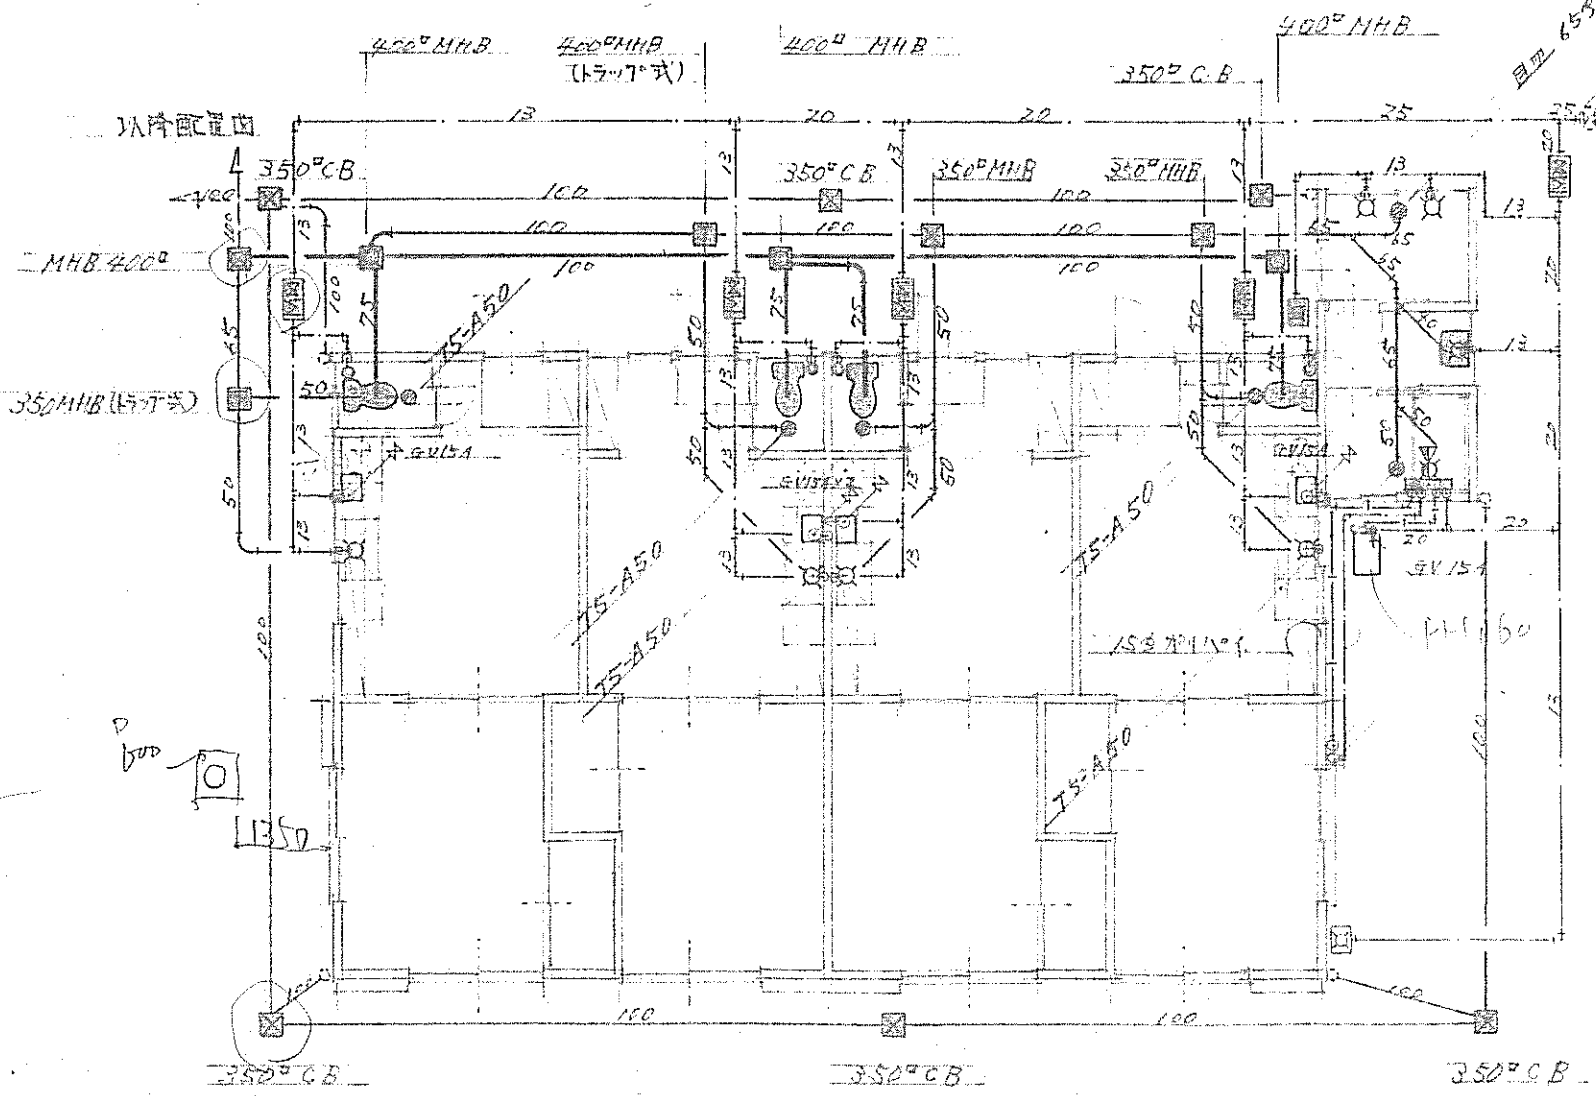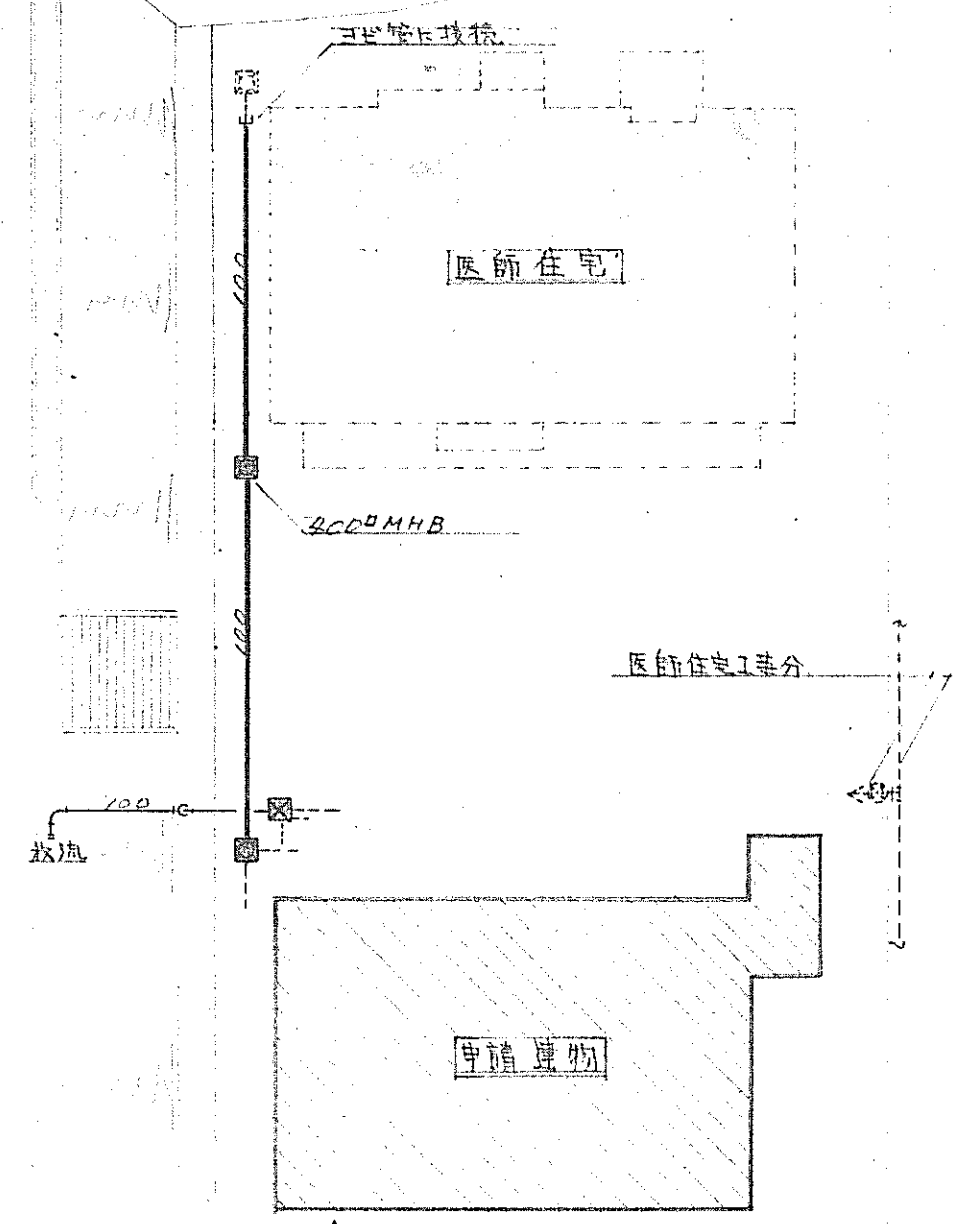

2F 専積庫物 (医師在室工事分)

給排水栓 2 口
排水栓 2 口
全止 2 口

2F 専積庫物 (医師在室工事分)


※ AC-1 空冷ヒートポンプ式暖房型 (各品番三菱重工 SRK-1835JH-W)
冷房能力 1800kcal/h 暖房能力 2900kcal/h 15/10℃ 600W
消費電力最大 280W (70V (内) 10W (外) 21W
内径寸 254x290x178 外径寸 560x750x250

※ ガス配管図略・AC 2F 側電気工事由、本工事に含む。
※ 太陽熱温水器 巾 740-450 (215L) 矢崎電 屋根取付 付属品共


配管図 S=1:200

看護婦寮増築工事


摘要		工事名	工事設計図	年 月 日	No.
		図面名		縮 尺	

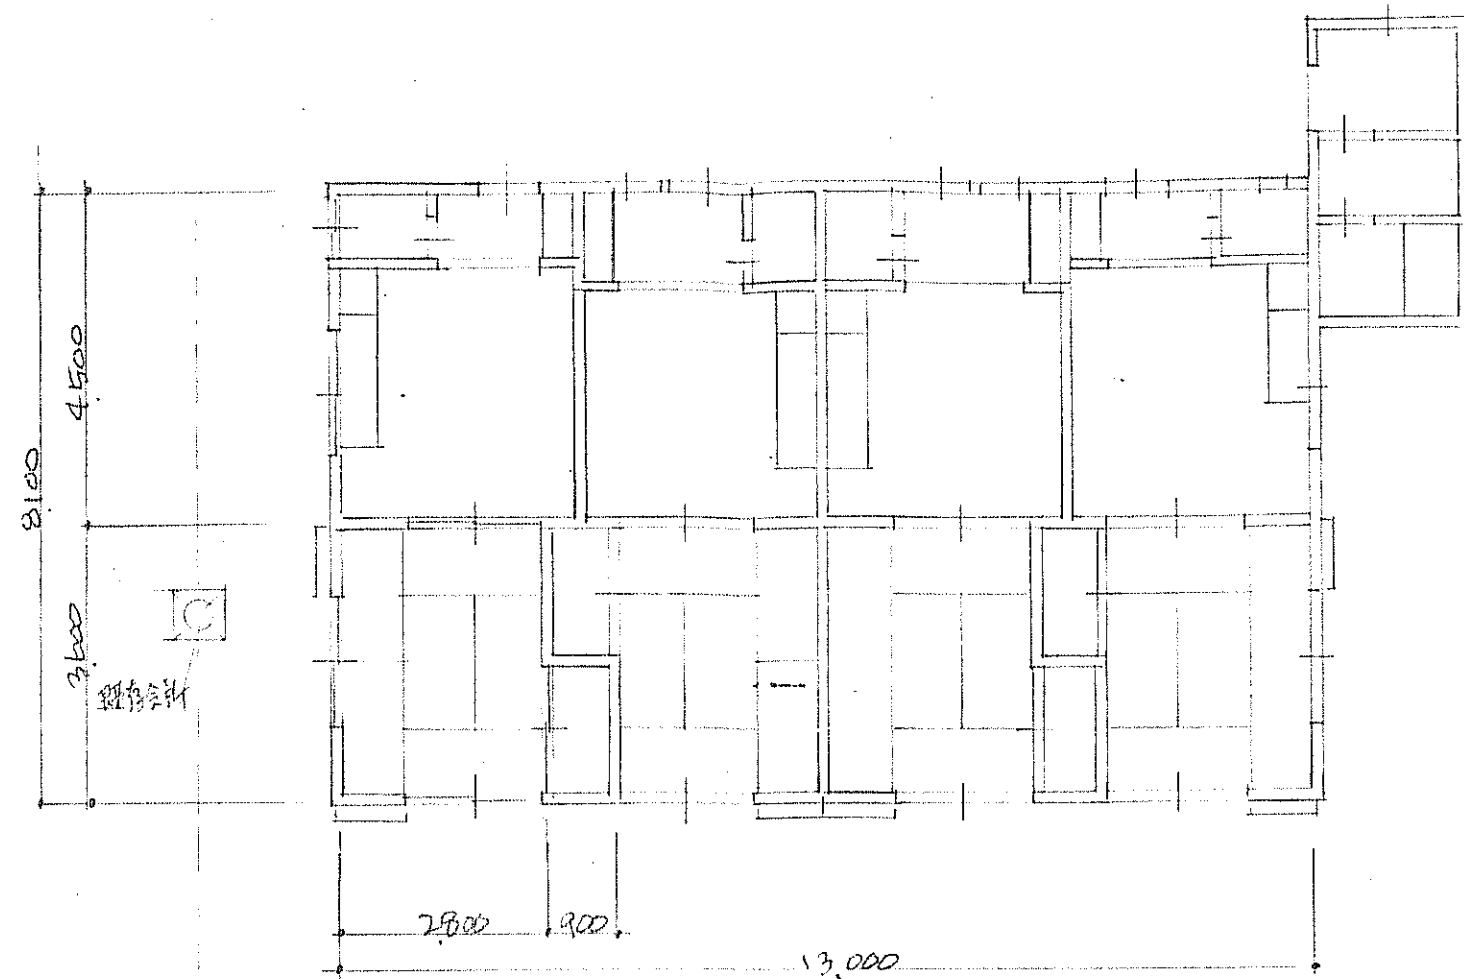


(増築前) 階平面図 S=1:100

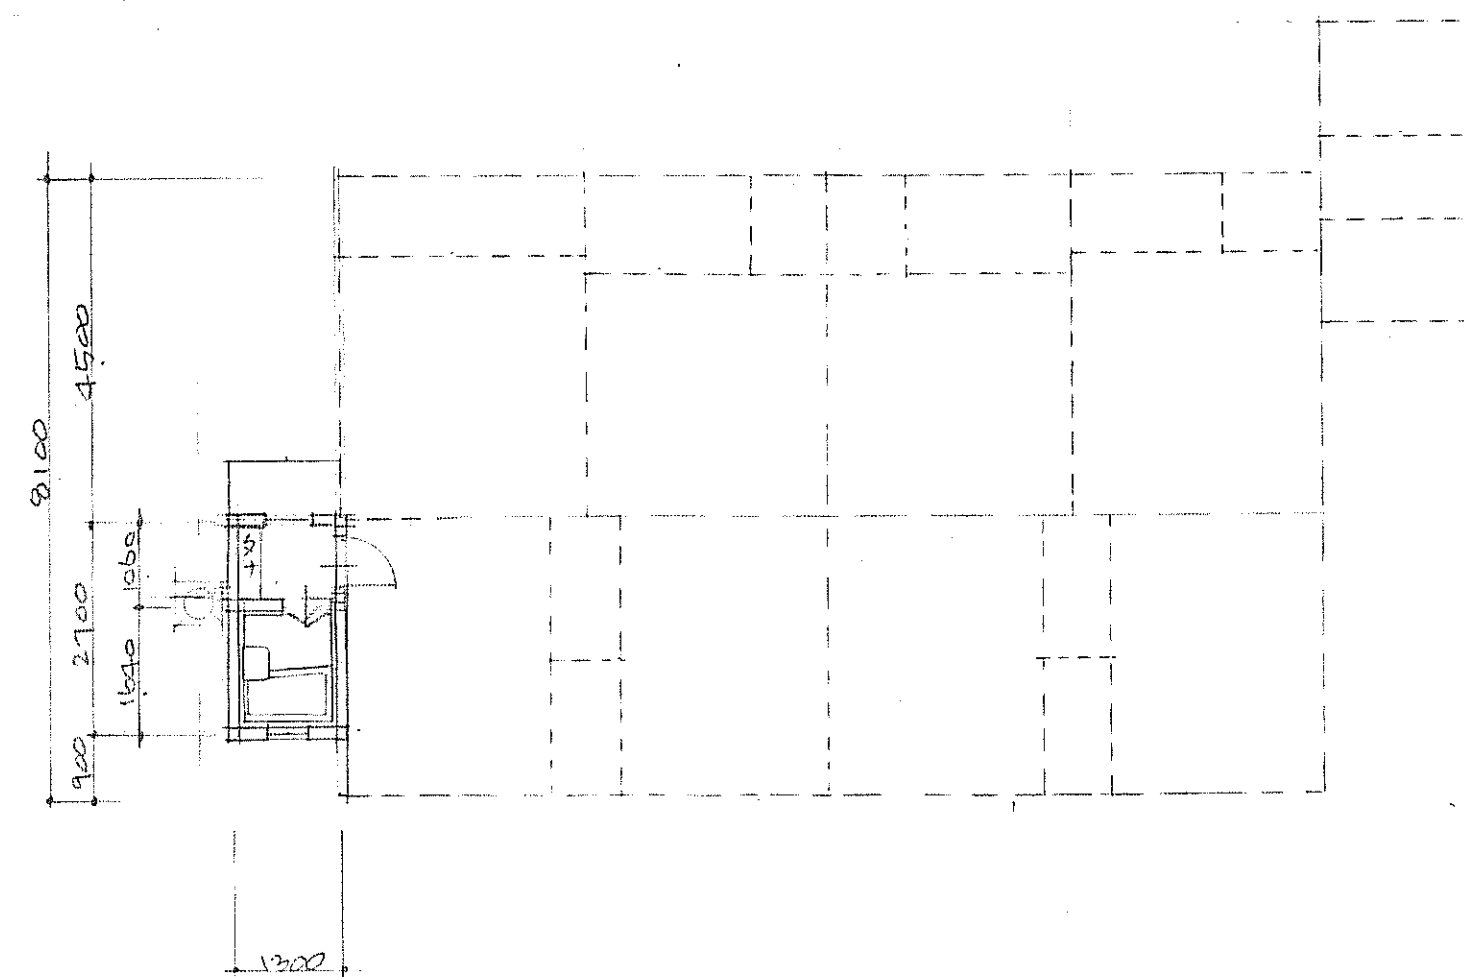

(増築後) 階平面図 S=1:100

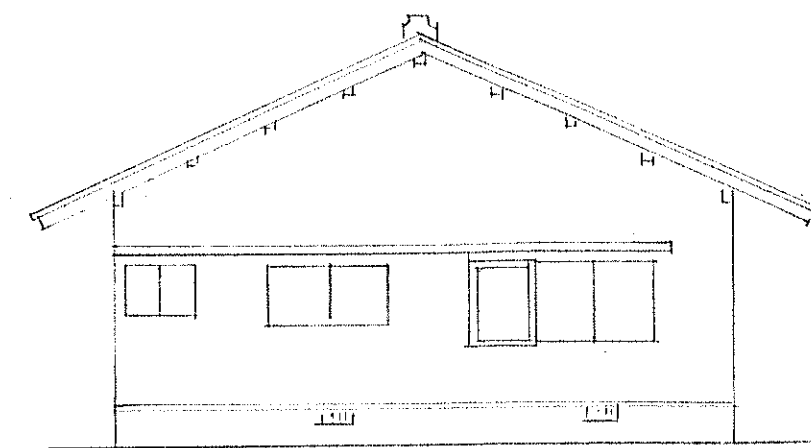


(増築前) 立面図

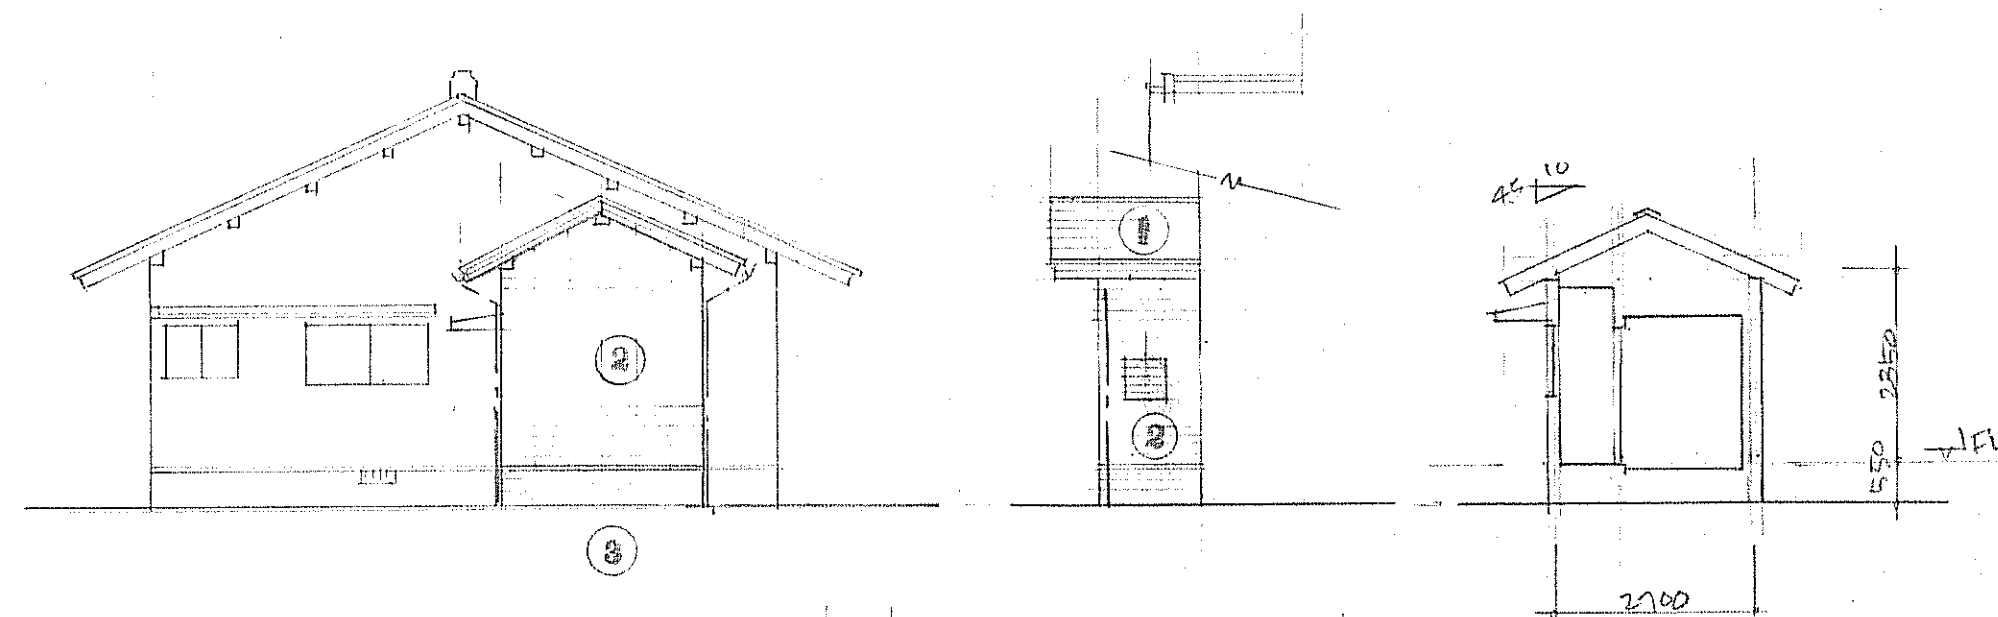


(増築後) 立面図 S=1:100

- ① 外壁・天井・床 (アクリル・11mm 20mm)
- ② 内装・天井・床 (アクリル・11mm 17mm)
- ③ 外壁・天井・床

既設・取合部・施工後・施工前

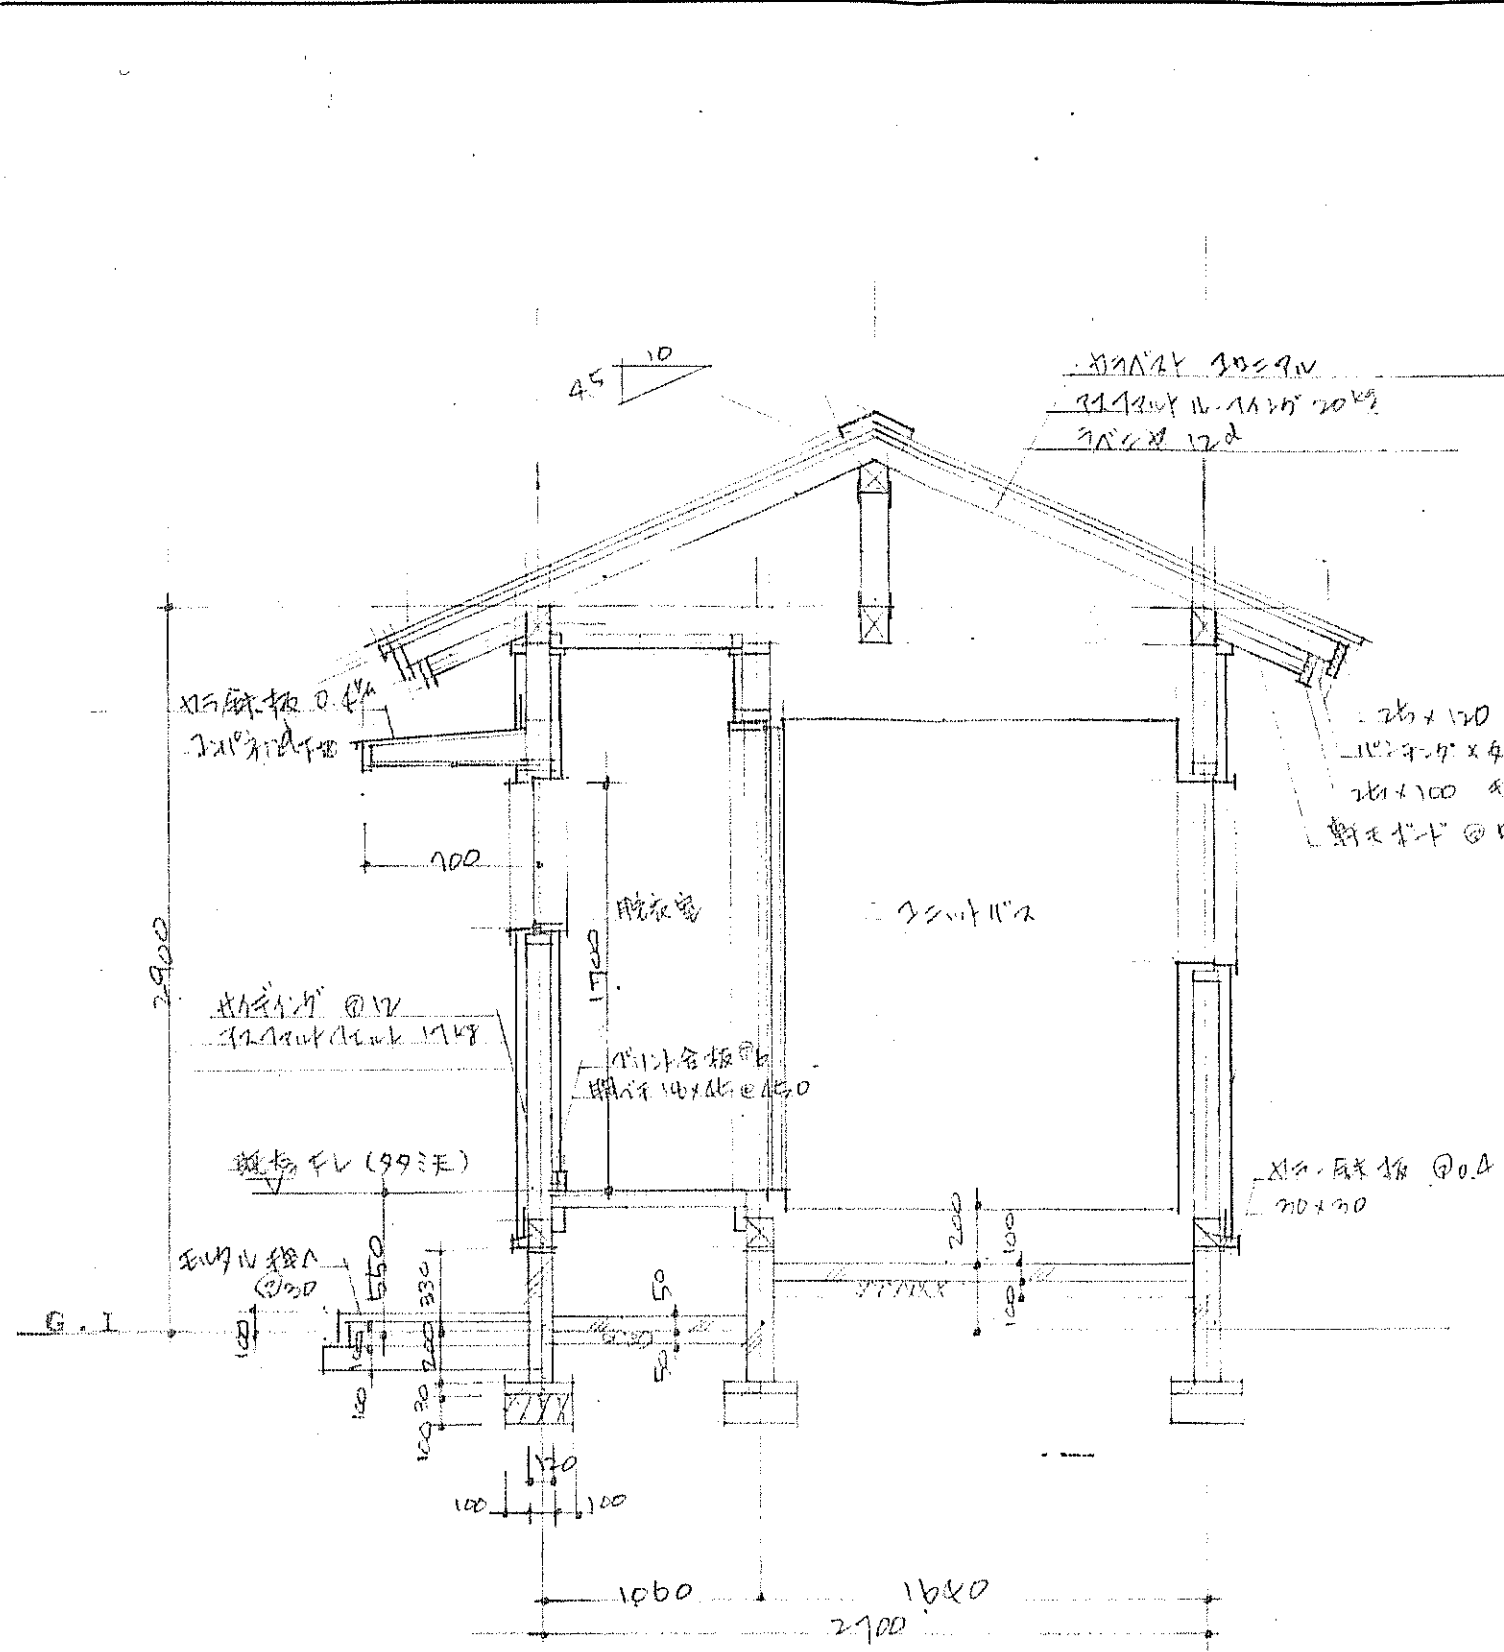


短計図 S=1:30

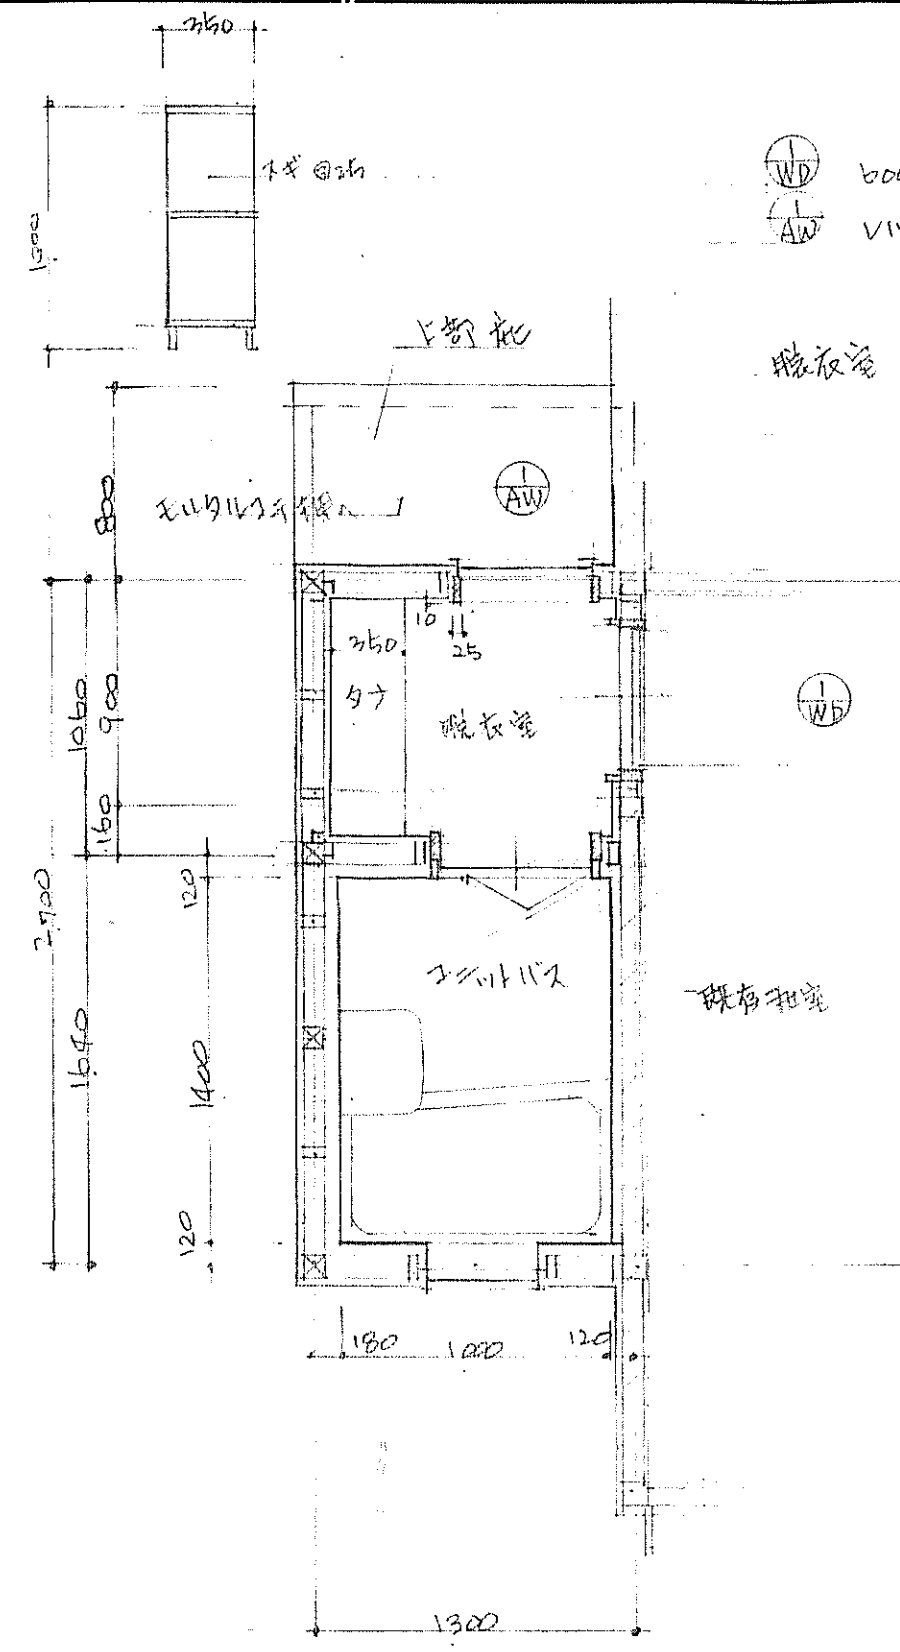

平面詳細図 S=1:30

600×1800 両面利用板 (小形FIX型2.2) 見込板 ヴィンランド 1番(5512)
 ヴィンランド 11" 600×1800


階段室 床 10.11" 11" 20 中板 11" 20 壁 11" 20 板 11" 20 床 11" 20

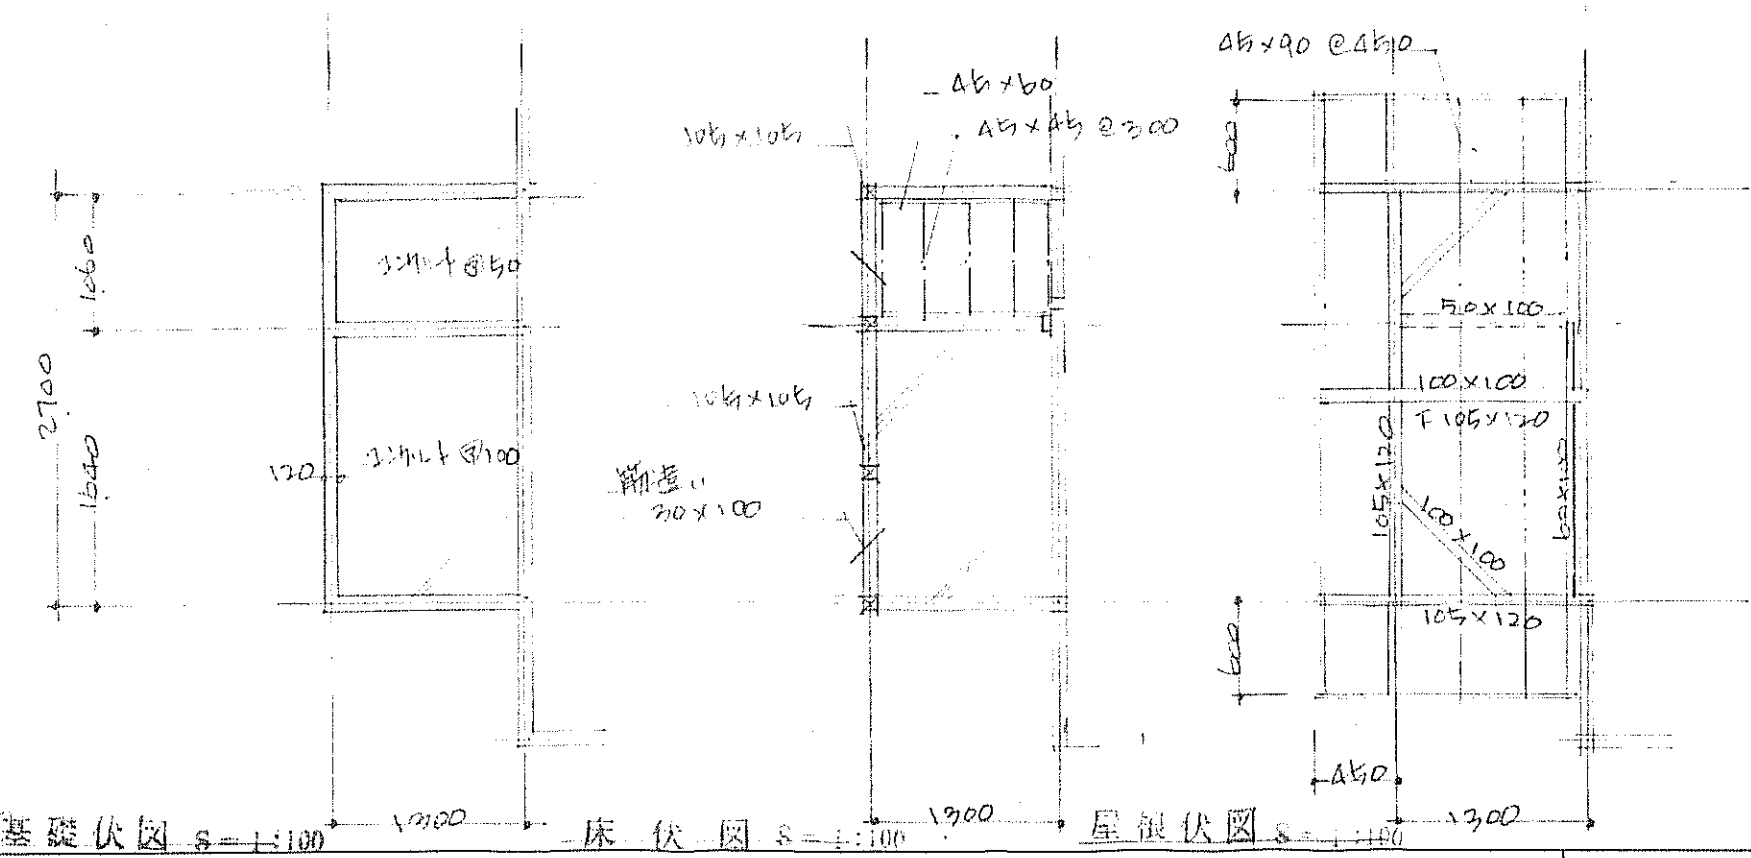


基礎伏図 S=1:100

床伏図 S=1:100

屋根伏図 S=1:100

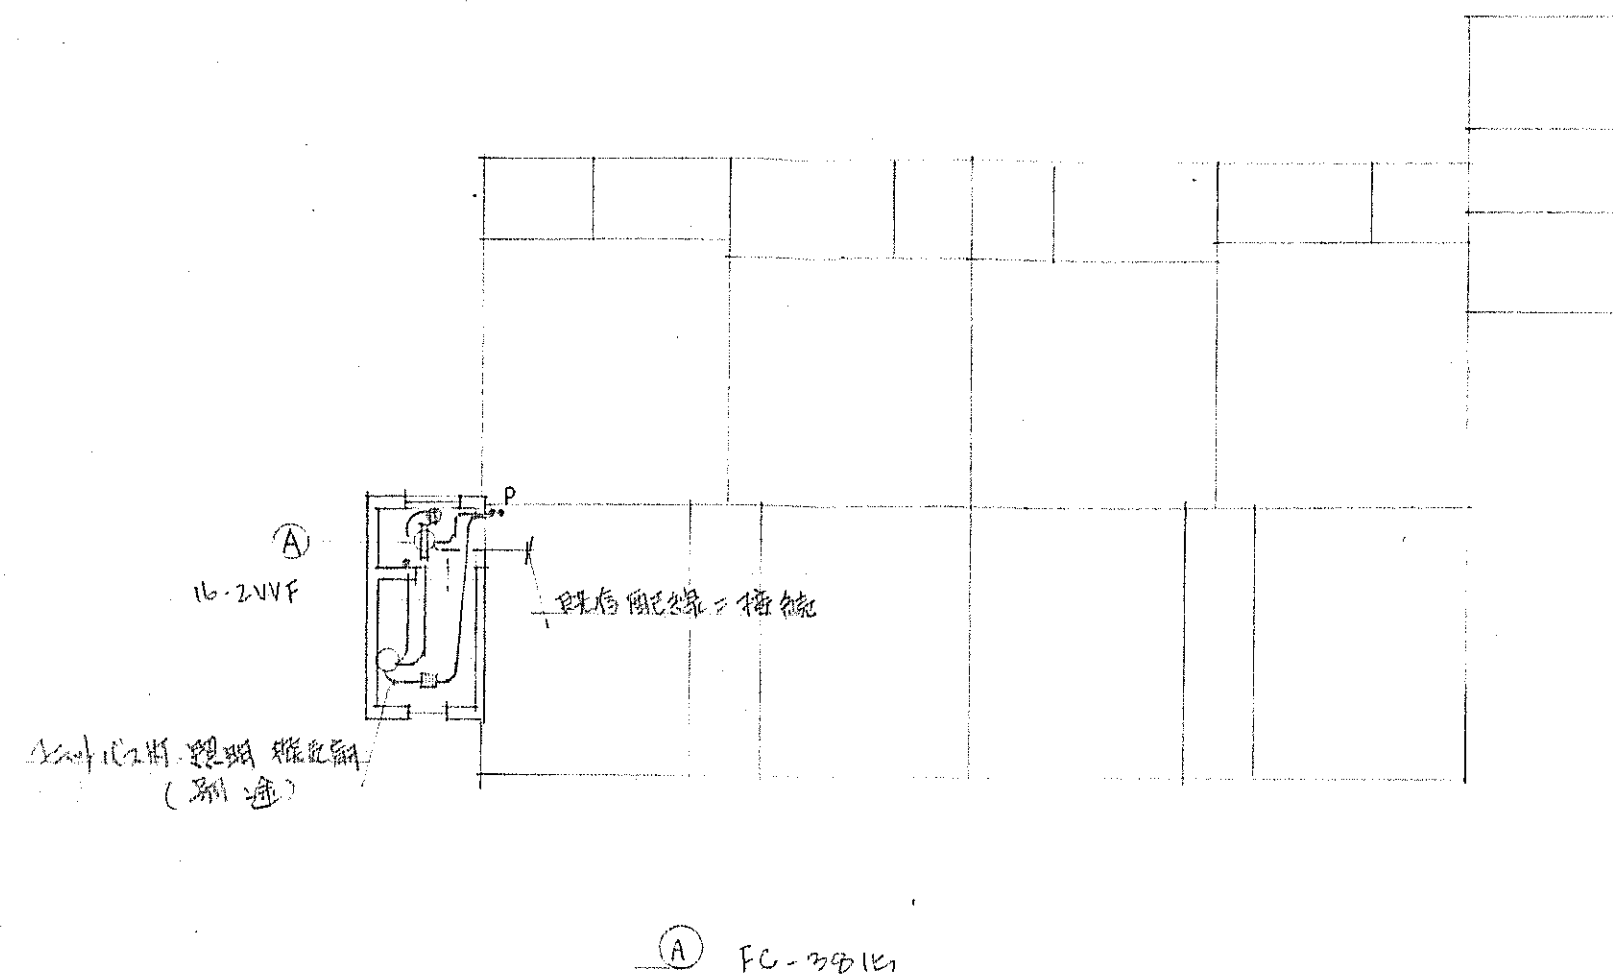

照明機設置 4:100

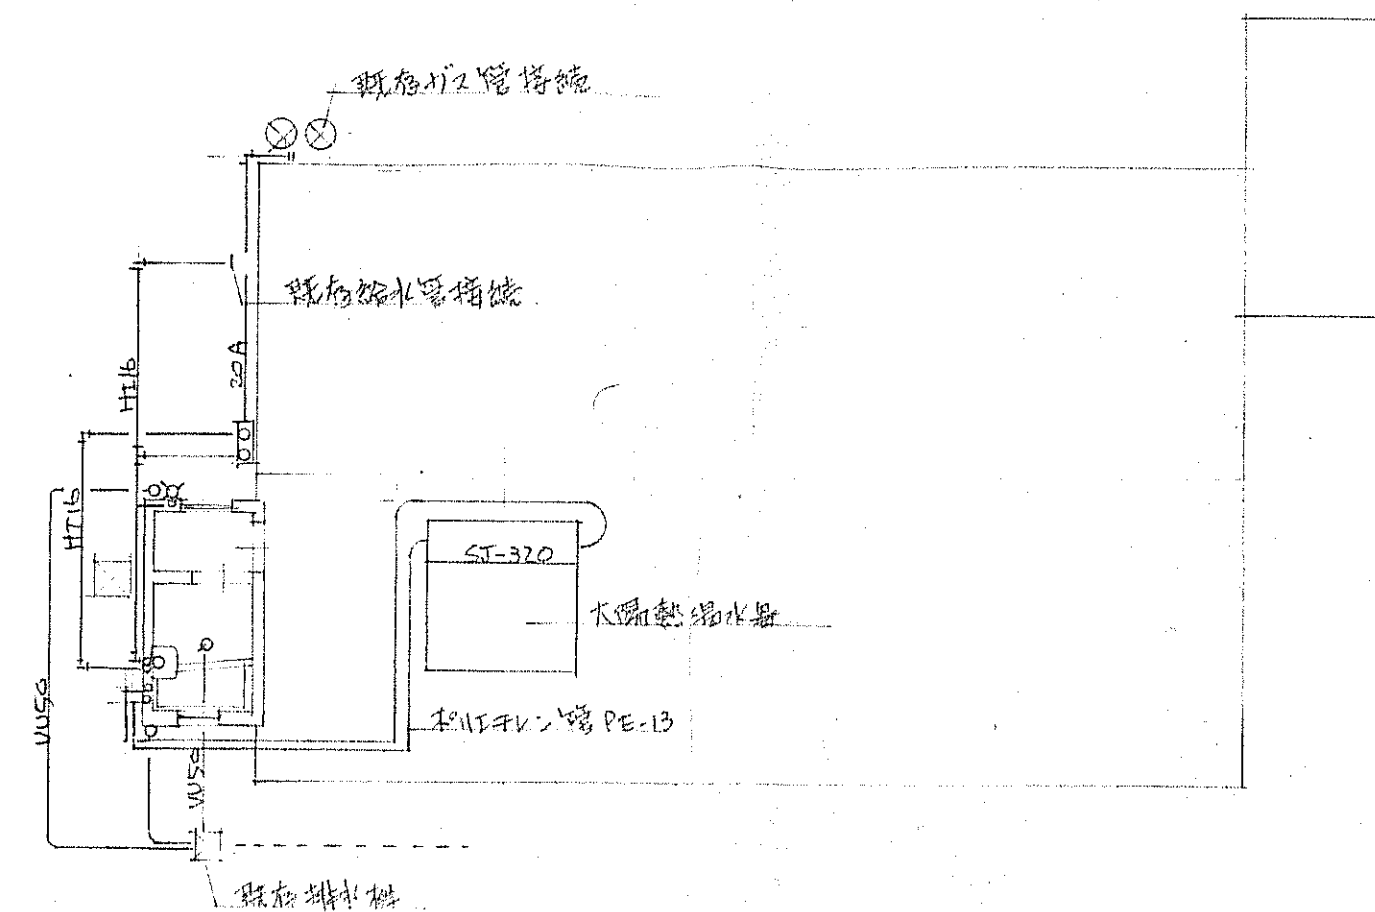

1/2インチ	BLH-1014BWE
混合水栓	BF-1140T
天井換気扇	LF-23A
可動1/2	MR-5073W
管口	BL-SE3097
ガス給湯器	115Y RUX-2017W-E (115Y)
太陽熱温水器	1-110 SJ-430 (200L)
3x7-混合栓	BF-1145T
水栓金具	LF-12.13

給排水衛生設備図 4:100