


工事位置図
S = 1 = 2500

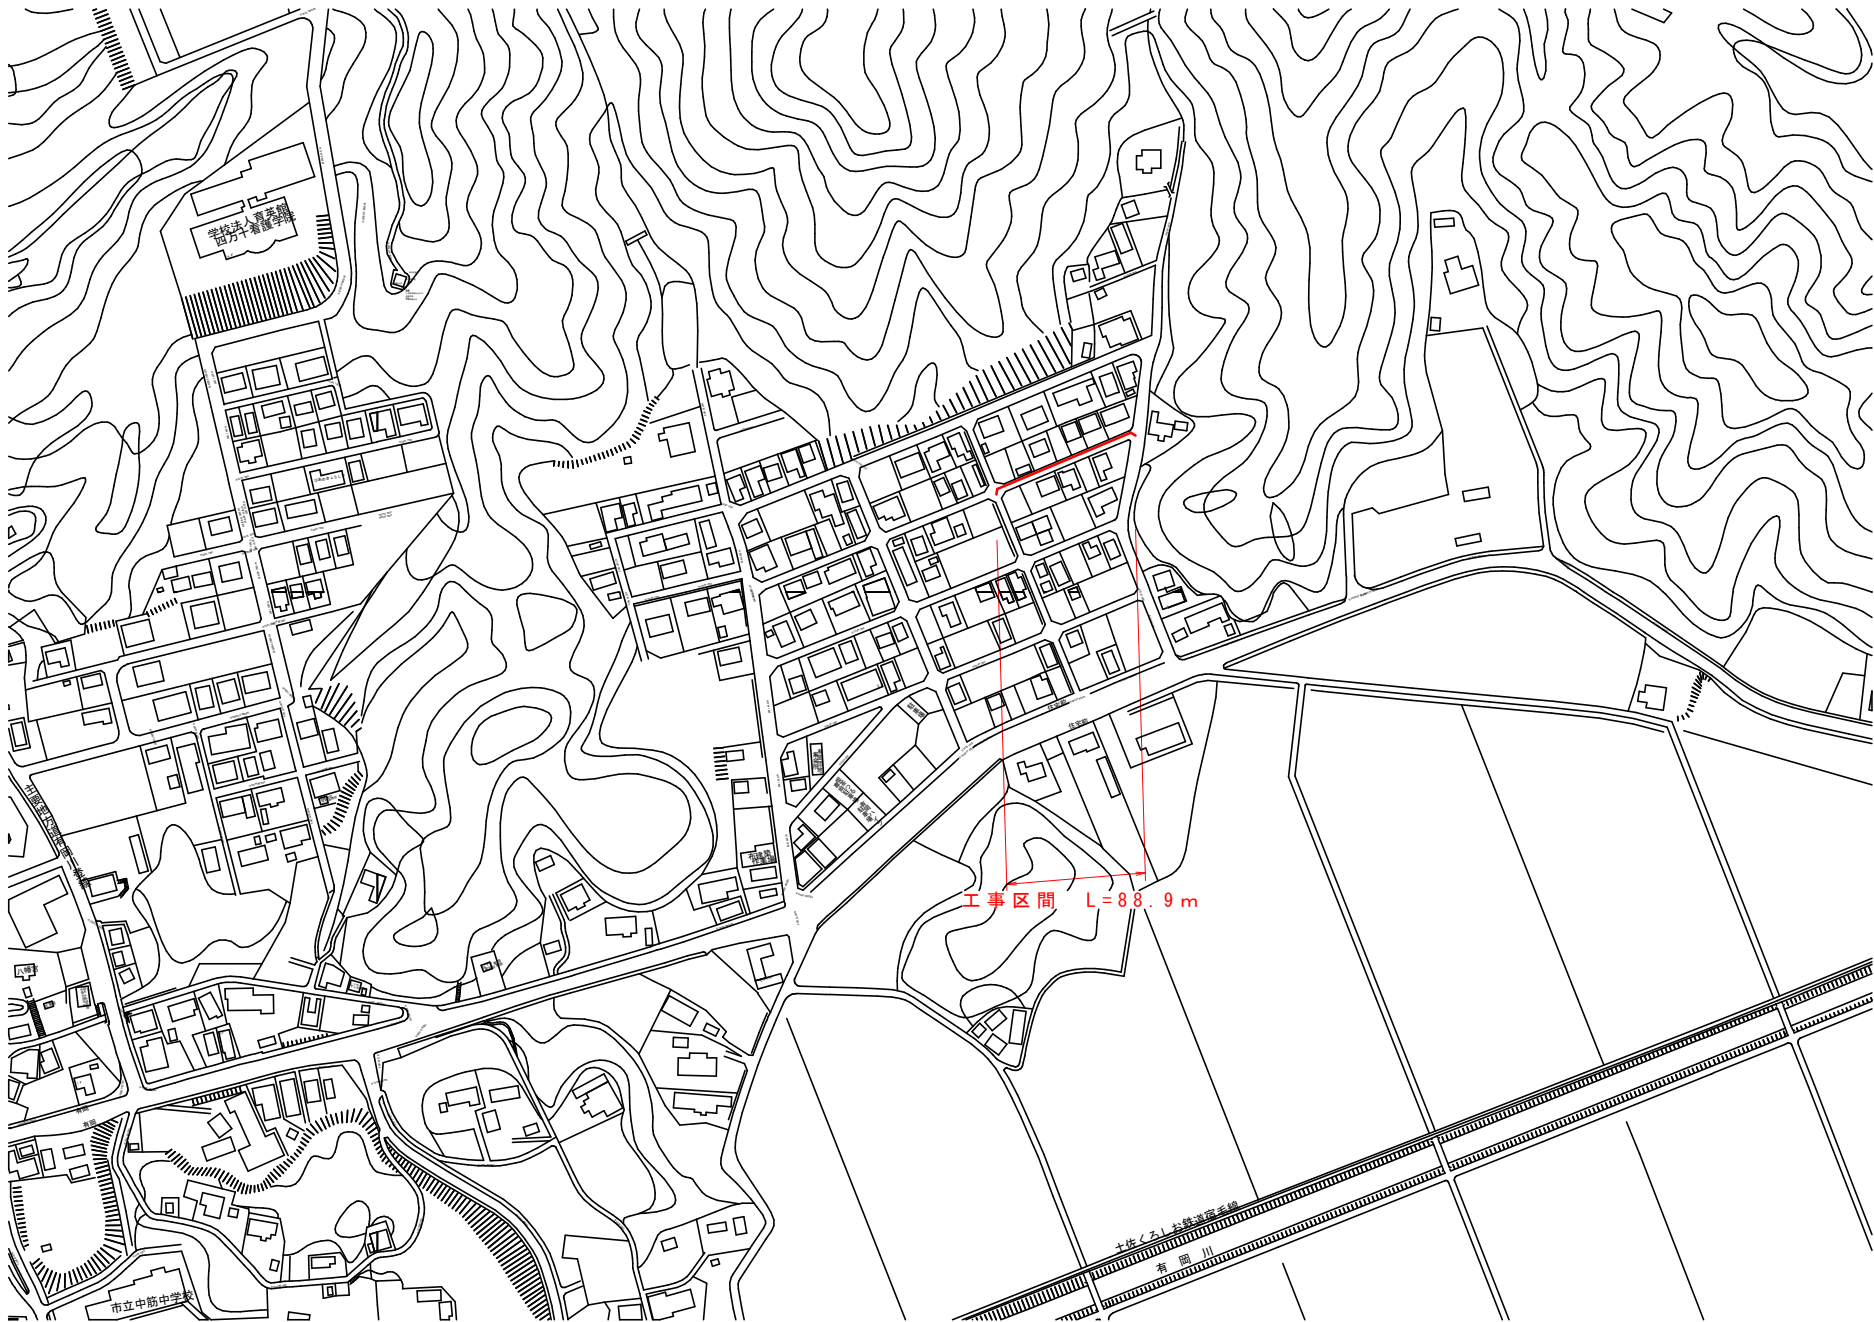

四 万 十 市			
工事種別	令和7年度 上水工 第3号 有岡地区有岡団地配水管布設工事		
図面名称	工事位置図	縮尺	図 示
路線河川名	有岡団地5号線		
工事箇所	高知県 四万十市 有岡		
設計種別	実施設計図	図面 番号	1
事務所名	四万十市 上下水道課		6
会社名			

工事平面図

S = 1 = 500




四 万 十 市			
工事種別	令和7年度 上水工 第3号 有岡地区有岡団地配水管布設工事		
図面名称	工事平面図	縮尺	図 示
路線河川名	有岡団地5号線		
工事箇所	高知県 四万十市 有岡		
設計種別	実施設計図	図面 番号	2
事務所名	四万十市 上下水道課		6
会社名			

配管詳細図1-1

管 割 図

S=NON


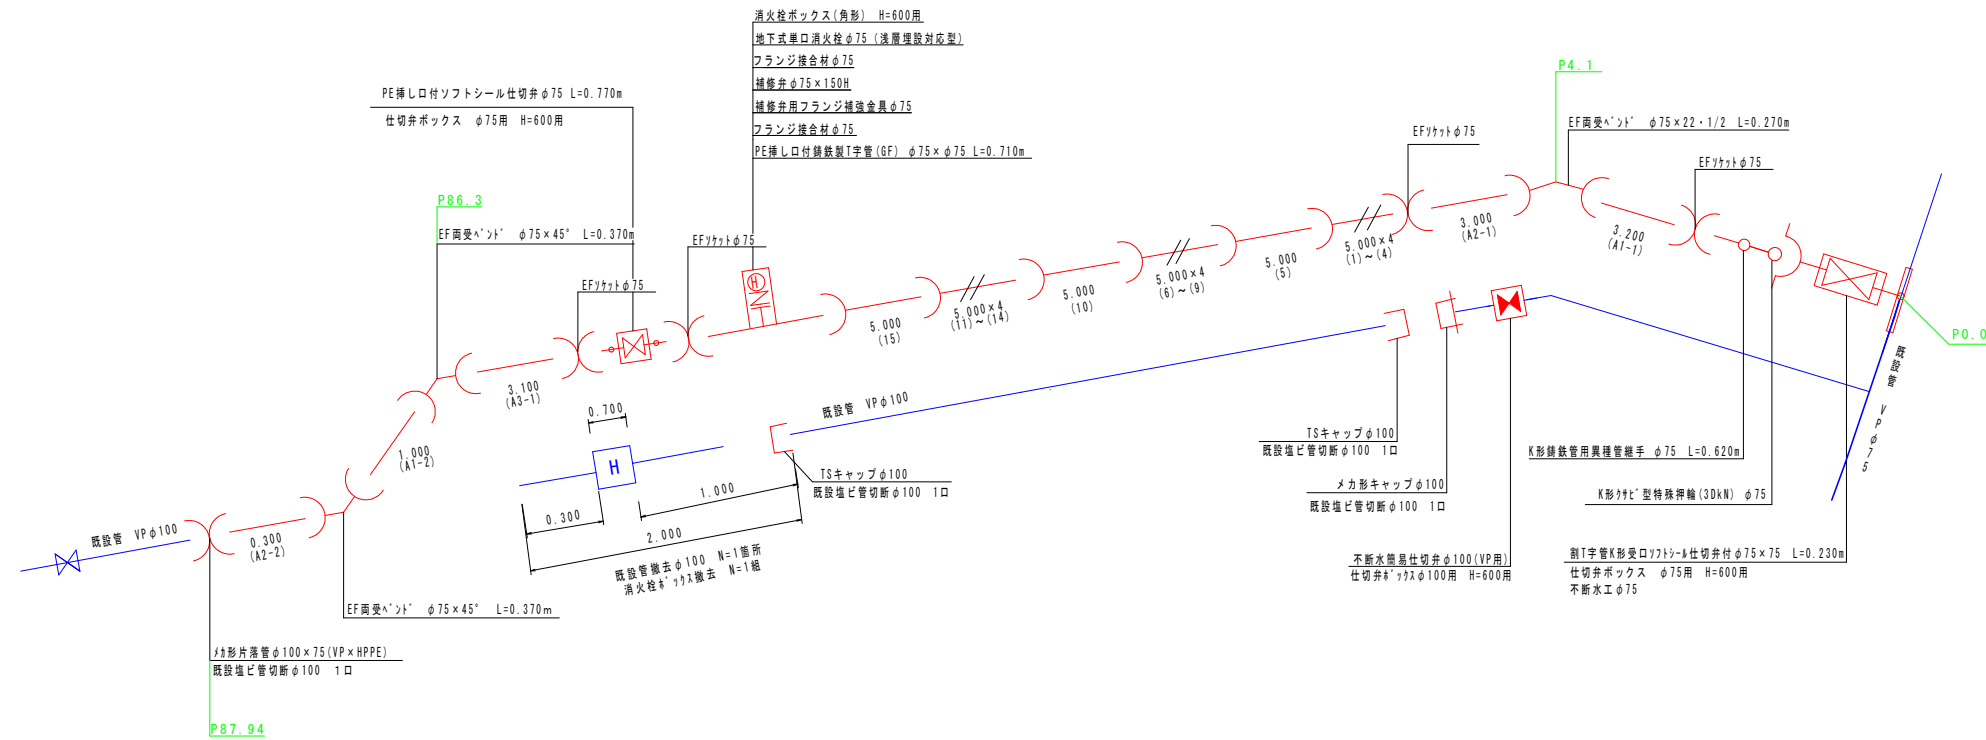


横断図

$$S = 1 : 100$$

水道配水用ポリエチレン管切管調書

  HPPE ϕ 75 : 直管 L=5.000m

		※▽は切断位置				
番号	口径	切管組み合わせ	有効長	残管長	計	切断
(1)～(15)	75		5,000	0,000	5,000	0
A1	75		4,200	0,800	5,000	2
A2	75		3,300	0,700	4,000	3
A3	75		3,100	0,900	4,000	1


四 万 十 市			
工事種別	令和7年度 上下工 第3号 中防地区有岡印地配水布設改善工事		
図面名称	配管詳細図-1	縮尺	図 示
路線河川名	有岡印地5号線		
工事箇所	高知県 四万十市 有岡		
設計種別	実地設計図	図面 番号	3
事務所名	四万十市 上下水選課		6
会社名			

配管詳細図1-2

土工断面図1

S=1:10


市道 車道 AS舗装(両切) H=0.6 φ75

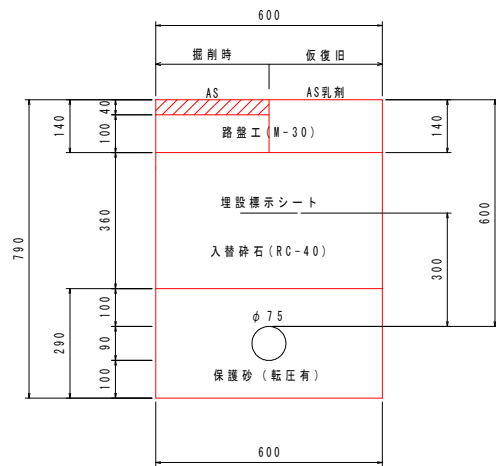

土工断面図2

S=1:10


市道 車道 AS舗装(両切) H=0.6 φ100 撤去

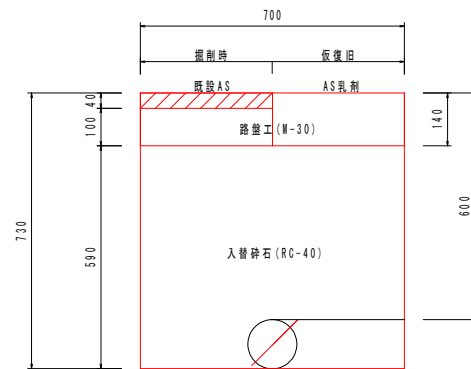

不断水土工断面1


S=1:20

市道 車道 AS舗装 不断水連絡工 H=0.6 φ75×φ75

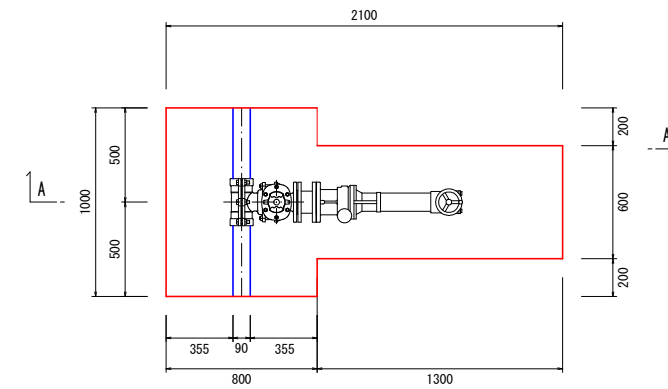



土工断面図2平面图

S=1:10

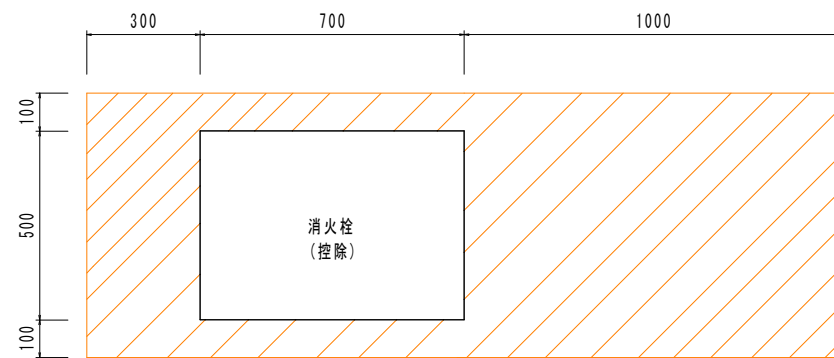

舗装構成図

S=1:10

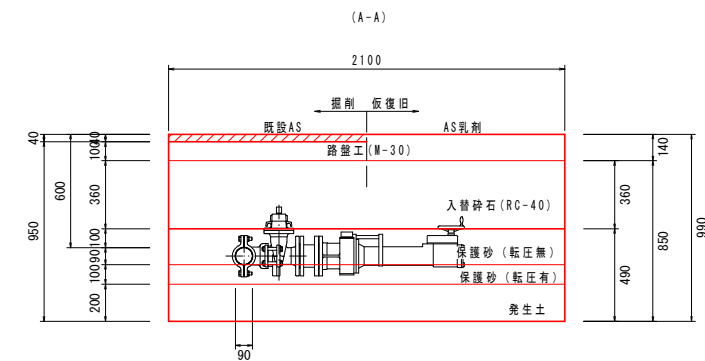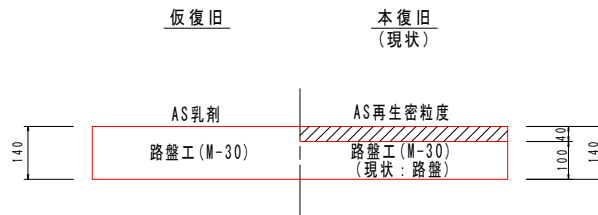


四 万 十 市			
工事種別	令和7年度 上水工 第3号 中筋地区有岡団地配水管布設替工事		
図面名称	配管詳細図-1-2	縮尺	図 示
路線河川名	有岡団地5号線		
工事箇所	高知県 四万十市 有岡		
設計種別	実施設計図	図面 番号	4
事務所名	四万十市 上下水道課		6
会社名			

配管詳細図1-3

ボックス標準図
S=1:10


消火栓標示線
S=1:10

区画線(黄色)W=0.15m L=3.4m

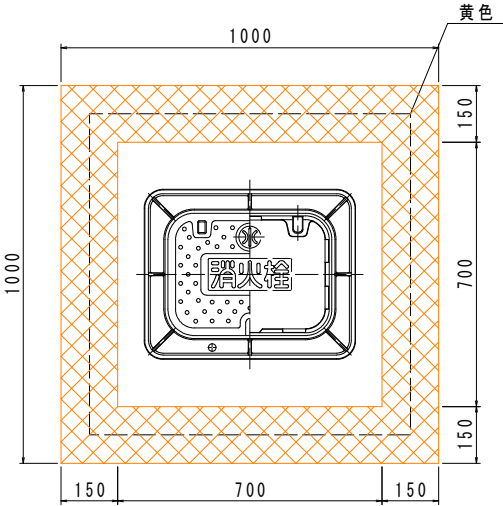

仕切弁ボックス

円形1号 H=600用(〜φ150)


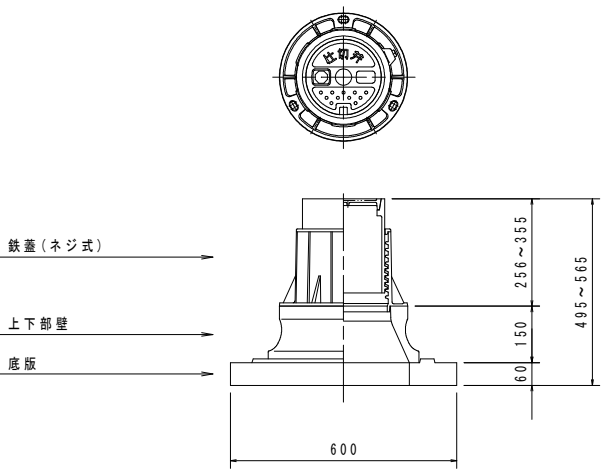


既設消火栓蓋及びBOX撤去図
S=1:10


消火栓ボックス H=600用

消火栓ボックス


角形2号 H=600用

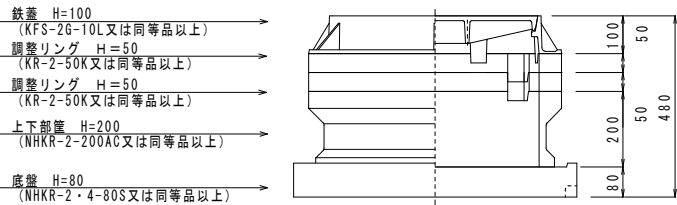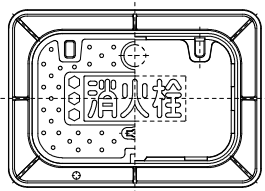

撤去前

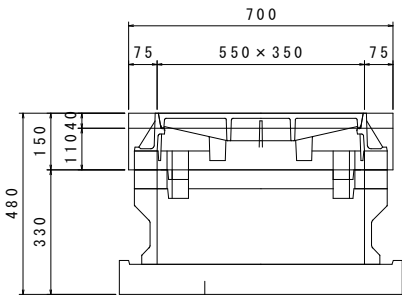

撤去後

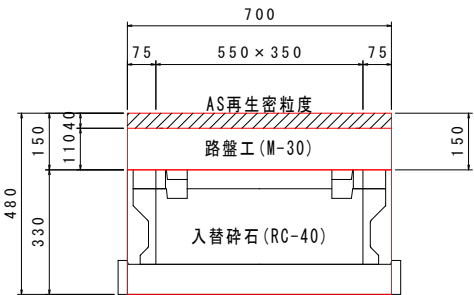

四 万 十 市			
工事種別	令和7年度 上水工 第3号 中筋地区有岡団地配水管布設替工事		
図面名称	配管詳細図1-3	縮尺	図 示
路線河川名	有岡団地5号線		
工事箇所	高知県 四万十市 有岡		
設計種別	実施設計図	図面 番号	5
事務所名	四万十市 上下水道課		6
会社名			

給水管接合替平面図


S=1=50



止水栓ボックス標準図

S=1:10


※蓋、受枠はパイプ上面から130mmを基準に設置すること。

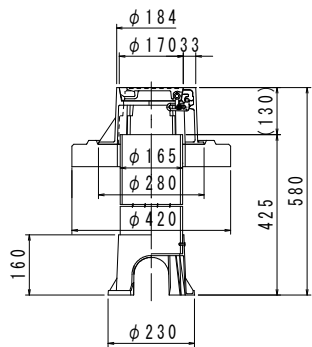

土工断面図A

S=1:10

市道 車道 AS舗装(両切) H=0.6 φ20

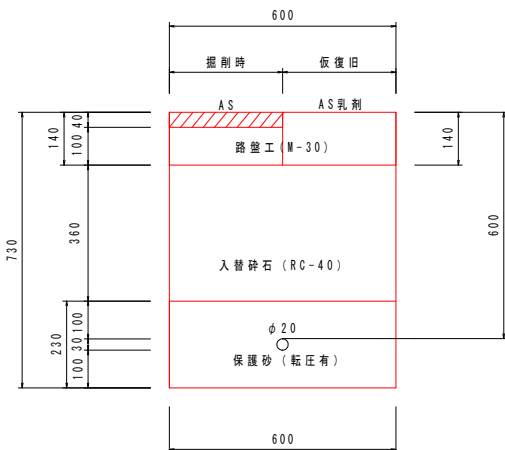

給水管接合替詳細図

給水管接合替詳細図


S=NON

※差込み(ワンタッチ式)継手には、樹脂製インコアを設置すること。

※止水栓より宅内側は、HIVPで施工すること。

下図は標準的なものであり、既設管の配管状況により適宜対応すること。


(①②④⑧⑨部)

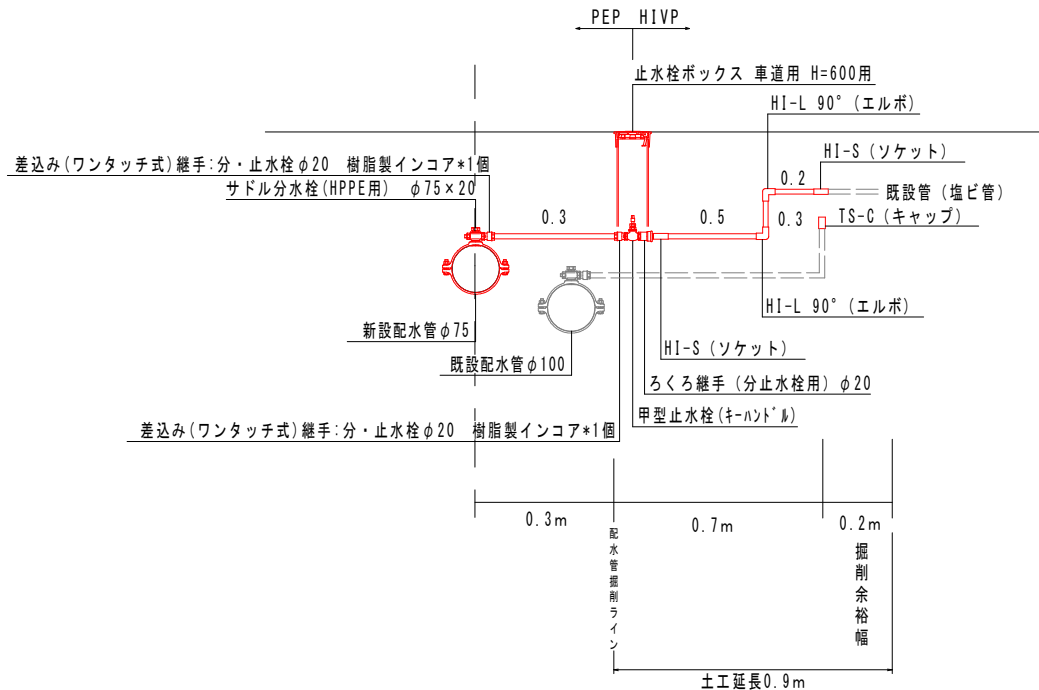

1箇所当り材料使用表

サドル分水栓 φ75×φ20 N=1個
PEP φ20 ①②④⑧⑨ L=0.3m
HIVP φ20 L=1.0m (0.5+0.3+0.2)
差込み(ワンタッチ式)継手:分・止水栓用 φ20 N=2個
HI-L90° (エルボ) φ20 N=2個
HI-S (ソケット) φ20 N=2個
樹脂製インコア φ20 N=2個
甲型止水栓(キーハンドル) φ20 N=1個
ろくろ継手(分・止水栓用) φ20 N=1個
TS-C (キャップ) φ20 N=1個
止水栓ボックス H=600用 N=1個

(③⑤⑥⑦⑩部)

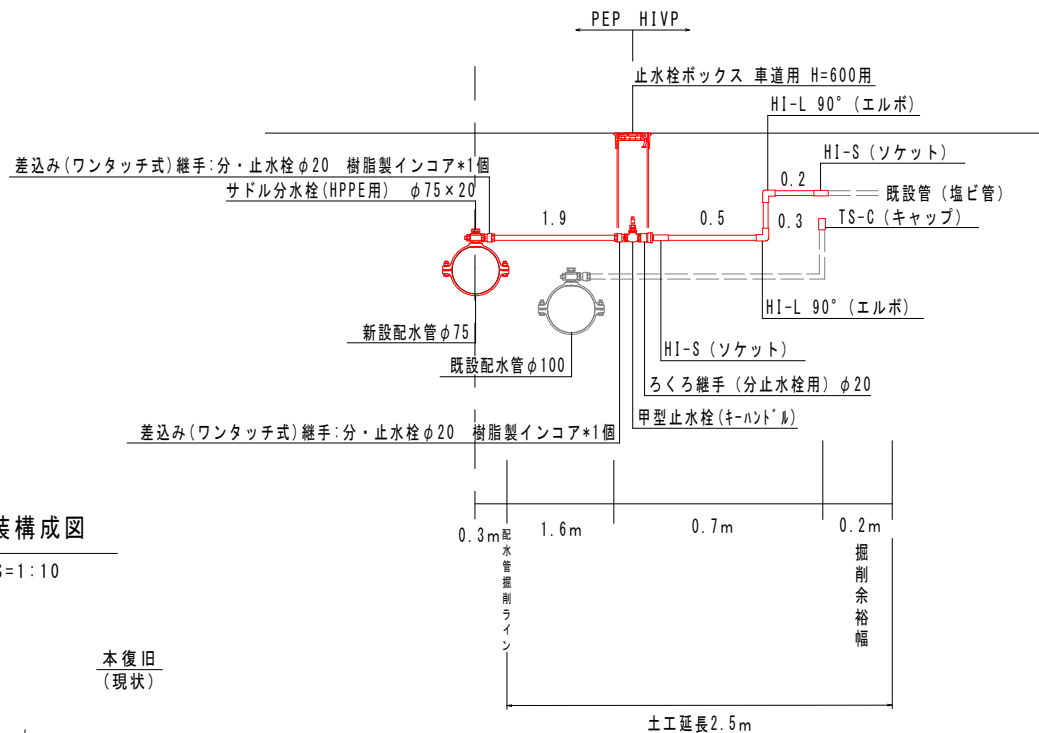


1箇所当り材料使用表

サドル分水栓 φ75×φ20 N=1個
PEP φ20 ③⑤⑥⑦⑩ L=1.9m
HIVP φ20 L=1.0m (0.5+0.3+0.2)
差込み(ワンタッチ式)継手:分・止水栓用 φ20 N=2個
HI-L90° (エルボ) φ20 N=2個
HI-S (ソケット) φ20 N=2個
樹脂製インコア φ20 N=2個
甲型止水栓(キーハンドル) φ20 N=1個
ろくろ継手(分・止水栓用) φ20 N=1個
TS-C (キャップ) φ20 N=1個
止水栓ボックス H=600用 N=1個

舗装構成図

S=1:10

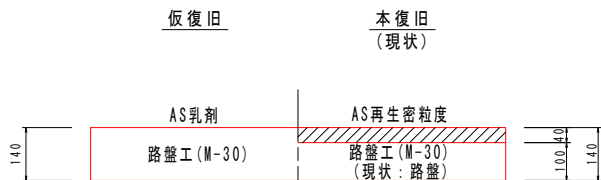

四 万 十 市			
工事種別	令和7年度 上水工 第3号 中防地区有岡団地配水管布設替工事		
図面名称	標準図	縮尺	図 示
路線河川名	有岡団地5号線		
工事箇所	高知県 四万十市 有岡		
設計種別	実施設計図	図面 番号	6
事務所名	四万十市 上下水道課		6
会社名			