


一般平面図
S=1:4,000

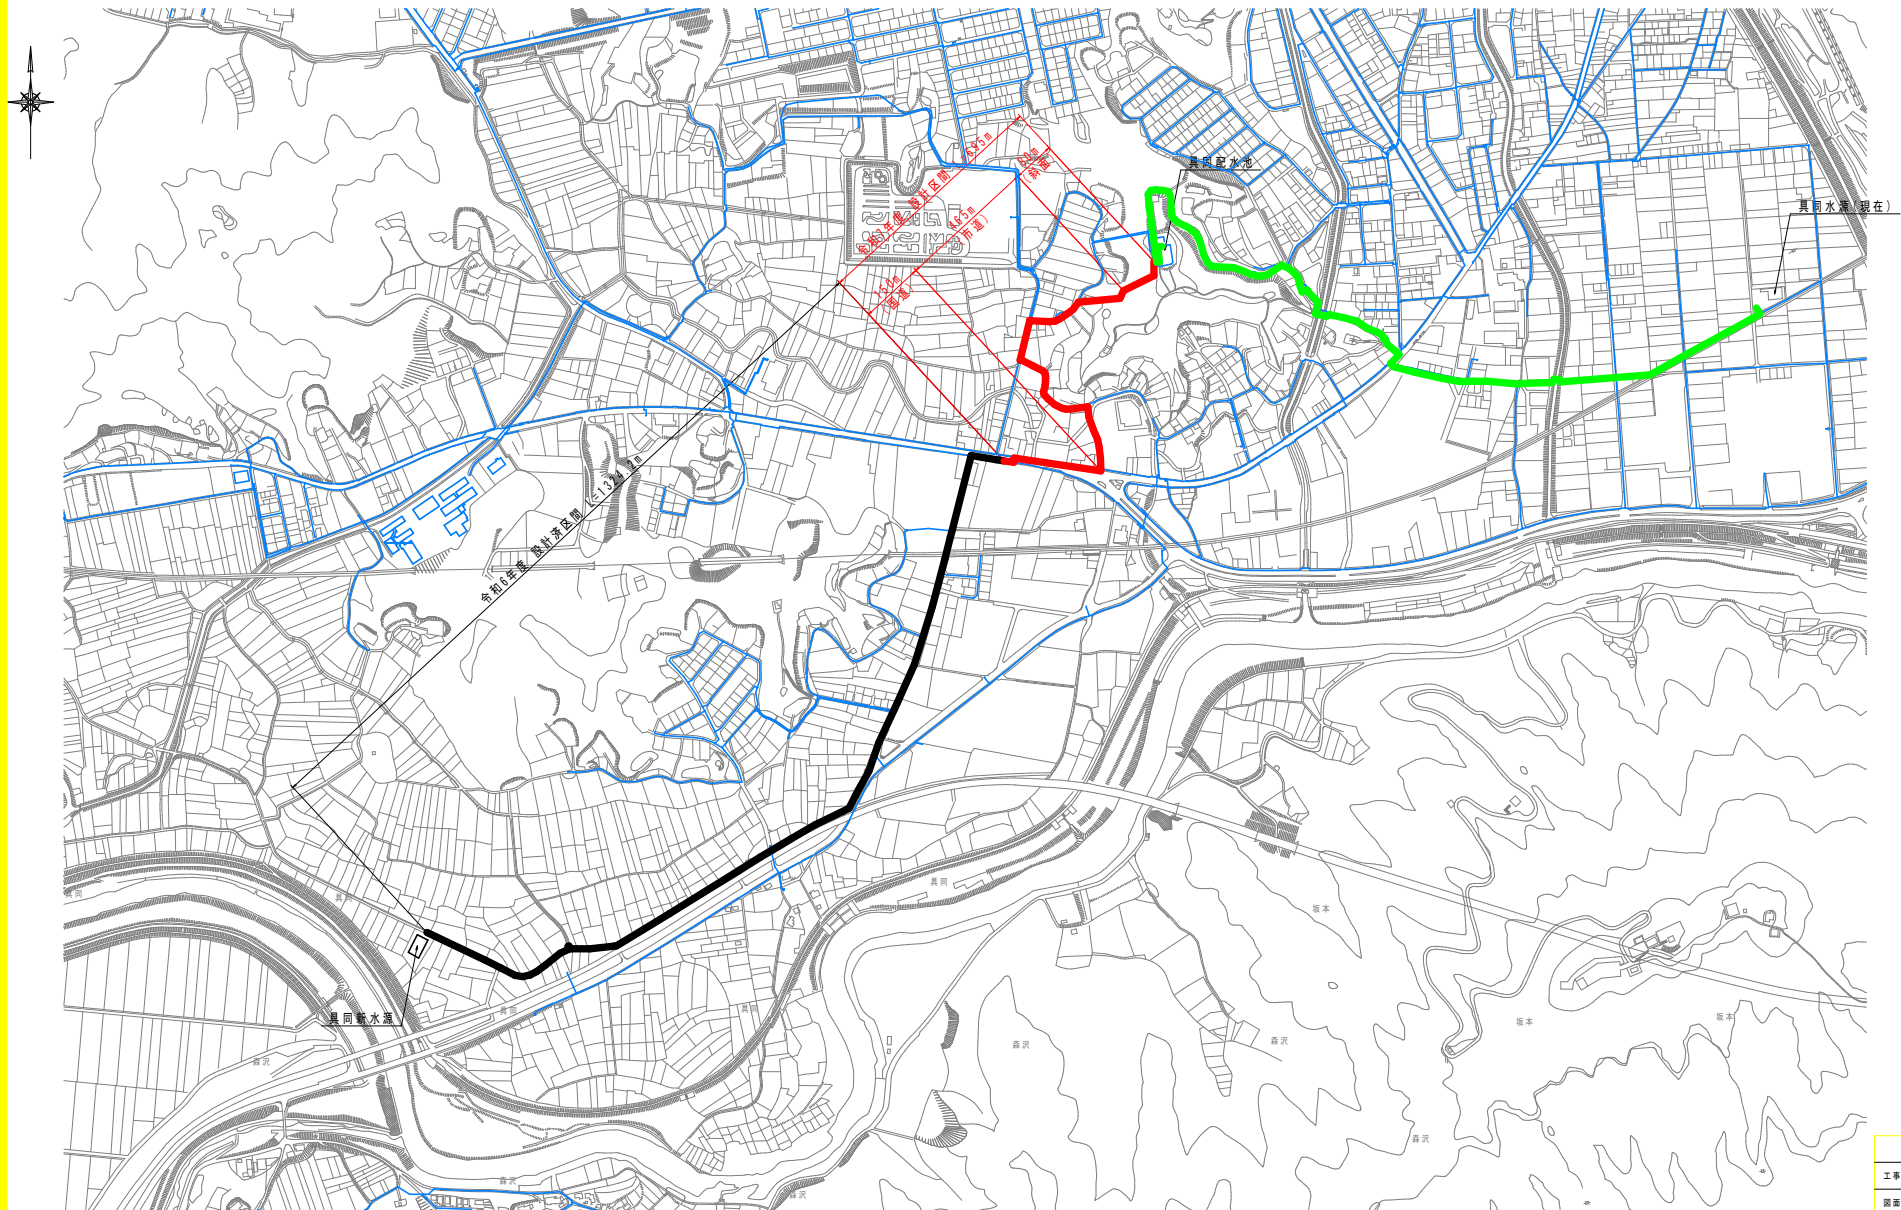

四万十市			
工事種別	令和6年度 高野受 第3号 具同排水道更新工事実施設計書(その3)(継続)		
図面名称	一般平面図	縮尺	1:4,000
路線河川名			
工事箇所	高知県 四万十市 具同		
設計種別	実施設計図		
事務所名	四万十市 上下水道課	図面 番号	1
会社名			1