


工事平面図

S=1:500

凡例

	新設配水管
	既設配水管
	仕切弁

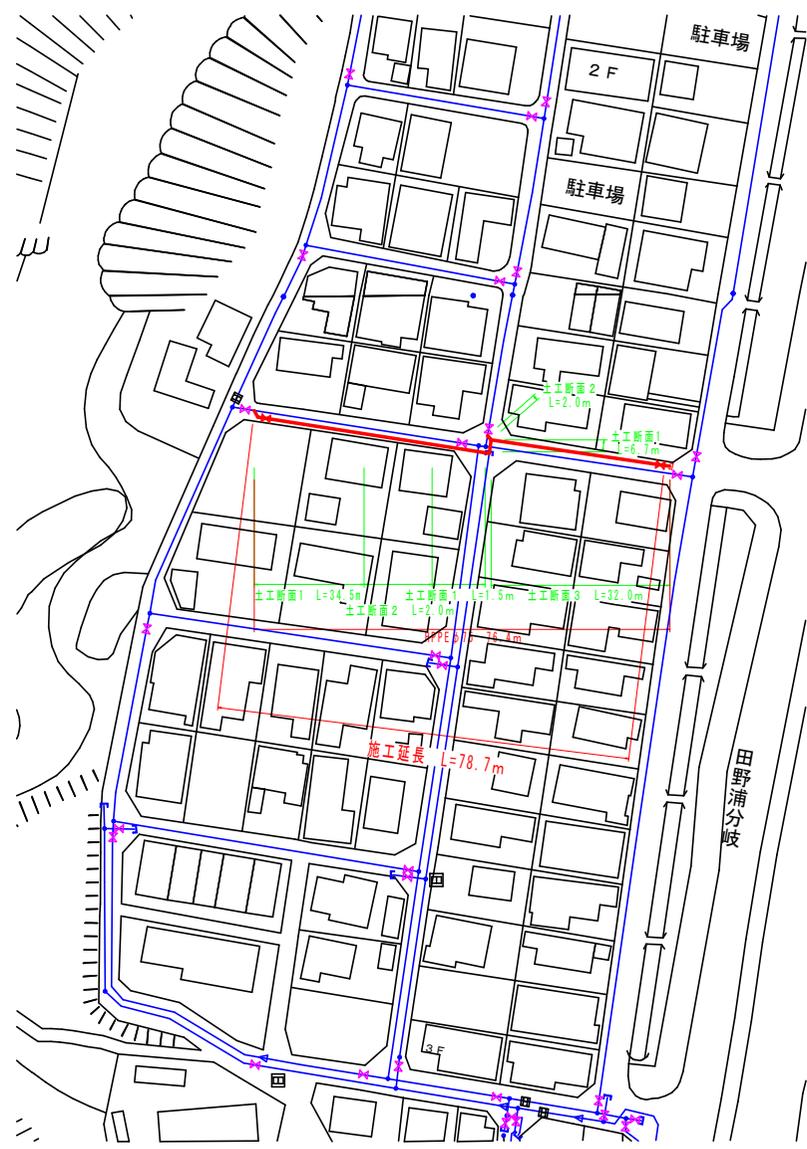


四万十市			
工事種別	令和7年度 上水工 第8号 中村地区古津賀第一団地配水管布設工事		
図面名称	一般平面図	縮尺	S=1:500
路線河川名	古津賀第1団地4号線 古津賀第1団地8号線		
工事箇所	高知県 四万十市 古津賀地内		
設計種別	実施設計図		
事務所名	四万十市 上下水道課	図面 番号	1 5
会社名			

配管詳細図1-2

掘削断面図
S=1:10


土工断面図1

市道 車道 AS舗装(両切) H=0.6 φ75

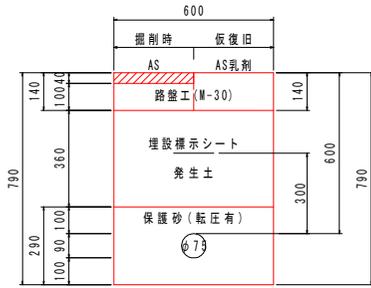


土工断面図2

市道 車道 AS舗装(両切) H=1.0 φ75

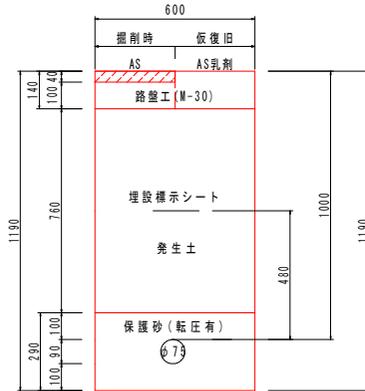


土工断面図3

市道 車道 AS舗装(片切) H=0.6 φ75

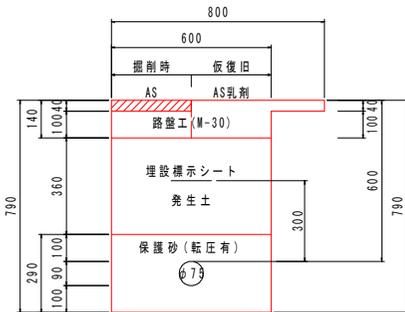


ボックス標準図
S=1:10

仕切弁ボックス
円形1号 H=600用(φ50~φ150)
※口径及び流向方向を示すキャップを必ず設置すること。

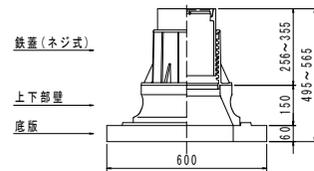

舗装構成図


S=1:10

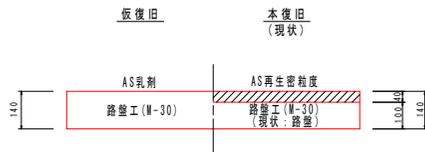


横断面

S=1:20

分岐A+P.28.5 (土工断面1)

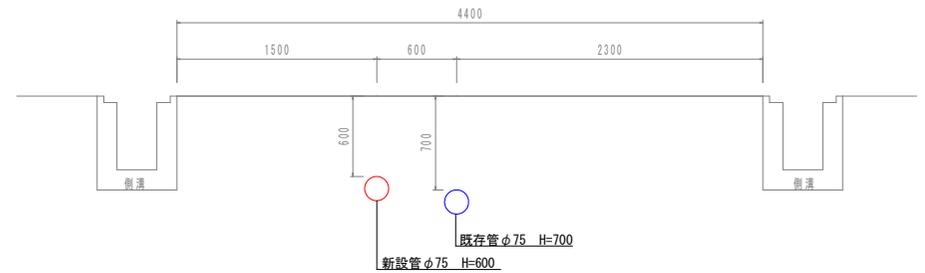

分岐B+P.5.0 (土工断面3)

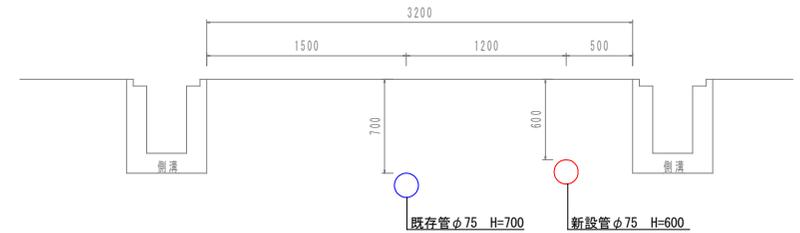


四万十市			
工事種別	令和7年度 上水工 第8号 中村地区古津買第一団地排水管敷設工事		
図面名称	配管詳細図1-2	縮尺	図示
路線河川名	古津買第1団地4号線 古津買第1団地8号線		
工事箇所	高知県 四万十市 古津買地内		
設計種別	実施設計図	図面 番号	3
事務所名	四万十市 上下水道課		5
会社名			

給水管接合替詳細図 1


給水管接合替平面図
S=1:50

凡例

- 新設配水管
- 既設配水管 (推定)
- 新設給水管
- 既設給水管 (推定)
- ⊗ 仕切弁

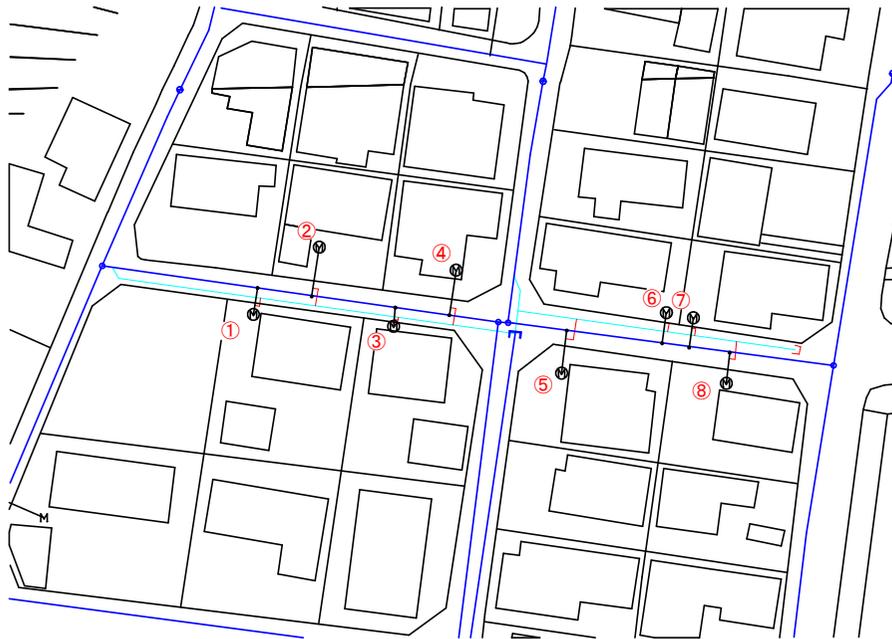


掘削断面図
S=1:10

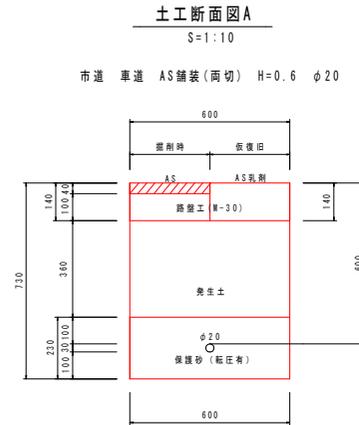

止水栓ボックス標準図
S=1:10

※蓋、突持はパイプ上面から130mmを基準に設置すること。

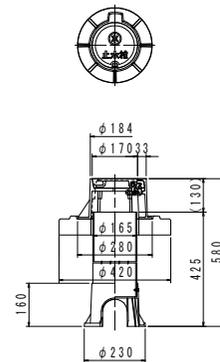

四万十市			
工事種別	令和7年度 上水工 第8号 中村地区古津箕第一団地給水管布設替工事		
図面名称	給水管接合替詳細図1	縮尺	図示
路線河川名	古津箕第1団地4号線 古津箕第1団地8号線		
工事箇所	高知県 四万十市 古津箕地内		
設計種別	実施設計図		
事務所名	四万十市 上下水道課	図面 番号	4
会社名			5

給水管接合替詳細図 2


S=NON

※差込み(ワンタッチ式)継手には、樹脂製インコアを設置すること。


※止水栓より宅内側は、HIVPで施工すること。

下図は標準的なものであり、既設管の配管状況により適宜対応すること。


(1)③部

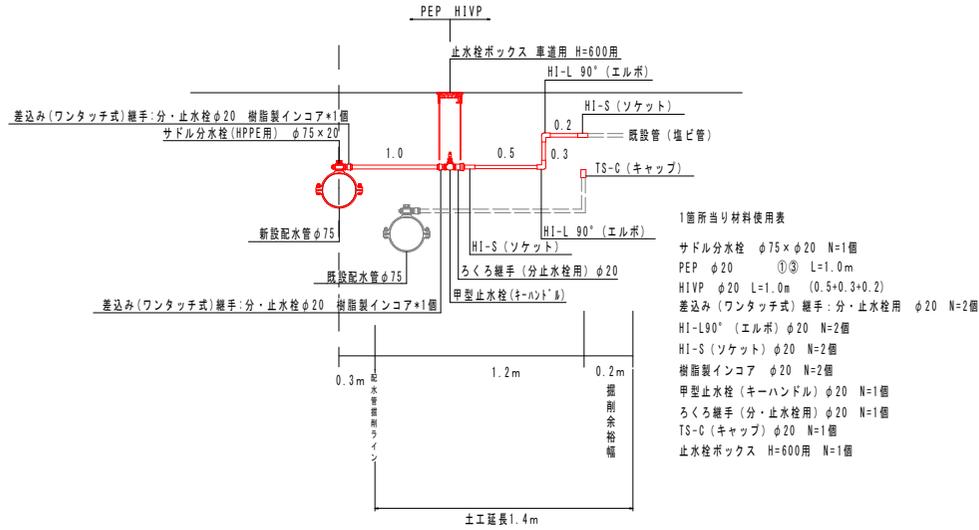


(5)⑧部

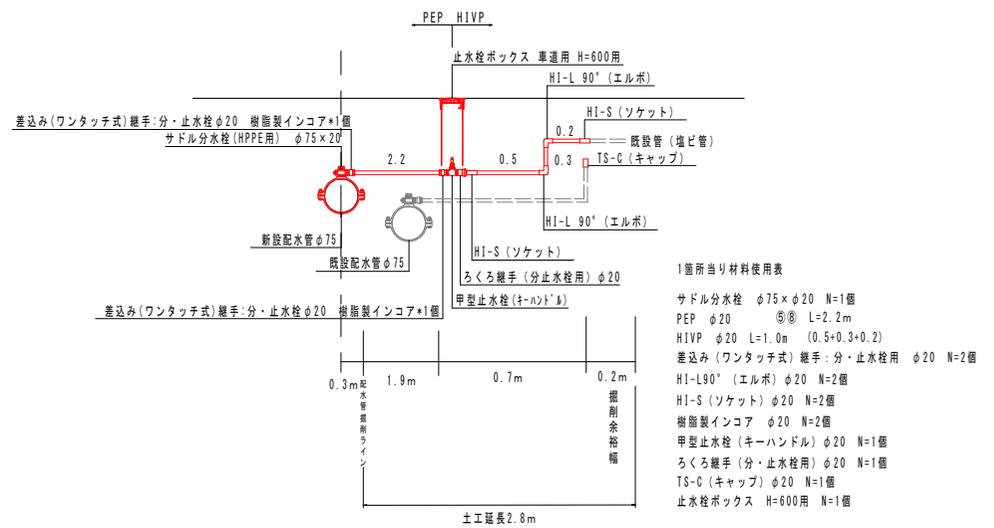

(2)④部

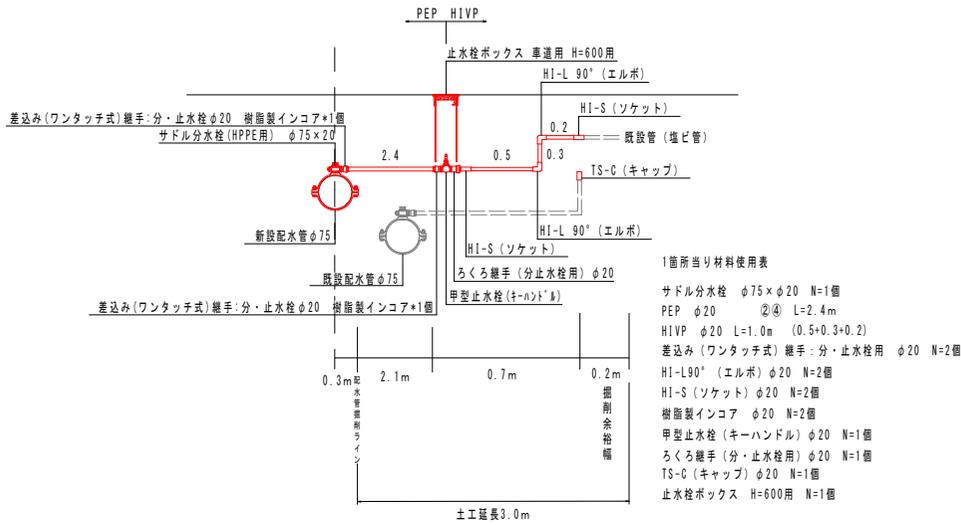

(6)⑦部

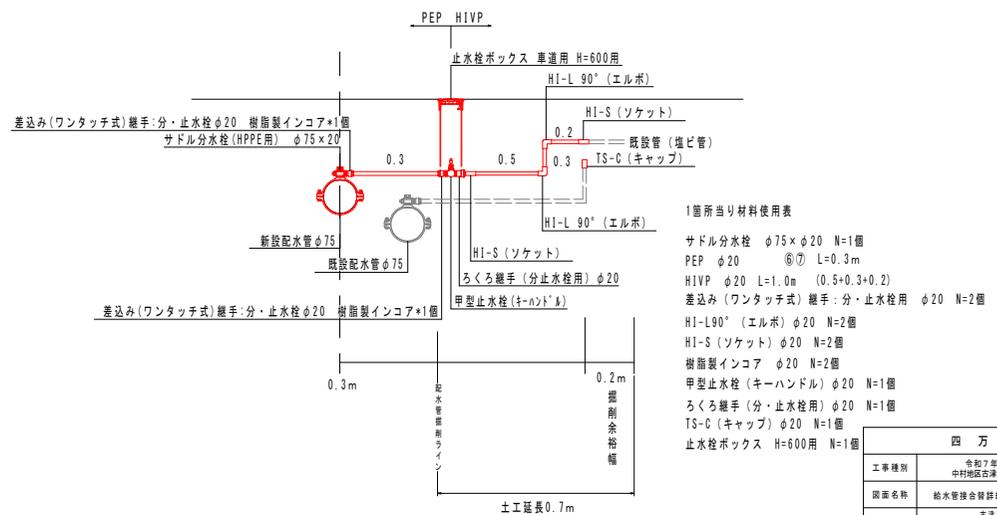

四万十市			
工事種別	令和7年度 上水工 第8号 中村地区古津買第一団地給水管布設工事		
図面名称	給水管接合替詳細図2	縮尺	図示
路線河川名	古津買第1団地4号線 古津買第1団地6号線		
工事箇所	高知県 四万十市 古津買地内		
設計種別	実施設計図	図面 番号	5
事務所名	四万十市 上下水道課		5
会社名			