


工事平面図

S=1:500



凡例


- 新設配水管
- 既設配水管
- 仕切弁

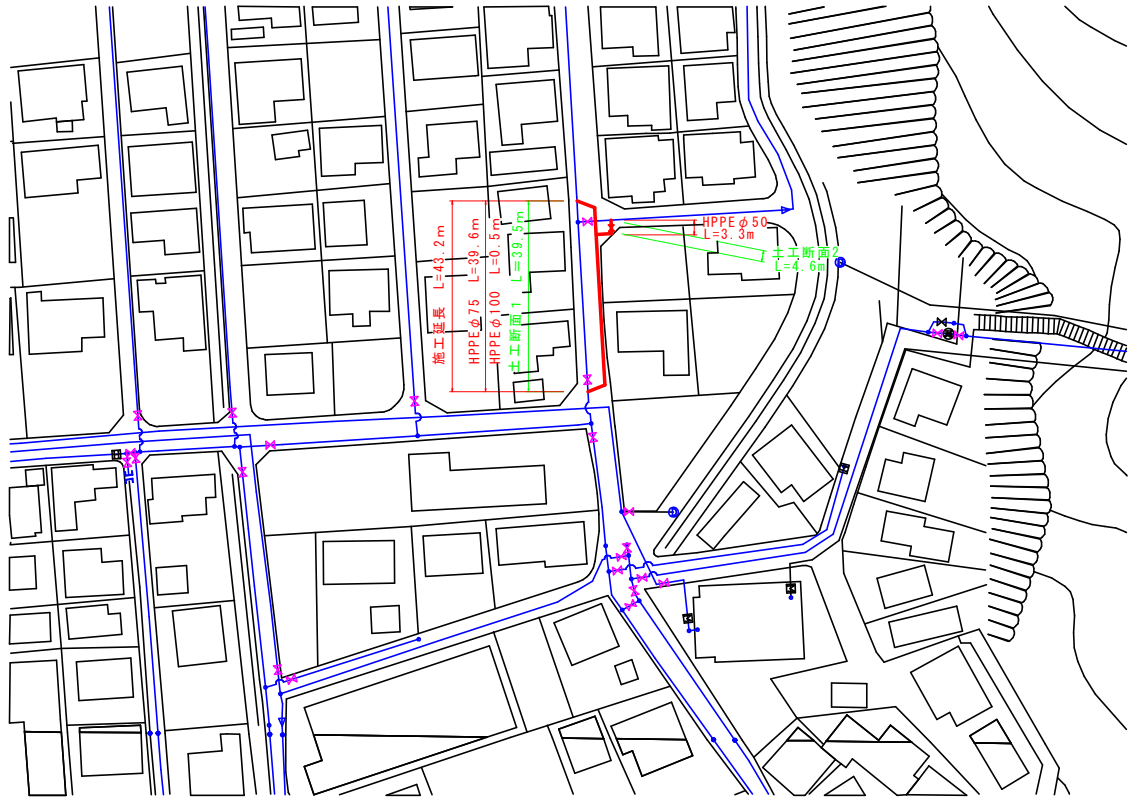

四万十市			
工事種別	令和7年度 上水工 第7号 中村地区井沢地区配水管施設工事		
図面名称	一般平面図	縮尺	S=1:500
路線河川名	井沢地区第3号線		
工事箇所	高知県 四万十市 井沢地内		
設計種別	実施設計図		
事務所名	四万十市 上下水道課	図面 番号	1
会社名			4

配管詳細図1-1

管 割 図
S=NON

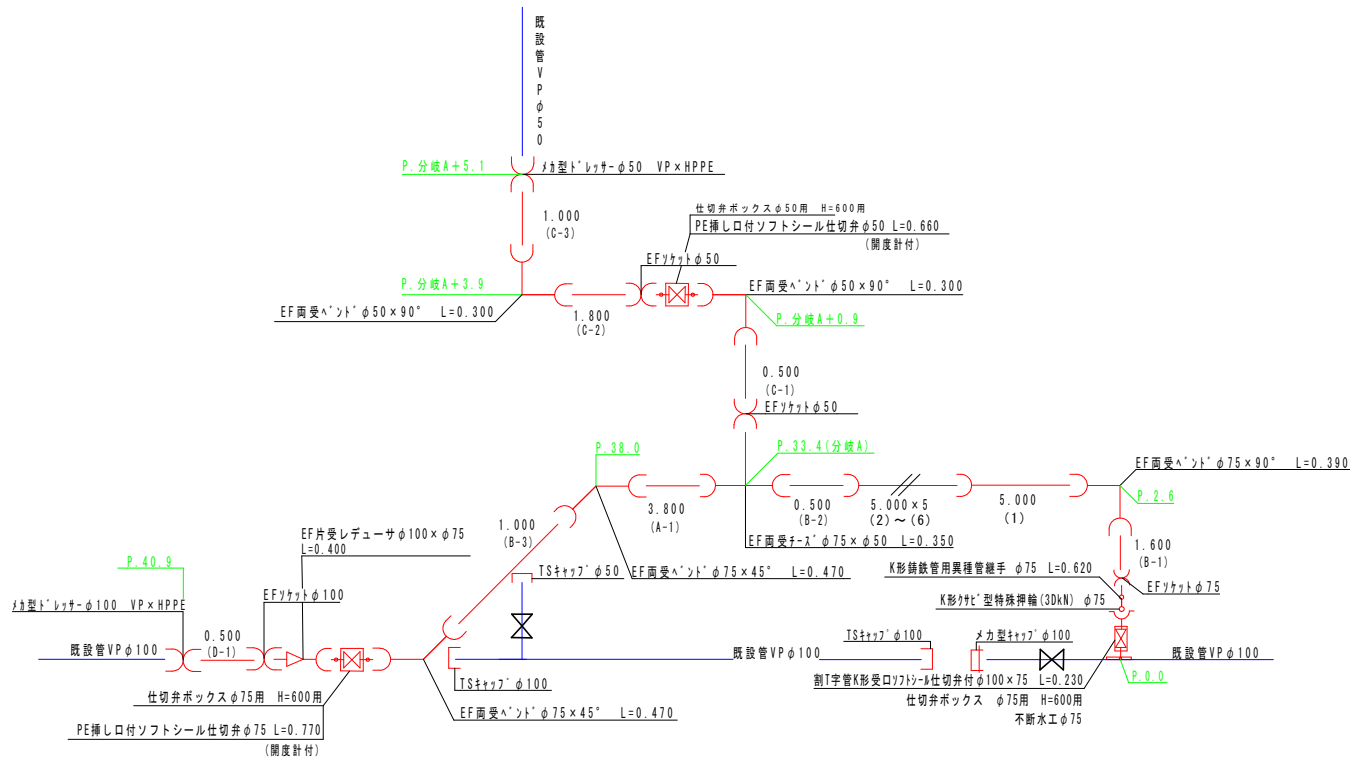

水道配水用4'リフリン管切管調査		HPPEφ75:直管L=5.000m		※▽は切断位置			
番号	口径	切管組み合わせ	有効長	残管長	計	切断	
(1)~(6)	75	5.000 (1)~(6)	5.000	0.000	5.000	0	
A	75	3.800 (A-1)	3.800	1.200	5.000	1	
B	75	1.600 (B-1) 0.500 (B-2) 1.000 (B-3)	3.100	1.900	5.000	3	
合計				3.100		4	

水道配水用4'リフリン管切管調査		HPPEφ50:直管L=5.000m		※▽は切断位置			
番号	口径	切管組み合わせ	有効長	残管長	計	切断	
C	50	0.500 (C-1) 1.800 (C-2) 1.000 (C-3)	3.300	1.700	5.000	3	
合計				1.700		3	


水道配水用4'リフリン管切管調査		HPPEφ100:直管L=5.000m		※▽は切断位置			
番号	口径	切管組み合わせ	有効長	残管長	計	切断	
D	100	0.500 (D-1)	0.500	4.500	5.000	1	
合計				4.500		1	

四 万 十 市				
工事種別	令和7年度 上水工 第7号 中村地区公共施設配水管布設工事			
図面名称	配管詳細図1-1	縮尺	図 示	
路線河川名	井沢路第3号線			
工事箇所	高知県 四万十市 井沢地内			
設計種別	実施設計図			
事務所名	四万十市 上下水道課	図面 番号	2	
会社名			4	

配管詳細図1-2


土工断面図1

市道 車道 AS舗装(両切) H=0.6 φ75

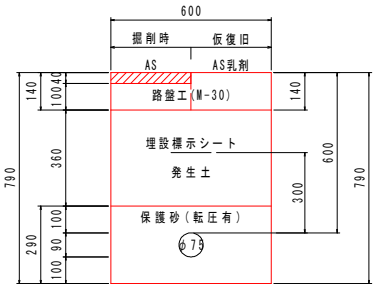


土工断面図2

市道 車道 AS舗装(両切) H=0.6 φ50

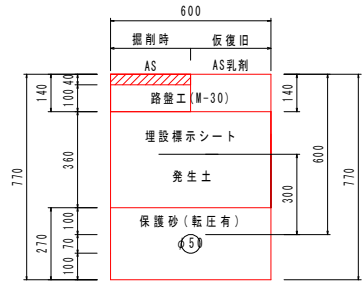

舗装構成図


S=1:10

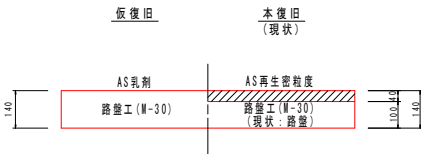


不排水土工断面1

S=1:20

市道 車道 AS舗装 不排水連絡工φ100×φ75 H=0.60

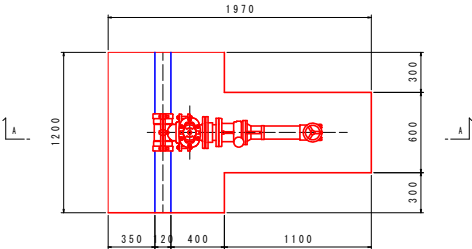


(A-A)

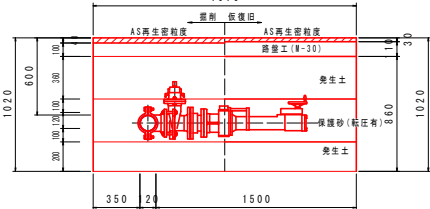

横断面図

S=1:20

P.25.0地点

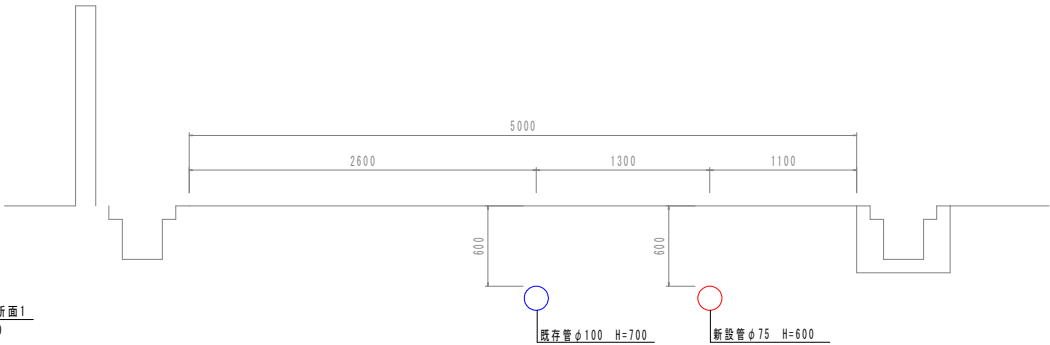

ボックス標準図

S=1:10

仕切井ボックス

円形1号 H=600用(φ50~φ150)


※口径及び流向方向を示すキャップを必ず設置すること。



鉄蓋(ネジ式)

上下部壁

底板

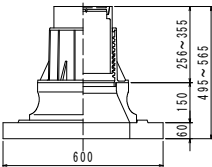

四万十市			
工事種別	令和7年度 上水工 第7号 中村地区井沢地区配水管設備工事		
図面名称	配管詳細図1-2	縮尺	図示
路線河川名	井沢地区第3号線		
工事箇所	高知県 四万十市 井沢地内		
設計種別	実施設計図		
事務所名	四万十市 上下水道課	図面 番号	3
会社名			4

凡例

- 新設配水管
- 既設配水管（推定）
- 新設給水管
- 既設給水管（推定）
- 仕切弁


給水管接合替平面図

S=1:50

給水管接合替詳細図

S=NON


※差込み（ワンタッチ式）継手には、樹脂製インコアを設置すること。
※止水栓より宅内側は、HIVPで施工すること。
下図は標準的なものであり、既設管の配管状況により適宜対応すること。

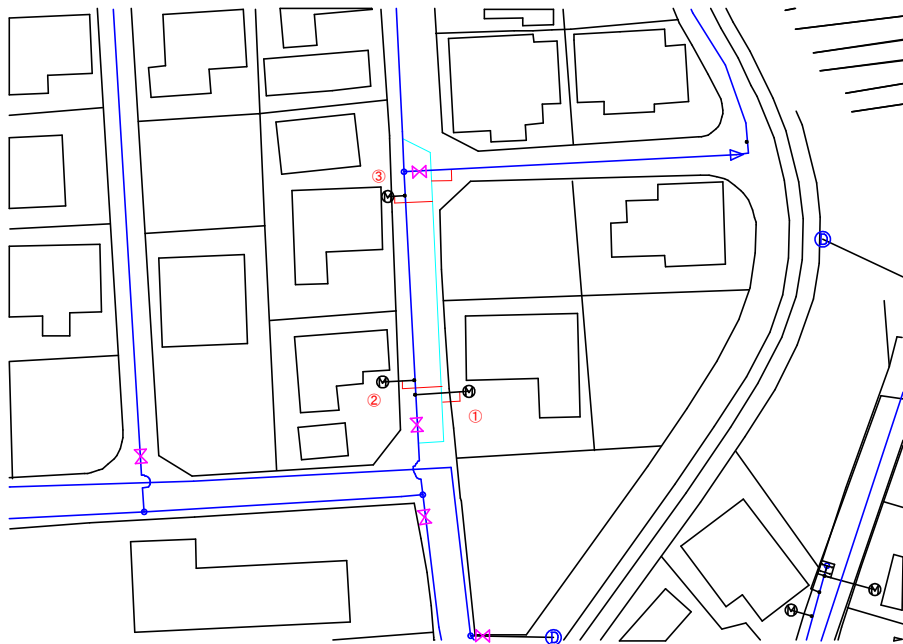

止水栓ボックス標準図

S=1:10


※蓋、受栓はパイプ上面から130mmを基準に設置すること。

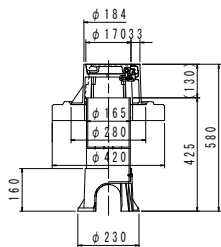

土工断面図A

S=1:10

市道 車道 AS舗装(両切) H=0.6 φ20



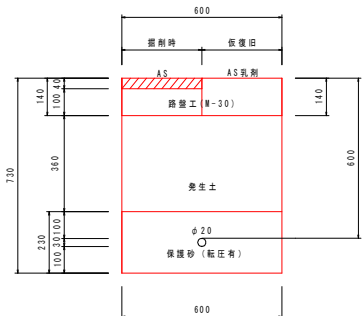


掘削断面図

S=1:10

舗装構成図

S=1:10

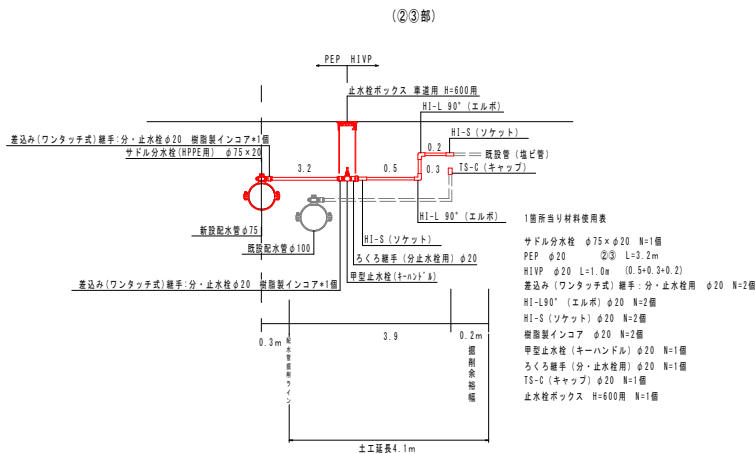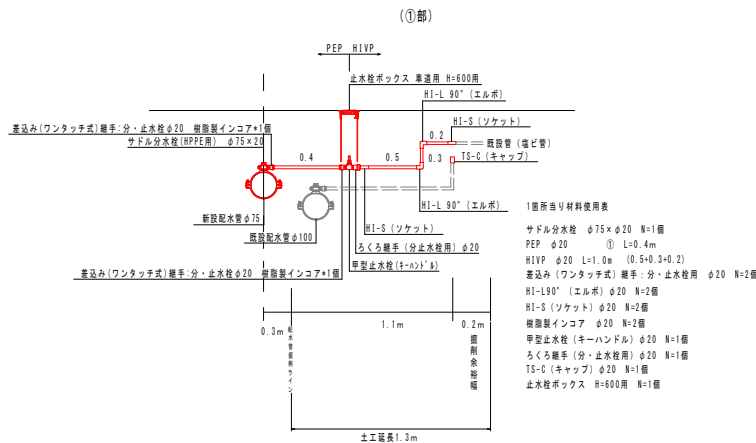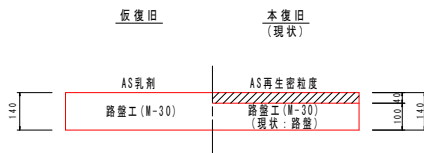

四万十市			
工事種別	令和7年度 上水工 第7号 中村地区井沢地区配水管等設置工事		
図面名称	給水管接合替詳細図	図 示	
路線河川名	井沢地区第3号線		
工事箇所	高知県 四万十市 井沢地区		
設計種別	実施設計図	図 示	4
事務所名	四万十市 上下水道課	図 示	4
会社名			