


# 工事平面図

S=1:500

凡例


- 新設配水管
- 既設配水管
- ✕ 仕切弁

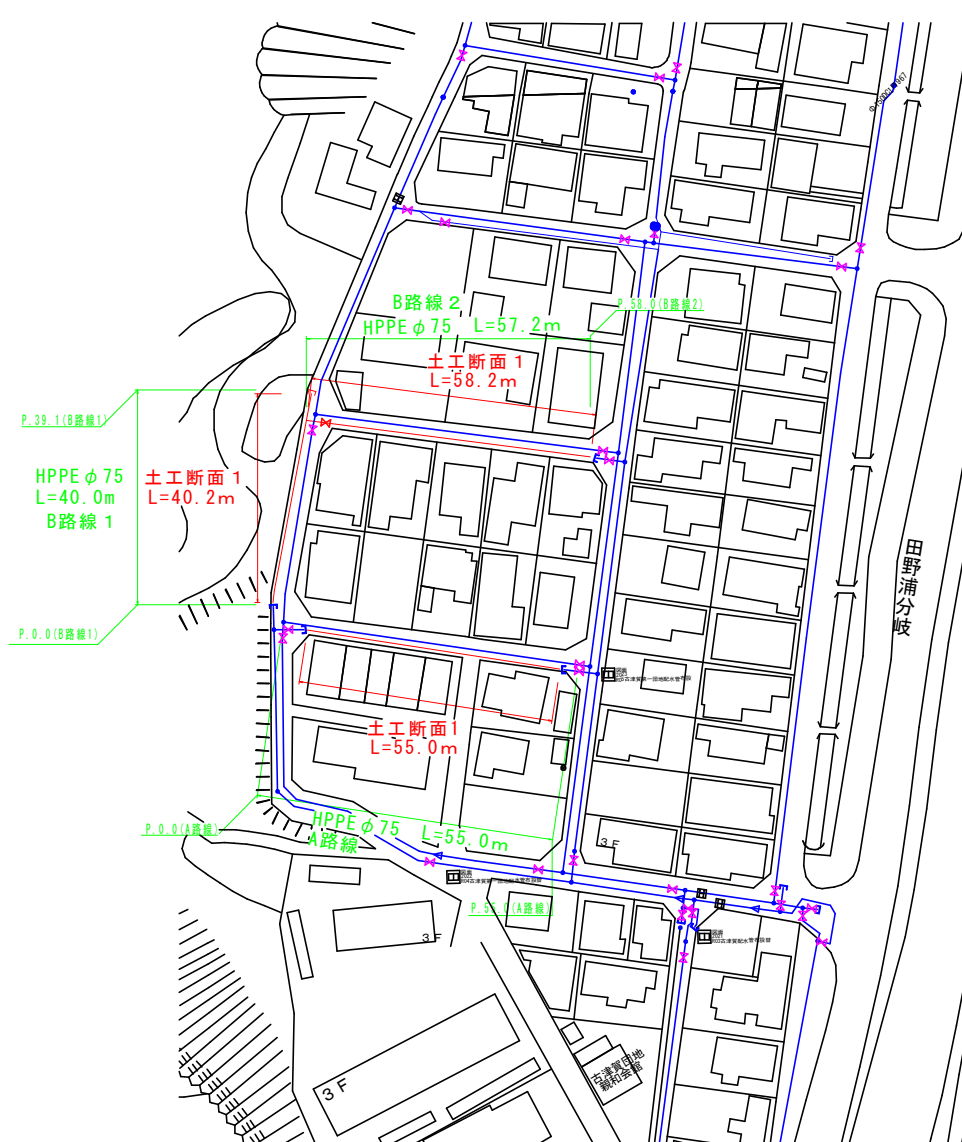

四万十市			
工事種別	令和8年度 上水工 第1号 中村地区古津買第一団地配水管布設工		
図面名称	工事平面図	縮尺	図示
路線河川名	古津買住宅1号線 古津買住宅5号線	古津買住宅6号線	
工事箇所	高知県 四万十市 古津買地内		
設計種別	業務設計図		
事務所名	四万十市 上下水道課	図面 番号	1
会社名			5

# 配管詳細図1-1


管割図  
S=NON

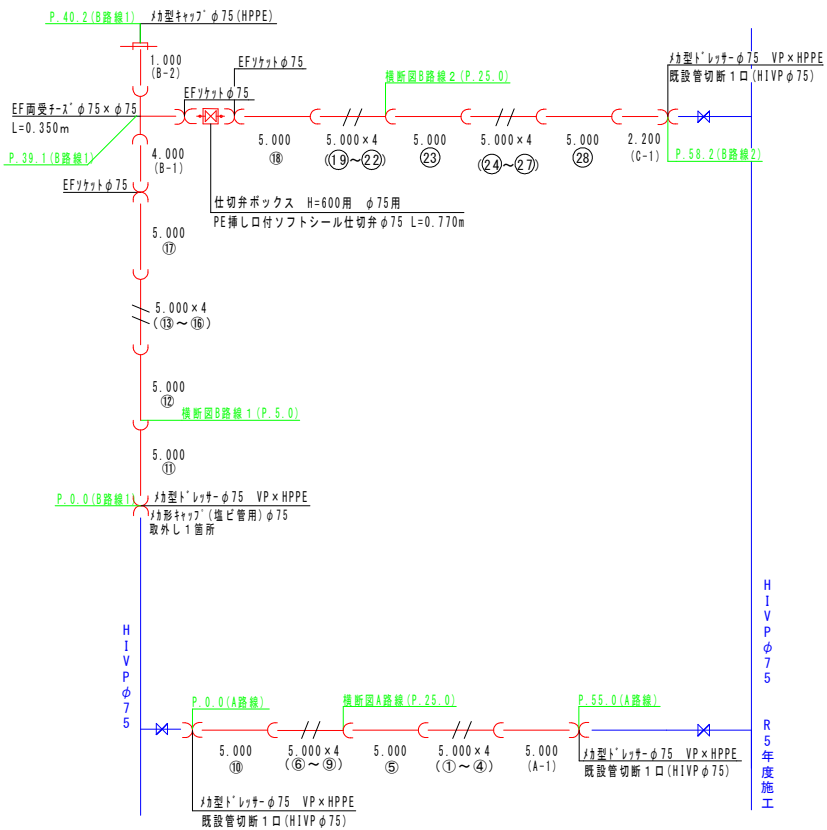

掘削断面図  
S=1:10

土工断面図1

市道 車道 AS舗装(両切) H=0.6 φ75

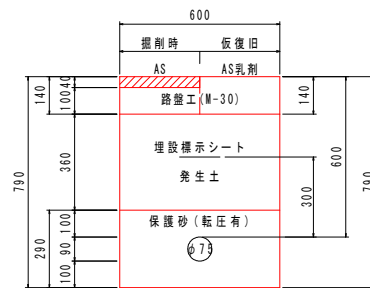


舗装構成図

S=1:10

仮復旧

 本復旧  
(現状)



## ボックス標準図

S=1:10

仕切弁ボックス

円形1号 H=600用 (φ50~φ150)


※口径及び流向方向を示すキャップを必ず設置すること。



鉄蓋(ネジ式)

上下部壁

底板

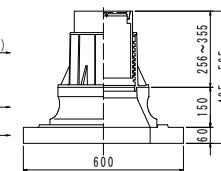

水道配水用φ75パイプ管切替調査 HPPEφ75:直管L=5,000m

番号	口径	切管組み合わせ	※切替位置			
			有効長	残管長	計	切断
(1)~(28)	75	5,000 (1)~(28)	5,000	0,000	5,000	0
A	75	5,000 (A-1)	5,000	0,000	5,000	0
B	75	4,000 (B-1) 1,000 (B-2)	5,000	0,000	5,000	1
C	75	2,200 (C-1)	2,200	2,800	5,000	1
合計	75			2,800		2


四万十市			
工事種別	令和8年度 上水工 第1号 中村地区古津賀第一団地配水管布設替工事		
図面名称	配管詳細図1-1	縮尺	図示
路線河川名	古津賀住宅1号線 古津賀住宅5号線	古津賀住宅6号線	
工事箇所	高知県 四万十市 古津賀地内		
設計種別	実施設計図	図面番号	2
事務所名	四万十市 上下水道課	会社名	5

# 配管詳細図1-2


## 横断図

S=1:20


横断図A路線 (P. 25.0)

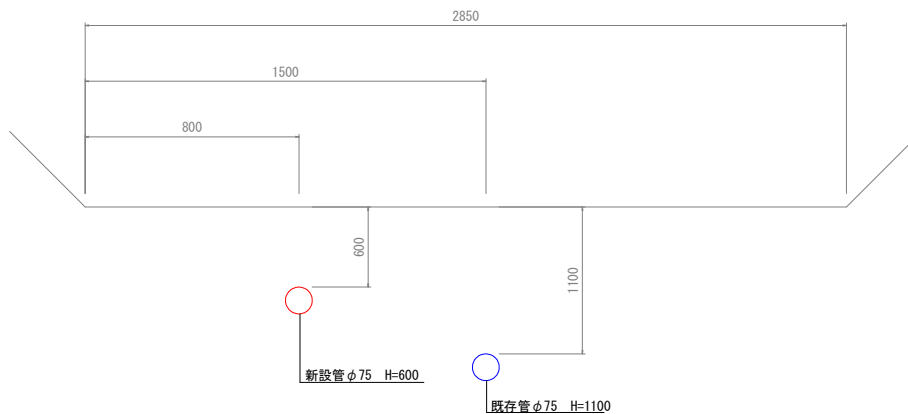

横断図B路線 1 (P. 5.0)

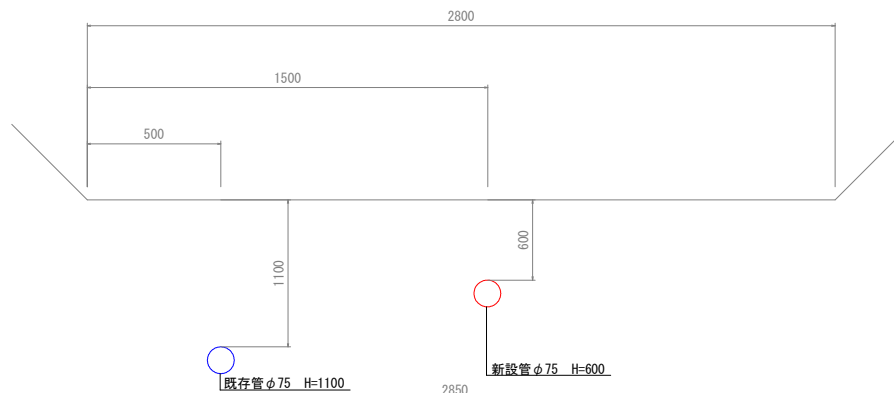

横断図B路線 2 (P. 25.0)

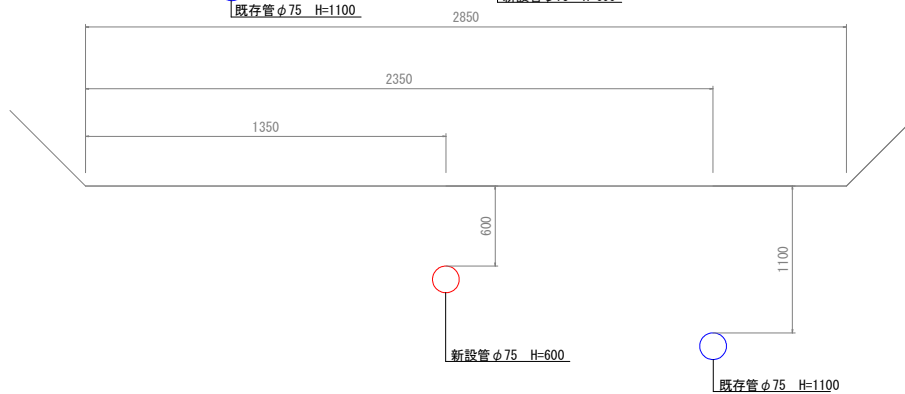


四万十市			
工事種別	令和8年度 上水工 第1号 中村地区古津賀第一団地配水管施設工事		
図面名称	配管詳細図1-2	縮尺	図示
路線河川名	古津賀住宅1号線 古津賀住宅5号線	古津賀住宅6号線	
工事箇所	高知県 四万十市 古津賀地内		
設計種別	実施設計図		
事務所名	四万十市 上下水道課	図面 番号	3
会社名			5

# 給水管接合替詳細図 1

## 凡例

- 新設配水管
- 既設配水管 (推定)
- 新設給水管
- 既設給水管 (推定)
- ⊗ 仕切弁

給水管接合替平面図  
S=1:30

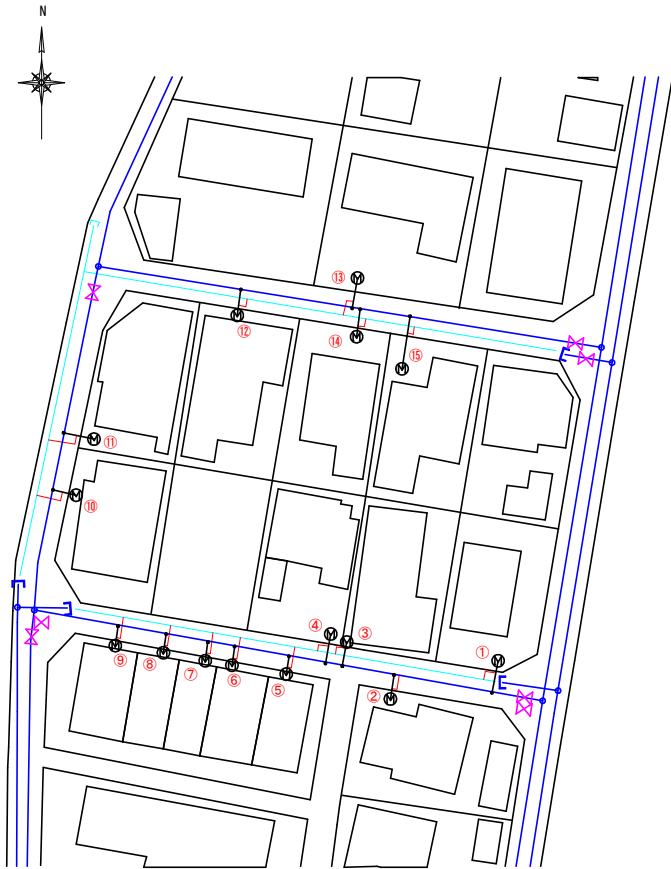


掘削断面図

S=1:10

土工断面図A

S=1:10

市道 車道 AS舗装 (両切) H=0.6 φ20

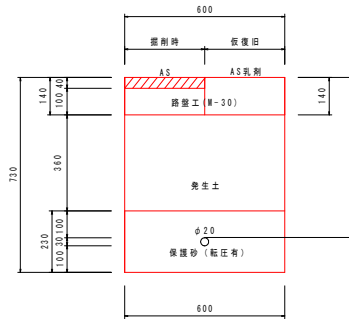

舗装構成図


S=1:10



止水栓ボックス標準図

S=1:10

※蓋、受枠はパイプ上面から130mmを基準に設置すること。

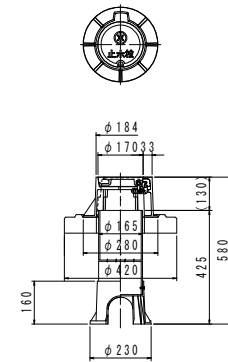

四万十市			
工事種別	令和8年度 上水工 第1号 中村地区古津買第一団地配水管布設工事		
図面名称	給水管接合替詳細図1-1	縮尺	図示
路線河川名	古津買住宅1号線 古津買住宅5号線	古津買住宅6号線	
工事箇所	高知県 四万十市 古津買地内		
設計種別	実施設計図		
事務所名	四万十市 上下水道課	図面 番号	4
会社名			5




# 給水管接合替詳細図1-2

S=NON

※差込み(ワンタッチ式)継手には、樹脂製インコアを設置すること。

※止水栓より宅内側は、HIVPで施工すること。

下図は標準的なものであり、既設管の配管状況により適宜対応すること。

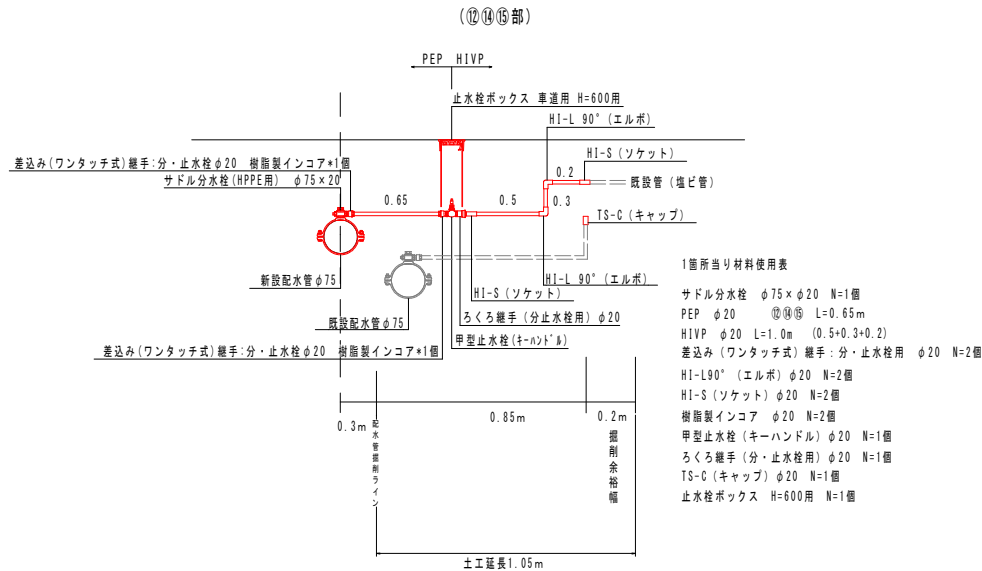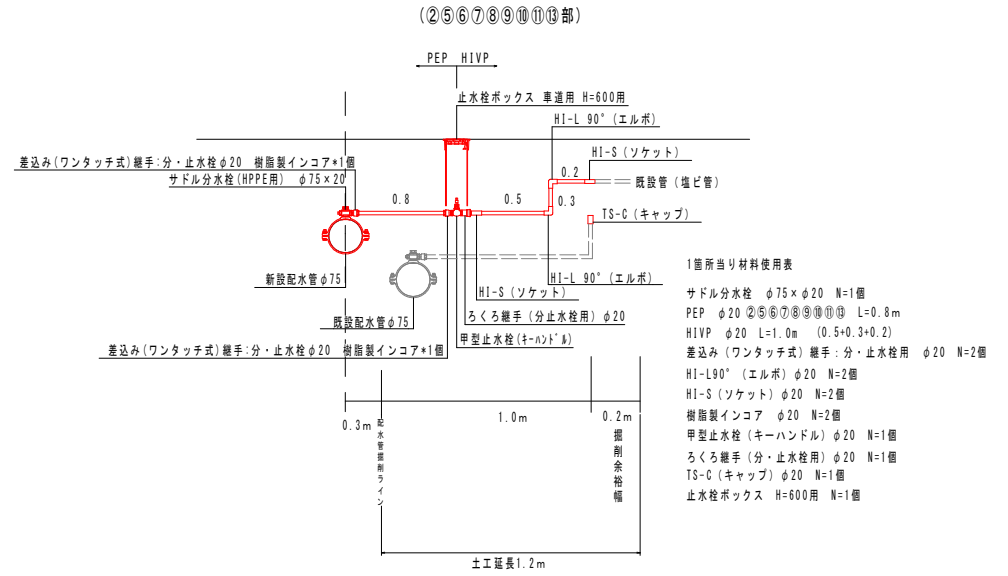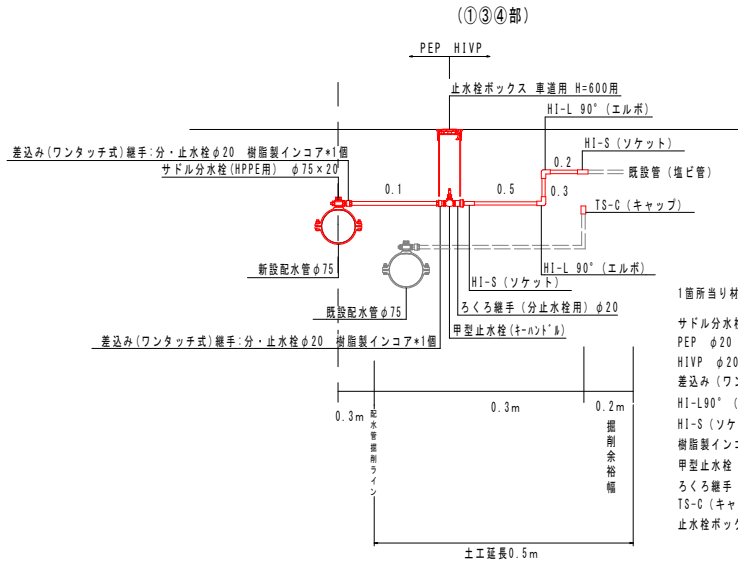

四万十市			
工事種別	令和8年度 上水工 第1号 中村地区古津賀第一団地配水管敷替工事		
図面名称	給水管接合替詳細図1-2	縮尺	図示
路線河川名	古津賀住宅1号線 古津賀住宅5号線	古津賀住宅6号線	
工事箇所	高知県 四万十市 古津賀地内		
設計種別	実施設計図		
事務所名	四万十市 上下水道課	図面 番号	5
会社名			5