


委託概要 (3校共通)

- ・ 体育館内の空調整備 (基本設計含※空調方式の検討)
- ・ 空調方式によって新設する建物の設置 (例 LPガスボンベ庫※RC造 等)
- ・ 上記に付随する電気設備工事 (災害対応コンセント設備・照明設備)

委託名	図面名称	縮尺	図面番号	設計年月	備考
四万十市立中学校屋内運動場空調設備整備工事設計業務	①中村中学校 付近見取図・配置図		1	令和8年	高知県 四万十市
				5月	

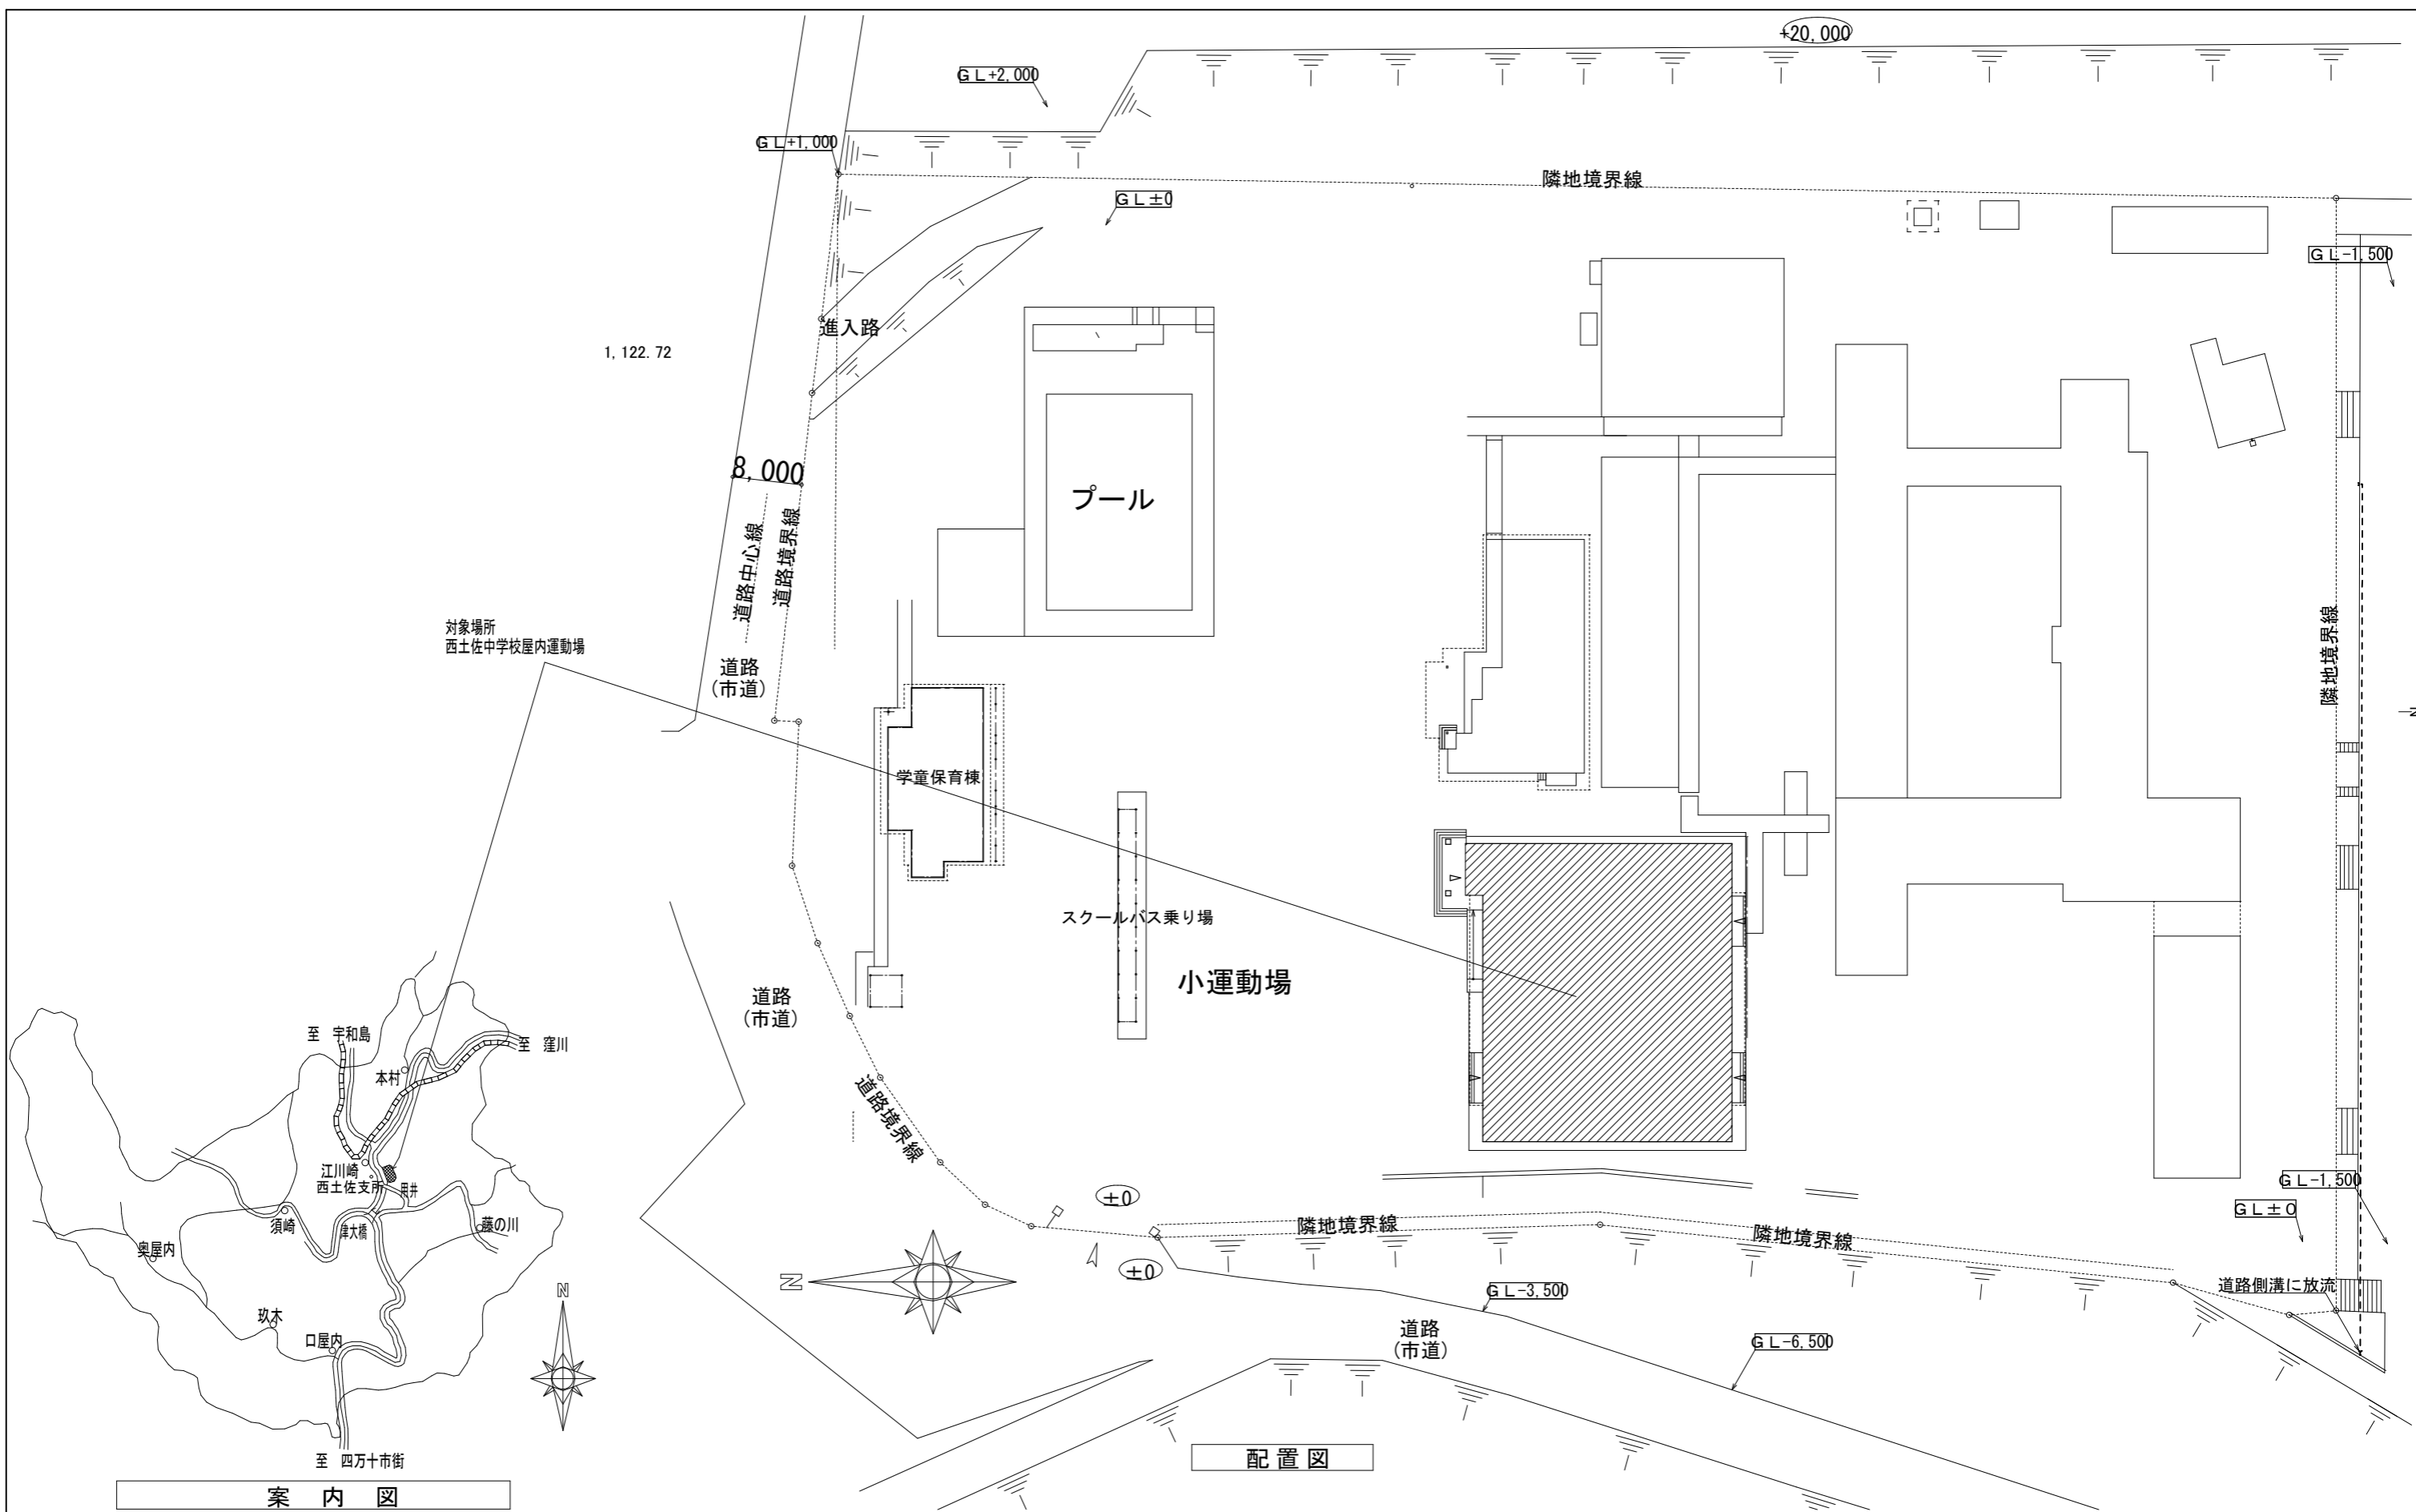

委託名	図面名称	縮尺	図面番号	設計年月	備考
四万十市立中学校屋内運動場空調設備整備工事設計業務	③西土佐中学校 案内図・配置図		3	令和8年 5月	高知県 四万十市