


凡例

- 新設管 (R8本工事)
- 既設管 (推定)
- 新設管 (R8別途工事)
- 新設管 (R9工事予定)

計画平面図

S=1:1,000

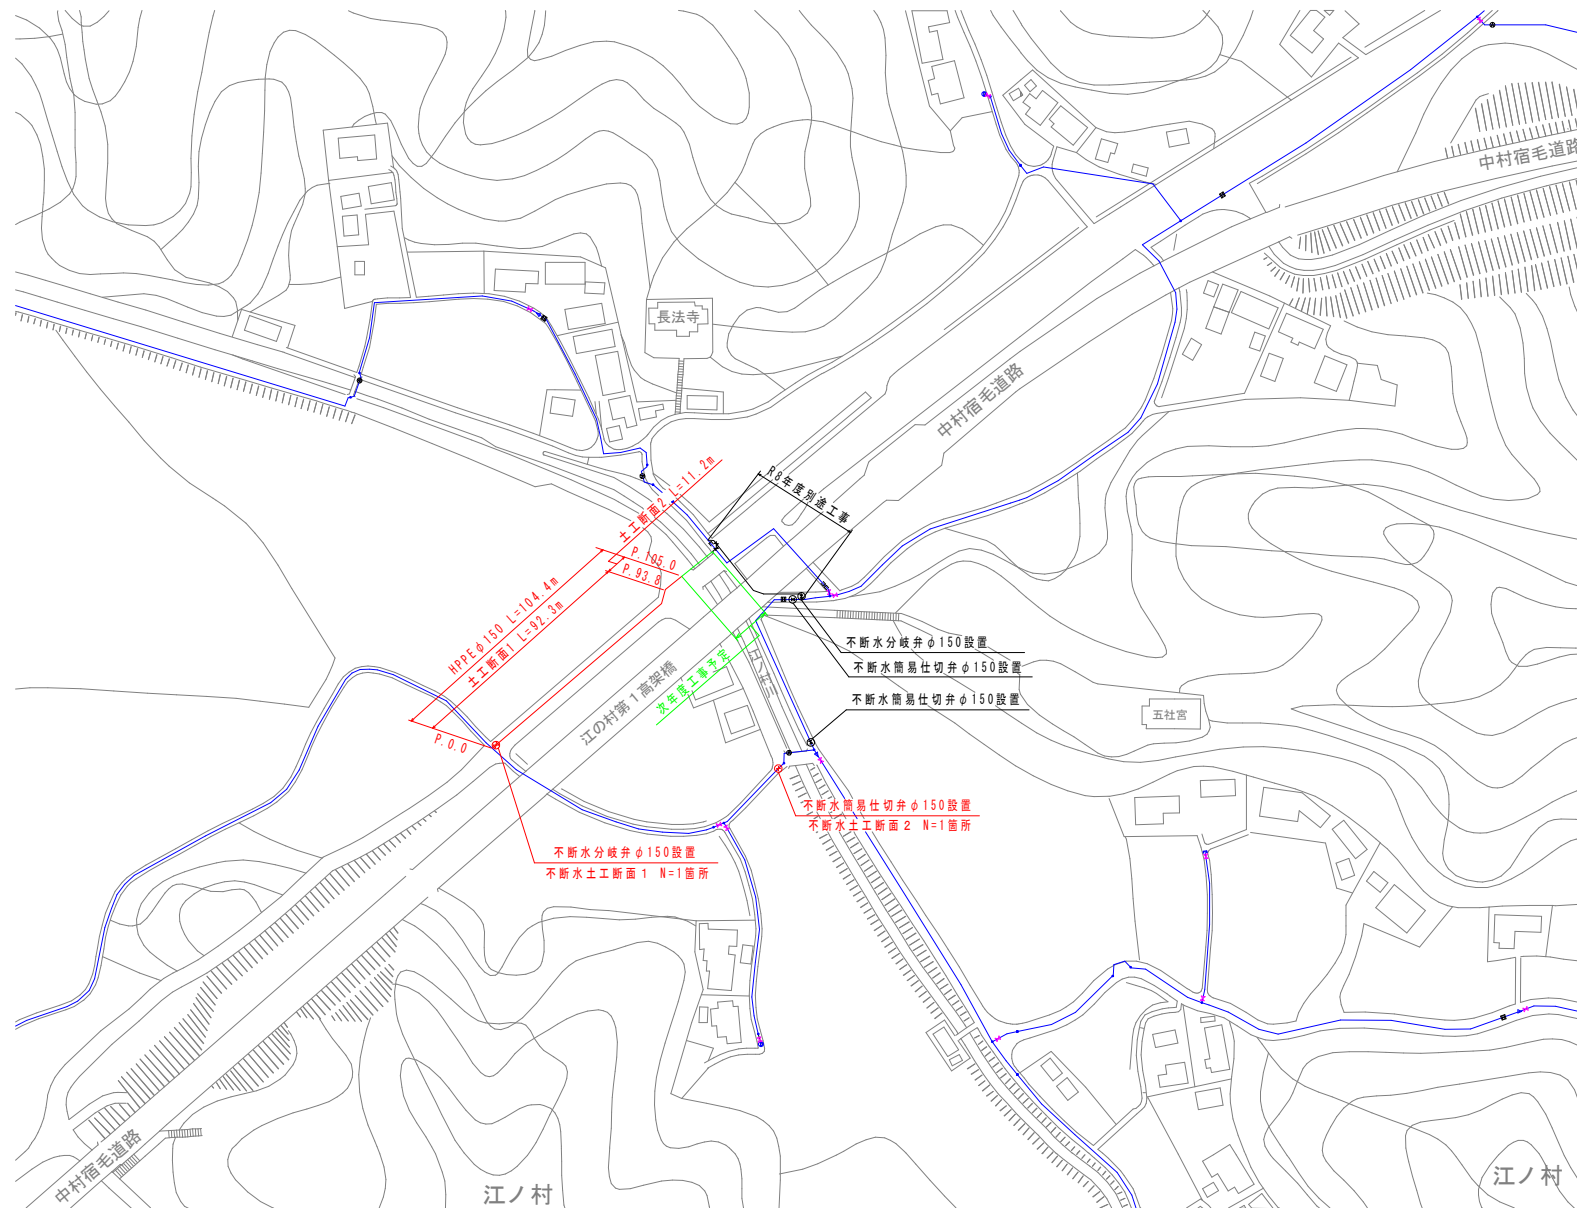

四万十市			
工事種別	令和8年度 移設工 第2号 東中郡地区江ノ村配水管移設工事(その2)		
図面名称	計画平面図	縮尺	1:500
路線河川名	市道江ノ村上ノ土居線		
工事箇所	高知県 四万十市 江ノ村		
設計種別	実施設計図	図面 番号	1
事務所名	四万十市 上下水道課	図面 番号	3
会社名	-		

曲げ配管許容範囲表 (HPPE)

口径	許容曲げ半径
φ50	5.0m
φ75	7.0m
φ100	9.5m
φ150	13.5m
φ200	19.0m

配管詳細図1-1

※管種は、HPPE(水道配水用ポリエチレン管)を使用すること。
※継手部はEF(電気融着)継手とすること。
※メカ形異形管類は、粉体塗装で離脱防止金具付とすること。
※管理設部には、埋設表示シートを布設すること。
※鑄鉄異形管埋設部には、ポリエチレンスリーブを被覆すること。
※できる限り曲管を使用せずに許容曲げ半径の範囲内で布設すること。


水道配水用ポリエチレン管切管調整 HPPEφ150・直管L=5.000m

※▽は切断位置					
番号	口径	切管組み合わせ	有効長	残管長	計 切 断
(1)~(19)	150	5.000 (1)~(19)	5.000	0.000	5.000 0
A1	150	3.500 (A1-1)	3.500	1.500	5.000 1
A2	150	2.500 (A2-1) 1.000 (A2-2)	3.500	1.500	5.000 2
(合計)					3

横断図

S=1:50

P.50.0付近

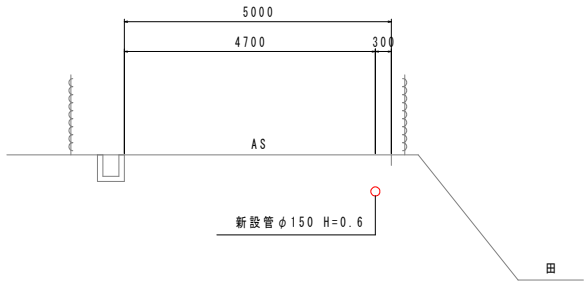


ボックス標準図

S=1:10


仕切井ボックス

円形1号 H=1000用(〜φ150)

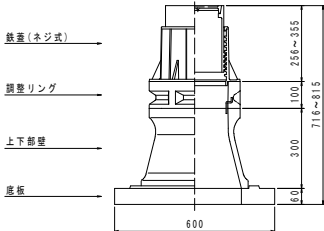

管割図

S=NON

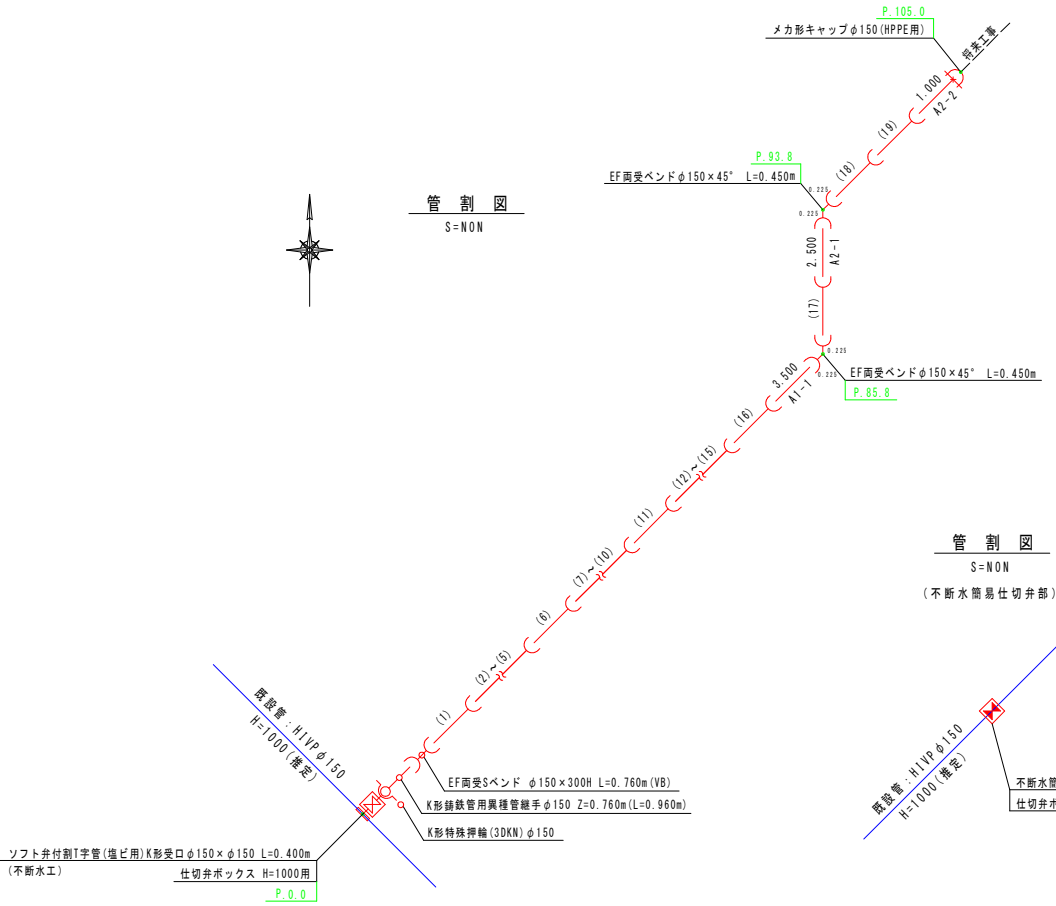

管割図

S=NON

(不斷水簡易仕切井部)

四 万 十 市			
工事種別	令和8年度 移設工 第2号 東中居地区江ノ村配水管移設工事(その2)		
図面名称	配管詳細図1-1	縮尺	図 示
路線河川名	市道江ノ村上ノ土路線		
工事箇所	高松県 四万十市 江ノ村		
設計種別	実施設計図	図面 番号	2
事務所名	四万十市 上下水道課		3
会社名	-		


配管詳細図1-2

掘削断面図

S=1:10


土工断面図1

市道 車道 AS舗装(片切) H=0.6 φ150
L=92.3m

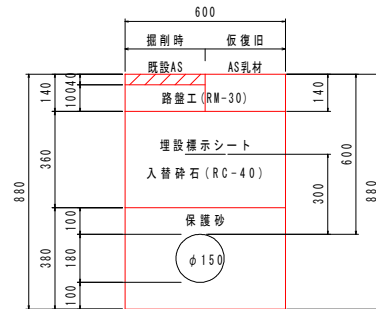


土工断面図2

市道 車道 AS舗装(両切) H=0.6 φ150
L=11.2m

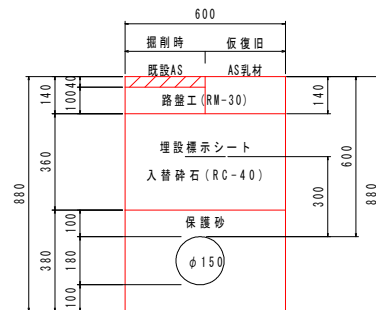


舗装構成図

S=1:10

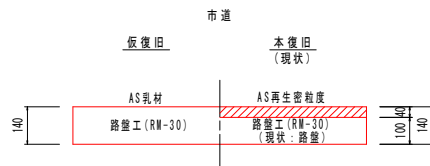


不断水土工断面図1

市道 車道 AS舗装 不断水連絡工 H=1.0 φ150×φ150
N=1.0箇所

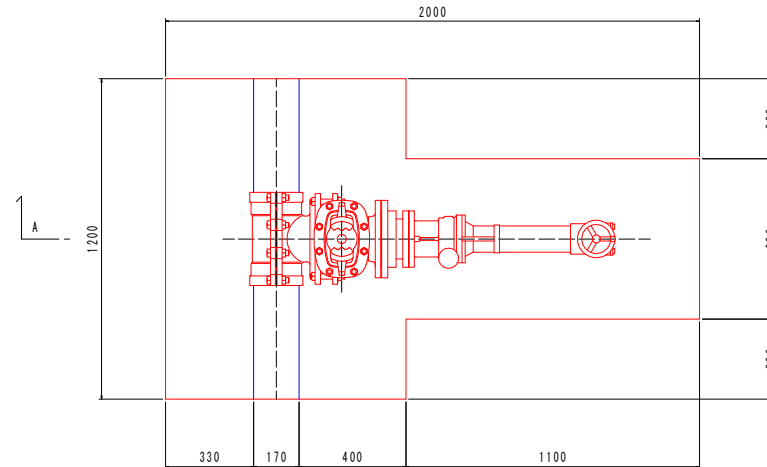


(A-A)

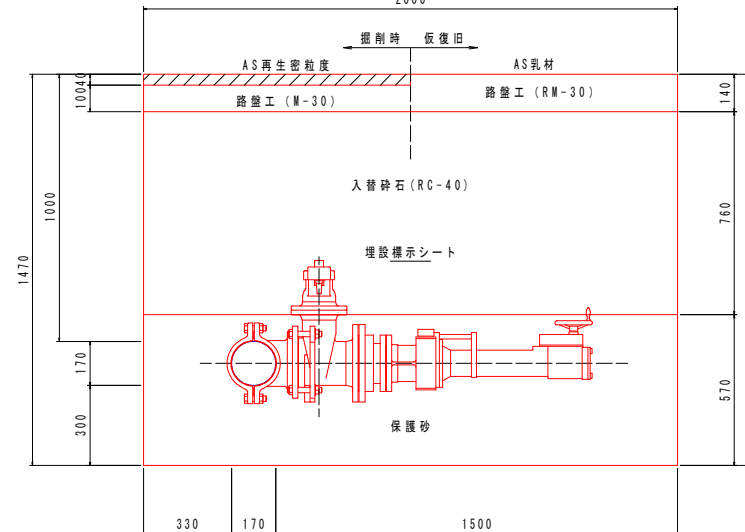


不断水土工断面図2

市道 AS舗装 不断水簡易仕切弁 H=1.0 φ150(HIVP用)
N=1.0箇所

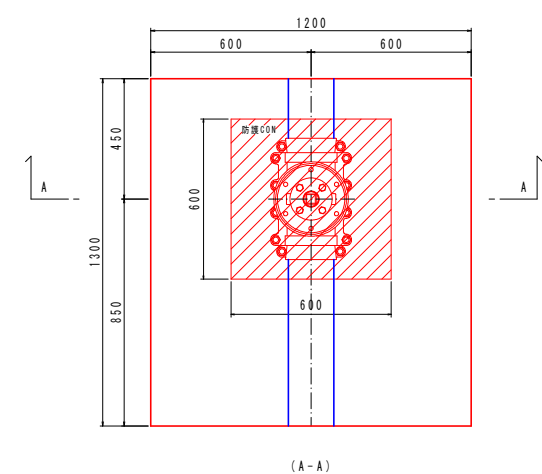

(A-A)

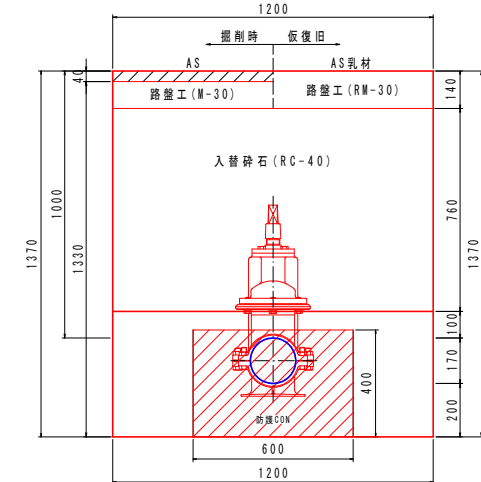

四万十市			
工事種別	令和8年度 移設工 第2号		
図面名称	東中地区地区ノ村配水管移設工事(その2)		
路線河川名	市道江ノ村上ノ土居線	縮尺	1:10
工事箇所	高松島 四万十市 江ノ村	設計種別	実施設計図
事務所名	四万十市 上下水道課	図面番号	3
会社名	-		3