


市道桜町東町線（2工区） 平面図
S=1:500

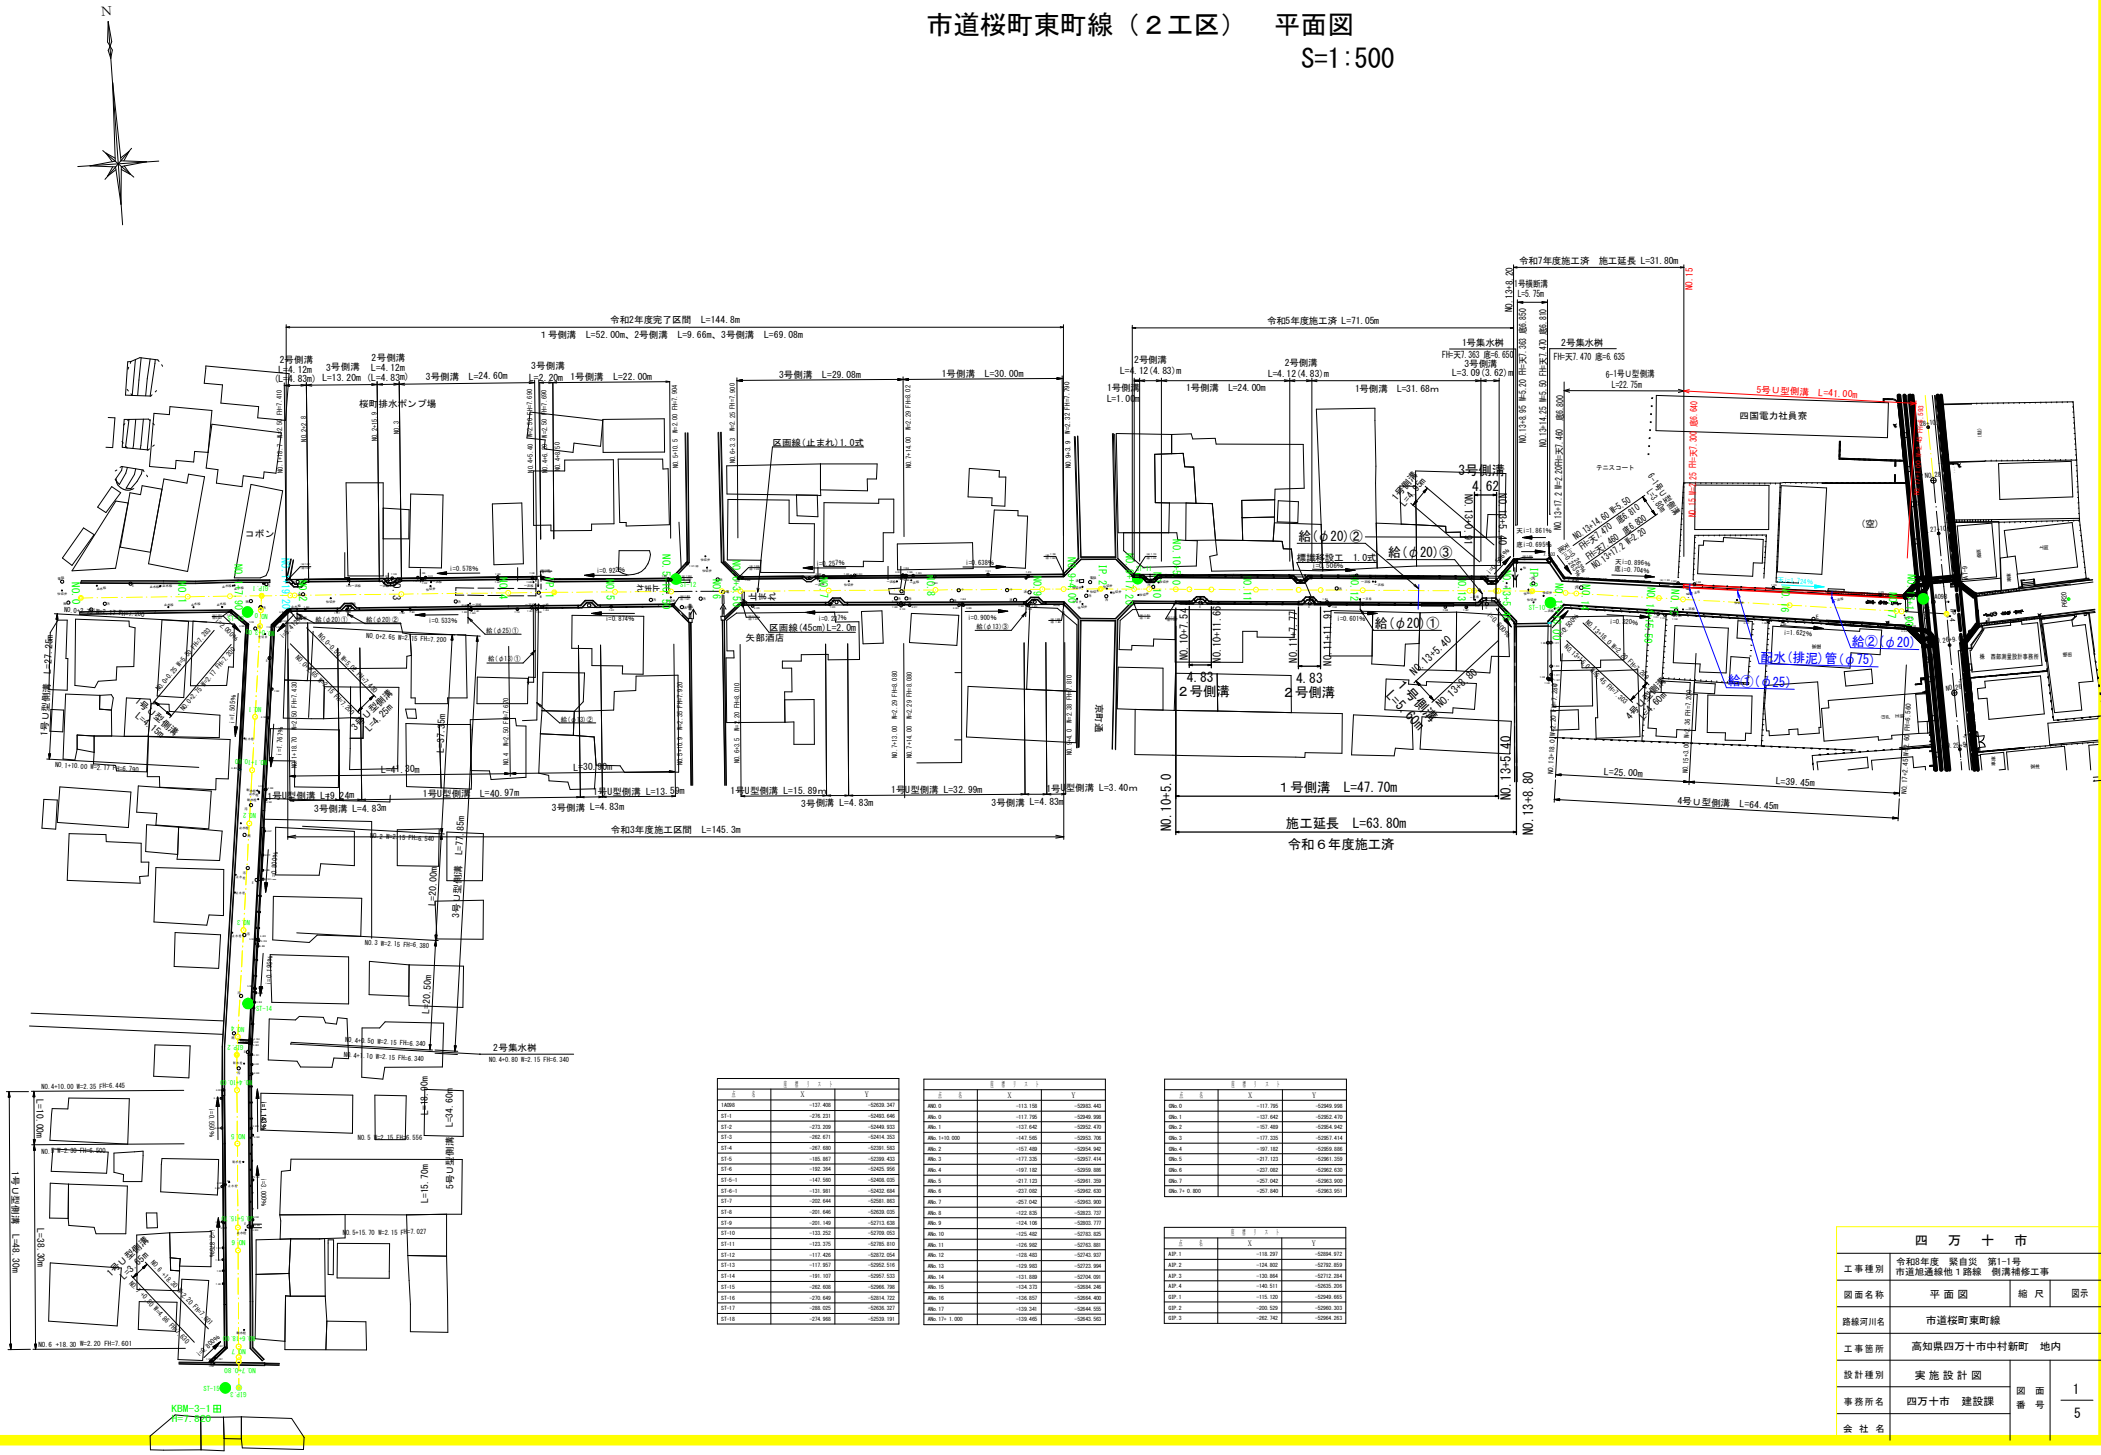

区間	X	Y
1000	157.408	-52029.341
25.1	275.273	-52042.046
25.2	272.239	-52049.253
25.3	282.071	-52044.253
25.4	287.009	-52051.552
25.5	185.007	-52058.453
25.6	182.284	-52055.256
25.6-1	147.389	-52069.029
25.6-1	133.001	-52062.003
25.7	282.644	-52061.851
25.8	281.846	-52059.029
25.9	281.189	-52053.003
25.10	133.252	-52059.025
25.11	133.275	-52059.049
25.12	137.408	-52043.253
25.13	117.007	-52052.278
25.14	191.007	-52057.025
25.15	192.200	-52062.253
25.16	235.540	-52044.253
25.17	285.025	-52038.257
25.18	274.002	-52033.251

区間	X	Y
260.9	113.158	-52063.443
261.0	117.705	-52049.009
261.1	107.462	-52054.475
261.1-10.000	147.568	-52053.708
261.2	157.408	-52054.902
261.3	177.226	-52057.414
261.4	197.189	-52059.009
261.5	217.123	-52061.253
261.6	237.002	-52063.475
261.7	257.049	-52065.909
261.8	232.625	-52063.727
261.9	154.158	-52063.711
261.10	125.442	-52063.625
261.11	136.602	-52063.601
261.12	138.408	-52043.253
261.13	129.003	-52072.254
261.14	131.609	-52064.001
261.15	124.273	-52069.256
261.16	136.027	-52064.409
261.17	135.541	-52064.603
261.17-1.000	136.408	-52063.257

区間	X	Y
261.9	117.705	-52049.009
261.1	107.462	-52054.475
261.2	157.408	-52054.902
261.3	177.226	-52057.414
261.4	197.189	-52059.009
261.5	217.123	-52061.253
261.6	237.002	-52063.475
261.7	257.049	-52065.909
261.7-1.000	232.625	-52063.727


区間	X	Y
261.1	118.252	-52064.912
261.2	124.888	-52062.609
261.3	128.894	-52072.254
261.4	145.511	-52062.254
261.1	115.128	-52066.603
261.2	285.025	-52063.257
261.3	282.702	-52064.251

四 万 十 市			
工事種別	令和6年度 築自災 第1-1号 市道地通線他1路線 側溝補修工事		
図面名称	平面図	縮尺	図示
路線河川名	市道桜町東町線		
工事箇所	高知県四万十市中村新町 地内		
設計種別	実施設計図	図面番	1
事務所名	四万十市 建設課	番 号	5
会社名			

桜町東町線（2工区） 縦断面図

V = 1 : 100
H = 1 : 500


四 万 十 市				
工事種別	令和8年度 緊急自 第1-1号 市道地通線他1路線 側溝補修工事			
図面名称	縦断面図	縮尺	図示	
路線河川名	市道桜町東町線			
工事箇所	高知県四万十市中村新町 地内			
設計種別	実施設計図	図 番 号	2 5	
事務所名	四万十市 建設課			
会社名				

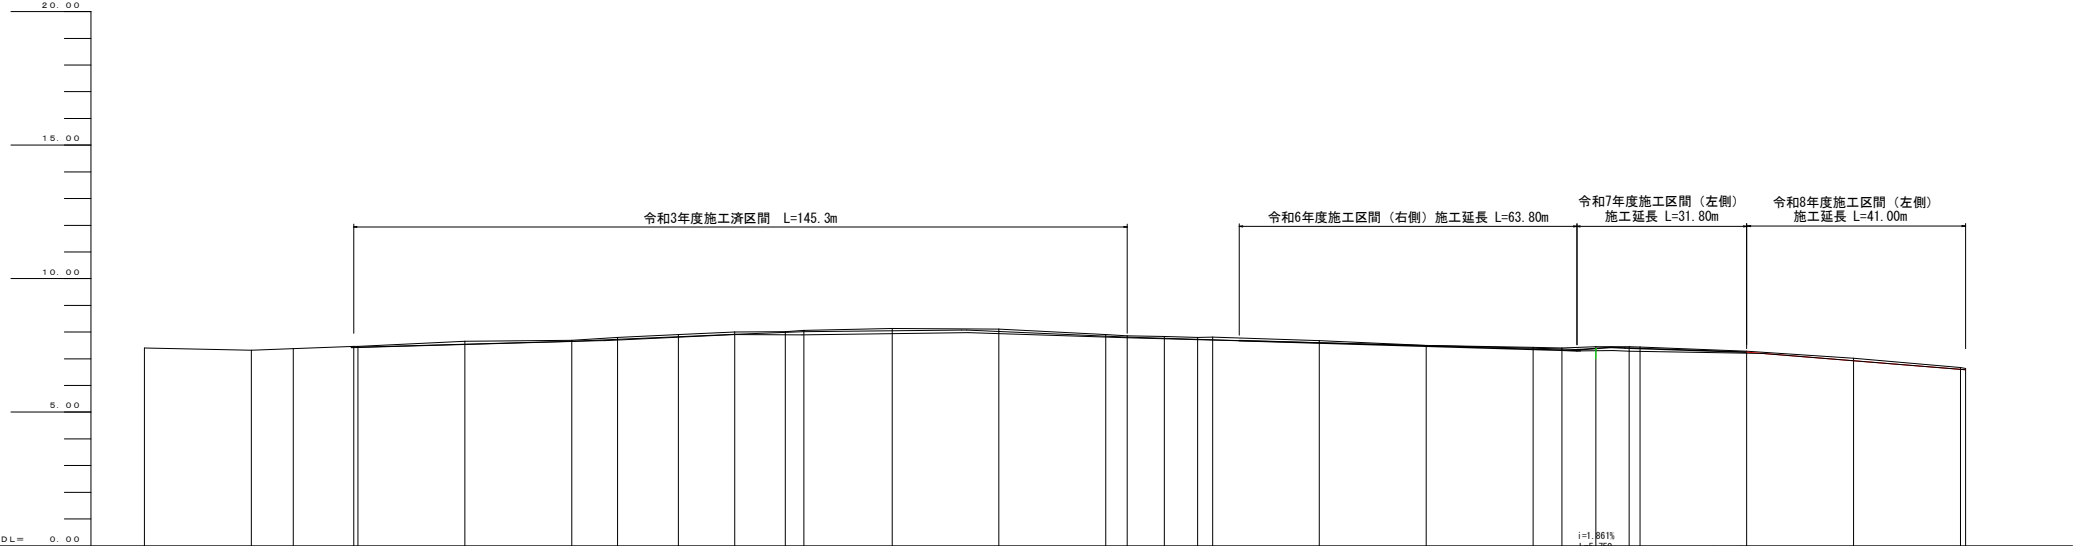


計 画	左側水路 計画勾配	左側水路 計画高	右側水路 計画勾配	右側水路 計画高
	左側 水路底高	右側 水路底高		
地 盤 高	7.408	7.319	7.378	7.458
追 加 距 離	0.000	20.000	27.900	39.200
単 距 離	0.000	20.000	7.900	11.300
測 点	No. 0	No. 1	+ 7.900	+19.200
曲 線				No. 2
				No. 3
				No. 4
				IFI
				No. 5
				+10.500
				No. 6
				+ 3.500
				No. 7
				No. 8
				No. 9
				+ 4.000
				IFI2
				+17.200
				No. 10
				+5.000
				No. 11
				No. 12
				No. 13
				+ 5.400
				+ 8.200
				IFI3
				+18.000
				No. 14
				+14.000
				No. 15
				No. 16
				No. 17
				+ 1.000

桜町東町線（2工区） 横断図
S=1:100


記号	左側	右側
14k	0.4	0.4
B4-D	0.2	0.2
埋戻しcon	0.05	0.09
As撤去	0.33	0.4
Con撤去	0.19	0.1

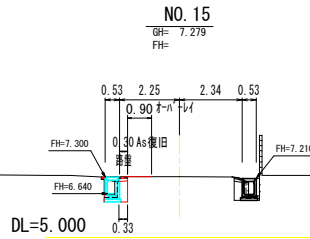


記号	左側	右側
14k	0.6	0.3
B4-D	0.4	0.2
埋戻しcon	0.02	0.03
As撤去	0.5	0.3
Con撤去	0.1	0.1

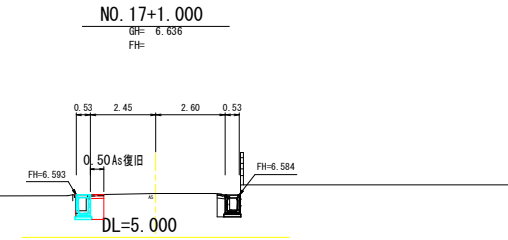


記号	左側	右側
14k	0.9	0.3
B4-D	0.2	0.2
埋戻しcon	0.04	0.03
As撤去	2.53	0.3
Con撤去	-	0.1

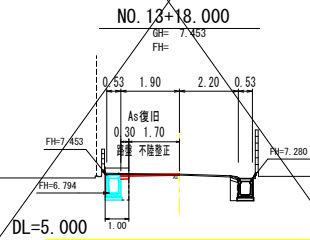


記号	左側	右側
14k	0.6	0.3
B4-D	0.4	0.2
埋戻しcon	0.04	0.04
As撤去	0.6	0.3
Con撤去	0.1	0.1

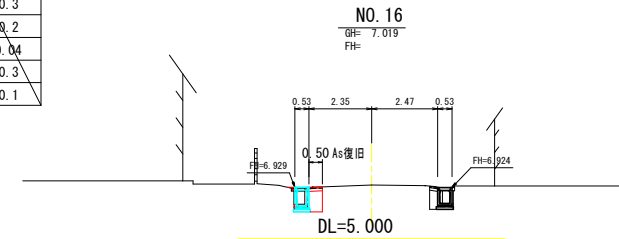

記号	左側	右側
14k	0.3	0.3
B4-D	0.1	0.1
埋戻しcon	0.05	0.04
As撤去	0.4	0.3
Con撤去	0.1	0.1

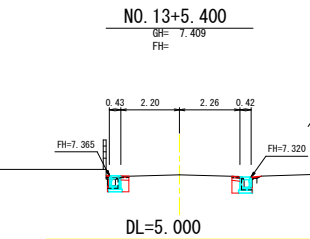

記号	左側	右側
14k	0.6	0.4
B4-D	0.4	0.2
埋戻しcon	0.05	0.09
As撤去	0.53	0.4
Con撤去	0.19	0.1

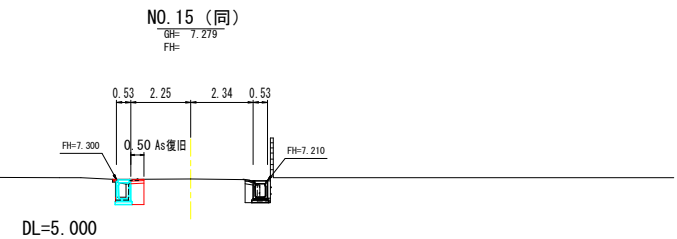


NO. 13+5.4~NO. 17+1.0			
四万十市			
工事種別	令和6年度 災害復旧 第1-1号 市道地通線他1路線 側溝補修工事		
図面名称	横断図	縮尺	S=1:100
路線河川名	市道桜町東町線		
工事箇所	高知県四万十市中村新町 地内		
設計種別	実施設計図	図面番号	3 5
事務所名	四万十市 建設課		
会社名			

桜町東町線（2工区）

排水工展開図

V=1:50

H=1:200

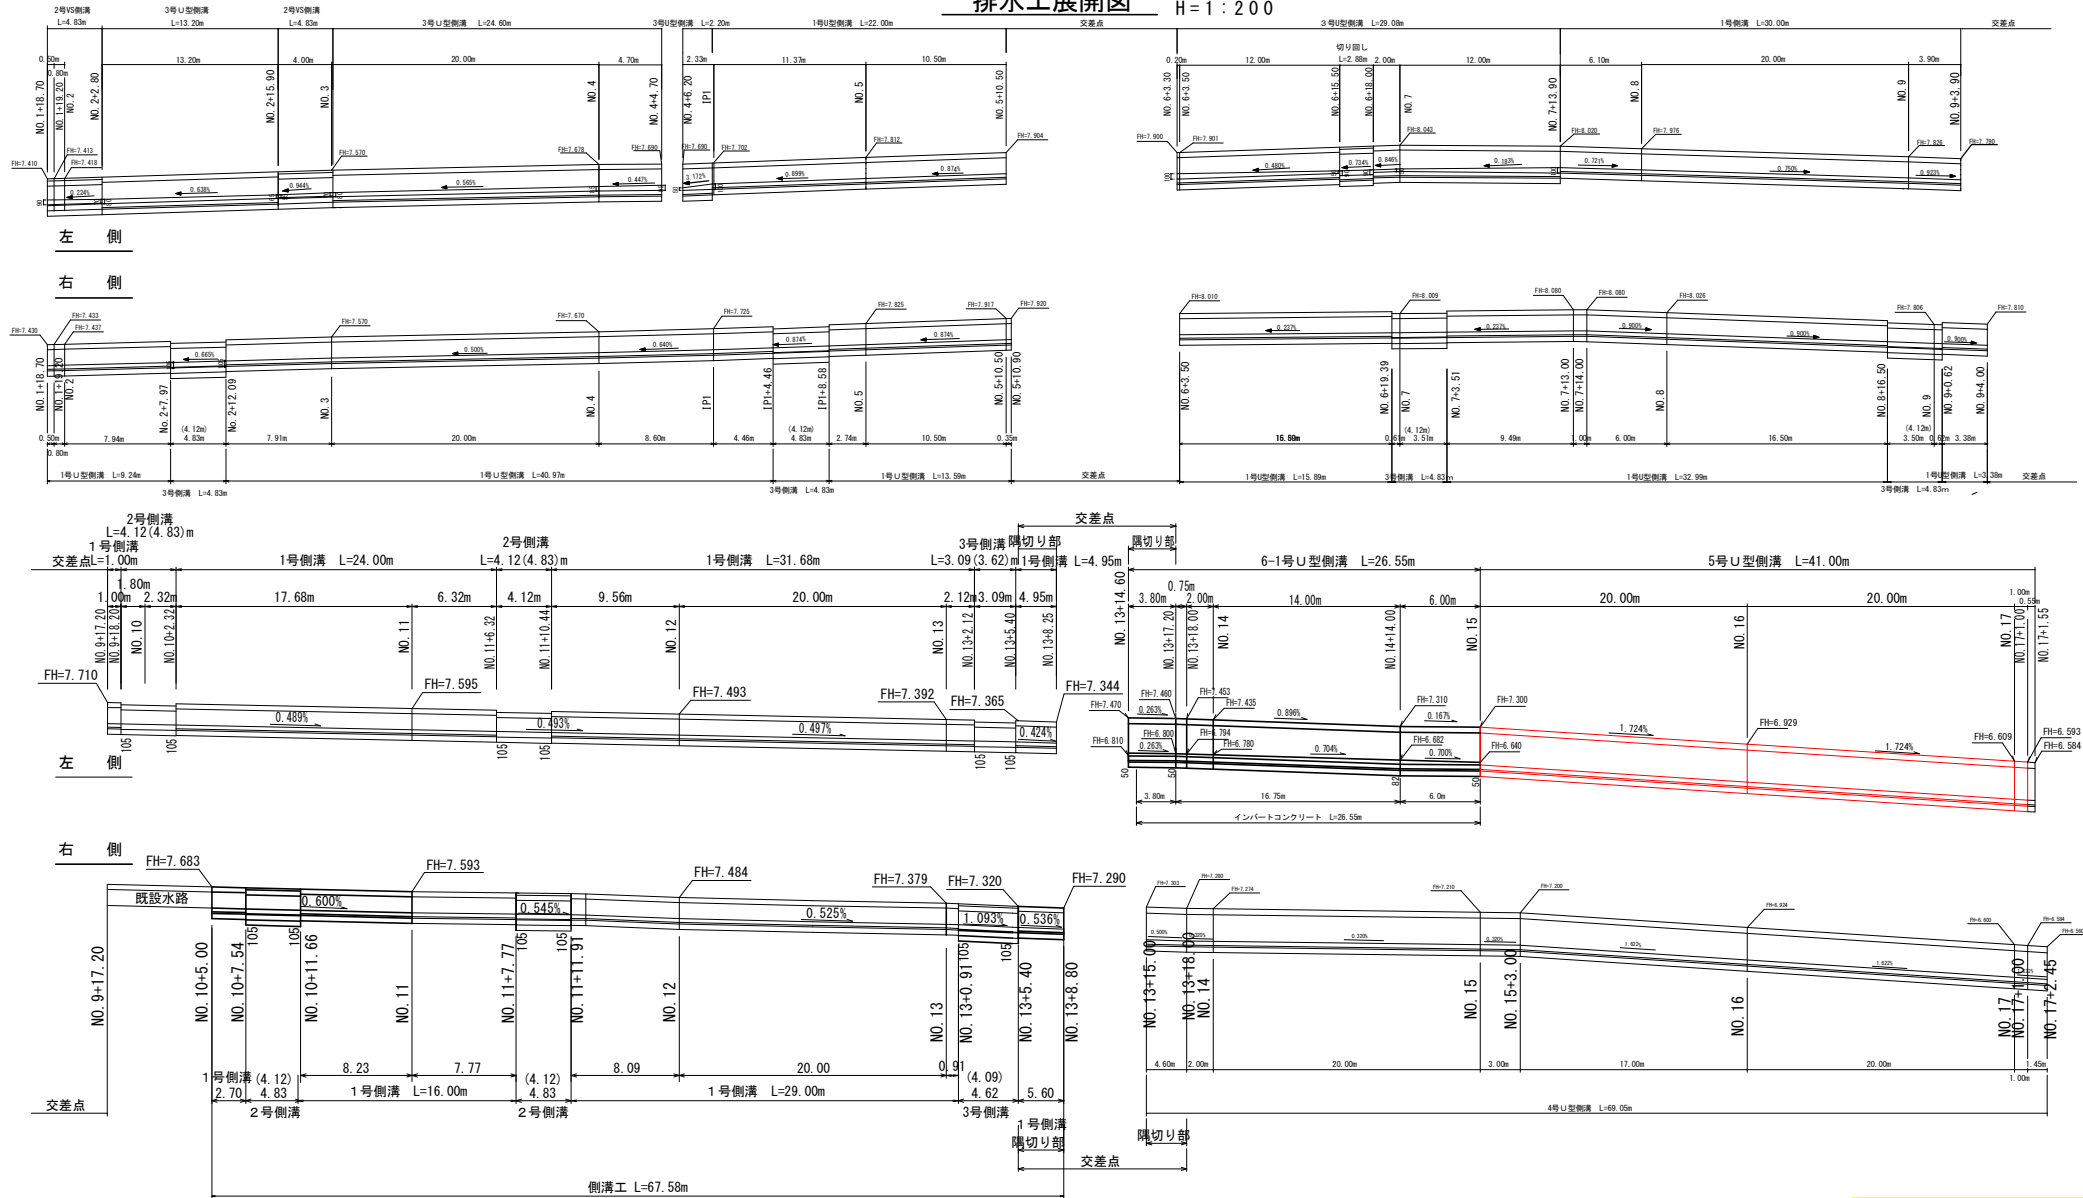


四 万 十 市						
工事種別	令和6年度 災害自災 第1-1号 市道地通線他1路線 側溝補修工事					
図面名称	展 開 図	縮 尺	図 示			
路線河川名	市道桜町東町線					
工事箇所	高知県四万十市中村新町 地内					
設計種別	実 施 設 計 図	図 面 番 号	4			
事務所名	四万十市 建設課		5			
会 社 名						

桜町東町線（2工区）
構造図・水道管施工図
S=1:20


5号側溝

B400-H600 縦断標準タイプ

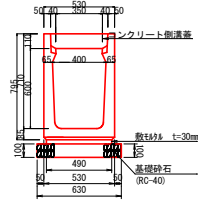

アスファルト舗装工

 打ち換え舗装
(路盤+表層)



表層（再生密粒度アスコン）
プライムコート（1.2L/m ² 程度）
路盤（再生粒度調整碎石RM-30）


10m当り

名称	規格	単位	数量	適用
プレキャストU型側溝	400×600(縦断標準)	個	5	箱型側溝
鋼製蓋	縦断用 B400細目	枚	1	
コンクリート蓋	縦断用 B400	枚	18	
敷木タル	t=30mm (1:3)	m ³	0.15	
基礎砕石	RC-40	m ²	6.3	

給水管移設横断図


1 : 20

給水管φ20, 25箇所

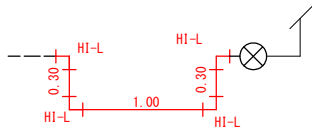

給水管土工断面

S=1 : 20

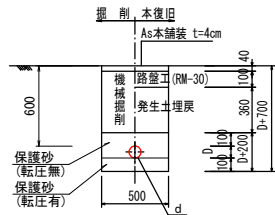

市道	A s	
種別 \ タイプ	4	5
d	φ 40	φ 30以下
D	50	40

管材料


HIVP (φ 20) L=0.30+1.00+0.30=1.60m
HIVP (φ 25) L=0.30+1.00+0.30=1.60m
HI-L (φ 20) N=4個
HI-L (φ 25) N=4個

管布設

据付工 (φ 20)	L=0.30+1.00+0.30=1.60m
据付工 (φ 25)	L=0.30+1.00+0.30=1.60m
既設管切断 (φ 20)	N=2口
既設管切断 (φ 25)	N=2口
新設管切断 (φ 20)	N=3口
新設管切断 (φ 25)	N=3口
TS継手工 (φ 20)	N=8口
TS継手工 (φ 25)	N=8口

※土工は少量のため計上しない

配水(排泥)管施工図

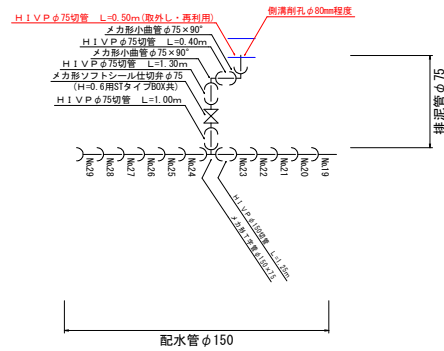

管布設

カニ継手取外し(φ75) N=1口
据付工(φ75) L=0.50m
カニ継手工(φ75) N=1口
削孔(φ80程度) N=1箇所

※土工は少量のため計上しない

四 万 十 市			
工事種別	令和2年度 筑自営 第1-1号 市道建設他1路線 側溝補修工事		
図面名称	横道、水溝等施工	縮尺	S=1:20
路線河川名	市道桜町東町線		
工事箇所	高知県四万十市中村新町 地内		
設計種別	実施設計図	図 面 番 号	5
事務所名	四万十市 建設課		
会社名			