


制御ケーブル配線計画図
S=1:4,000

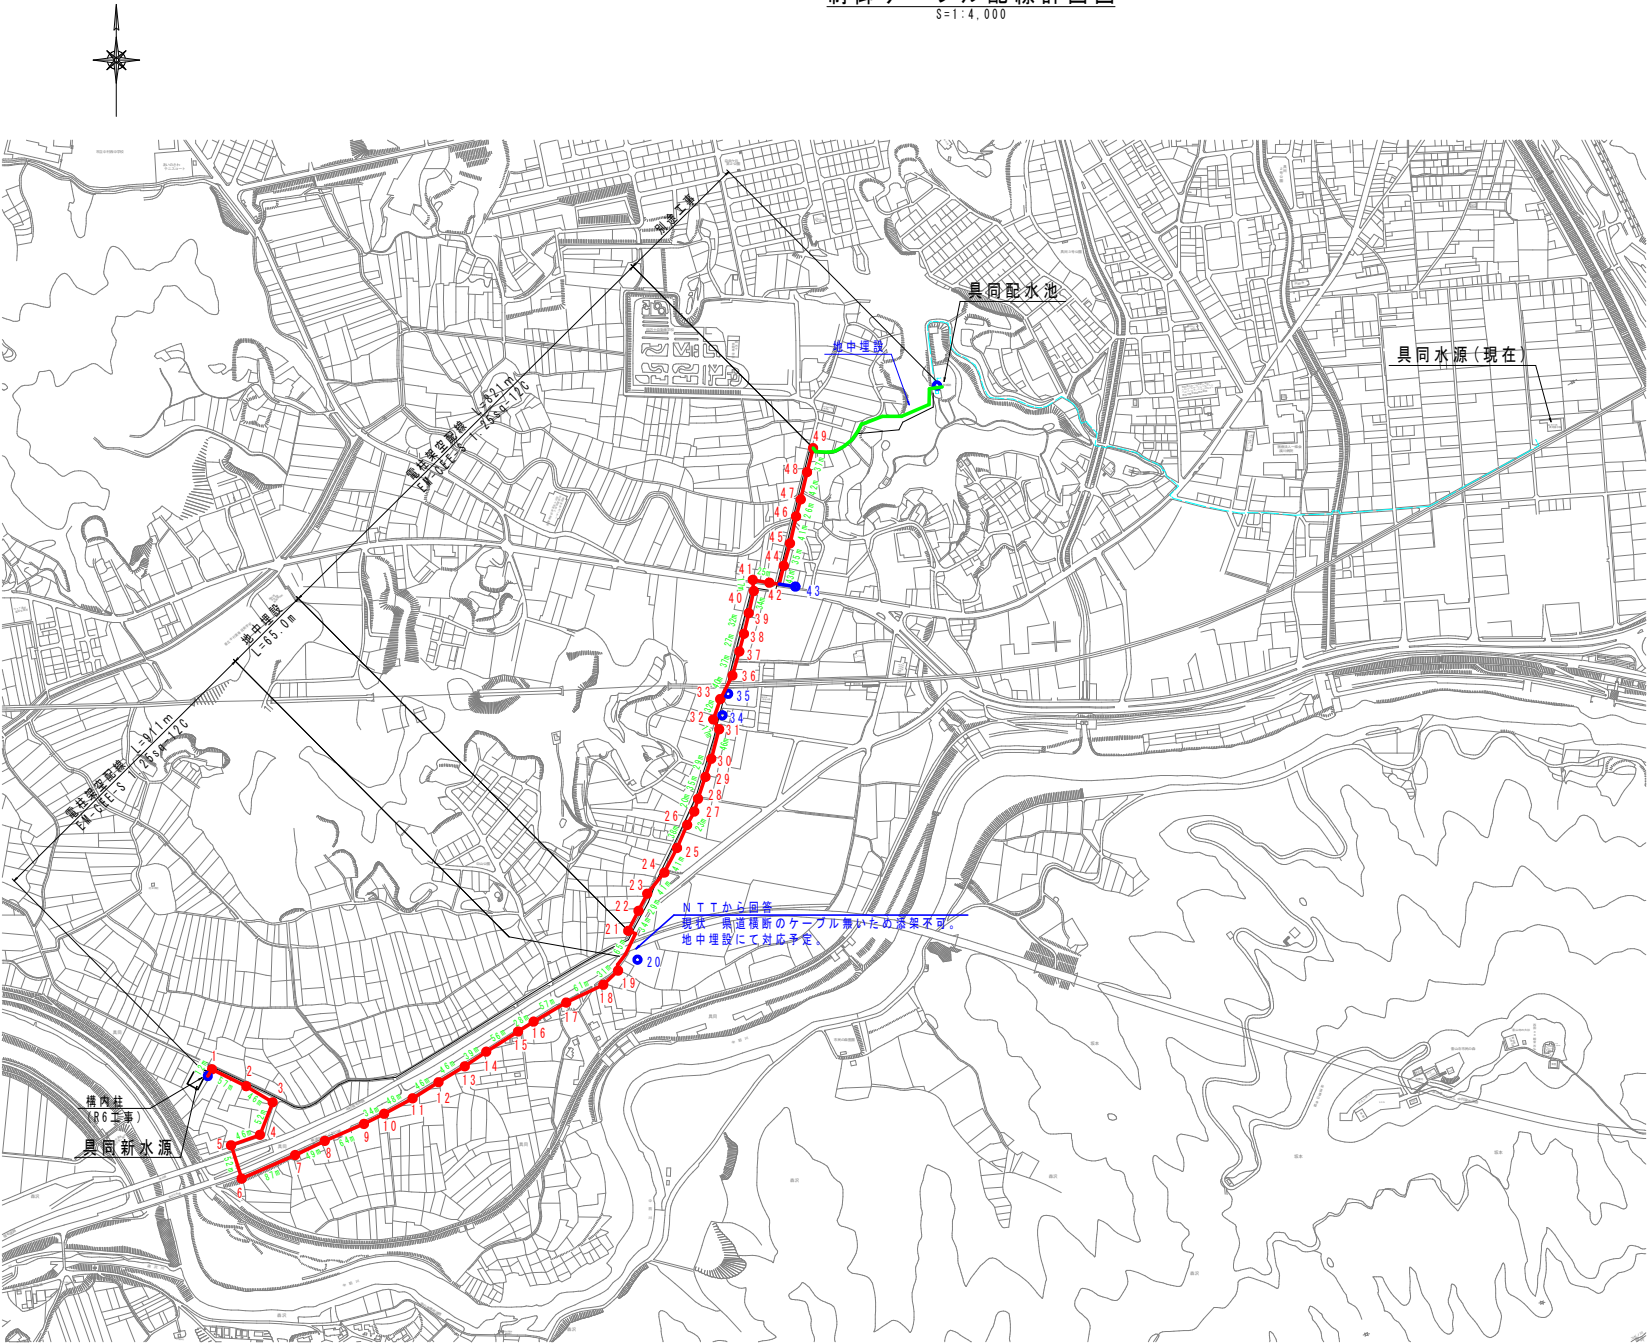


記号	プレート上	プレート下	区間距離
	井内柱(水源池)		—
1	電力 499714 X4E4	—	12
2	電力 499714 X4E3	—	57
3	電力 499714 X4E2	—	46
4	電力 499714 X4E1	—	52
5	電力 499714 X4	—	46
6	電力 499715	—	52
7	NTT 499727	電力 4975	87
8	NTT 499726	電力 4975SL1	49
9	NTT 499725	電力 4975SL2	64
10	NTT 森沢24	電力 4975SL3	34
11	NTT 499723	電力 4975SL4	48
12	NTT 499722	電力 4975SL5	46
13	NTT 499721	電力 4975SL6	46
14	NTT 499720	電力 4975SL7	39
15	NTT 499719	電力 4975SL8	56
16	NTT 森沢18	電力 4975SL9	28
17	NTT 499717	電力 4975SL10	57
18	NTT 499716	電力 4975SL11	61
19	NTT 499715	電力 4975SL12	31
20	NTT 森沢146	電力 4975SL12X0	—
計			911
21	NTT 森沢140	電力 4975SL13	—
22	NTT 森沢14	電力 4975SL13X1	34
23	NTT 森沢13	電力 4975SL14	29
24	NTT 森沢12	電力 4975SL15	41
25	NTT 森沢11	電力 4975SL16	41
26	電力 4975	NTT 森沢100	38
27	NTT 森沢10	—	23
28	NTT 49979	電力 49774	20
29	NTT 森沢80	電力 49773	35
30	NTT 森沢8	電力 49772X1	29
31	NTT 森沢7	電力 49772X0	46
32	電力 49772	NTT 森沢6R1	17
33	電力 49771X4	—	32
34	NTT 49976	—	—
35	NTT 森沢5	—	—
36	電力 49771X3	NTT 49974	40
37	NTT 森沢3	電力 49771X2	37
38	NTT 森沢2	電力 49771X1	27
39	NTT 森沢1	電力 49771	32
40	NTT 具同北1	電力 253	34
41	電力 497726X1	NTT 具同北支20	17
42	電力 497726	NTT 具同北支2	25
43	電力 497725	NTT 具同北支1	—
44	電力 497721	NTT 49779北支1R1	43
45	電力 497723	NTT 具同北支1R2	35
46	電力 497724	NTT 具同北支1R3	41
47	電力 497725	NTT 具同北支1R4	26
48	NTT 具同北支1R40	電力 497725X1	42
49	電力 497726	NTT 具同北支1R5	37
50	NTT 具同北支1R6	—	—
計			821

注記 1) 〓が今回工事を示す。			
工事名	令和8年度 上水工 第6号 具同新水源施設整備工事(制御ケーブル)		
工 種	制御ケーブル		
図面名	制御ケーブル配線計画図		
縮 尺	図示	図面番号	1 / 3
発注者	四万十市上下水道課		
受注者			

架空配線部標準図

版別: 00

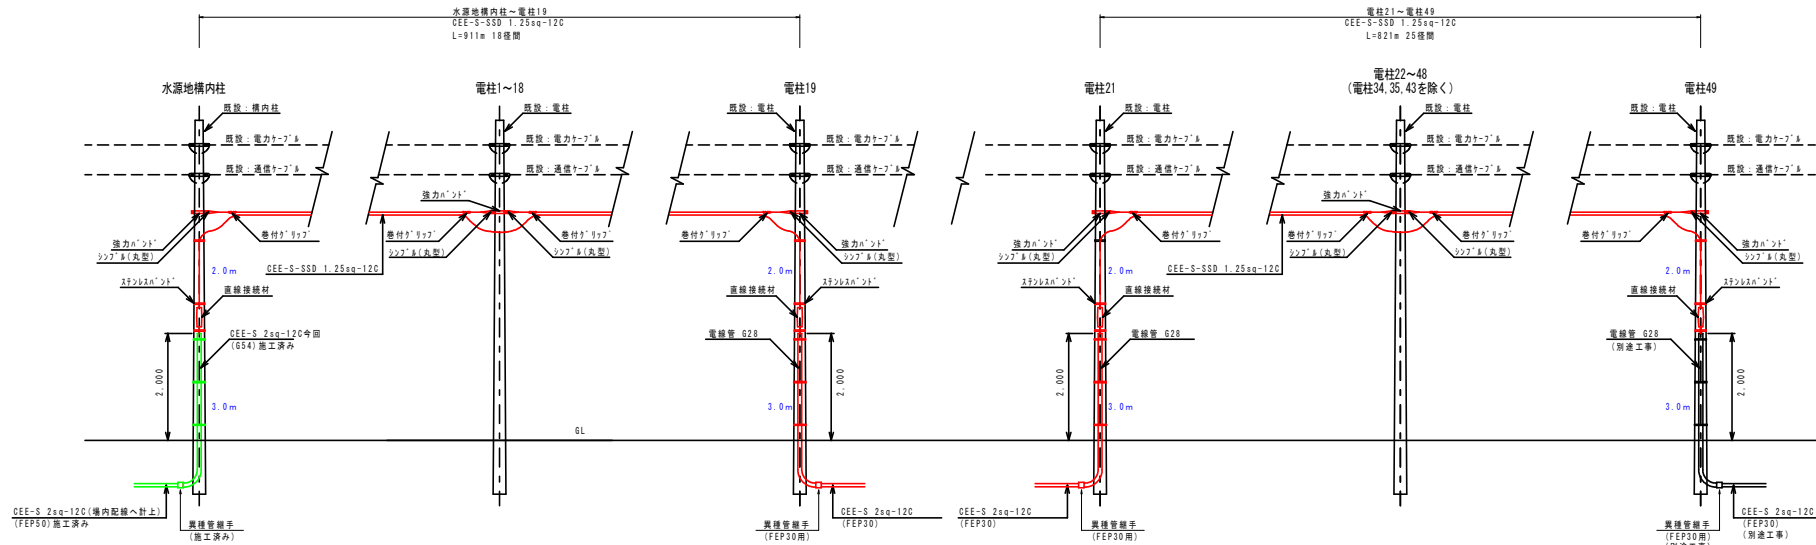


工事名	令和8年度 上水工 第6号 長岡新水源施設整備工事（制御ケーブル）		
工 種	制御ケーブル		
図面名	架空配線部標準図		
縮 尺	図示	図面番号	2 / 3
発注者	四万十市上下水道課		
発注者			

地中埋設部詳細図
S=1:4,000

平面図
S=1:250




横断面
S=1:100
A-A

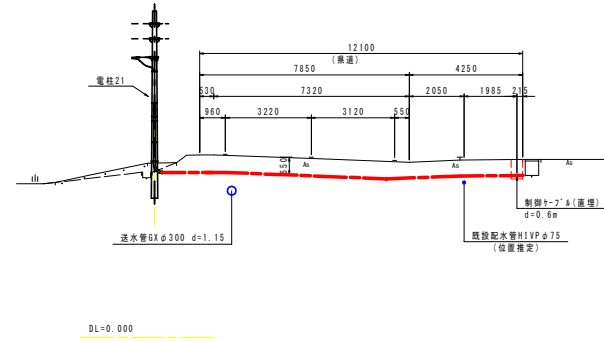

標準掘削断面図
S=1:20


土工断面1

市道 未舗装 d=0.6 FEP30 (外径40)

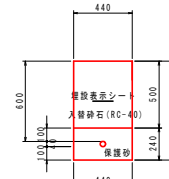


土工断面2

県道 歩道 AS舗装 (片切) d=0.6 FEP30 (外径40)

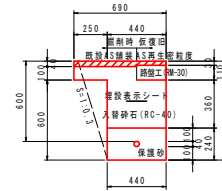

土工断面3


県道 車道縦断面 AS舗装 (両切) H=0.6 FEP30 (外径40)

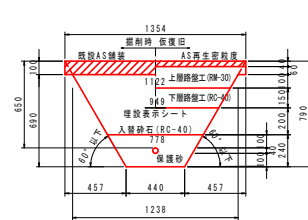

本復旧



 
本復旧




ハンドホール掘削断面図
S=1:30

600×600×600H 鉄蓋 (T-25)

側面図

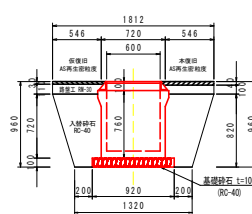

平面図

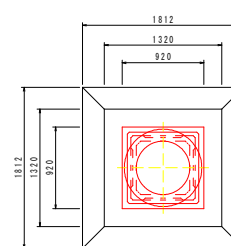

工事名	令和6年度 上水工 第6号 長岡新水道施設整備工事 (制御ケーブル)		
工 種	制御ケーブル		
図面名	地中埋設部詳細図		
縮尺	図示	図面番号	3 / 3
発注者	四万十市上下水道課		
発注者			